


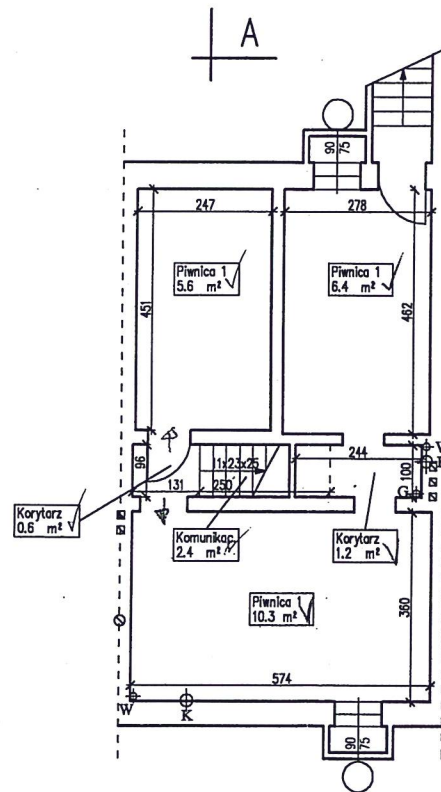

Szamotulska 17

LEGENDA:


- pion wody ⚙ W
 pion kanalizacji ⚙ K
 pion gazu ⚙ G

Wysokość piwnicy h=1.99 m

inż. Andrzej Korzus
 upraw. bud. nr 281/82
 nr rej. 13510

Zarząd Komunalnych
 Zasobów Lokalnych w Poznaniu
 Za zgod. 24.01.2011 na dzień
 data
 podpis

BUDOSERWIS Z.U.H. Sp. z o.o. ul.Kościuszki 31, 41-500 Chorzów tel. (032) 241 24 51 do 7				
Sporządził Marek Kowalczyk	Sprawdził	Nazwa pliku Szamotulska 17.dwg	Data 20.02.2003	Skala 1:100
POZNAŃ ul. Szamotulska 17		RZUT PIWNICY		
INWENTARYZACJA BUDYNKU			Nr rys 1	

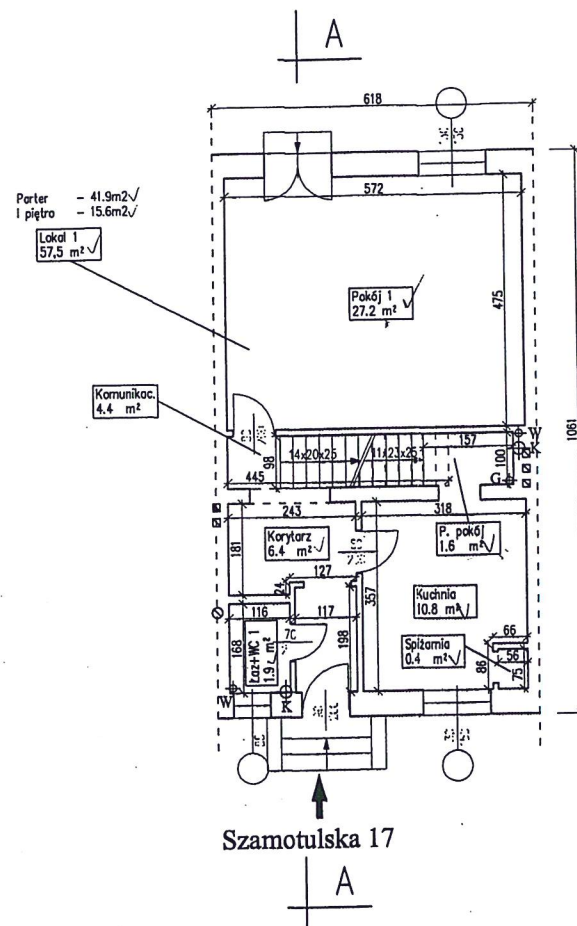

LEGENDA:

- pion wody ⚙W
pion kanalizacji ⚙K
pion gazu ⚙G


Wysokość kondygnacji h=2.55 m

inż. Andrzej Korzus

uprawn. bud. nr 261/82
reg. rej. 13510

Zaczął Komunalnych
Zasobów Lokalowych w Poznaniu
Za zgodnym zarysowaniem
data 24.01.2011
podpis

BUDOSERWIS Z.U.H. Sp. z o.o. ul. Kościuszki 31, 41-500 Chorzów tel. (032) 241 24 51 do 7				
Sporządził Marek Kowalczyk	Sprawdził	Nazwa pliku Szamotulska 17.dwg	Data 20.02.2003	Skala 1:100
POZNAŃ ul. Szamotulska 17		RZUT PARTERU		
		INWENTARYZACJA BUDYNKU		Nr rys 2

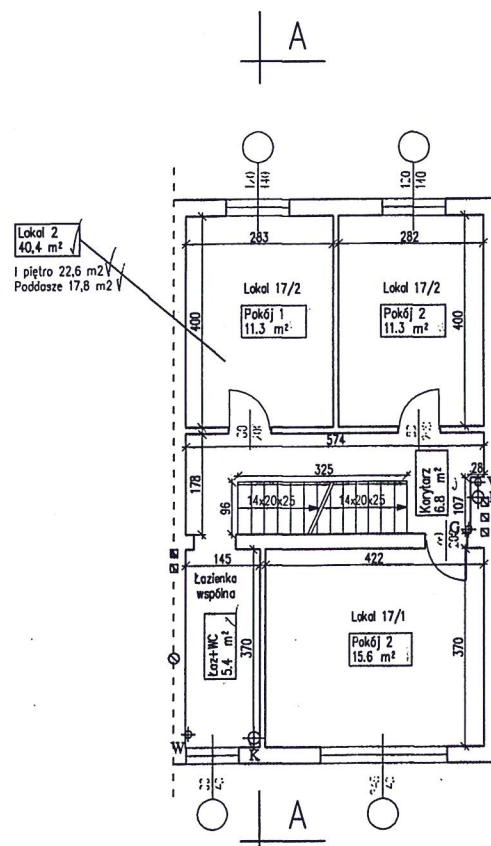

Szamotulska 17

LEGENDA:

pion wody ♂ W
 pion kanalizacji ♂ K
 pion gazu ♂ G


Wysokość kondygnacji $h=2.57$ m

inż. Andrzej Korzus

uprawn. bud. nr 261/82
nr rej. 13510

Zarząd Miejski w Poznaniu
 Zasobów Lokalowych w Poznaniu
 Za zgodność z oryginałem
 data: 24.01.2011
 podpis:

BUDOSERWIS Z.U.H. Sp. z o.o. ul. Kościuszki 31, 41-500 Chorzów tel. (032) 241 24 51 do 7				
Sporządził Marek Kowalczyk	Sprawdził	Nazwa pliku Szamotulska 17.dwg	Data 20.02.2003	Skala 1:100
POZNAŃ ul. Szamotulska 17		RZUT I PIĘTRA		
		INWENTARYZACJA BUDYNKU		
		Nr rys 3		

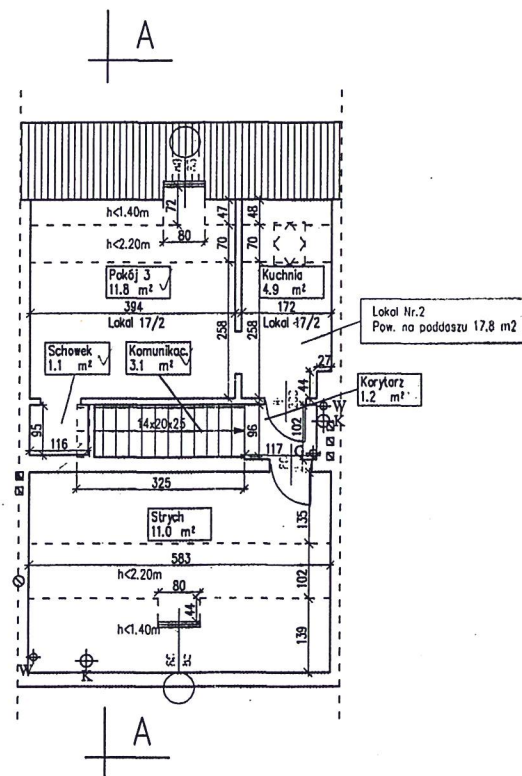

Szamotulska 17

LEGENDA:

pion wody ⬤W
 pion kanalizacji ⬤K
 pion gazu ⬤G


Wysokość kondygnacji $h=2.63$ m

Zarząd Komunalnych
 Zespołów Lokalowych w Poznaniu
 Za zgodność z oryginałem
 data: 24.01.2001
 podpis:

inż. Andrzej Korzus

 upraw. Bud. nr 261/82
 nr rej. 13510

BUDOSERWIS Z.U.H. Sp. z o.o. ul. Kościuszki 31, 41-500 Chorzów tel. (032) 241 24 51 do 7				
Sporządził Marek Kowalczyk	Sprawdził	Nazwa pliku Szamotulska 17.dwg	Data 20.02.2003	Skala 1:100
POZNAŃ ul. Szamotulska 17		RZUT PODDASZA		
		INWENTARYZACJA BUDYNKU		
		Nr rys 4		

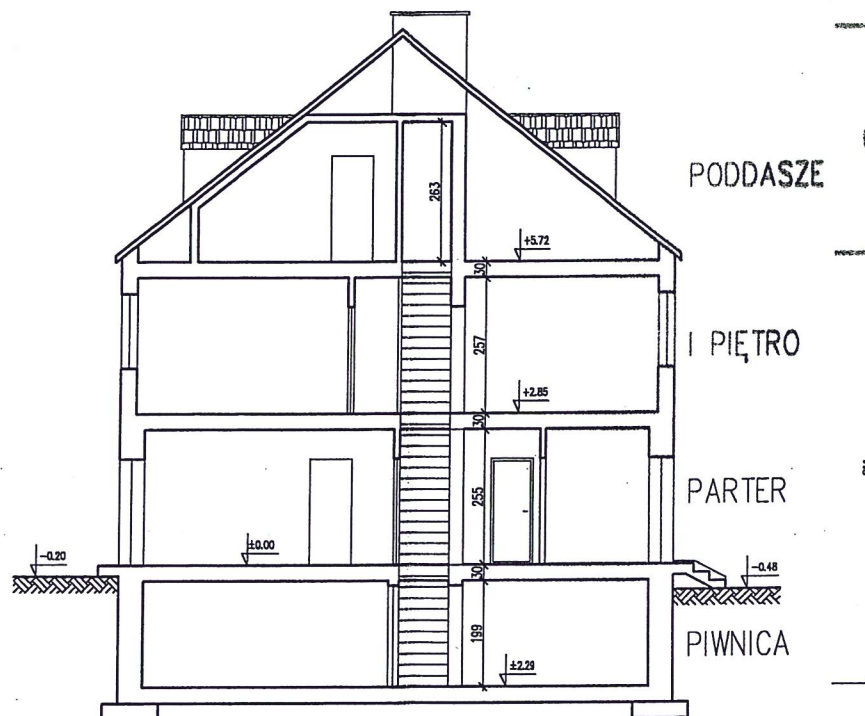

inż. Andrzej Korzus

uprawn. bud. nr 261/82
nr rej. 13510

Zarząd Komunistycznych
Związków Lokalowych w Poznaniu
Za zgodność z oryginałem
data 24.01.2011
podpis

BUDOSERWIS Z.U.H. Sp. z o.o. ul.Kościuszki 31, 41-500 Chorzów tel. (032) 241 24 51 do 7				
Sporządził Marek Kowalczyk	Sprawdził	Nazwa pliku Szamotulska 17.dwg	Data 20.02.2003	Skala 1:100
POZNAŃ ul. Szamotulska 17		PRZEKRÓJ A-A		
		INWENTARYZACJA BUDYNKU		
				Nr rys 5