


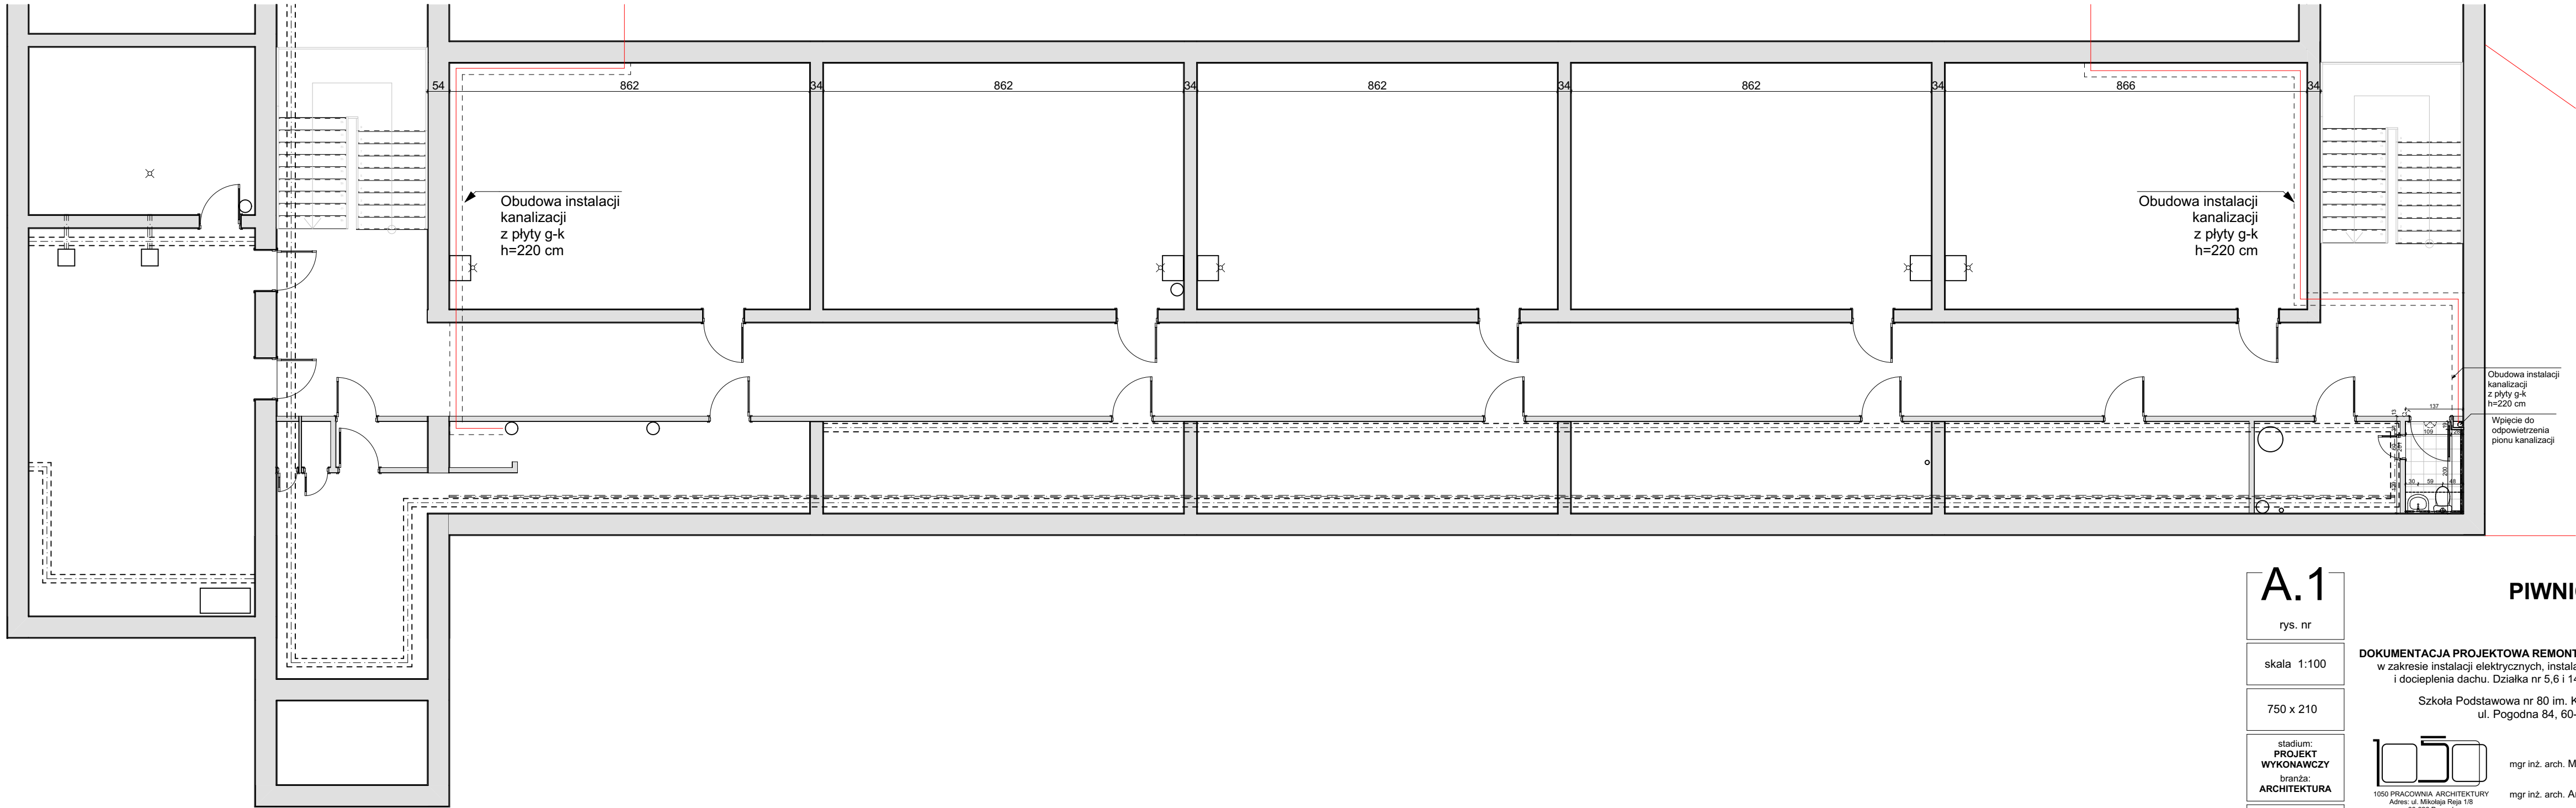

A.1

rys. nr

skala 1:100

750 x 210

stadium:
PROJEKT
WYKONAWCZY
branża:
ARCHITEKTURA

data 2020-05

PIWNICA

DOKUMENTACJA PROJEKTOWA REMONTU SZKOŁY PODSTAWOWEJ NR 80
w zakresie instalacji elektrycznych, instalacji sanitarnej, węzłów sanitarnych
i docieplenia dachu. Działka nr 5,6 i 14, arkusz 03, obręb 35 Górczyn

Szkoła Podstawowa nr 80 im. Kornela Makuszyńskiego
ul. Pogodna 84, 60-137 Poznań




1050 PRACOWNIA ARCHITEKTURY
Adres: ul. Mikołaja Reja 1/8
60-826 Poznań
tel. (61) 661-12-34

mgr inż. arch. Mariusz Więcek upr. WP-OIA/OKK/UpB/20/2008

mgr inż. arch. Anna Kozber

rysunek
projekt
inwestor
projektanci

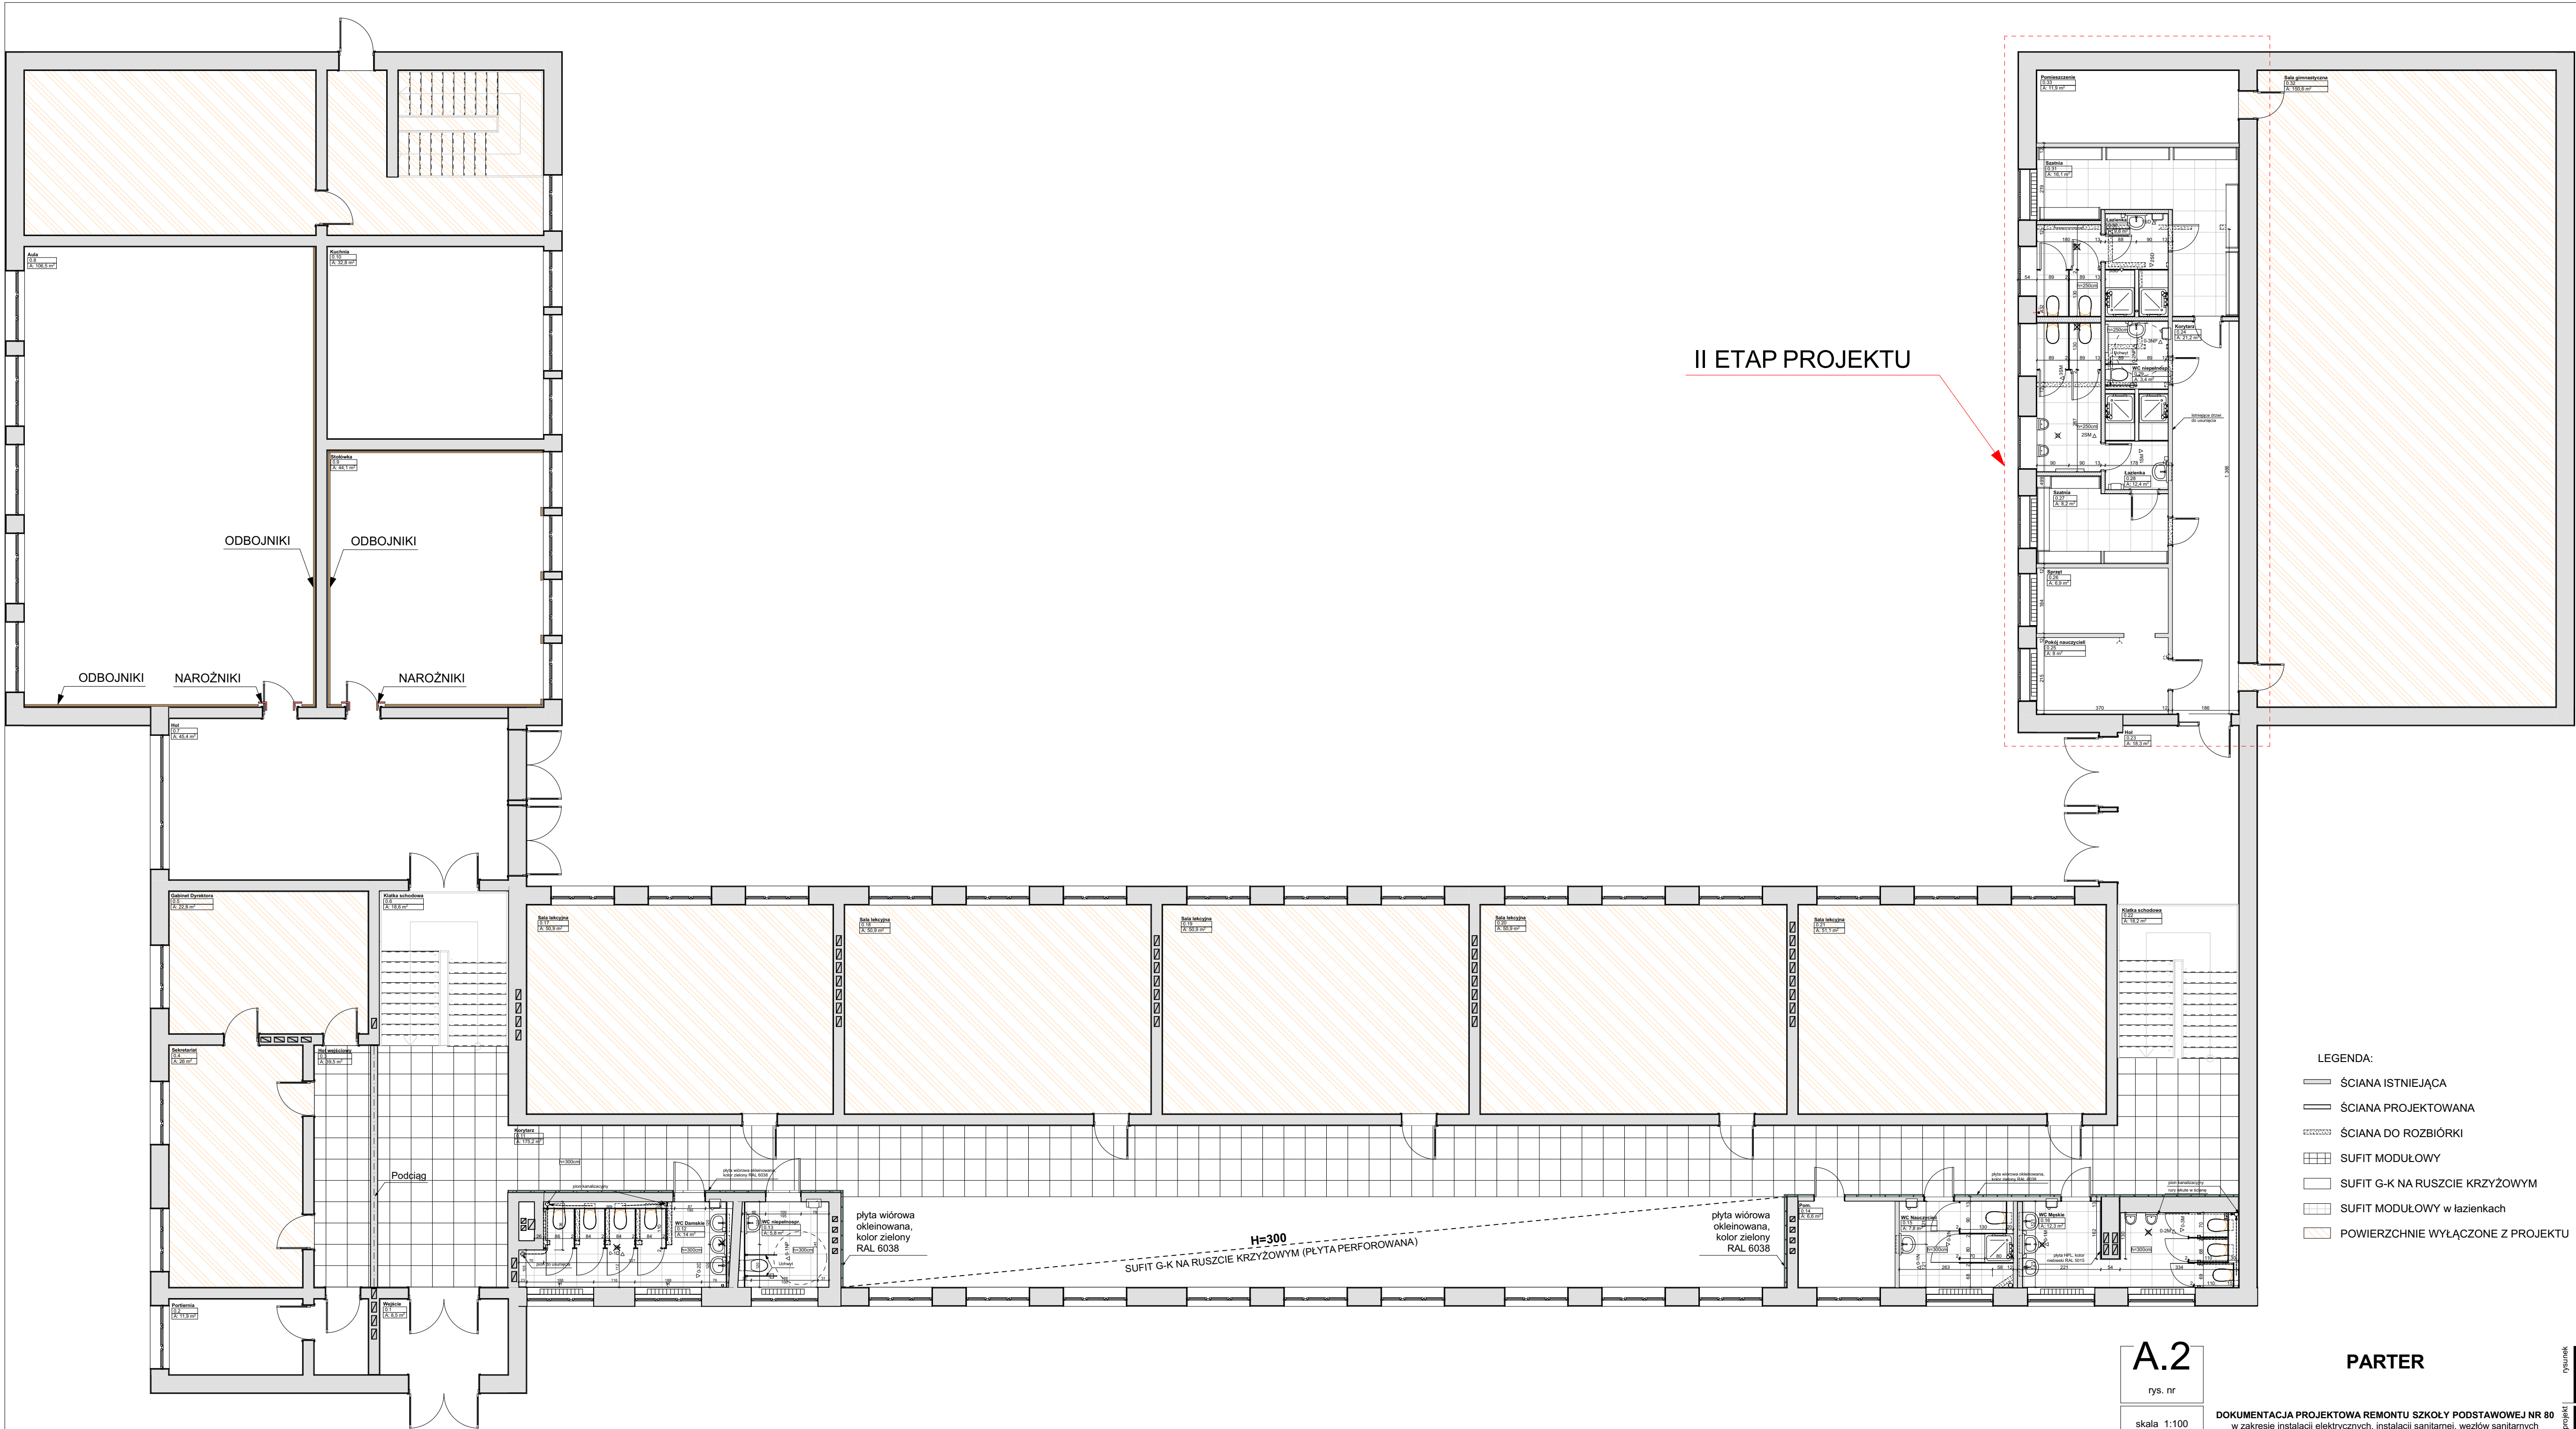

II ETAP PROJEKTU

LEGENDA:

- ŚCIANA ISTNIEJĄCA
- ŚCIANA PROJEKTOWANA
- ŚCIANA DO ROZBIÓRKI
- SUFIT MODUŁOWY
- SUFIT G-K NA RUSZCIE KRZYŻOWYM
- SUFIT MODUŁOWY w łazienkach
- POWIERZCHNIE WYŁĄCZONE Z PROJEKTU

A.2

rys. nr

skala 1:100

750 x 450

stadium:
PROJEKT
WYKONAWCZY
branża:
ARCHITEKTURA

data 2020-05

PARTER

DOKUMENTACJA PROJEKTOWA REMONTU SZKOŁY PODSTAWOWEJ NR 80
w zakresie instalacji elektrycznych, instalacji sanitarnej, węzłów sanitarnych
i docieplenia dachu. Działka nr 5.6 i 14, arkusz 03, obręb 35 Górczyn

Szkoła Podstawowa nr 80 im. Kornela Makuszyńskiego
ul. Pogodna 84, 60-137 Poznań



1050 PRACOWNIA ARCHITEKTURY
Adres: ul. Miłogosty 1/8
60-626 Poznań
tel. (61) 661-12-34

mgr inż. arch. Mariusz Więcek upr. WP-01A/OIC/UpB/2020/208


mgr inż. arch. Anna Kozber

rysunek

projekt

inwestor

projektant

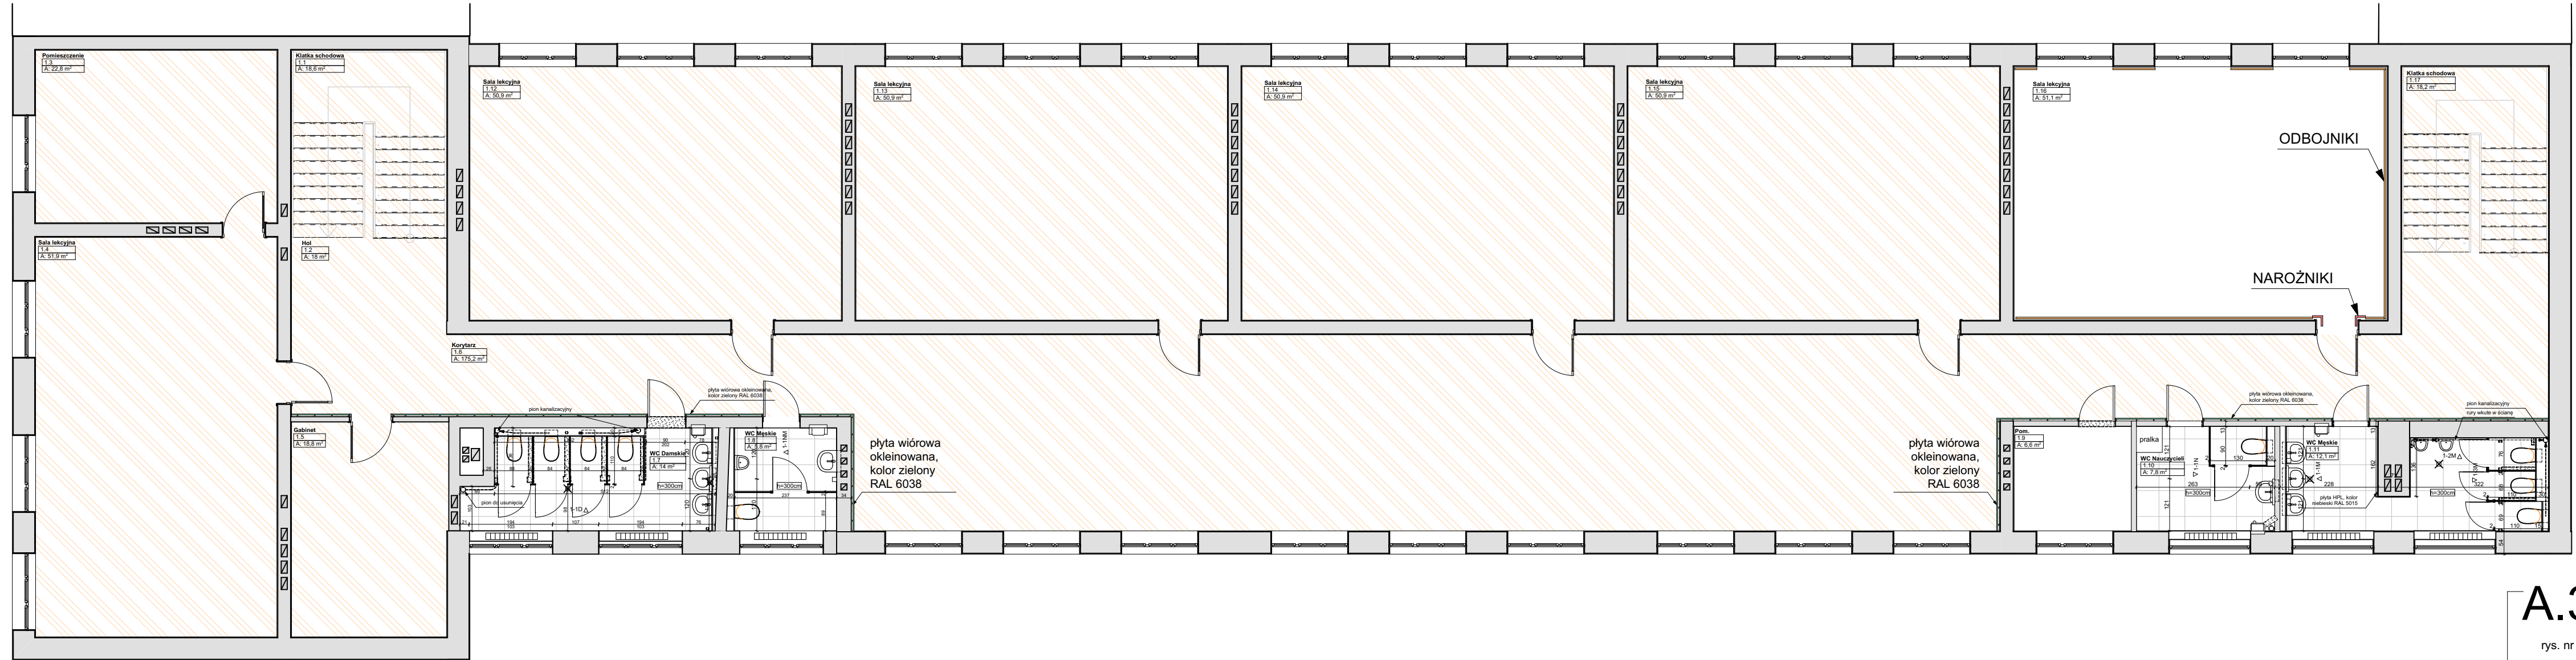

- LEGENDA:
- ŚCIANA ISTNIEJĄCA
 - ŚCIANA PROJEKTOWANA
 - ŚCIANA DO ROZBIÓRKI
 - SUFIT MODUŁOWY
 - SUFIT G-K NA RUSZCIE KRZYŻOWYM
 - SUFIT MODUŁOWY w łazienkach
 - POWIERZCHNIE WYŁĄCZONE Z PROJEKTU

A.3

rys. nr

skala 1:100

750 x 210

stadium:
**PROJEKT
WYKONAWCZY**
branża:
ARCHITEKTURA

data 2020-05

1 PIĘTRO

DOKUMENTACJA PROJEKTOWA REMONTU SZKOŁY PODSTAWOWEJ NR 80
w zakresie instalacji elektrycznych, instalacji sanitarnej, węzłów sanitarnych
i docieplenia dachu. Działka nr 5,6 i 14, arkusz 03, obręb 35 Górczyn

Szkoła Podstawowa nr 80 im. Kornela Makuszyńskiego
ul. Pogodna 84, 60-137 Poznań



1050 PRACOWNIA ARCHITEKTURY
Adres: ul. Mikołaja Reja 1/8
60-826 Poznań
tel. (61) 661-12-34

mgr inż. arch. Mariusz Więcek upr. WP-OIA/OKK/UpB/20/2008


mgr inż. arch. Anna Kozber

nysunek

projekt

inwestor

projektanci

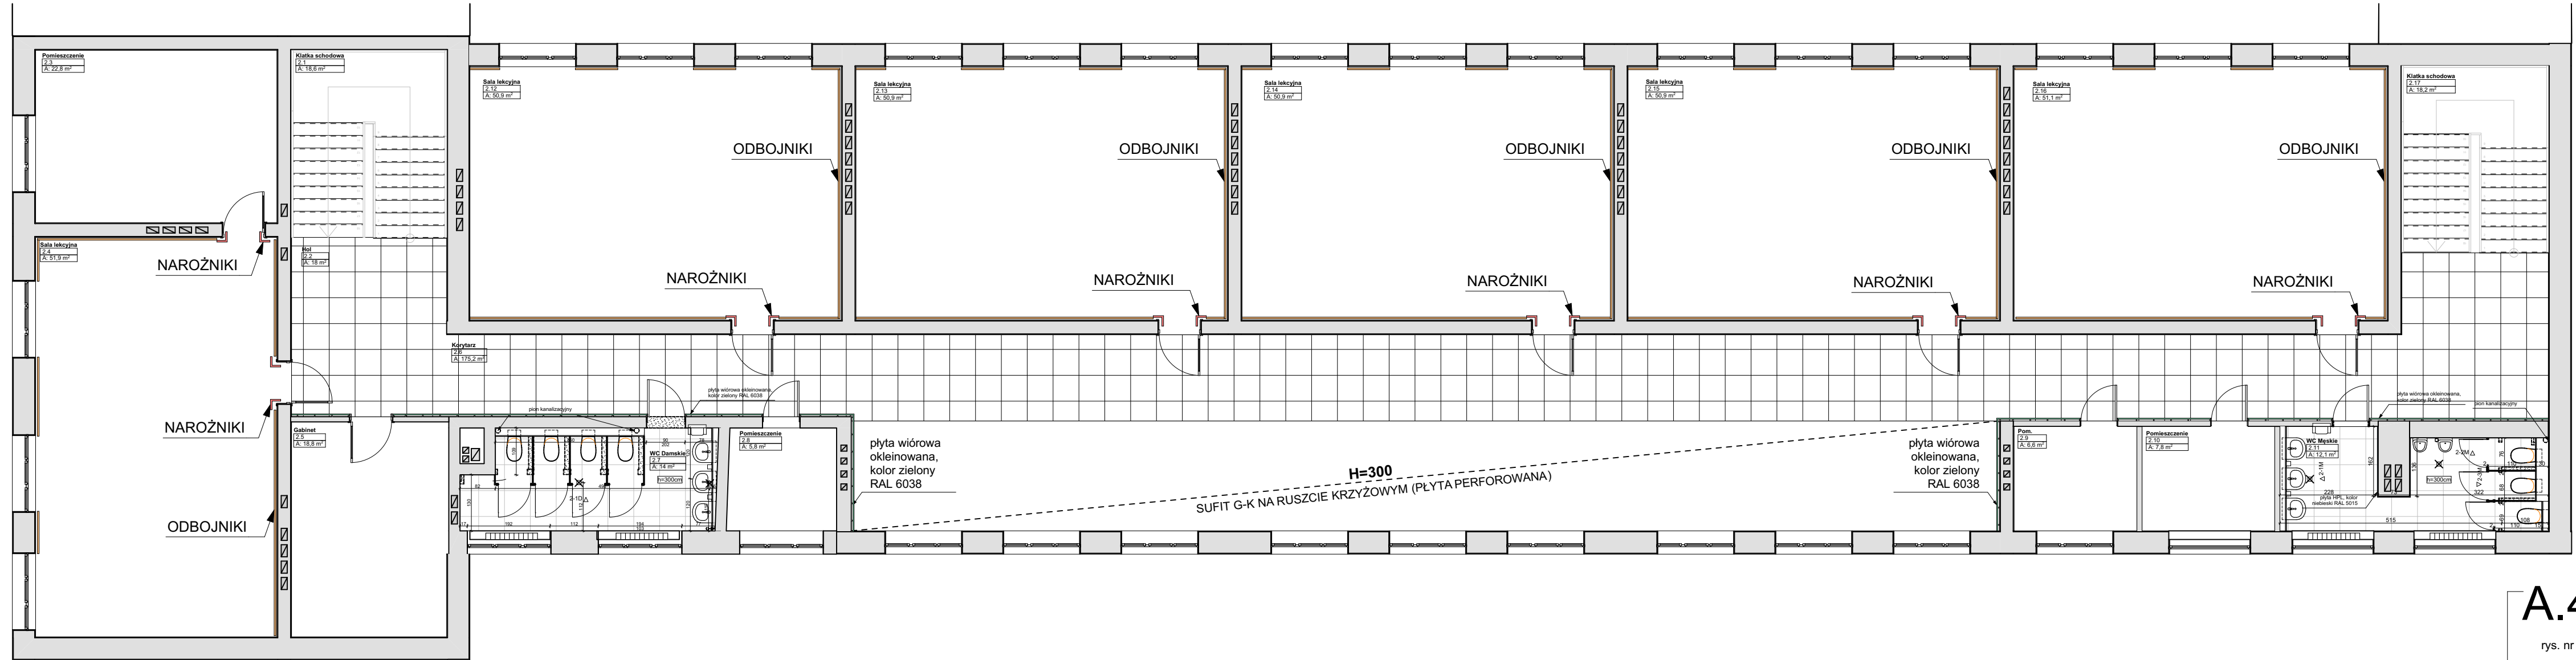

- LEGENDA:
- ŚCIANA ISTNIEJĄCA
 - ŚCIANA PROJEKTOWANA
 - ŚCIANA DO ROZBIÓRKI
 - SUFIT MODUŁOWY
 - SUFIT G-K NA RUSZCIE KRZYŻOWYM
 - SUFIT MODUŁOWY w łazienkach
 - POWIERZCHNIE WYŁĄCZONE Z PROJEKTU

A.4

rys. nr

skala 1:100

750 x 210

stadium:
PROJEKT
WYKONAWCZY
branża:
ARCHITEKTURA

data 2020-05

2 PIĘTRO

DOKUMENTACJA PROJEKTOWA REMONTU SZKOŁY PODSTAWOWEJ NR 80
w zakresie instalacji elektrycznych, instalacji sanitarnej, węzłów sanitarnych
i docieplenia dachu. Działka nr 5,6 i 14, arkusz 03, obręb 35 Górczyn

Szkoła Podstawowa nr 80 im. Kornela Makuszyńskiego
ul. Pogodna 84, 60-137 Poznań




1050 PRACOWNIA ARCHITEKTURY
Adres: ul. Mikołaja Reja 1/8
60-826 Poznań
tel. (61) 661-12-34


mgr inż. arch. Mariusz Więcek upr. WP-OIA/OKK/UpB/20/2008

mgr inż. arch. Anna Kozber

rysunek projekt inwestor projektanci

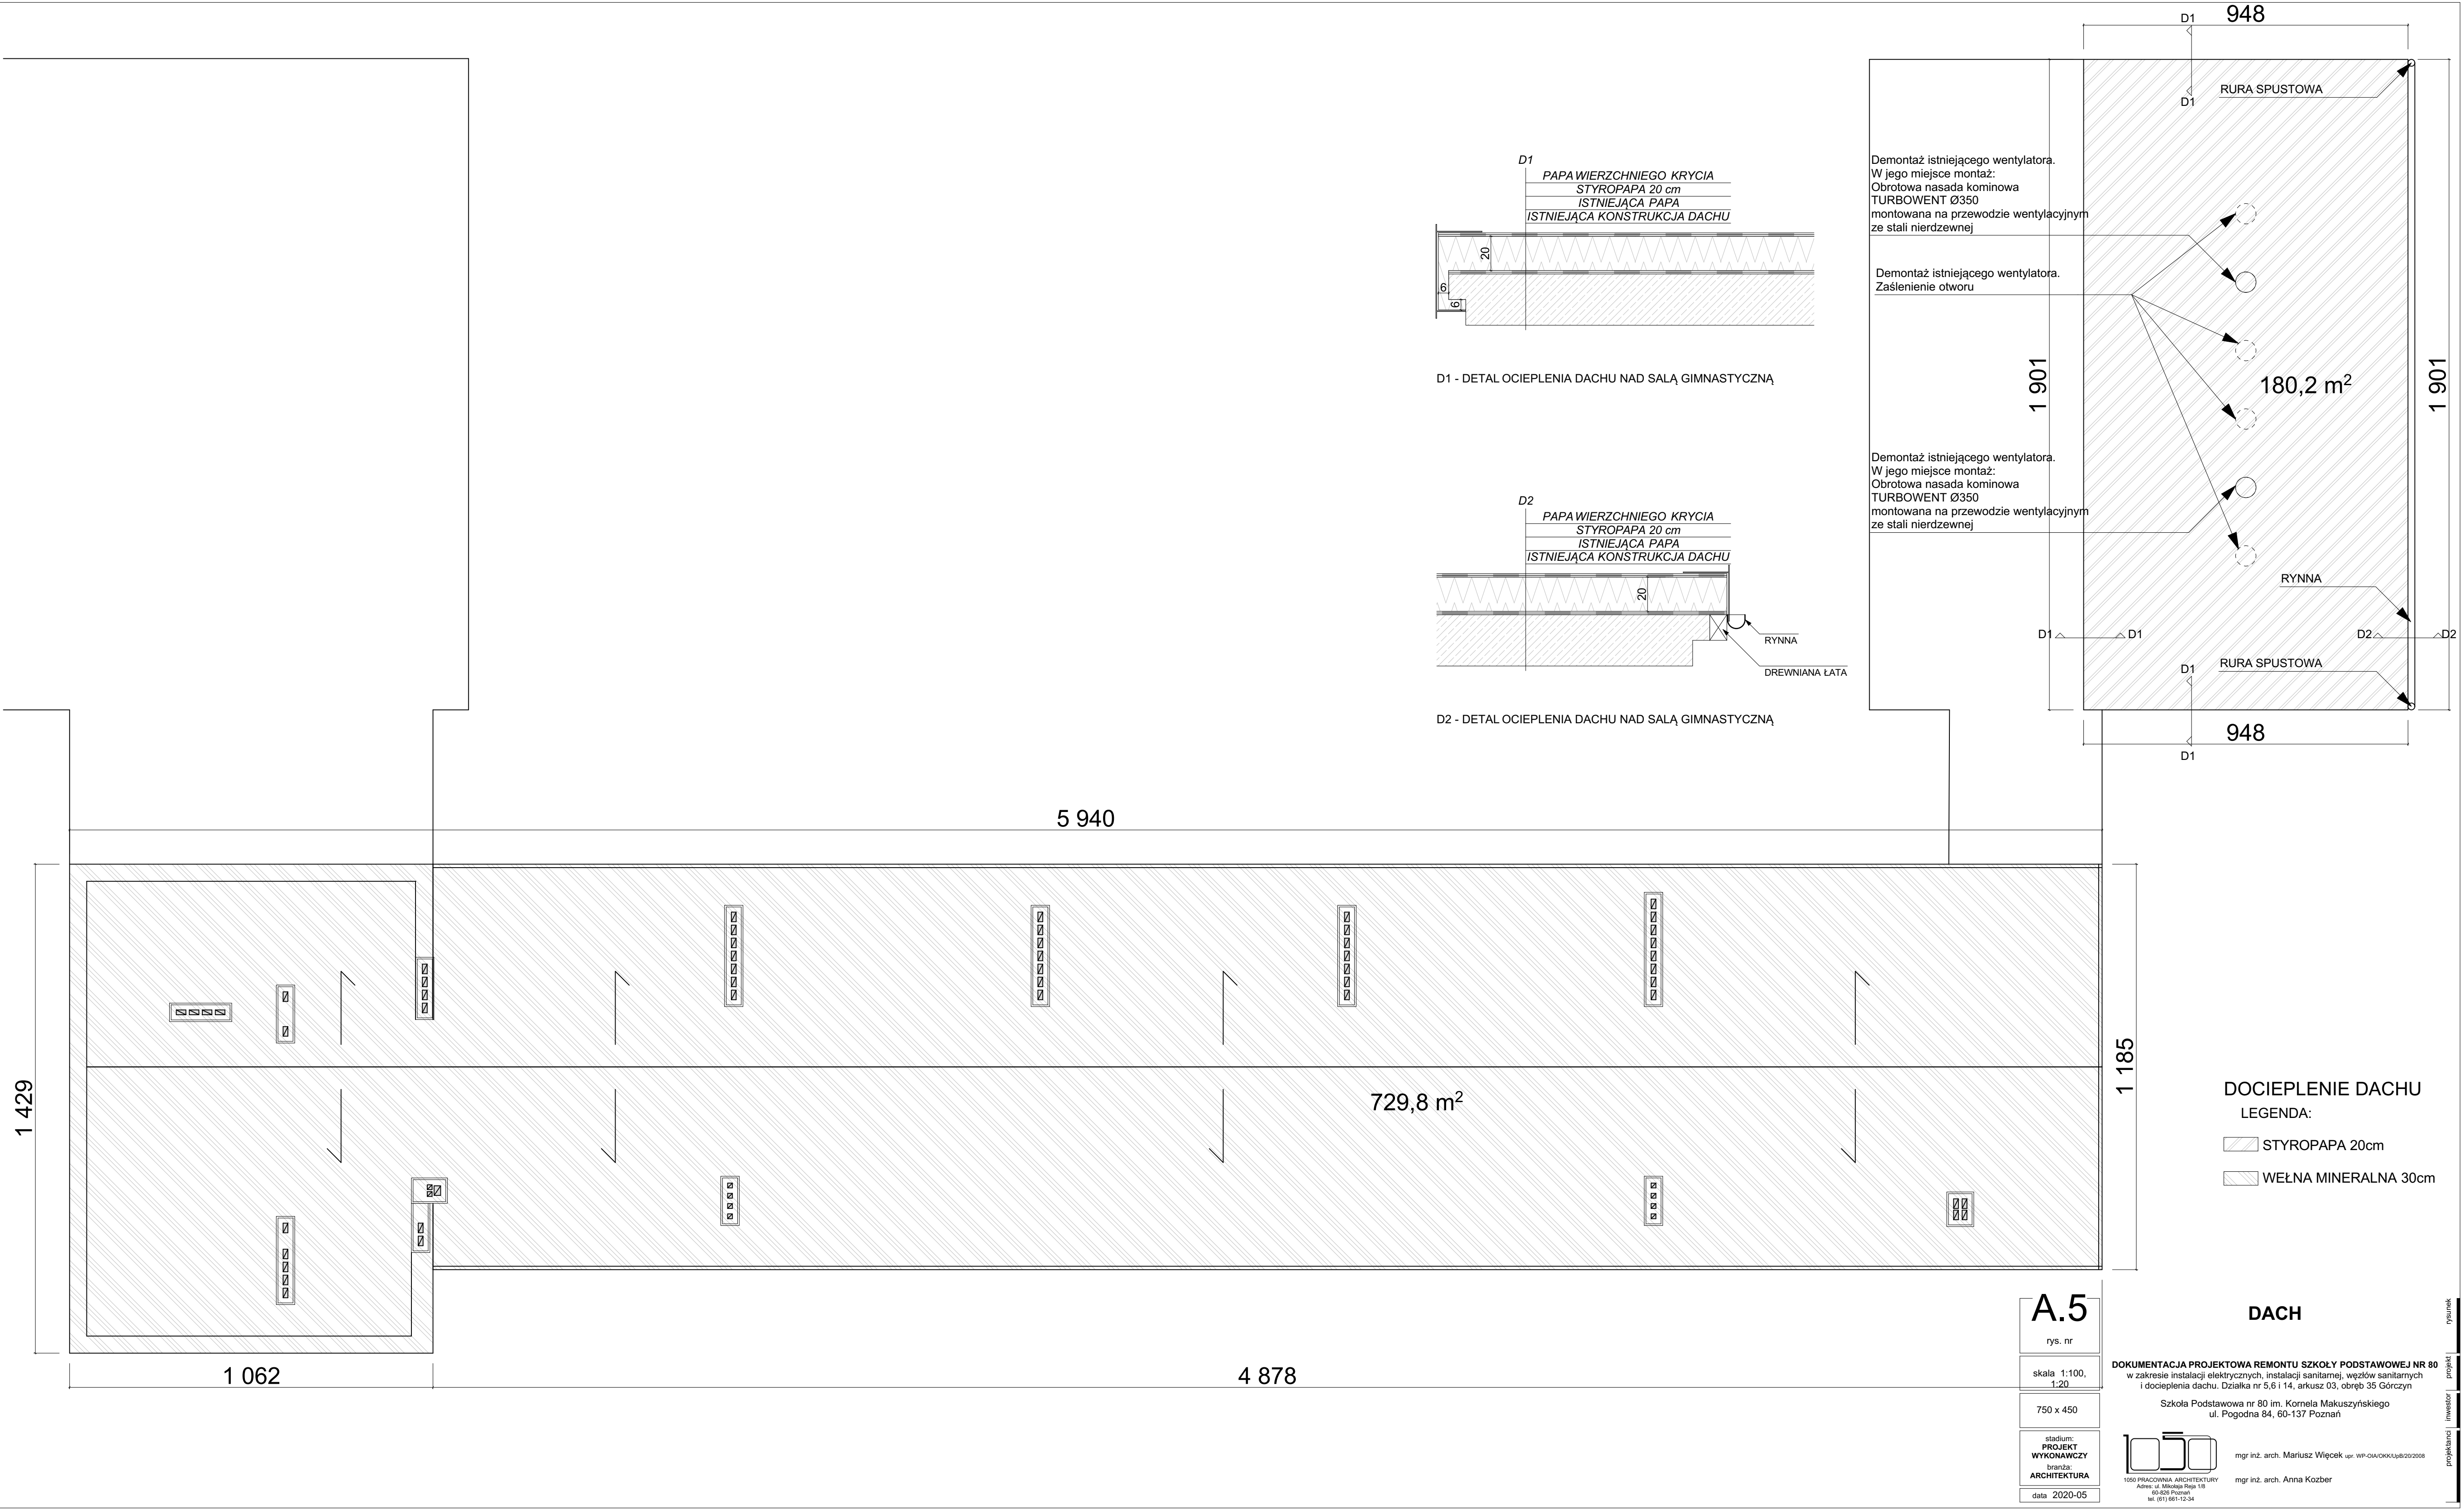

D1 - DETAL OCIEPLENIA DACHU NAD SALĄ GIMNASTYCZNĄ

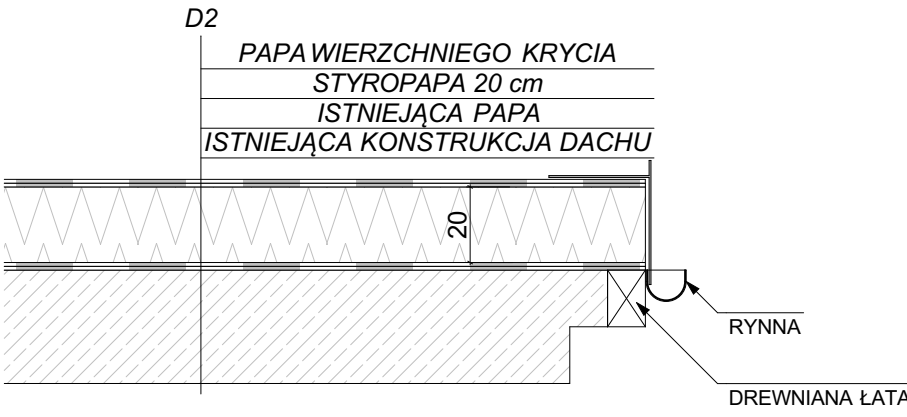

D2 - DETAL OCIEPLENIA DACHU NAD SALĄ GIMNASTYCZNĄ

Demontaż istniejącego wentylatora.
W jego miejsce montaż:
Obrotowa nasada kominowa
TURBOWENT Ø350
montowana na przewodzie wentylacyjnym
ze stali nierdzewnej

Demontaż istniejącego wentylatora.
Zaśnienie otworu

Demontaż istniejącego wentylatora.
W jego miejsce montaż:
Obrotowa nasada kominowa
TURBOWENT Ø350
montowana na przewodzie wentylacyjnym
ze stali nierdzewnej

1 901

180,2 m²

RYNNA

RURA SPUSTOWA

948

DOCIEPLENIE DACHU
LEGENDA:

- STYROPAPA 20cm
- WEŁNA MINERALNA 30cm

A.5

rys. nr

skala 1:100,
1:20

750 x 450

stadium:
PROJEKT
WYKONAWCZY
branża:
ARCHITEKTURA

data 2020-05

DOKUMENTACJA PROJEKTOWA REMONTU SZKOŁY PODSTAWOWEJ NR 80

w zakresie instalacji elektrycznych, instalacji sanitarnej, węzłów sanitarnych

i docieplenia dachu. Działka nr 5.6 i 14, arkusz 03, obręb 35 Górczyn

Szkoła Podstawowa nr 80 im. Kornela Makuszyńskiego

ul. Pogodna 84, 60-137 Poznań

mgr inż. arch. Mariusz Więcek upr. WP-01A/OKC/UpB/2020/2008


mgr inż. arch. Anna Kozber

1050 PRACOWNIA ARCHITEKTURY

Adres: ul. Miłogosty 118

60-626 Poznań

tel. (61) 661-12-34

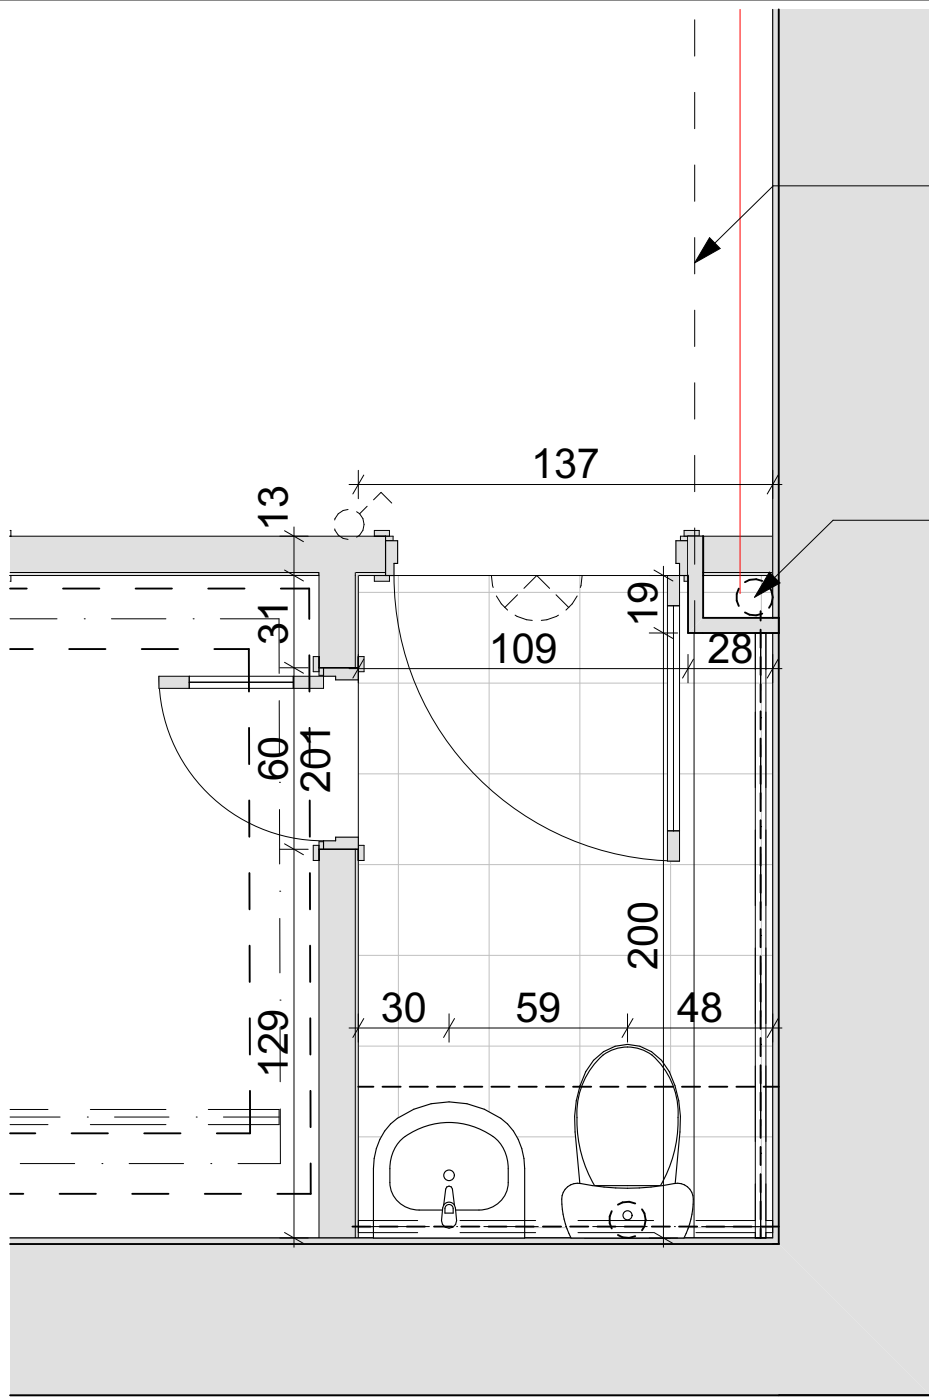

Obudowa instalacji
kanalizacji
z płyty g-k
h=220 cm

Wpięcie do
odpowietrzenia
pionu kanalizacji

A.6

rys. nr

skala 1:25

arkusz: A4

stadium:
**PROJEKT
WYKONAWCZY**
branża:
ARCHITEKTURA

data 2020-05

ŁAZIENKA, PIWNICA

DOKUMENTACJA PROJEKTOWA REMONTU SZKOŁY PODSTAWOWEJ NR 80
w zakresie instalacji elektrycznych, instalacji sanitarnej, węzłów sanitarnych
i docieplenia dachu. Działka nr 5,6 i 14, arkusz 03, obręb 35 Górczyn

Szkoła Podstawowa nr 80 im. Kornela Makuszyńskiego
ul. Pogodna 84, 60-137 Poznań



1050 PRACOWNIA ARCHITEKTURY
Adres: ul. Mikołaja Reja 1/8
60-826 Poznań
tel. (61) 661-12-34

mgr inż. arch. Mariusz Więcek upr. WP-OIA/OKK/UpB/20/2008


mgr inż. arch. Anna Kozber


rysunek

projekt

inwestor

projektant

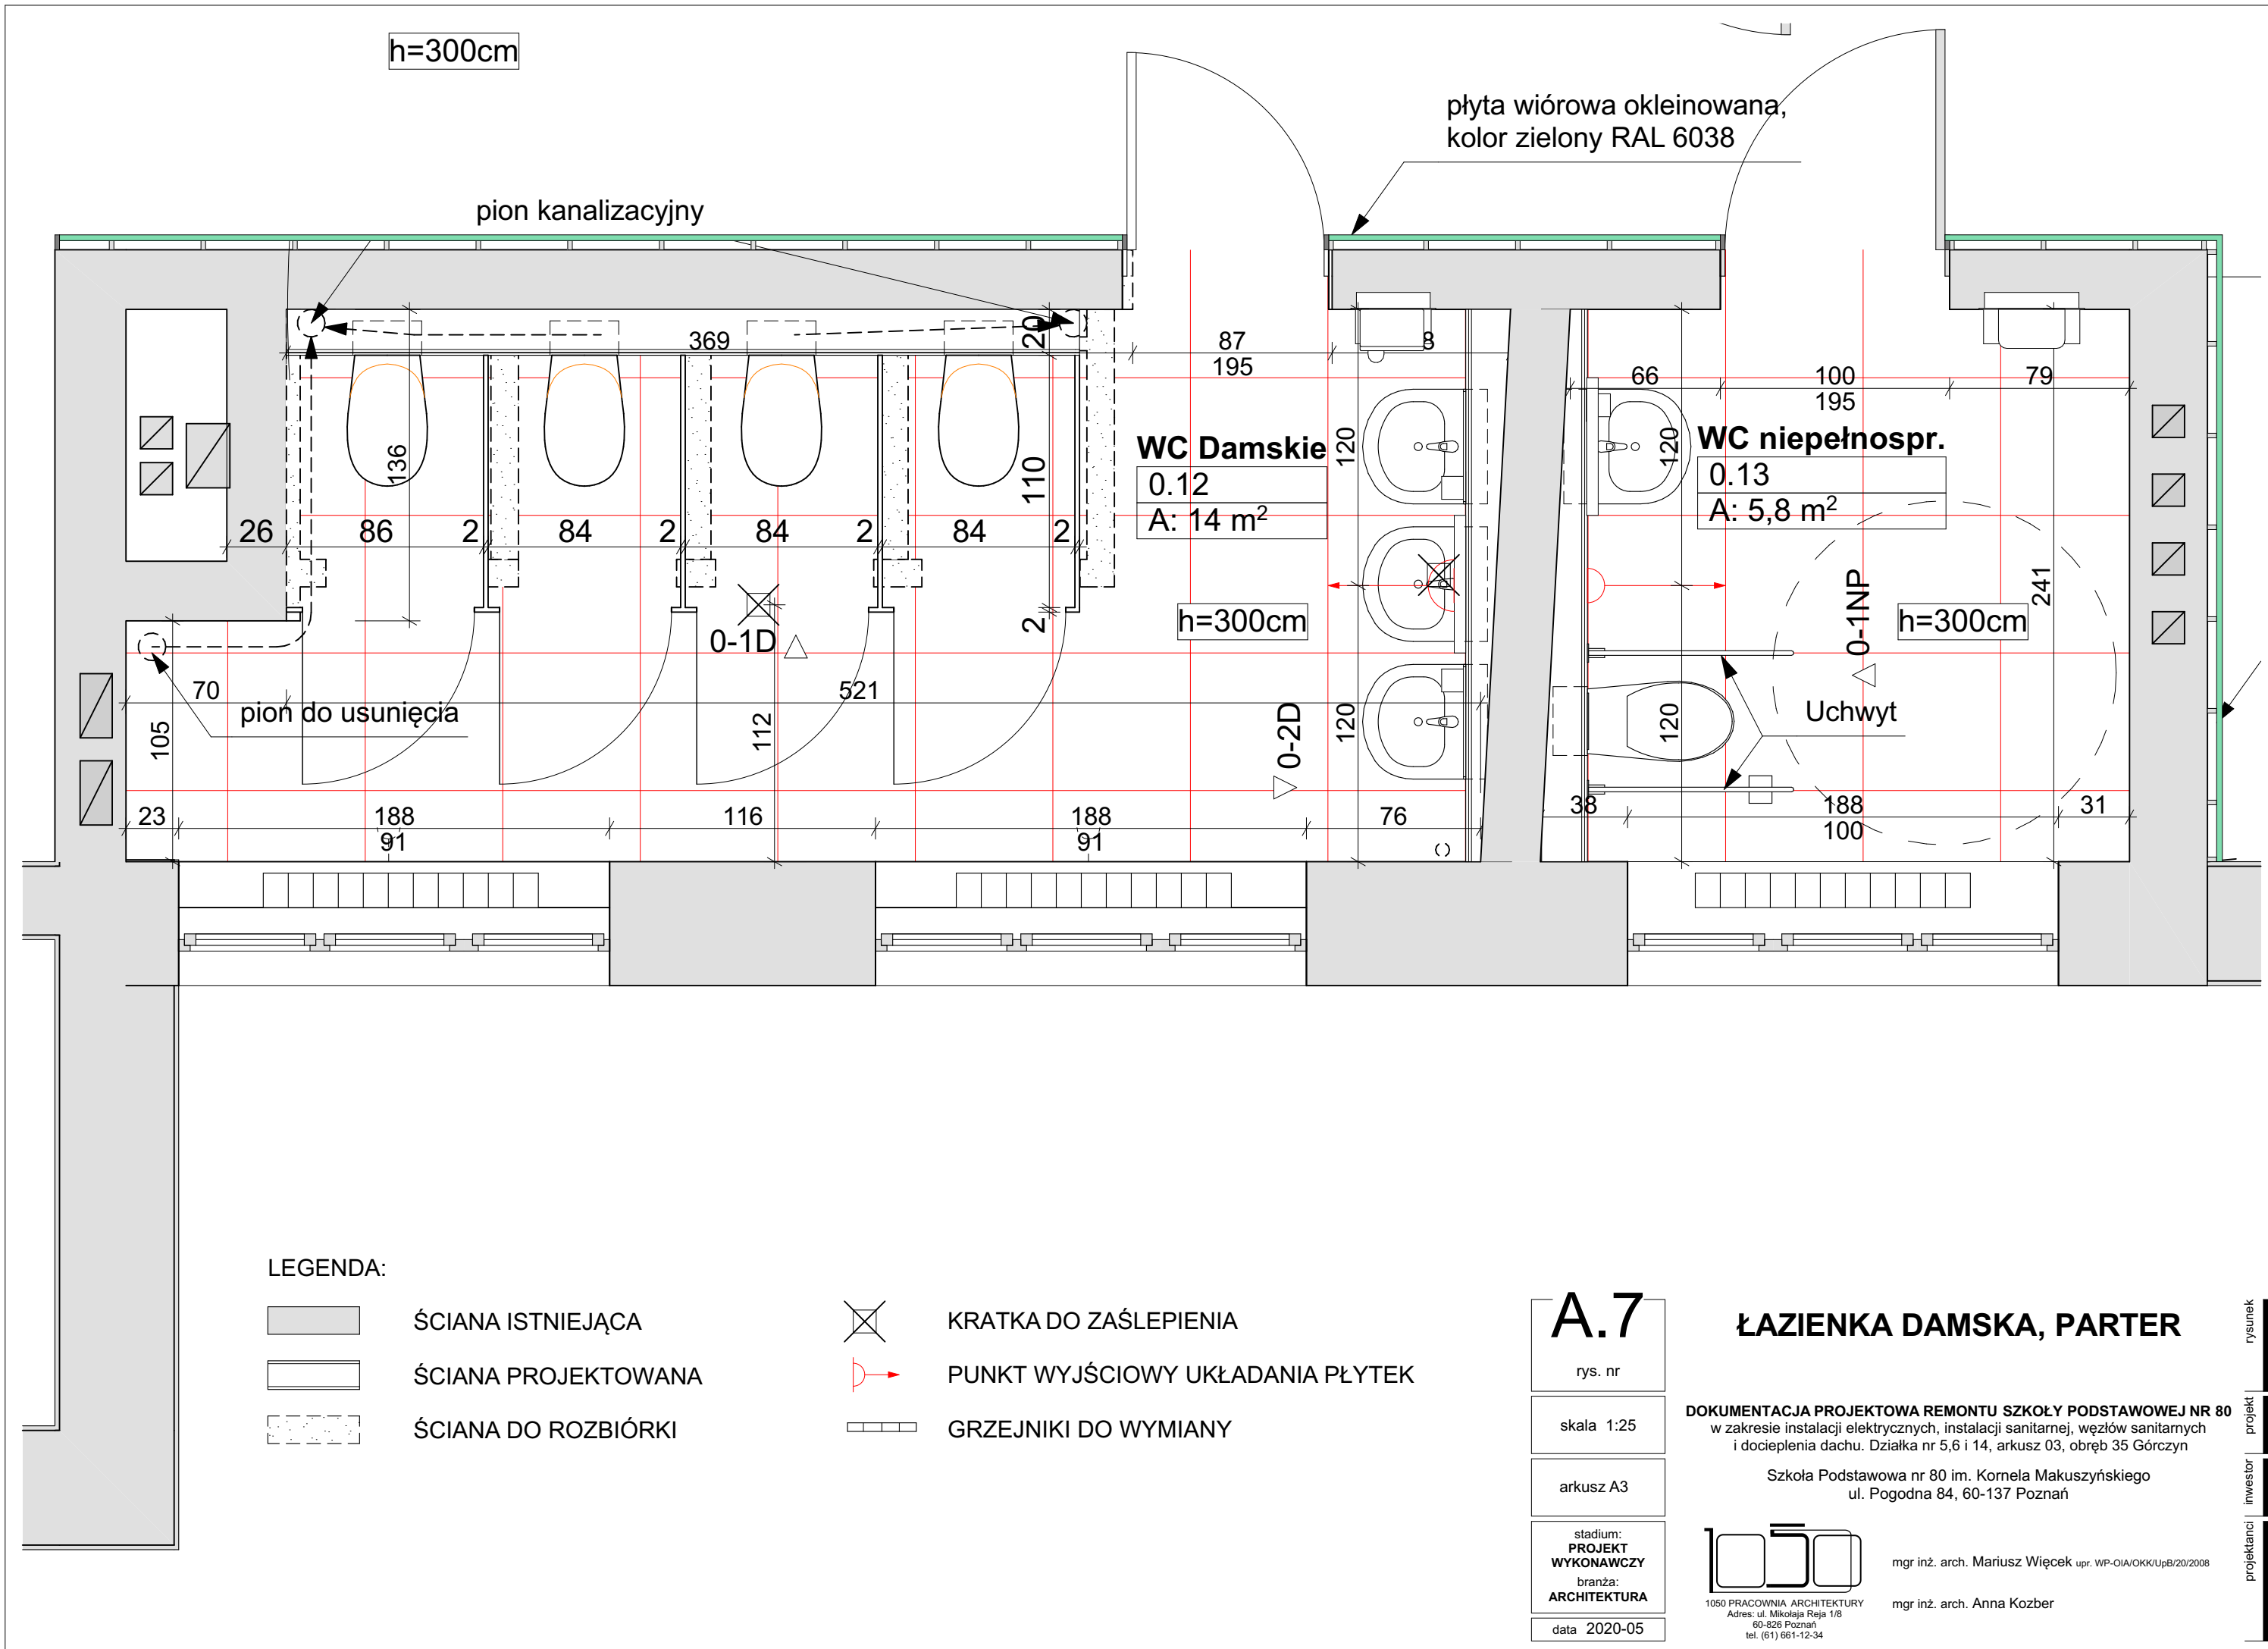

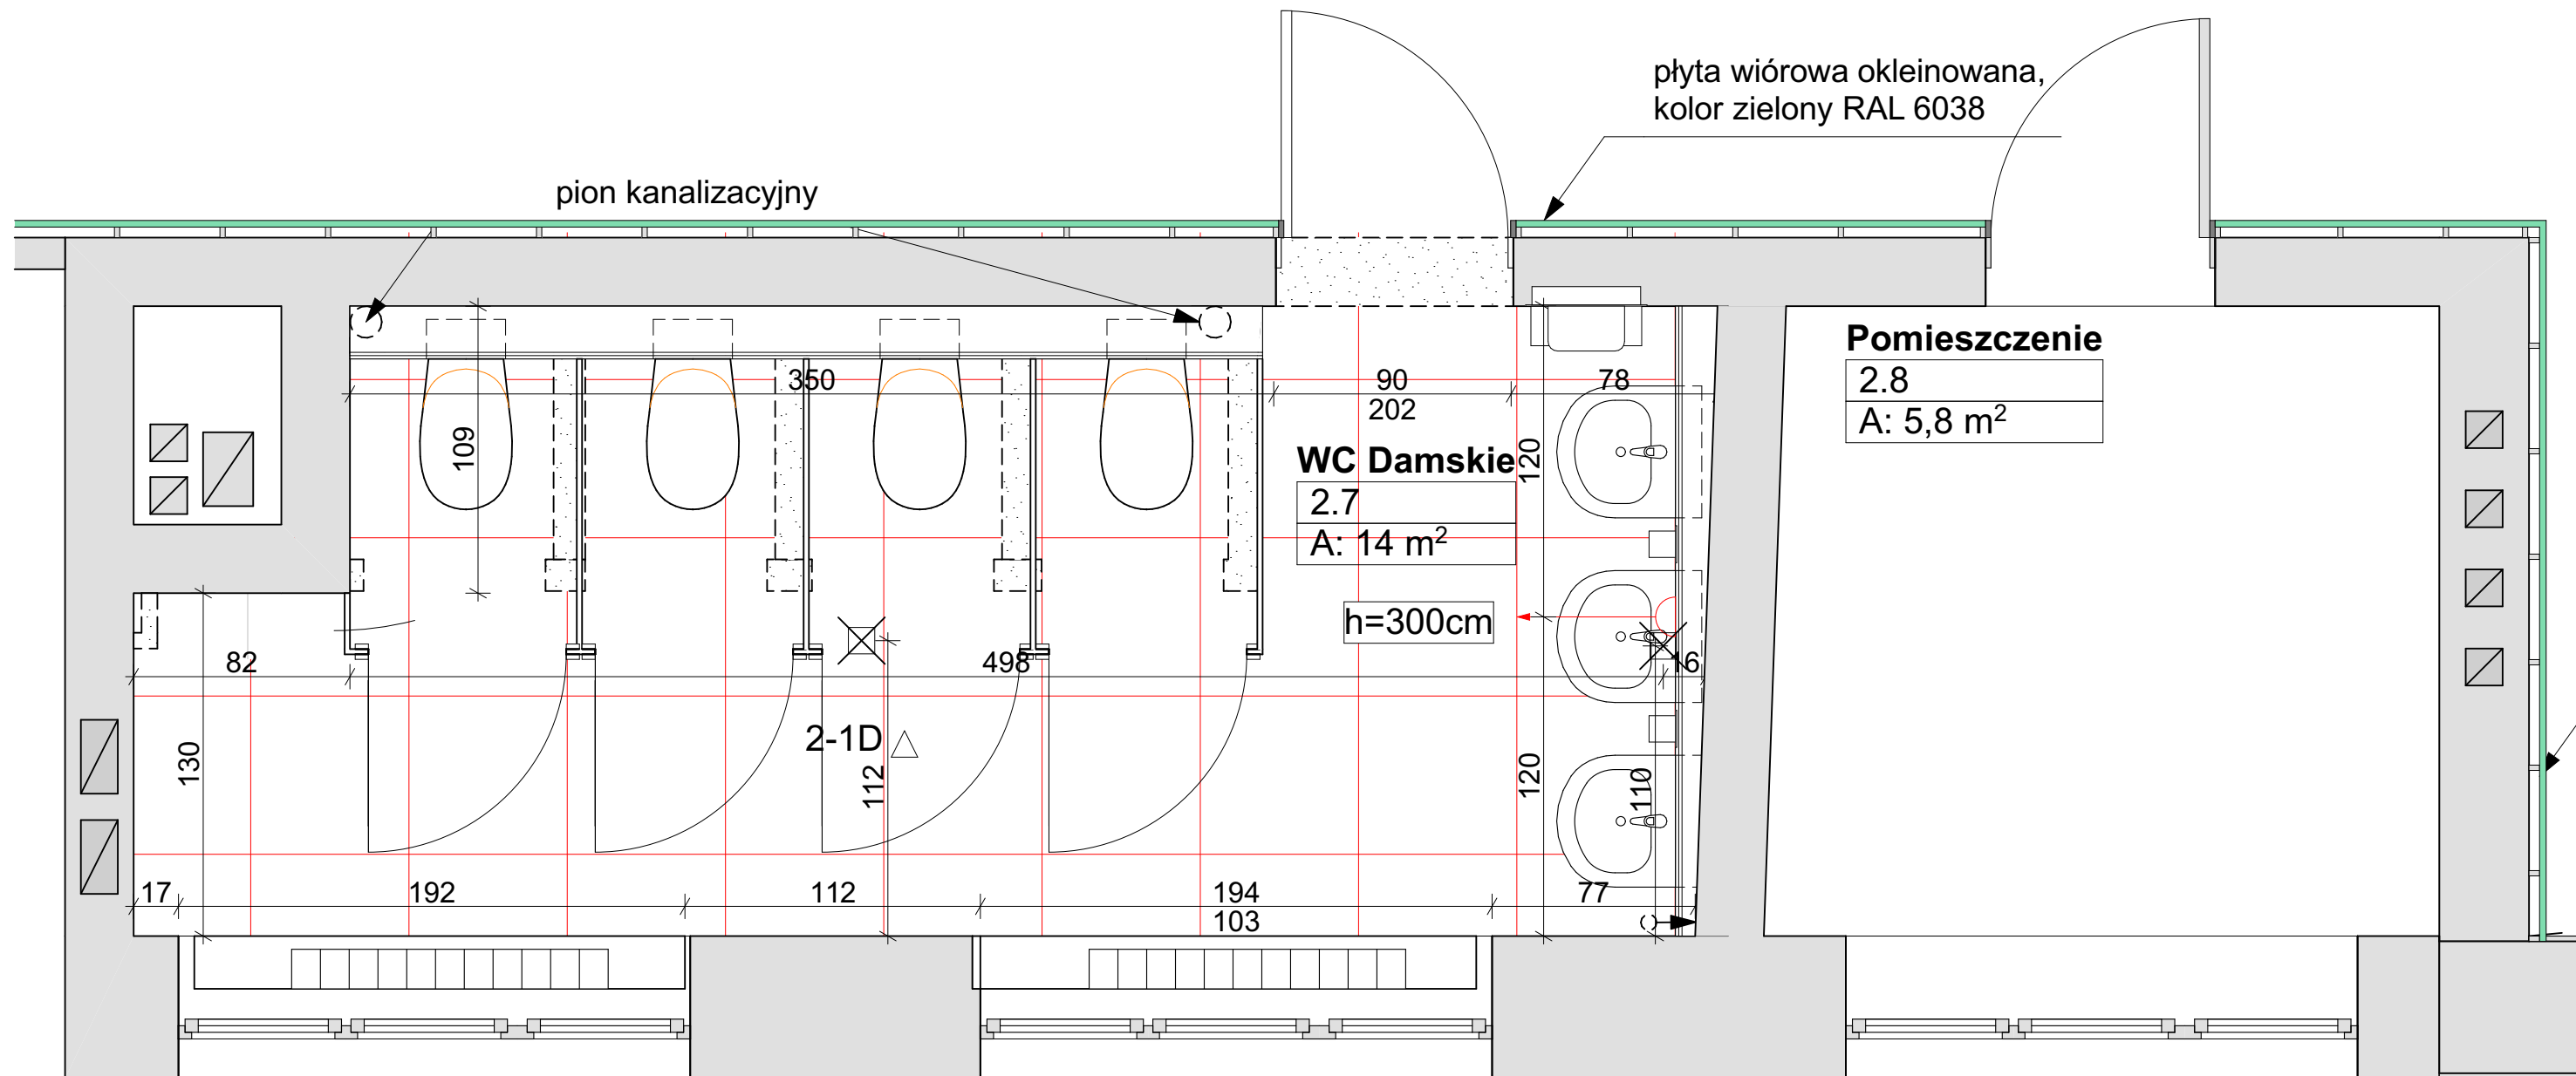

LEGENDA:

- ŚCIANA ISTNIEJĄCA
ŚCIANA PROJEKTOWANA
ŚCIANA DO ROZBIÓRKI

- KRATKA DO ZAŚLEPIENIA
PUNKT WYJŚCIOWY UKŁADANIA PŁYTEK
GRZEJNIKI DO WYMIANY

A.9

rys. nr

skala 1:25

arkusz A3

stadium:
PROJEKT
WYKONAWCZY
branża:
ARCHITEKTURA

data 2020-05

ŁAZIENKA DAMSKA, 2 PIĘTRO

DOKUMENTACJA PROJEKTOWA REMONTU SZKOŁY PODSTAWOWEJ NR 80
w zakresie instalacji elektrycznych, instalacji sanitarnej, węzłów sanitarnych
i docieplenia dachu. Działka nr 5,6 i 14, arkusz 03, obręb 35 Górczyn


Szkoła Podstawowa nr 80 im. Kornela Makuszyńskiego
ul. Pogodna 84, 60-137 Poznań

1050
1050 PRACOWNIA ARCHITEKTURY
Adres: ul. Mikołaja Reja 1/8
60-826 Poznań
tel. (61) 661-12-34

mgr inż. arch. Mariusz Więcek upr. WP-OIA/OKK/UpB/20/2008

mgr inż. arch. Anna Kozber

rysunek
projekt
inwestor
projektanci

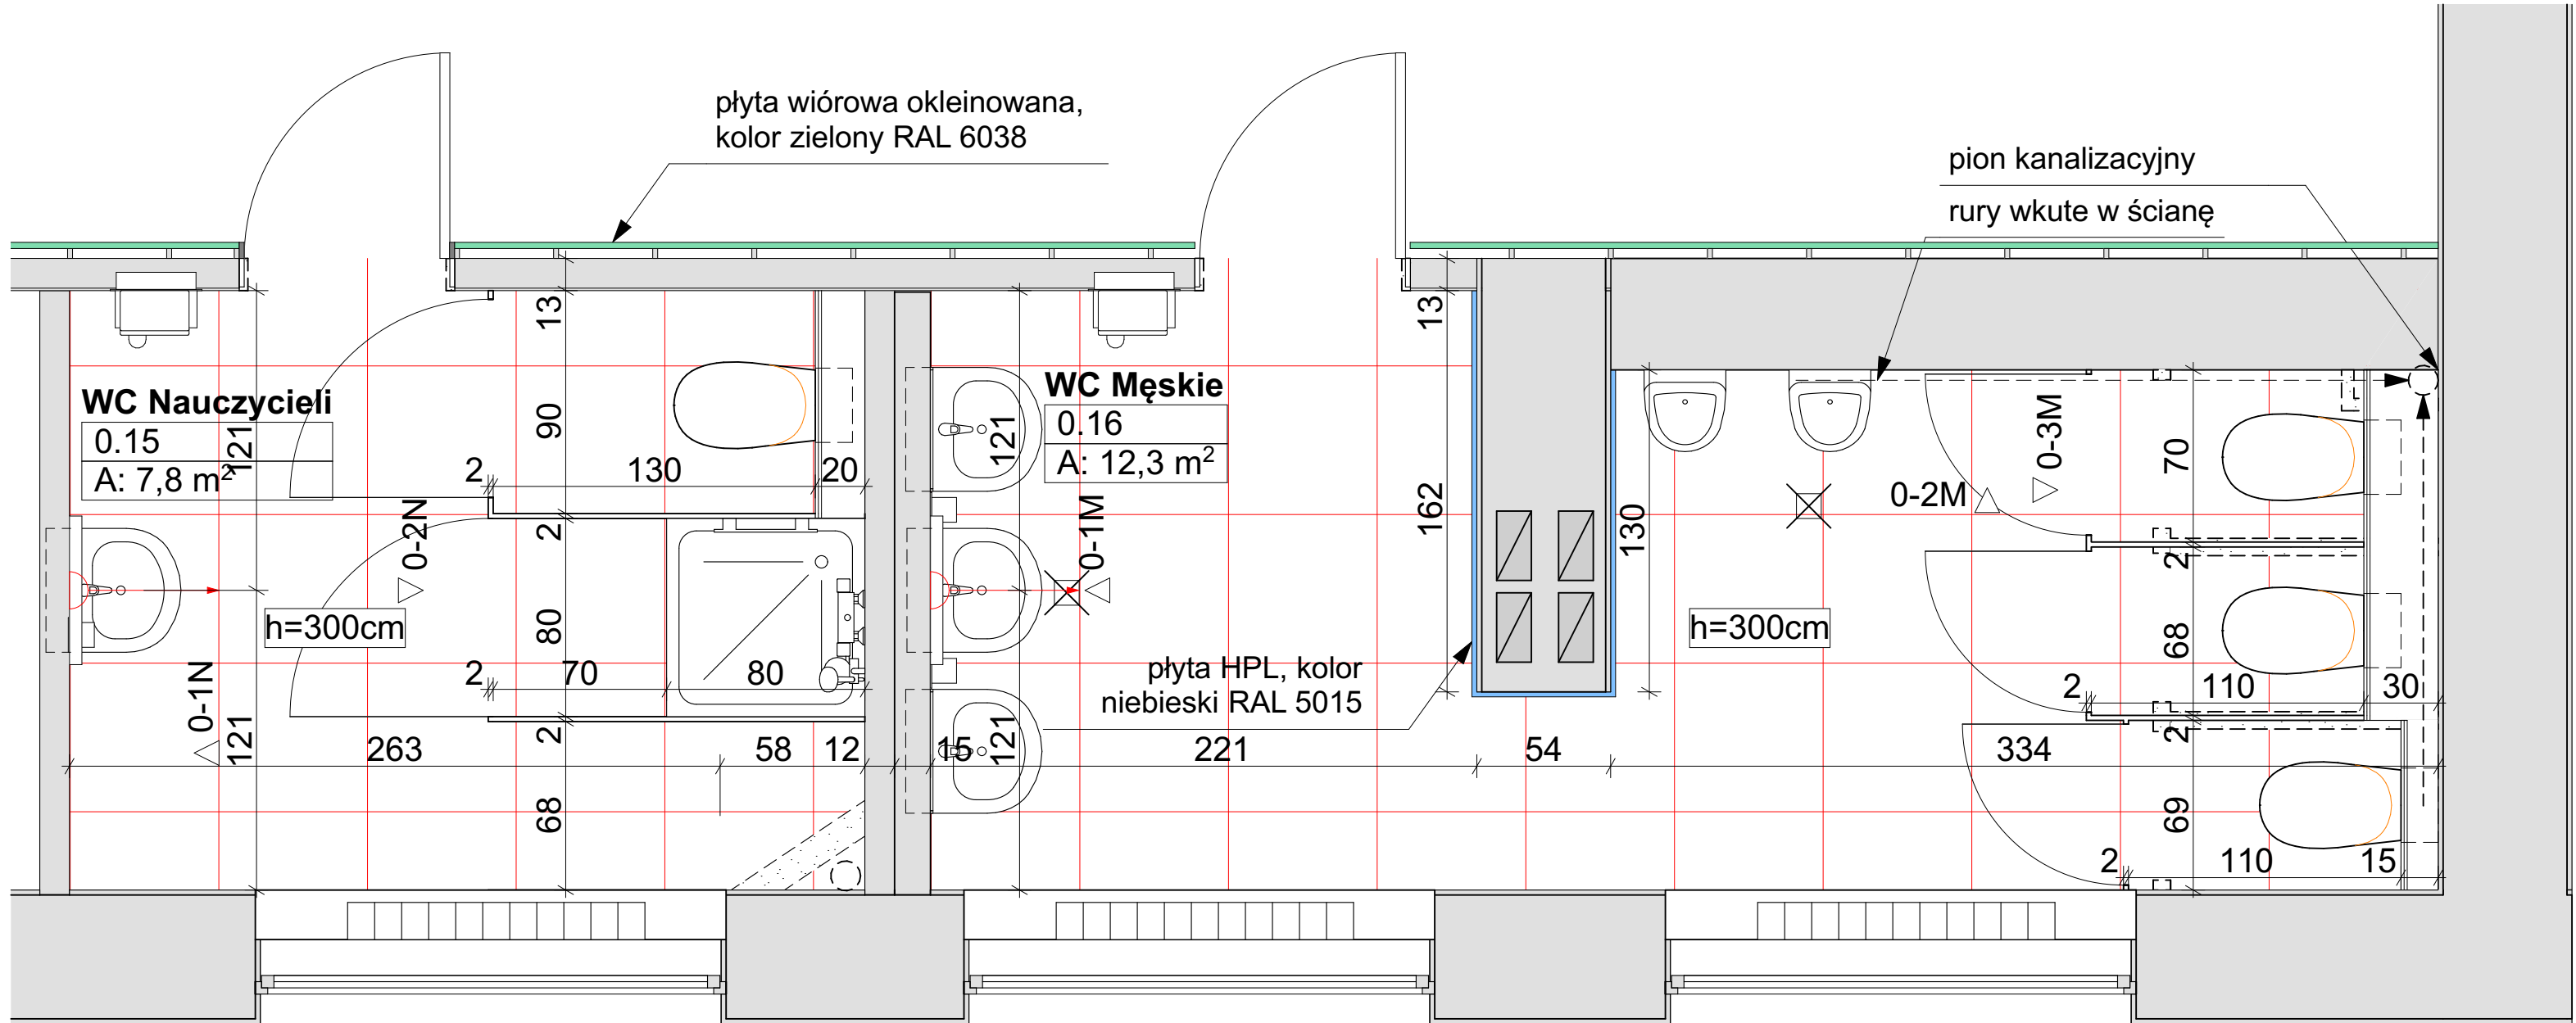

LEGENDA:

- ŚCIANA ISTNIEJĄCA
- ŚCIANA PROJEKTOWANA
- ŚCIANA DO ROZBIÓRKI

- KRATKA DO ZAŚLEPIENIA
- PUNKT WYJŚCIOWY UKŁADANIA PŁYTEK
- GRZEJNIKI DO WYMIANY

A.10

rys. nr
skala 1:25
450 x 300
stadium: PROJEKT WYKONAWCZY branża: ARCHITEKTURA
data 2020-05


ŁAZIENKA MĘSKA, PARTER

DOKUMENTACJA PROJEKTOWA REMONTU SZKOŁY PODSTAWOWEJ NR 80
w zakresie instalacji elektrycznych, instalacji sanitarnej, węzłów sanitarnych
i docieplenia dachu. Działka nr 5,6 i 14, arkusz 03, obręb 35 Górczyn
Szkoła Podstawowa nr 80 im. Kornela Makuszyńskiego
ul. Pogodna 84, 60-137 Poznań

1050
1050 PRACOWNIA ARCHITEKTURY
Adres: ul. Mikołaja Reja 1/8
60-526 Poznań
tel. (61) 661-12-34

mgr inż. arch. Mariusz Więcek upr. WP-OIA/OKK/UpB/20/2008
mgr inż. arch. Anna Kozber

rysunek
projekt
inwestor
projektanci

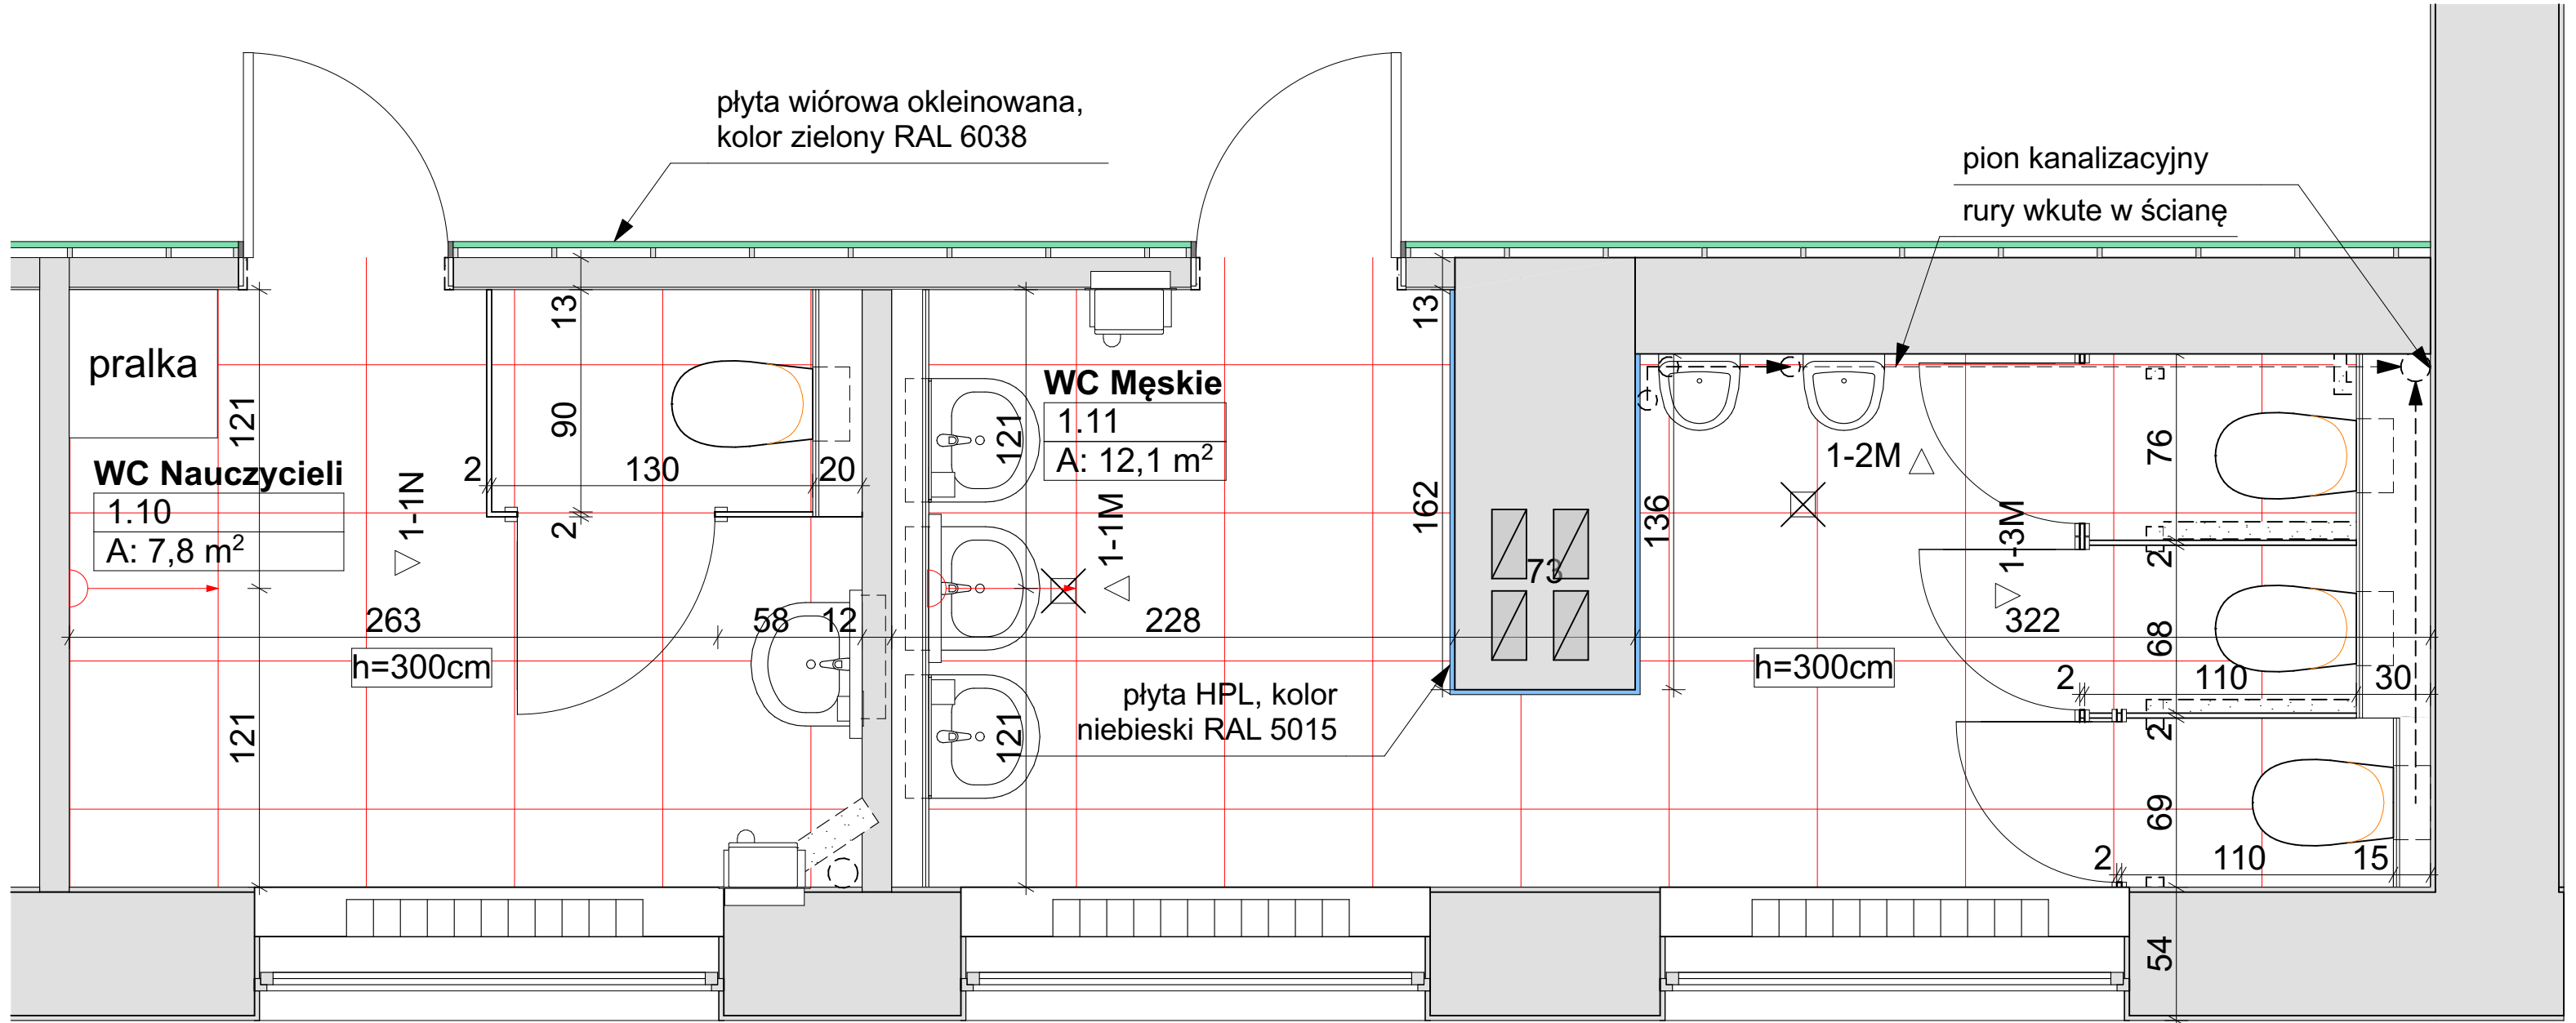

LEGENDA:

- ŚCIANA ISTNIEJĄCA
ŚCIANA PROJEKTOWANA
ŚCIANA DO ROZBIÓRKI

- KRATKA DO ZAŚLEPIENIA
PUNKT WYJŚCIOWY UKŁADANIA PŁYTEK
GRZEJNIKI DO WYMIANY

A.11

rys. nr

skala 1:25

450 x 300

stadium:
PROJEKT
WYKONAWCZY
branża:
ARCHITEKTURA

data 2020-05

ŁAZIENKA MĘSKA, 1 PIĘTRO

DOKUMENTACJA PROJEKTOWA REMONTU SZKOŁY PODSTAWOWEJ NR 80
w zakresie instalacji elektrycznych, instalacji sanitarnej, węzłów sanitarnych
i docieplenia dachu. Działka nr 5,6 i 14, arkusz 03, obręb 35 Górczyn


Szkoła Podstawowa nr 80 im. Kornela Makuszyńskiego
ul. Pogodna 84, 60-137 Poznań



1050 PRACOWNIA ARCHITEKTURY
Adres: ul. Mikołaja Reja 1/8
60-526 Poznań
tel. (61) 661-12-34

mgr inż. arch. Mariusz Więcek upr. WP-OIA/OKK/UpB/20/2008

mgr inż. arch. Anna Kozber

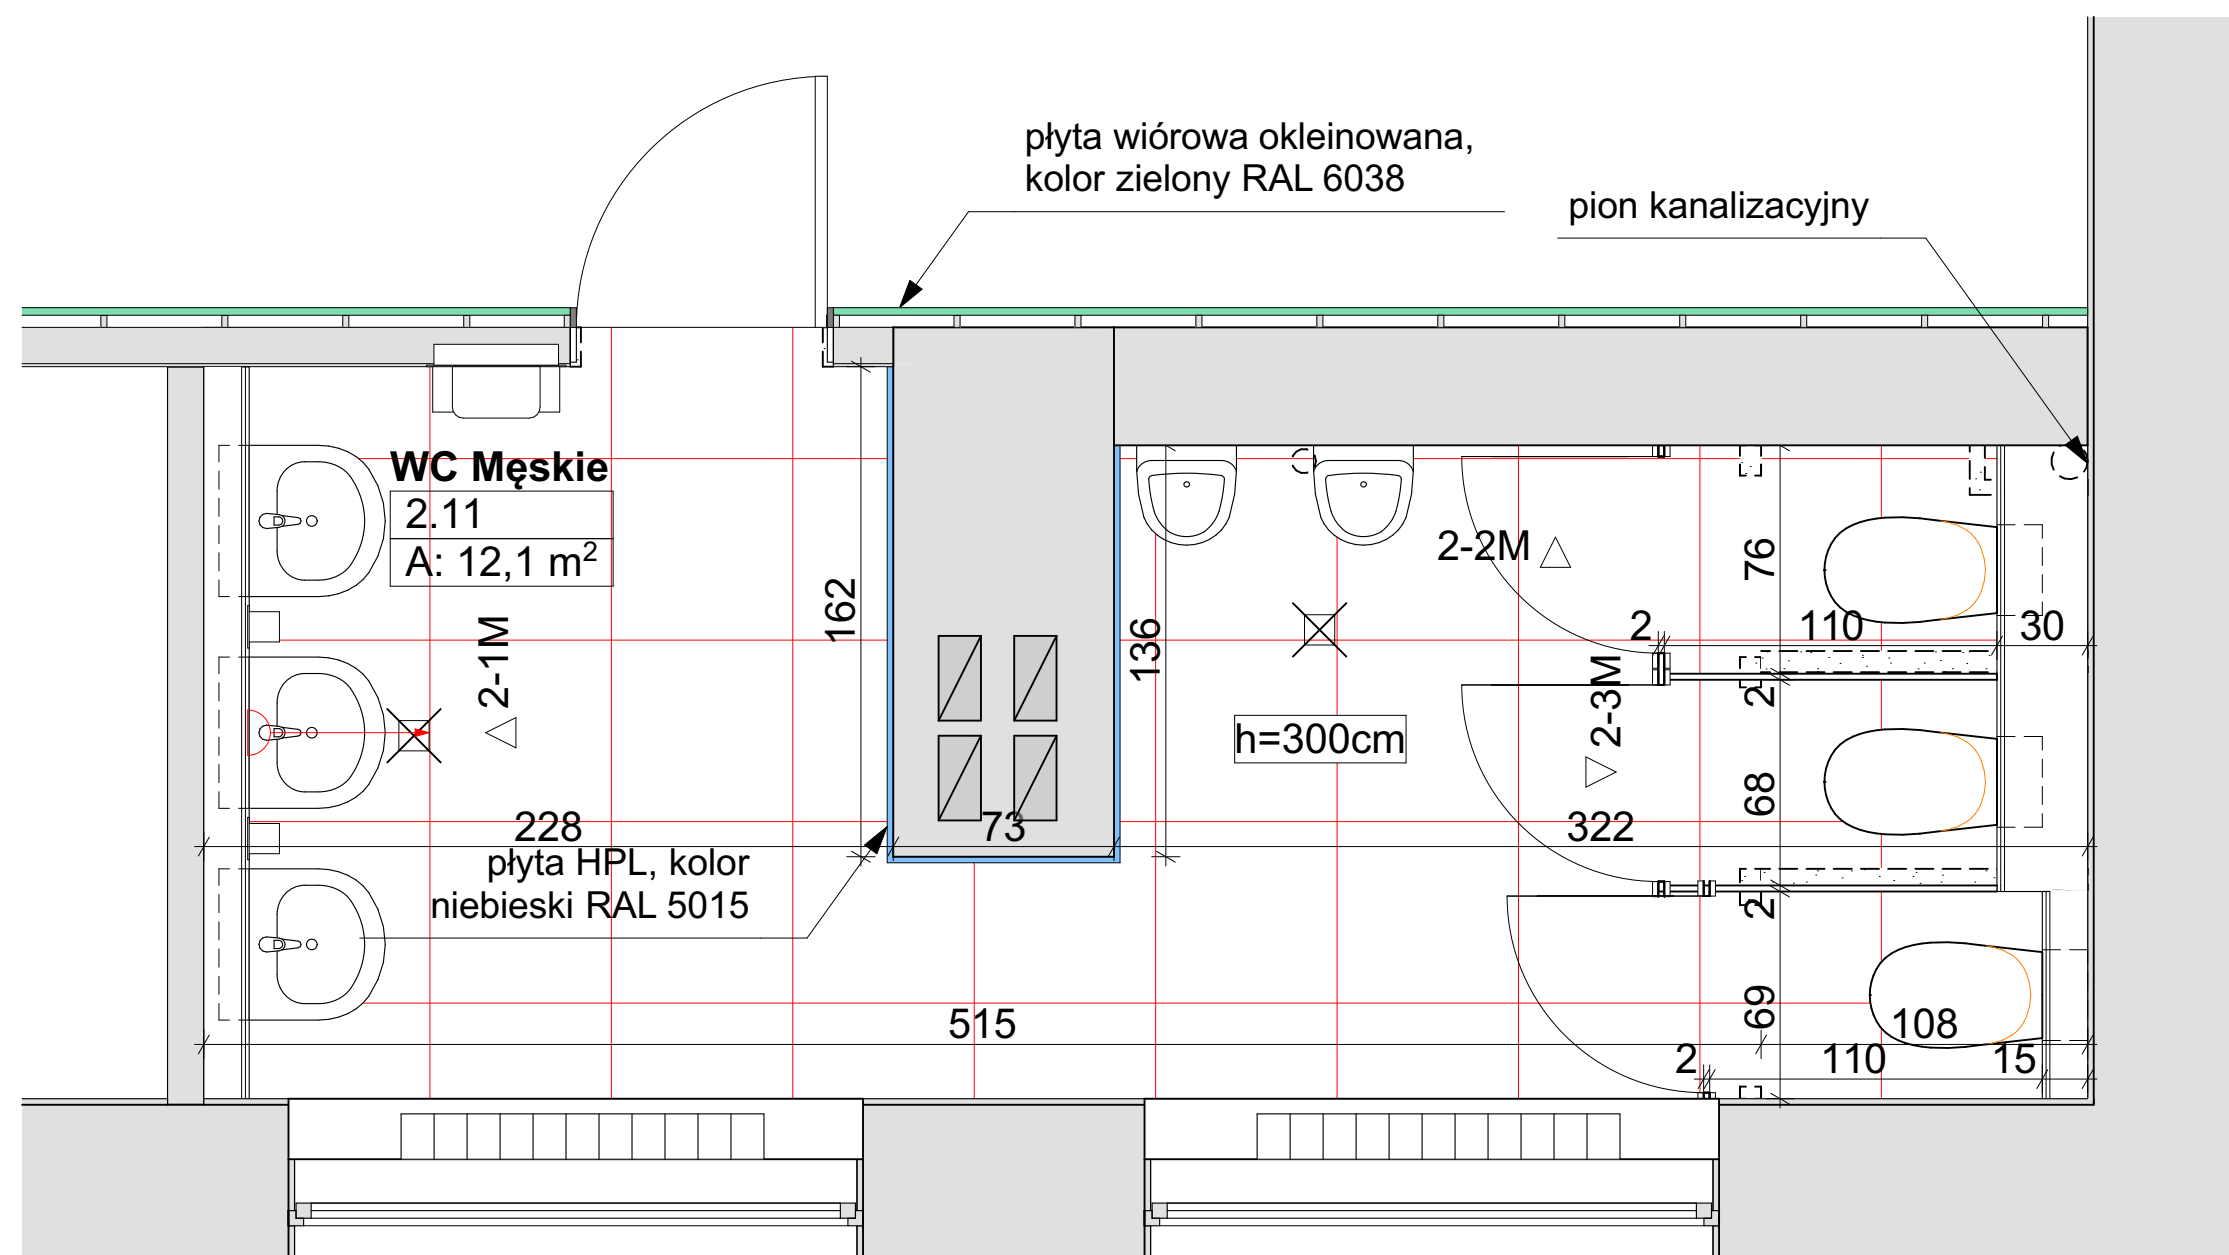


LEGENDA:



ŚCIANA ISTNIEJĄCA



 ŚCIANA PROJEKTOWANA




ŚCIANA DO ROZBIÓRKI



KRATKA DO ZAŚLEPIENIA



 PUNKT WYJŚCIOWY UKŁADANIA PŁYTEK



GRZEJNIKI DO WYMIANY

A.12

rys. nr

skala 1:25

arkusz A3

stadium:
PROJEKT
WYKONAWCZY
branża:
ARCHITEKTURA

data 2020-05

ŁAZIENKA MĘSKA, 2 PIĘTRO

DOKUMENTACJA PROJEKTOWA REMONTU SZKOŁY PODSTAWOWEJ NR 80
w zakresie instalacji elektrycznych, instalacji sanitarnej, węzłów sanitarnych
i docieplenia dachu. Działka nr 5,6 i 14, arkusz 03, obręb 35 Górczyn

Szkoła Podstawowa nr 80 im. Kornela Makuszyńskiego
ul. Pogodna 84, 60-137 Poznań




1050 PRACOWNIA ARCHITEKTURY
Adres: ul. Mikołaja Reja 1/8
60-826 Poznań
tel. (61) 661-12-34

mgr inż. arch. Mariusz Więcek upr. WP-OIA/OKK/UpB/20/2008

mgr inż. arch. Anna Kozber

rysunek
projekt
inwestor
projektanci

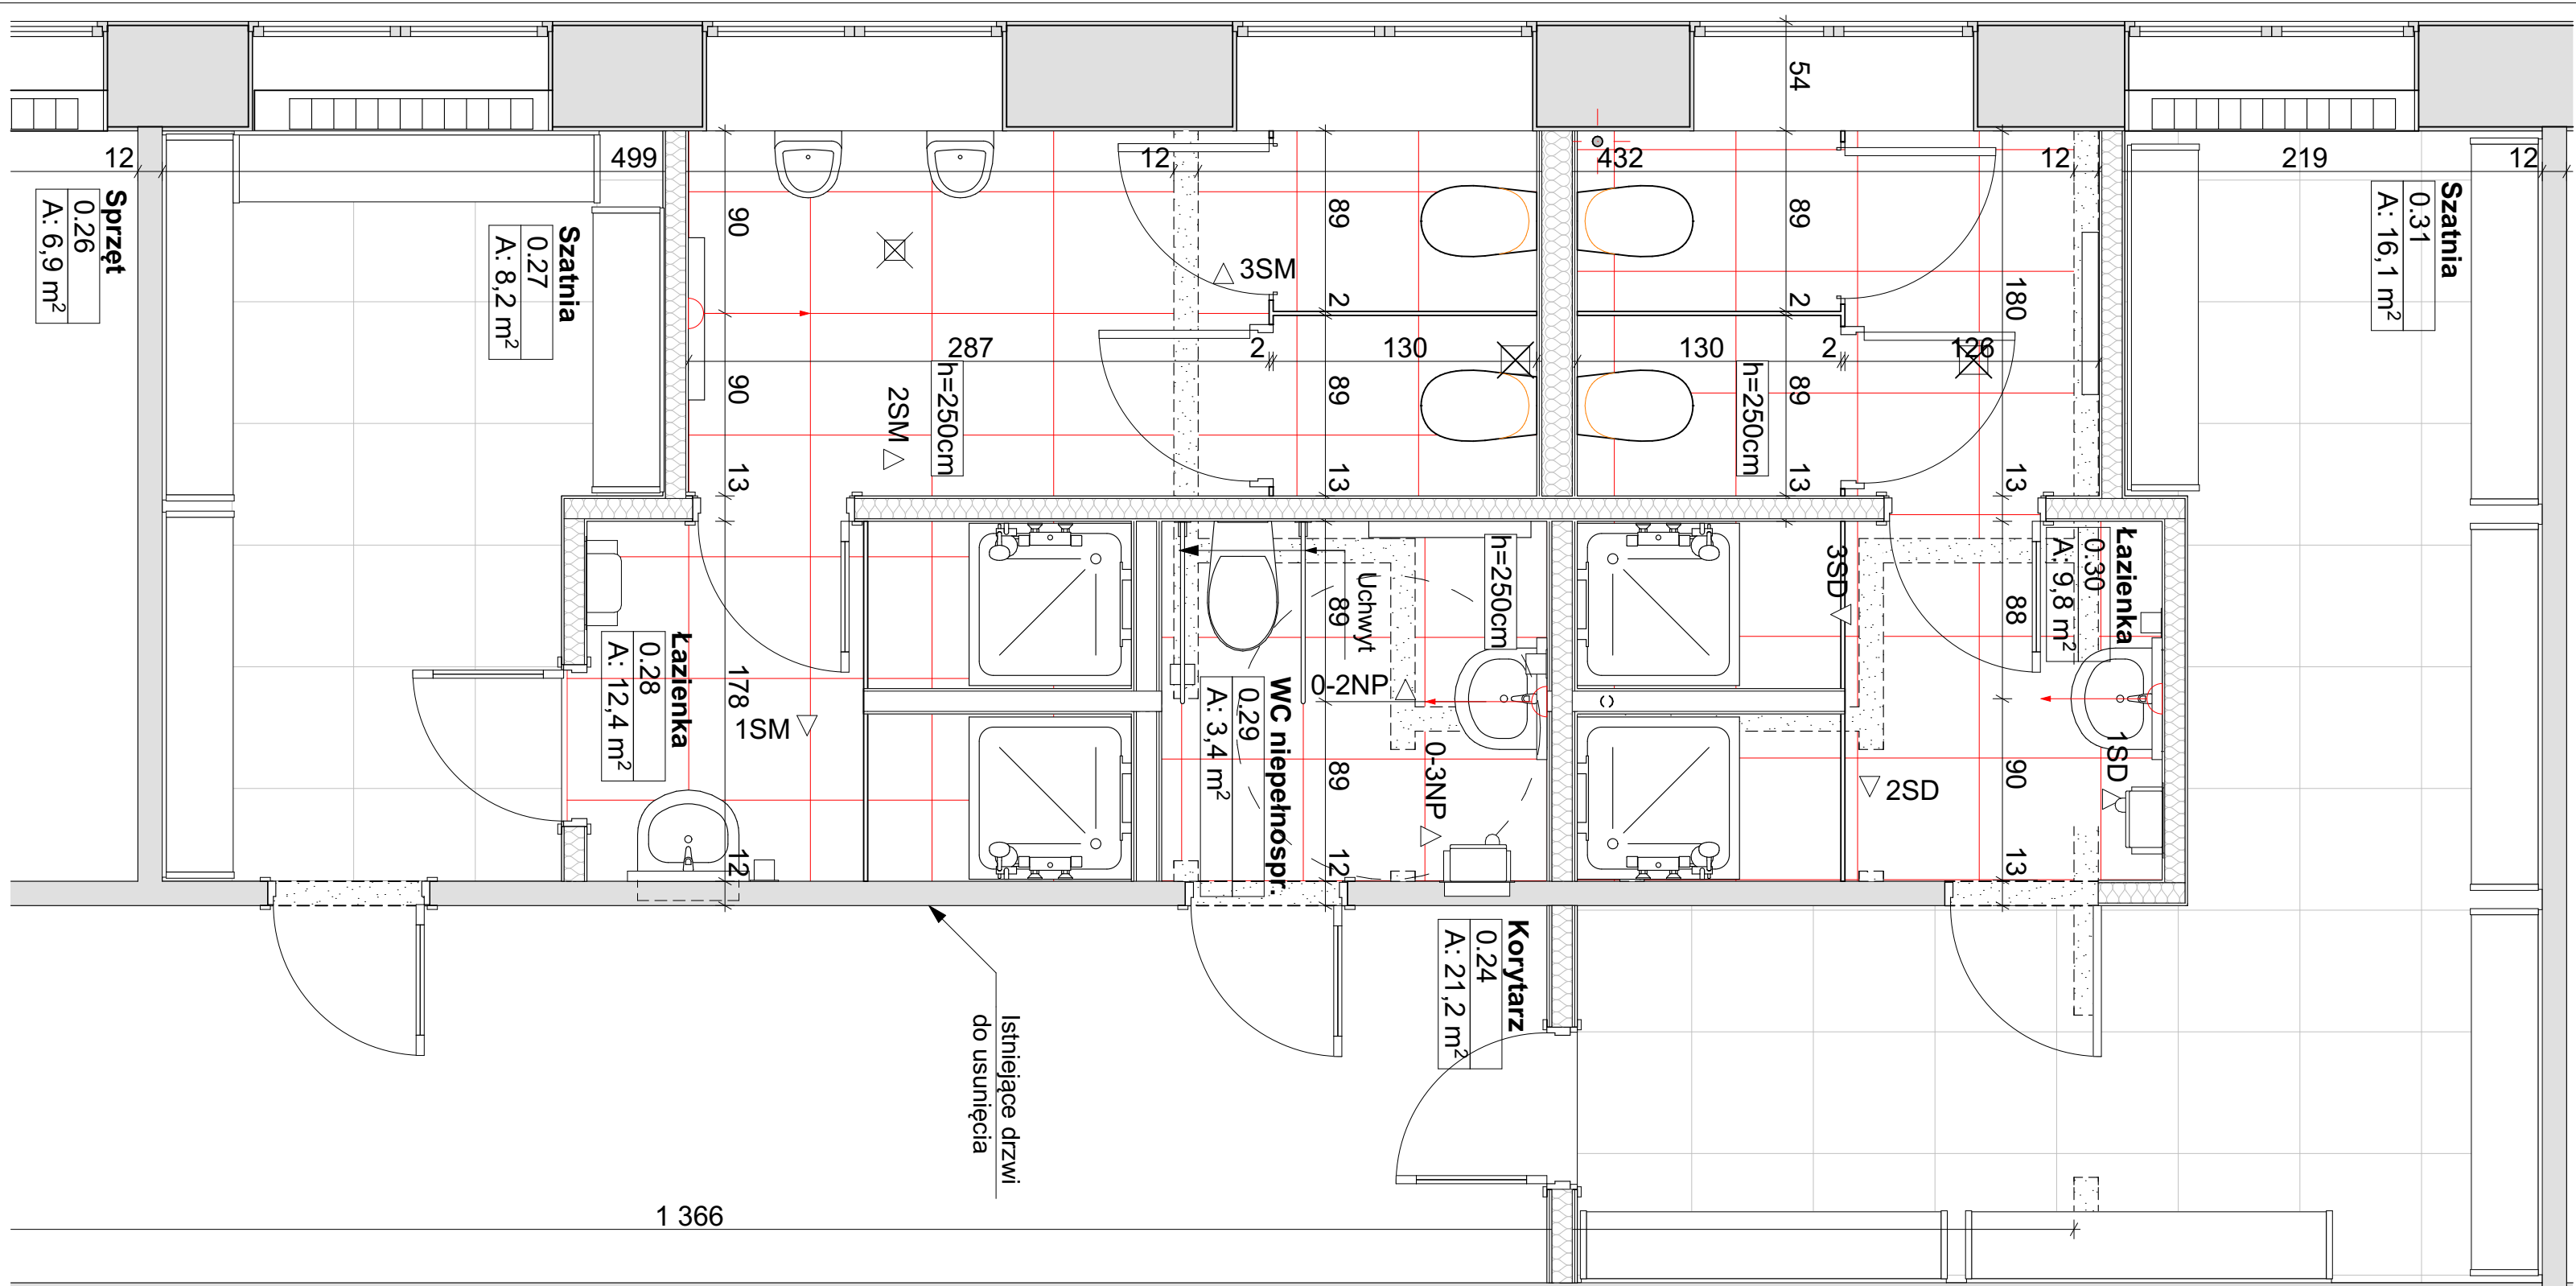

LEGENDA:

- ŚCIANA ISTNIEJĄCA
- ŚCIANA PROJEKTOWANA
- ŚCIANA DO ROZBIÓRKI

- KRATKA DO ZAŚLEPIENIA
- PUNKT WYJŚCIOWY UKŁADANIA PŁYTEK
- GRZEJNIKI DO WYMIANY

A.13

rys. nr

skala 1:30,
1:25

450 x 300

stadium:
PROJEKT
WYKONAWCZY
branża:
ARCHITEKTURA

data 2020-05

SZATNIE PRZY SALI
GIMNASTYCZNEJ

DOKUMENTACJA PROJEKTOWA REMONTU SZKOŁY PODSTAWOWEJ NR 80
w zakresie instalacji elektrycznych, instalacji sanitarnej, węzłów sanitarnych
i docieplenia dachu. Działka nr 5,6 i 14, arkusz 03, obręb 35 Górczyn

Szkoła Podstawowa nr 80 im. Kornela Makuszyńskiego
ul. Pogodna 84, 60-137 Poznań



mgr inż. arch. Mariusz Więcek upr. WP-OIA/OKK/UpB/20/2008

mgr inż. arch. Anna Kozber

rysunek projekt inwestor projektanci

SUFIT PODWIESZANY
modułowy
wysokość: 300 cm

KINKIET 7x60 cm


LUSTRO 50x60 cm

DOZOWNIK NA
MYDŁO

BATERIA

UMYWALKA

PŁYTKA 30x60 cm

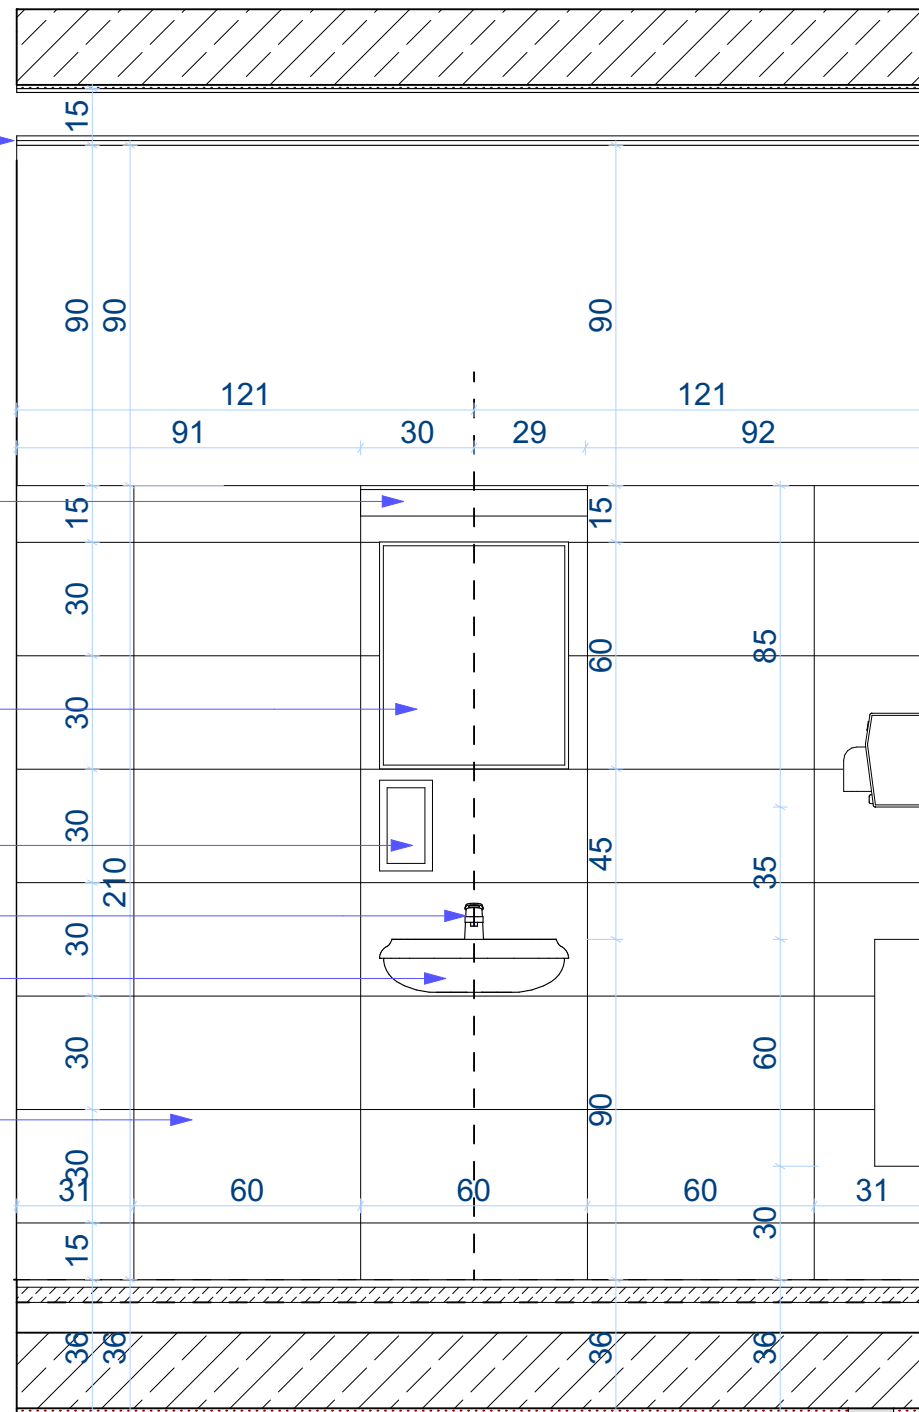


WIDOK 0-1N

SUFIT PODWIESZANY
modułowy
wysokość: 300 cm

DRZWI HPL
RAL 7030

PRZEGRODA HPL

MISKA USTĘPOWA

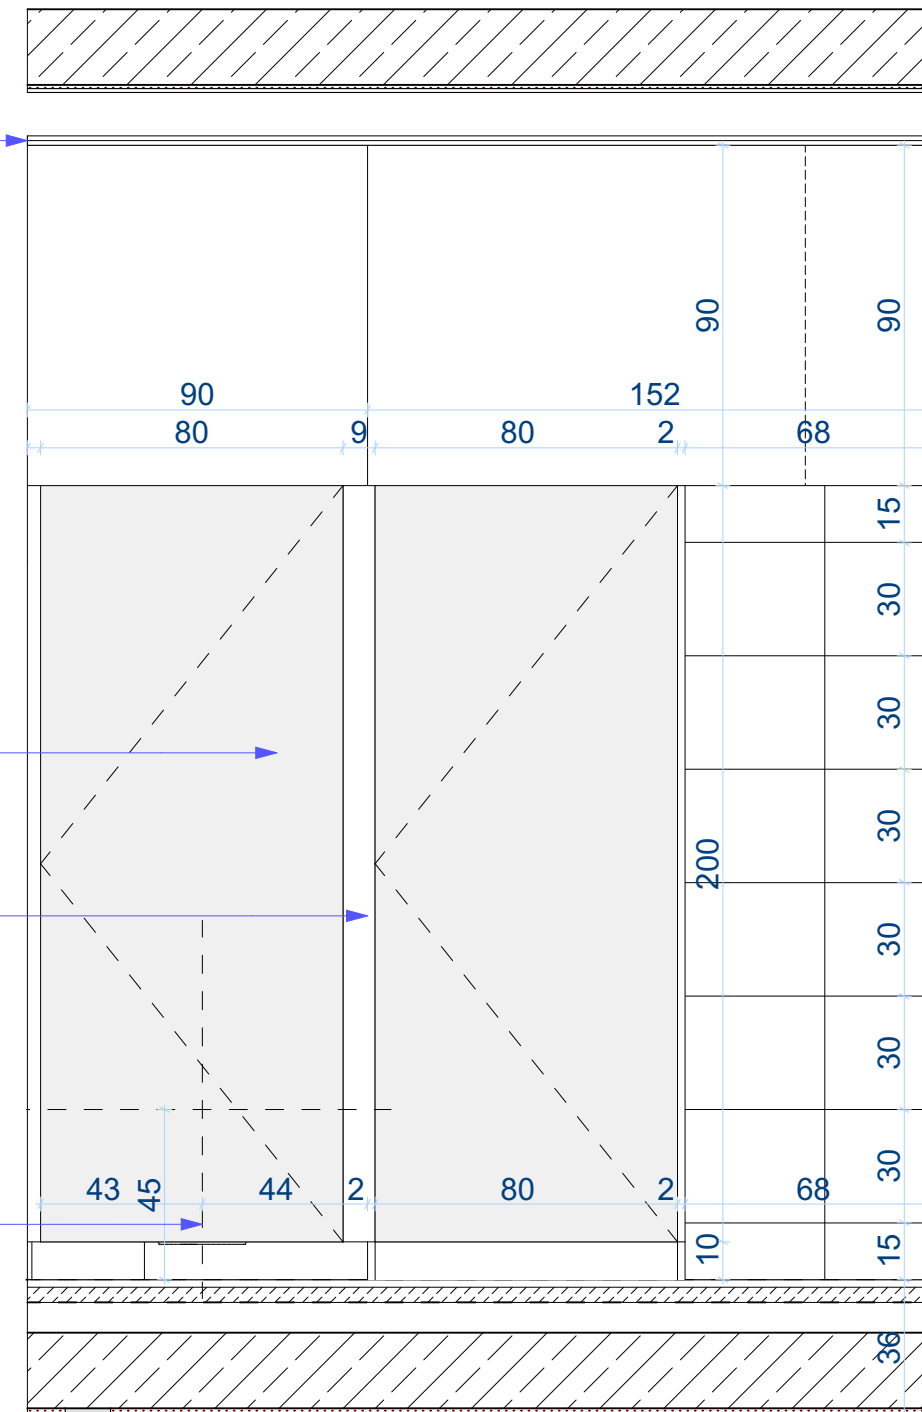

WIDOK 0-2N

A.14

rys. nr

skala 1:20

arkusz A3

stadium:
**PROJEKT
WYKONAWCZY**
branża:
ARCHITEKTURA

data 2020-05

WIDOK 0-1N i 0-2N ŁAZIENKA NAUCZYCIELI

DOKUMENTACJA PROJEKTOWA REMONTU SZKOŁY PODSTAWOWEJ NR 80
w zakresie instalacji elektrycznych, instalacji sanitarnej, węzłów sanitarnych
i docieplenia dachu. Działka nr 5,6 i 14, arkusz 03, obręb 35 Górczyn

Szkoła Podstawowa nr 80 im. Kornela Makuszyńskiego
ul. Pogodna 84, 60-137 Poznań



1050 PRACOWNIA ARCHITEKTURY
Adres: ul. Mikołaja Reja 1/8
60-826 Poznań
tel. (61) 661-12-34

mgr inż. arch. Mariusz Więcek upr. WP-OIA/OKK/UpB/20/2008

mgr inż. arch. Anna Kozber

rysunek
projekt
inwestor
projektanci

SUFIT PODWIESZANY
modułowy
wysokość: 300 cm

KINKIET 7x60 cm


LUSTRO 50x60 cm

DOZOWNIK NA
MYDŁO

BATERIA

UMYWALKA

PŁYTKA 30x60 cm

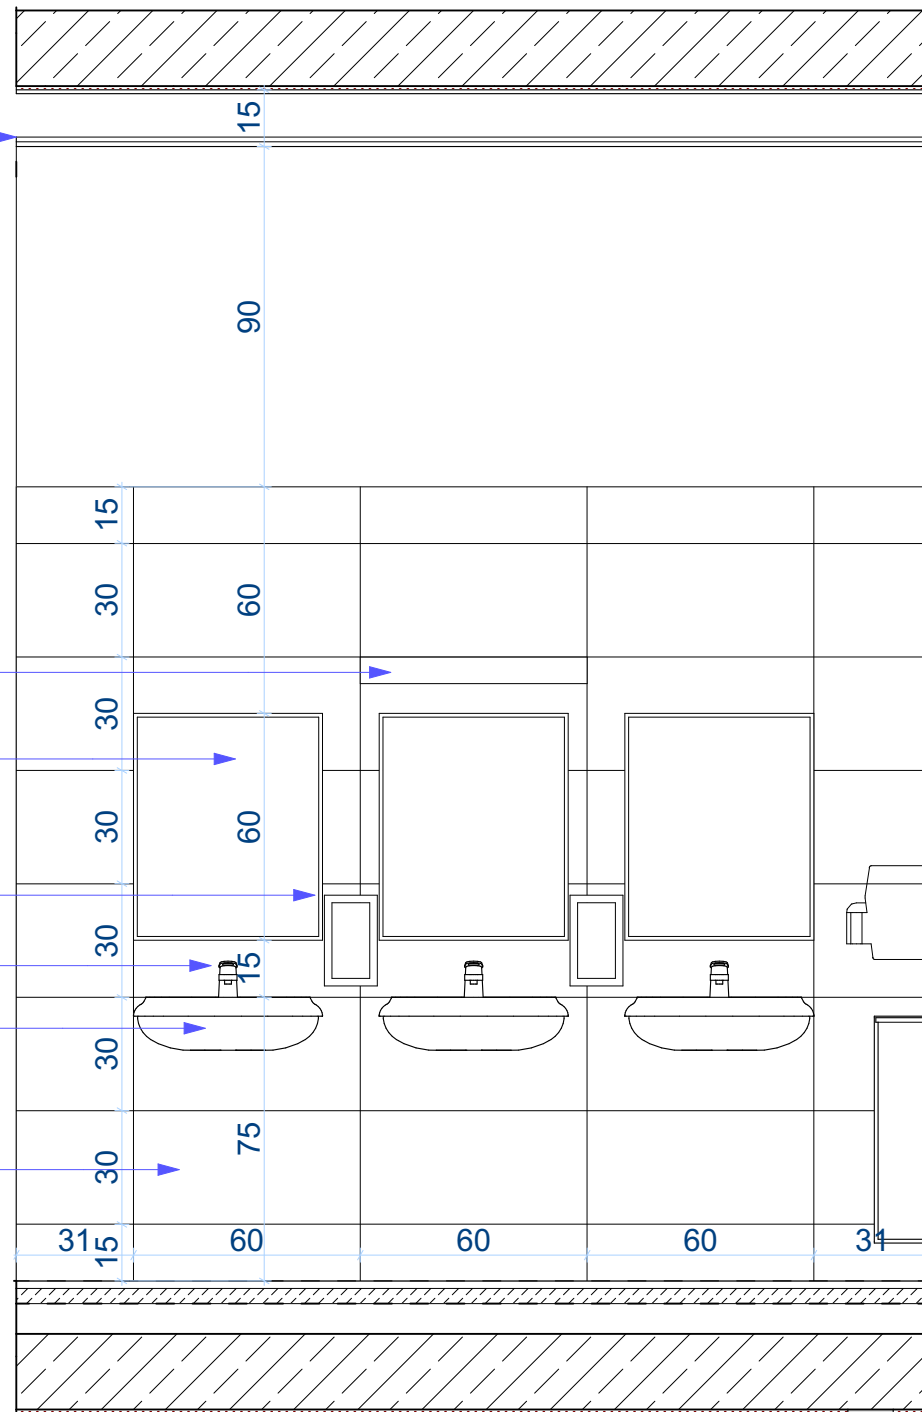

WIDOK 0-1M, PARTER

SUFIT PODWIESZANY
modułowy
wysokość: 300 cm

KINKIET 7x60 cm


LUSTRO 50x60 cm

DOZOWNIK NA
MYDŁO

BATERIA

UMYWALKA

PŁYTKA 30x60 cm

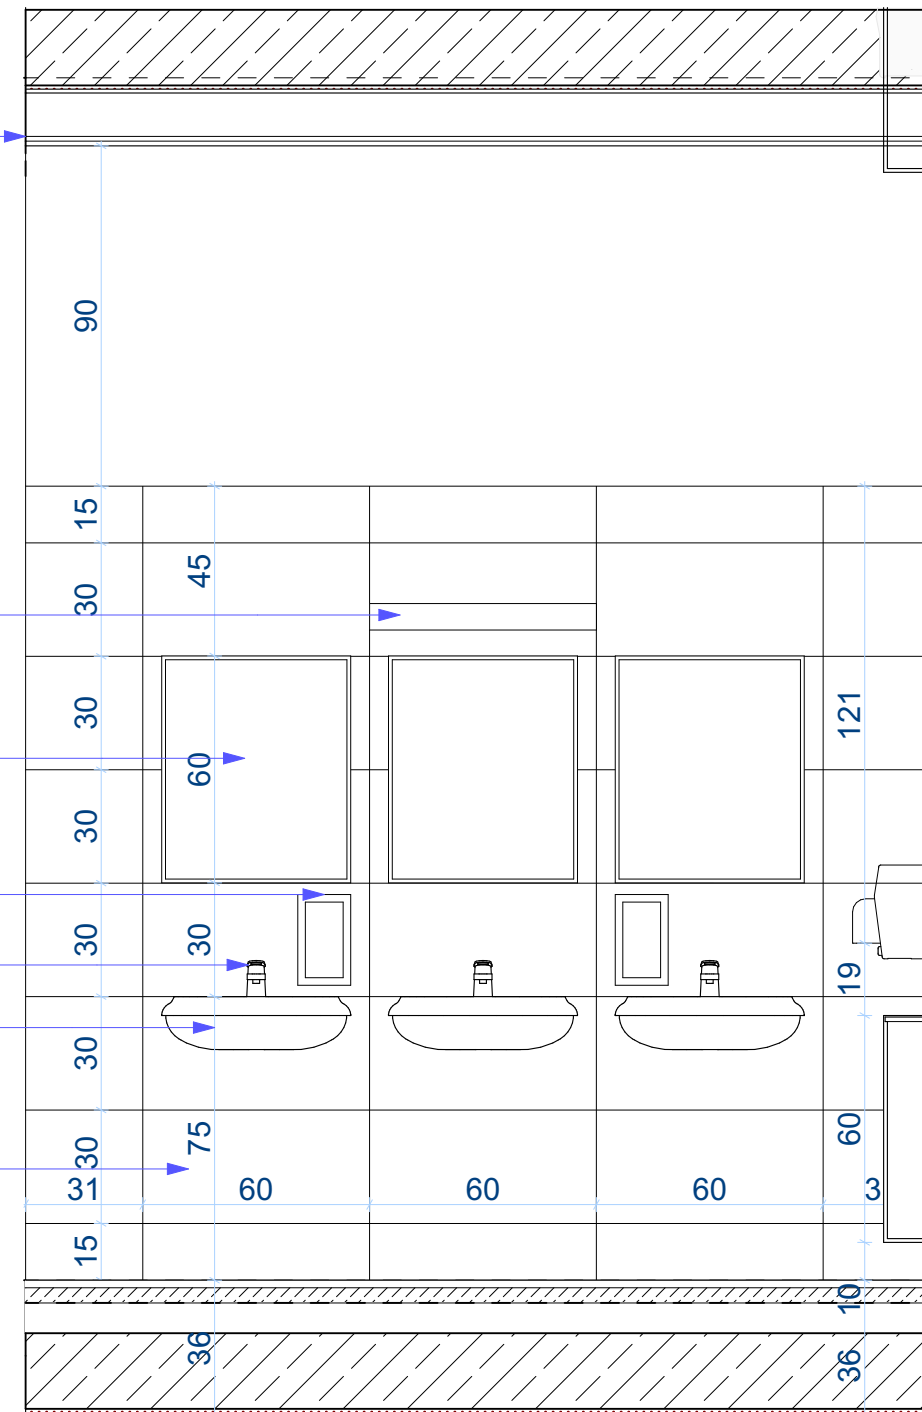

WIDOK 1-1M: 1 PIĘTRO i WIDOK 2-1M: 2 PIĘTRO

A.15

rys. nr

skala 1:20

arkusz A3

stadium:
PROJEKT
WYKONAWCZY
branża:
ARCHITEKTURA

data 2020-05

WIDOK 0-1M i 1-1M - ŁAZIENKA MĘSKA

DOKUMENTACJA PROJEKTOWA REMONTU SZKOŁY PODSTAWOWEJ NR 80
w zakresie instalacji elektrycznych, instalacji sanitarnej, węzłów sanitarnych
i docieplenia dachu. Działka nr 5,6 i 14, arkusz 03, obręb 35 Górczyn

Szkoła Podstawowa nr 80 im. Kornela Makuszyńskiego
ul. Pogodna 84, 60-137 Poznań



1050 PRACOWNIA ARCHITEKTURY
Adres: ul. Mikołaja Reja 1/8
60-826 Poznań
tel. (61) 661-12-34

mgr inż. arch. Mariusz Więcek upr. WP-OIA/OKK/UpB/20/2008

mgr inż. arch. Anna Kozber

rysunek

projekt

inwestor


projektanci

SUFIT PODWIESZANY
modułowy
wysokość: 300 cm

PRZEGRODA HPL
RAL 5015

PISUAR

MISKA USTĘPOWA

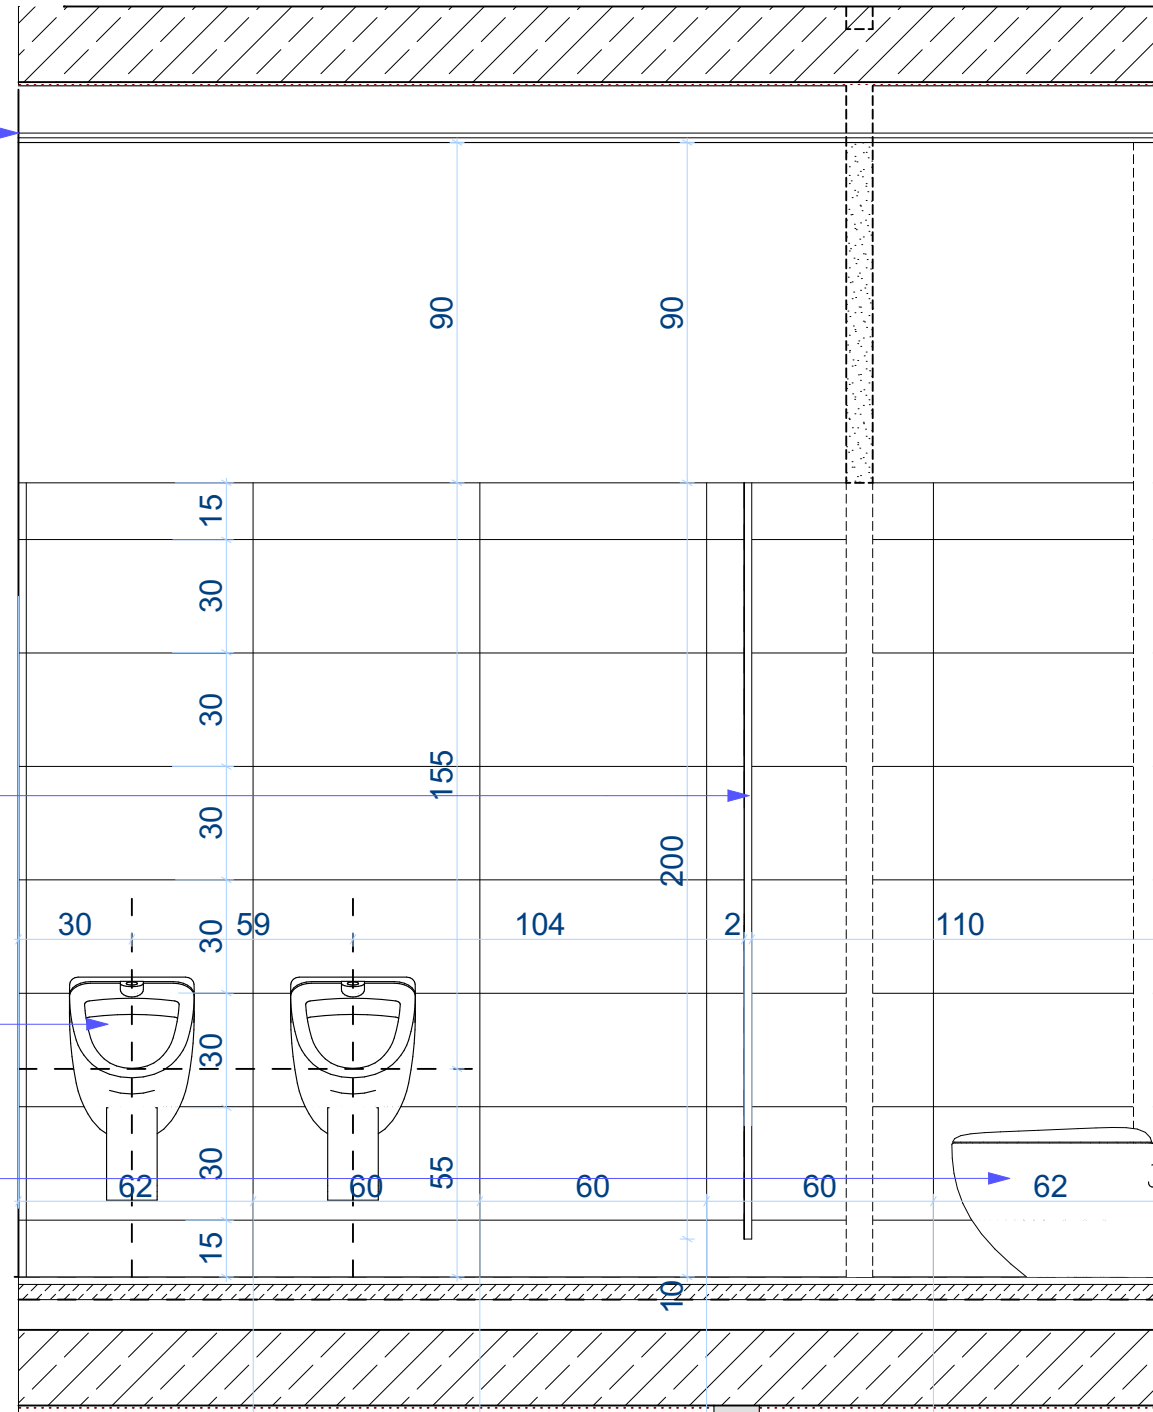


WIDOK 0-2M: PARTER, WIDOK 1-2M: 1 PIĘTRO i WIDOK 0-2M: 2 PIĘTRO

SUFIT PODWIESZANY
modułowy
wysokość: 300 cm

DRZWI HPL
RAL 5015

PRZEGRODA HPL

MISKA USTĘPOWA

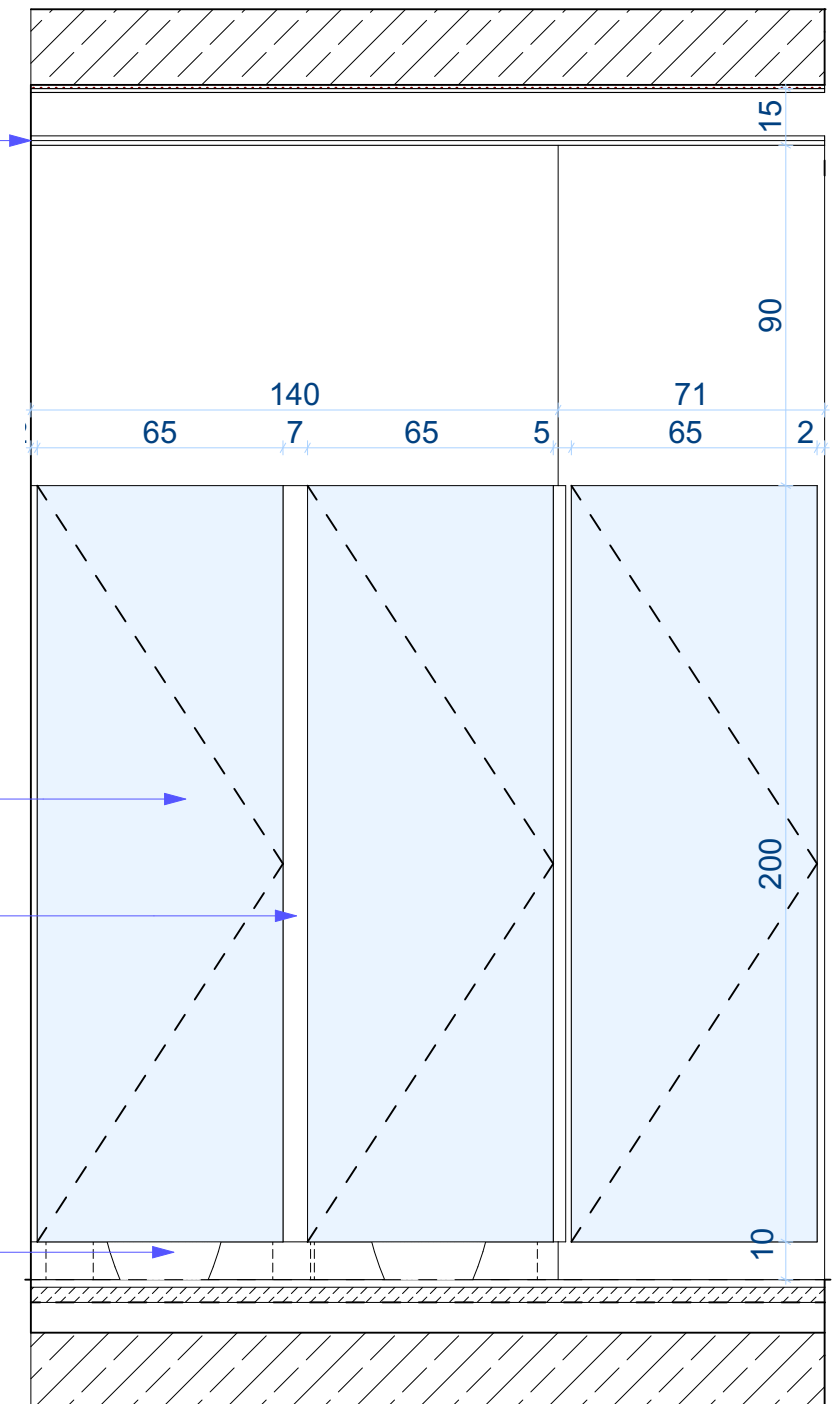

WIDOK 0-3M: PARTER, WIDOK 1-3M: 1 PIĘTRO
WIDOK 0-3M: 2 PIĘTRO

A.16

rys. nr

skala 1:20

arkusz A3

stadium:
**PROJEKT
WYKONAWCZY**
branża:
ARCHITEKTURA

data 2020-05

WIDOK 2M i 3M- ŁAZIENKA MĘSKA

DOKUMENTACJA PROJEKTOWA REMONTU SZKOŁY PODSTAWOWEJ NR 80
w zakresie instalacji elektrycznych, instalacji sanitarnej, węzłów sanitarnych
i docieplenia dachu. Działka nr 5,6 i 14, arkusz 03, obręb 35 Górczyn

Szkoła Podstawowa nr 80 im. Kornela Makuszyńskiego
ul. Pogodna 84, 60-137 Poznań



1050 PRACOWNIA ARCHITEKTURY
Adres: ul. Mikołaja Reja 1/8
60-826 Poznań
tel. (61) 661-12-34

mgr inż. arch. Mariusz Więcek upr. WP-OIA/OKK/UpB/20/2008

mgr inż. arch. Anna Kozber

rysunek

projekt

inwestor

projektanci

SUFIT PODWIESZANY
modułowy
wysokość: 300 cm

DRZWI HPL
RAL 1003

PRZEGRODA HPL

MISKA USTĘPOWA

DRZWI RAL 7030

KINKIET 7x60 cm

LUSTRO 50x60 cm

SUSZARKA
DO RĄK

DOZOWNIK NA
MYDŁO

BATERIA

UMYWALKA

KOSZ NA ŚMIECI

PŁYTKA 30x60 cm

WIDOK 0-1D

A.17

WIDOK 0-1D - ŁAZIENKA DAMSKA

DOKUMENTACJA PROJEKTOWA REMONTU SZKOŁY PODSTAWOWEJ NR 80
w zakresie instalacji elektrycznych, instalacji sanitarnej, węzłów sanitarnych
i docieplenia dachu. Działka nr 5,6 i 14, arkusz 03, obręb 35 Górczyn

Szkoła Podstawowa nr 80 im. Kornela Makuszyńskiego
ul. Pogodna 84, 60-137 Poznań



1050 PRACOWNIA ARCHITEKTURY
Adres: ul. Mikołaja Reja 1/8
60-826 Poznań
tel. (61) 661-12-34

mgr inż. arch. Mariusz Więcek upr. WP-OIA/OKK/UpB/20/2008

mgr inż. arch. Anna Kozber

rys. nr
skala 1:20
arkusz A3
stadium: PROJEKT WYKONAWCZY branża: ARCHITEKTURA
data 2020-05

rysunek
projekt
inwestor
projektanci

SUFIT PODWIESZANY
modułowy
wysokość: 300 cm

DRZWI HPL
RAL 1003

PRZEGRODA HPL

MISKA USTĘPOWA

DRZWI RAL 7030

KINKIET 7x60 cm

LUSTRO 50x60 cm

SUSZARKA
DO RĄK


DOZOWNIK NA
MYDŁO

BATERIA

UMYWALKA

KOSZ NA ŚMIECI

PŁYTKA 30x60 cm

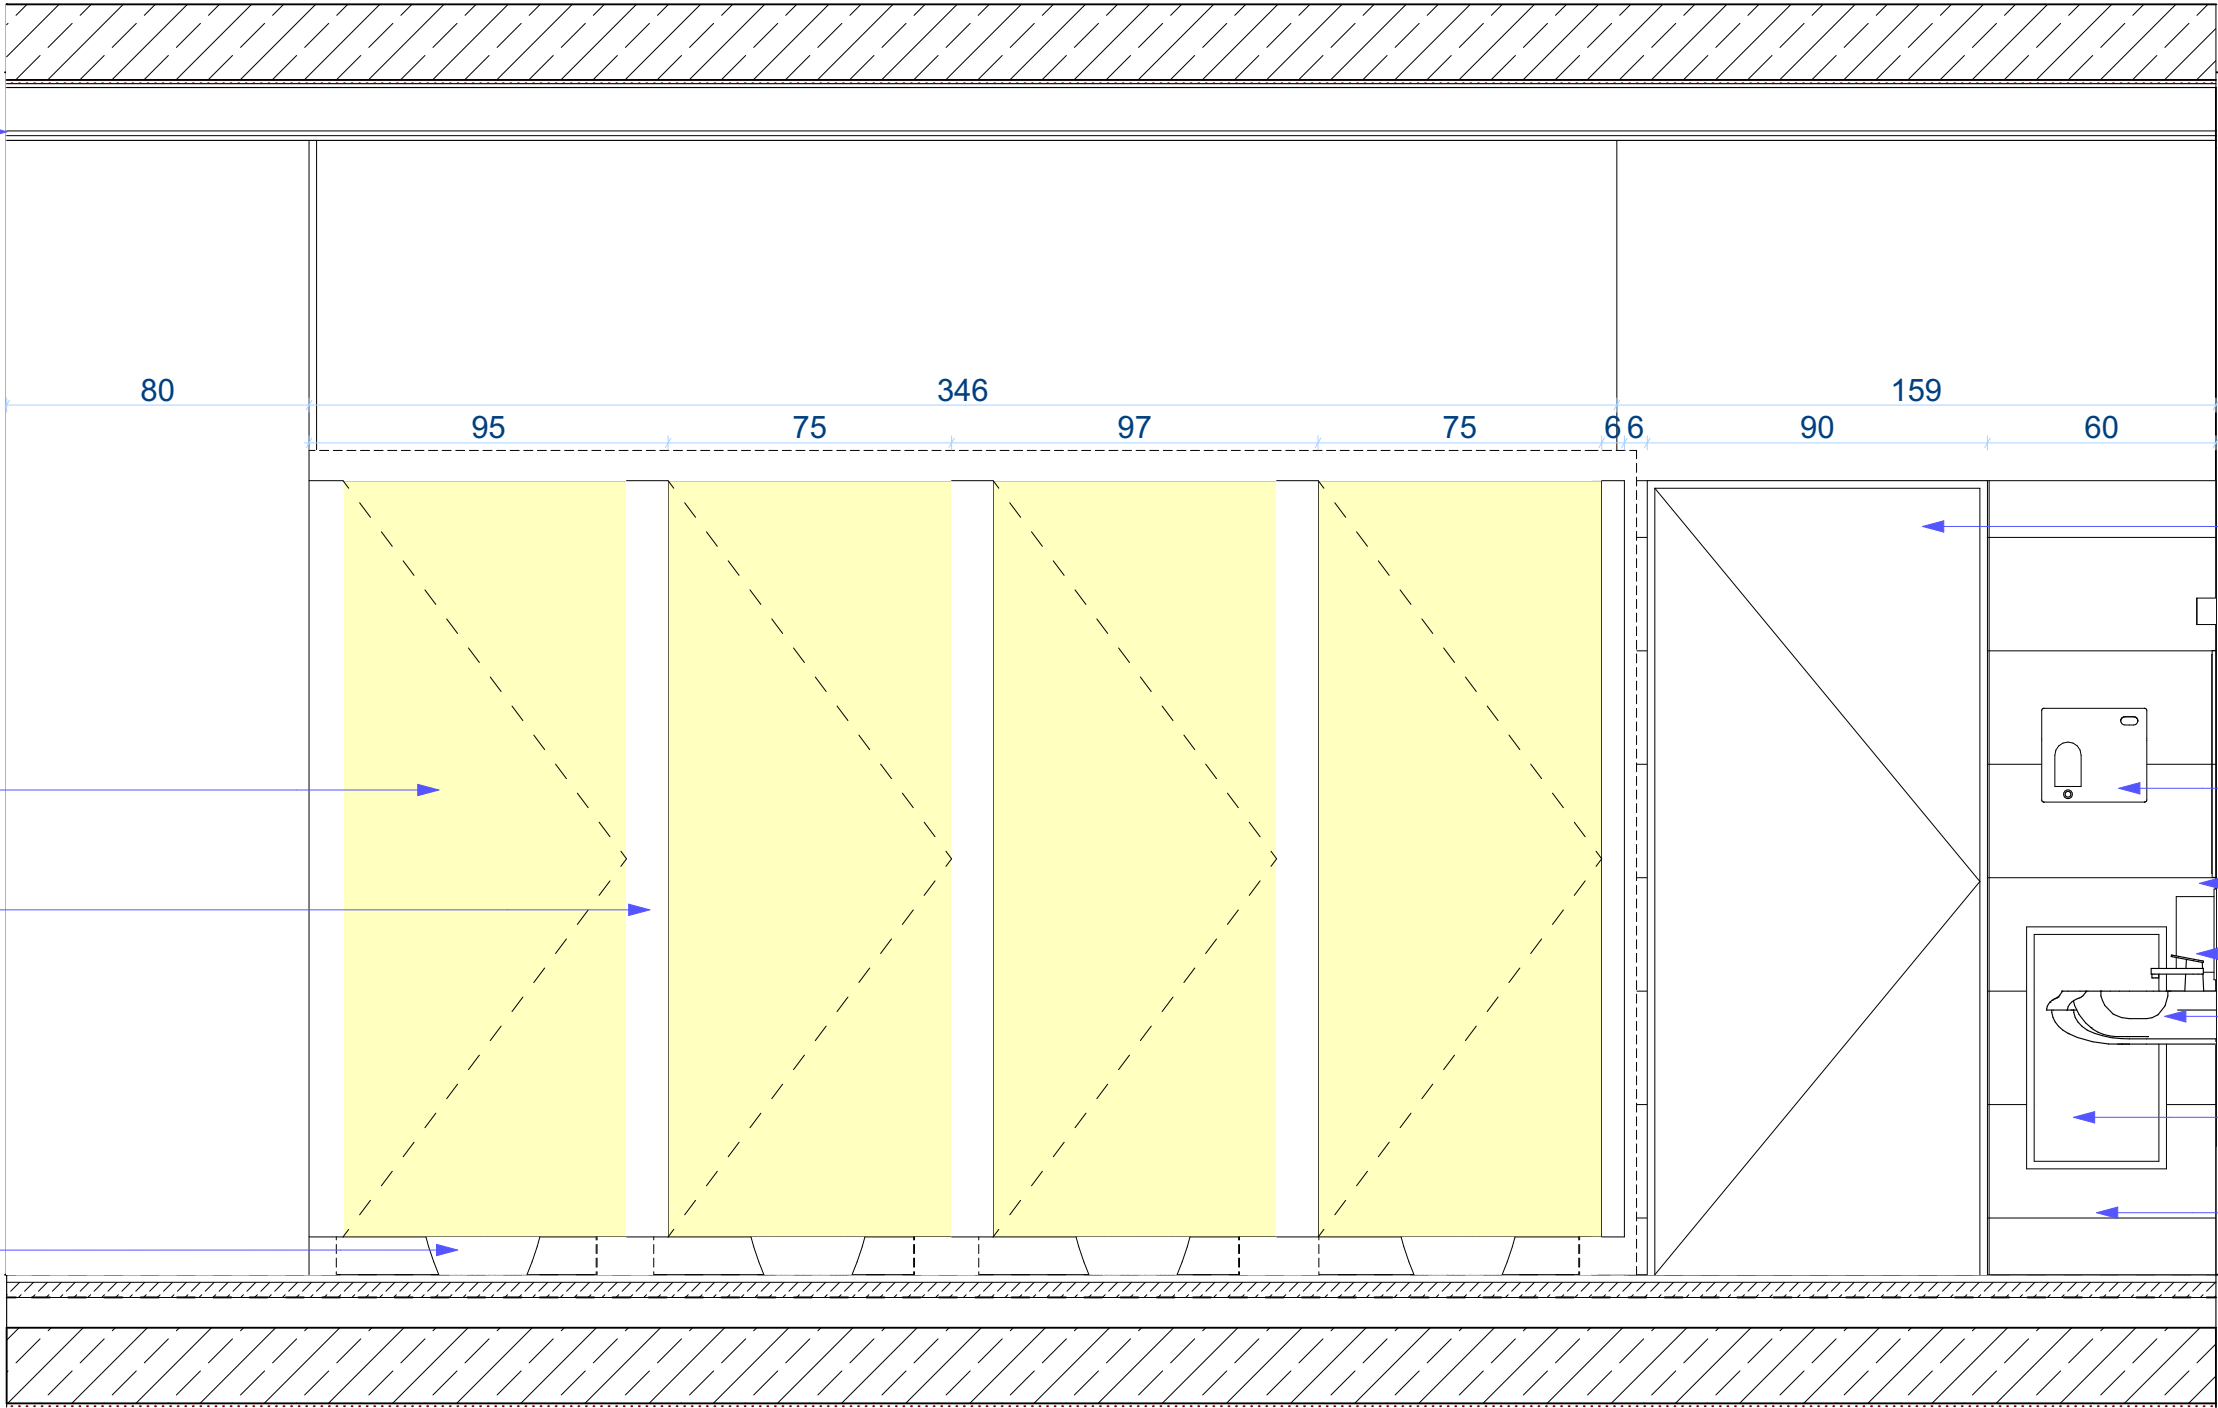

WIDOK 1-1D: 1 PIĘTRO i WIDOK 2-1D: 2 PIĘTRO

A.18

rys. nr

skala 1:20

arkusz A3

stadium:
**PROJEKT
WYKONAWCZY**
branża:
ARCHITEKTURA

data 2020-05

WIDOK 1-1D i 2-1D - ŁAZIENKA DAMSKA

DOKUMENTACJA PROJEKTOWA REMONTU SZKOŁY PODSTAWOWEJ NR 80
w zakresie instalacji elektrycznych, instalacji sanitarnej, węzłów sanitarnych
i docieplenia dachu. Działka nr 5,6 i 14, arkusz 03, obręb 35 Górczyn

Szkoła Podstawowa nr 80 im. Kornela Makuszyńskiego
ul. Pogodna 84, 60-137 Poznań



1050 PRACOWNIA ARCHITEKTURY
Adres: ul. Mikołaja Reja 1/8
60-826 Poznań
tel. (61) 661-12-34

mgr inż. arch. Mariusz Więcek upr. WP-OIA/OKK/UpB/20/2008

mgr inż. arch. Anna Kozber

rysunek

projekt

inwestor

projektanci

SUFIT PODWIESZANY
modułowy
wysokość: 300 cm

PŁYTKA 30x60 cm

KINKIET 7x60 cm


LUSTRO 50x60 cm

SUSZARKA DO RĄK

DOZOWNIK NA
MYDŁO
BATERIA

UMYWALKA

KOSZ NA ŚMIECI

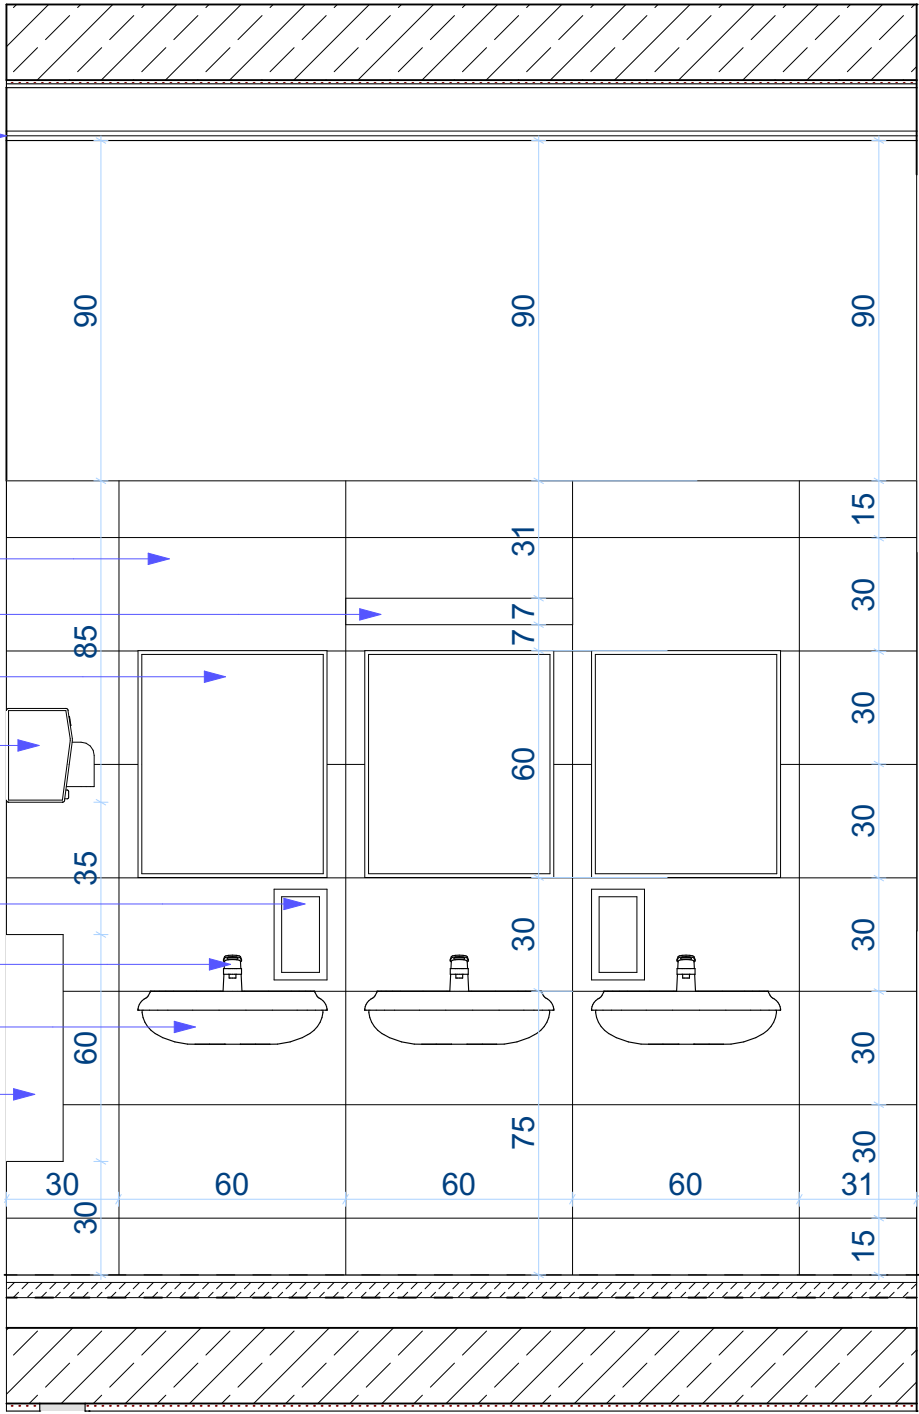

WIDOK 0-2D

SUFIT PODWIESZANY
modułowy
wysokość: 300 cm

PŁYTKA 30x60 cm


KINKIET 7x60 cm

LUSTRO 50x60 cm

DOZOWNIK NA
MYDŁO
BATERIA

UMYWALKA

MISKA USTĘPOWA

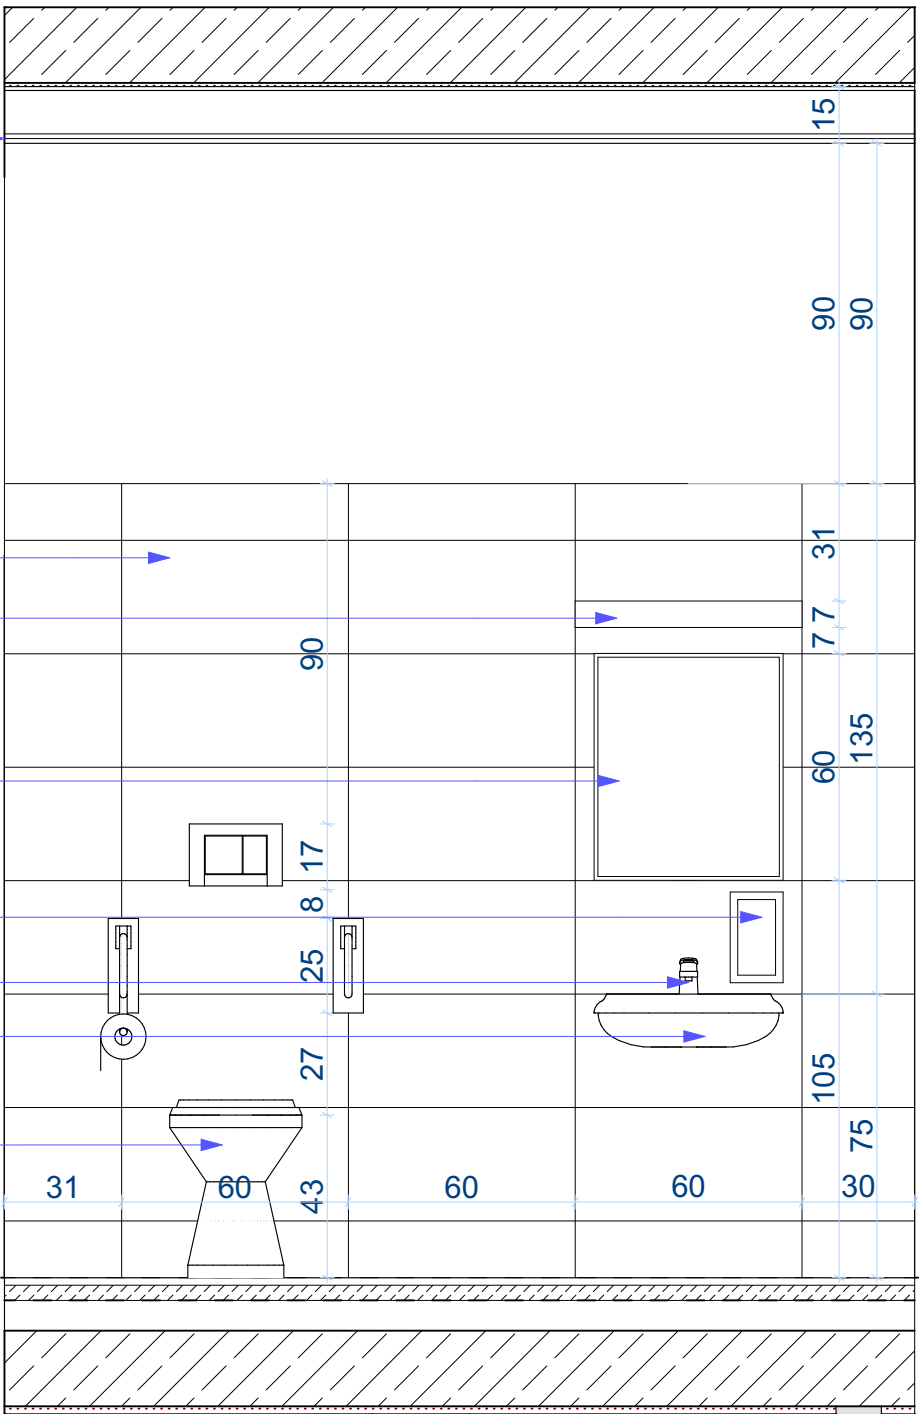

WIDOK 0-1NP

A.19

rys. nr

skala 1:20

arkusz A3

stadium:
PROJEKT
WYKONAWCZY
branża:
ARCHITEKTURA

data 2020-05

WIDOK 0-2D - ŁAZ. DAMSKA i
WIDOK 0-1NP - ŁAZ. NIEPEŁNOSP.

DOKUMENTACJA PROJEKTOWA REMONTU SZKOŁY PODSTAWOWEJ NR 80
w zakresie instalacji elektrycznych, instalacji sanitarnej, węzłów sanitarnych
i docieplenia dachu. Działka nr 5,6 i 14, arkusz 03, obręb 35 Górczyn

Szkoła Podstawowa nr 80 im. Kornela Makuszyńskiego
ul. Pogodna 84, 60-137 Poznań

1050 PRACOWNIA ARCHITEKTURY
Adres: ul. Mikołaja Reja 1/8
60-826 Poznań
tel. (61) 661-12-34

mgr inż. arch. Mariusz Więcek upr. WP-OIA/OKK/UpB/20/2008

mgr inż. arch. Anna Kozber

rysunek
projekt
inwestor
projektanci


SUFIT PODWIESZANY
modułowy
wysokość: 300 cm

PŁYTKA 30x60 cm

PISUAR

PRZEGRODA HPL

MISKA USTĘPOWA

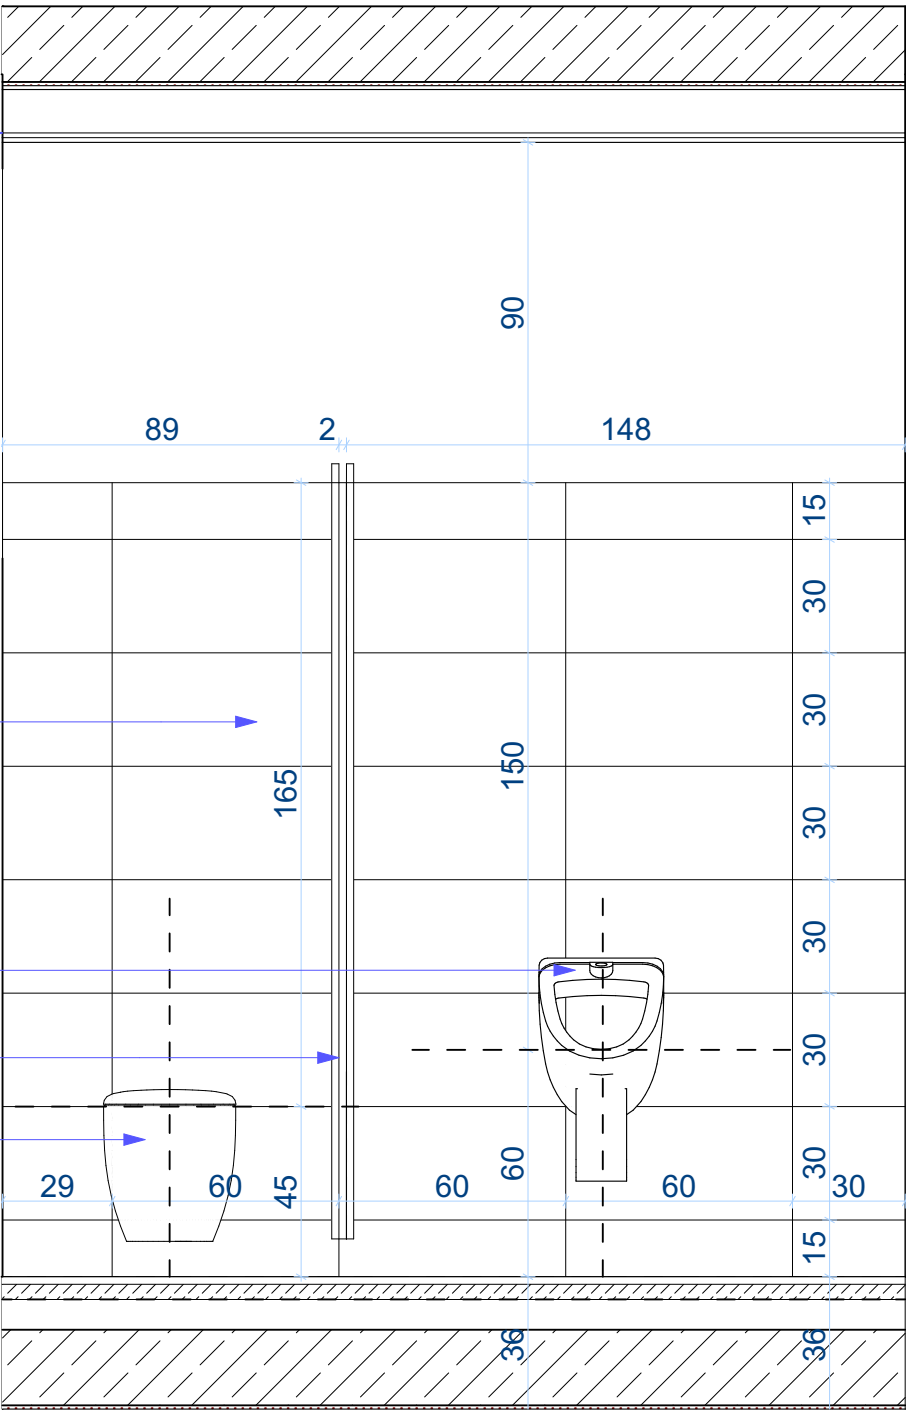

WIDOK 1-1NM

SUFIT PODWIESZANY
modułowy
wysokość: 300 cm

KINKIET 7x60 cm

LUSTRO 50x60 cm

PRZEGRODA HPL

SUSZARKA DO RĄK

DOZOWNIK NA
MYDŁO


BATERIA

UMYWALKA

KOSZ NA ŚMIECI

MISKA USTĘPOWA

PŁYTKA 30x60 cm

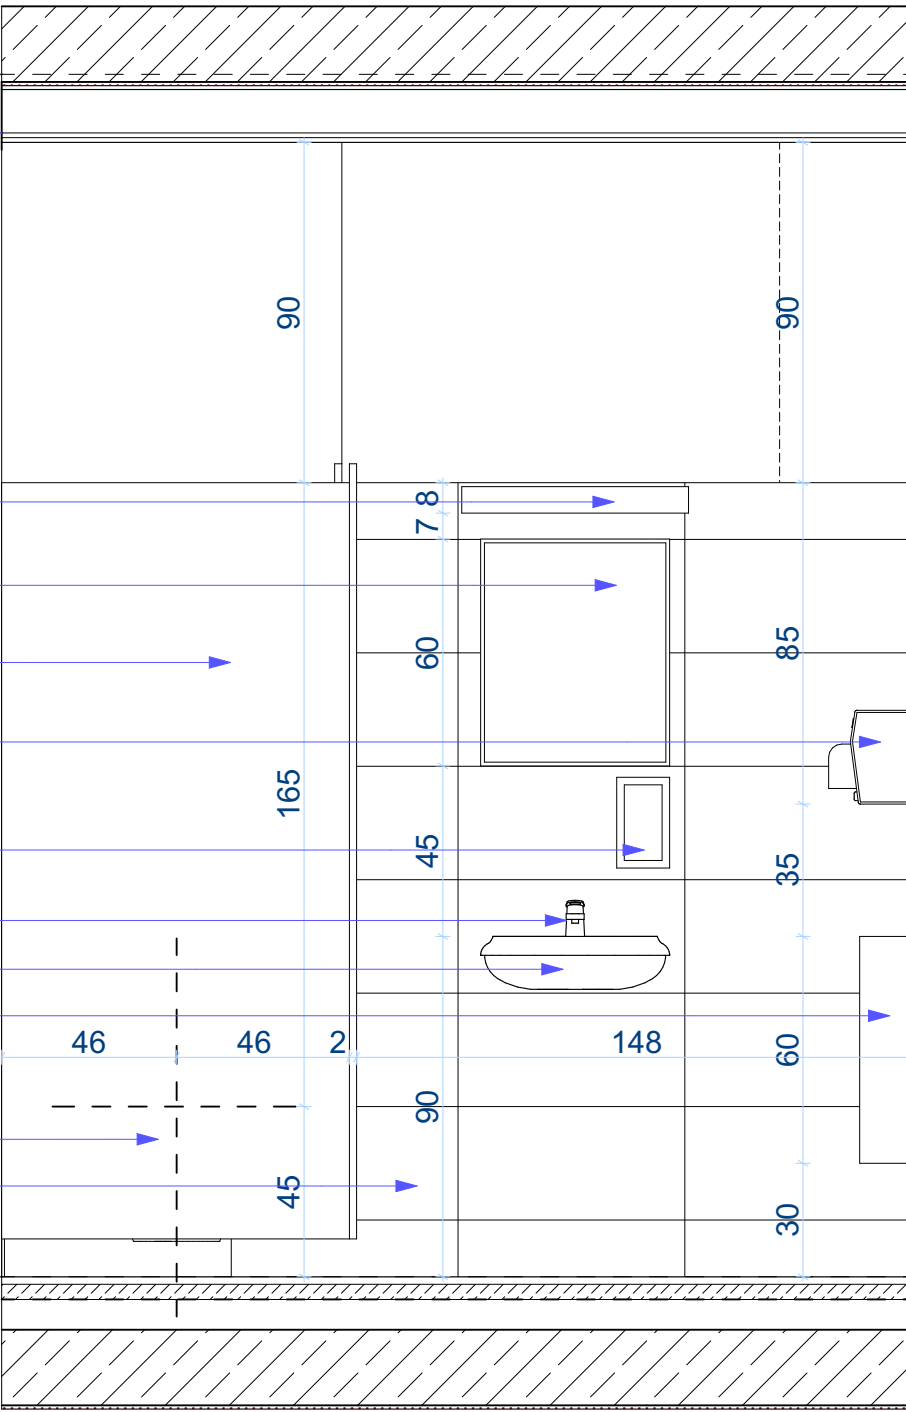

WIDOK 1-1N

A.20

rys. nr

skala 1:20

arkusz A3

stadium:
PROJEKT
WYKONAWCZY
branża:
ARCHITEKTURA

data 2020-05

WIDOK 1-1NM i WIDOK 1.1N - ŁAZIENKA NAUCZYCZYCIELI

DOKUMENTACJA PROJEKTOWA REMONTU SZKOŁY PODSTAWOWEJ NR 80
w zakresie instalacji elektrycznych, instalacji sanitarnej, węzłów sanitarnych
i docieplenia dachu. Działka nr 5,6 i 14, arkusz 03, obręb 35 Górczyn

Szkoła Podstawowa nr 80 im. Kornela Makuszyńskiego
ul. Pogodna 84, 60-137 Poznań




1050 PRACOWNIA ARCHITEKTURY
Adres: ul. Mikołaja Reja 1/8
60-826 Poznań
tel. (61) 661-12-34


mgr inż. arch. Mariusz Więcek upr. WP-OIA/OKK/UpB/20/2008

mgr inż. arch. Anna Kozber

rysunek
projekt
inwestor
projektanci

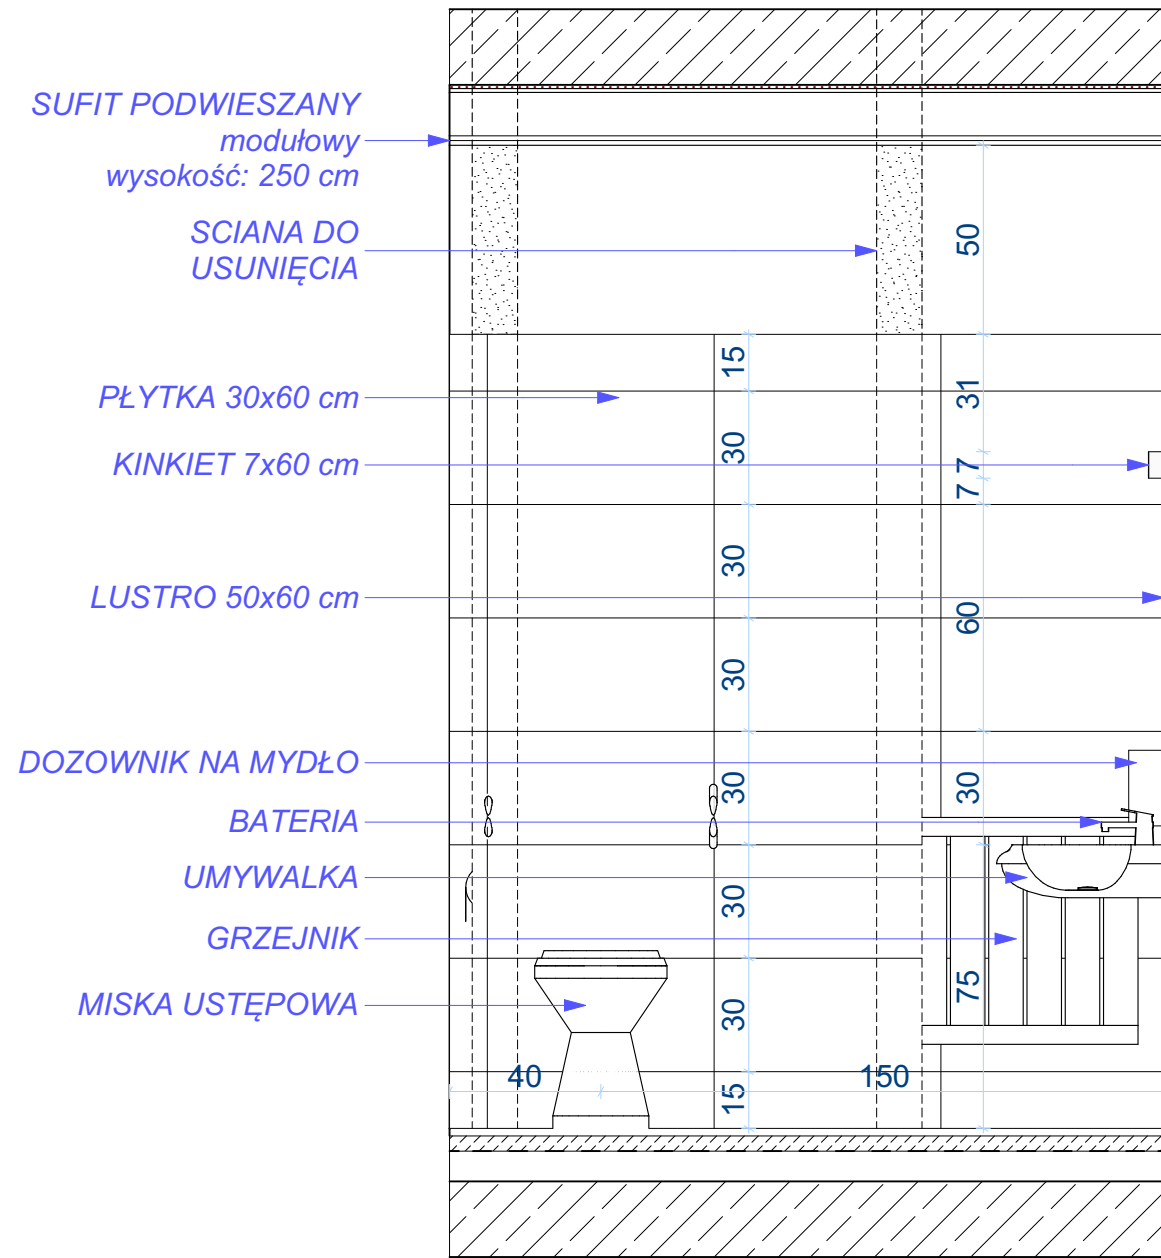

WIDOK 0-2NP

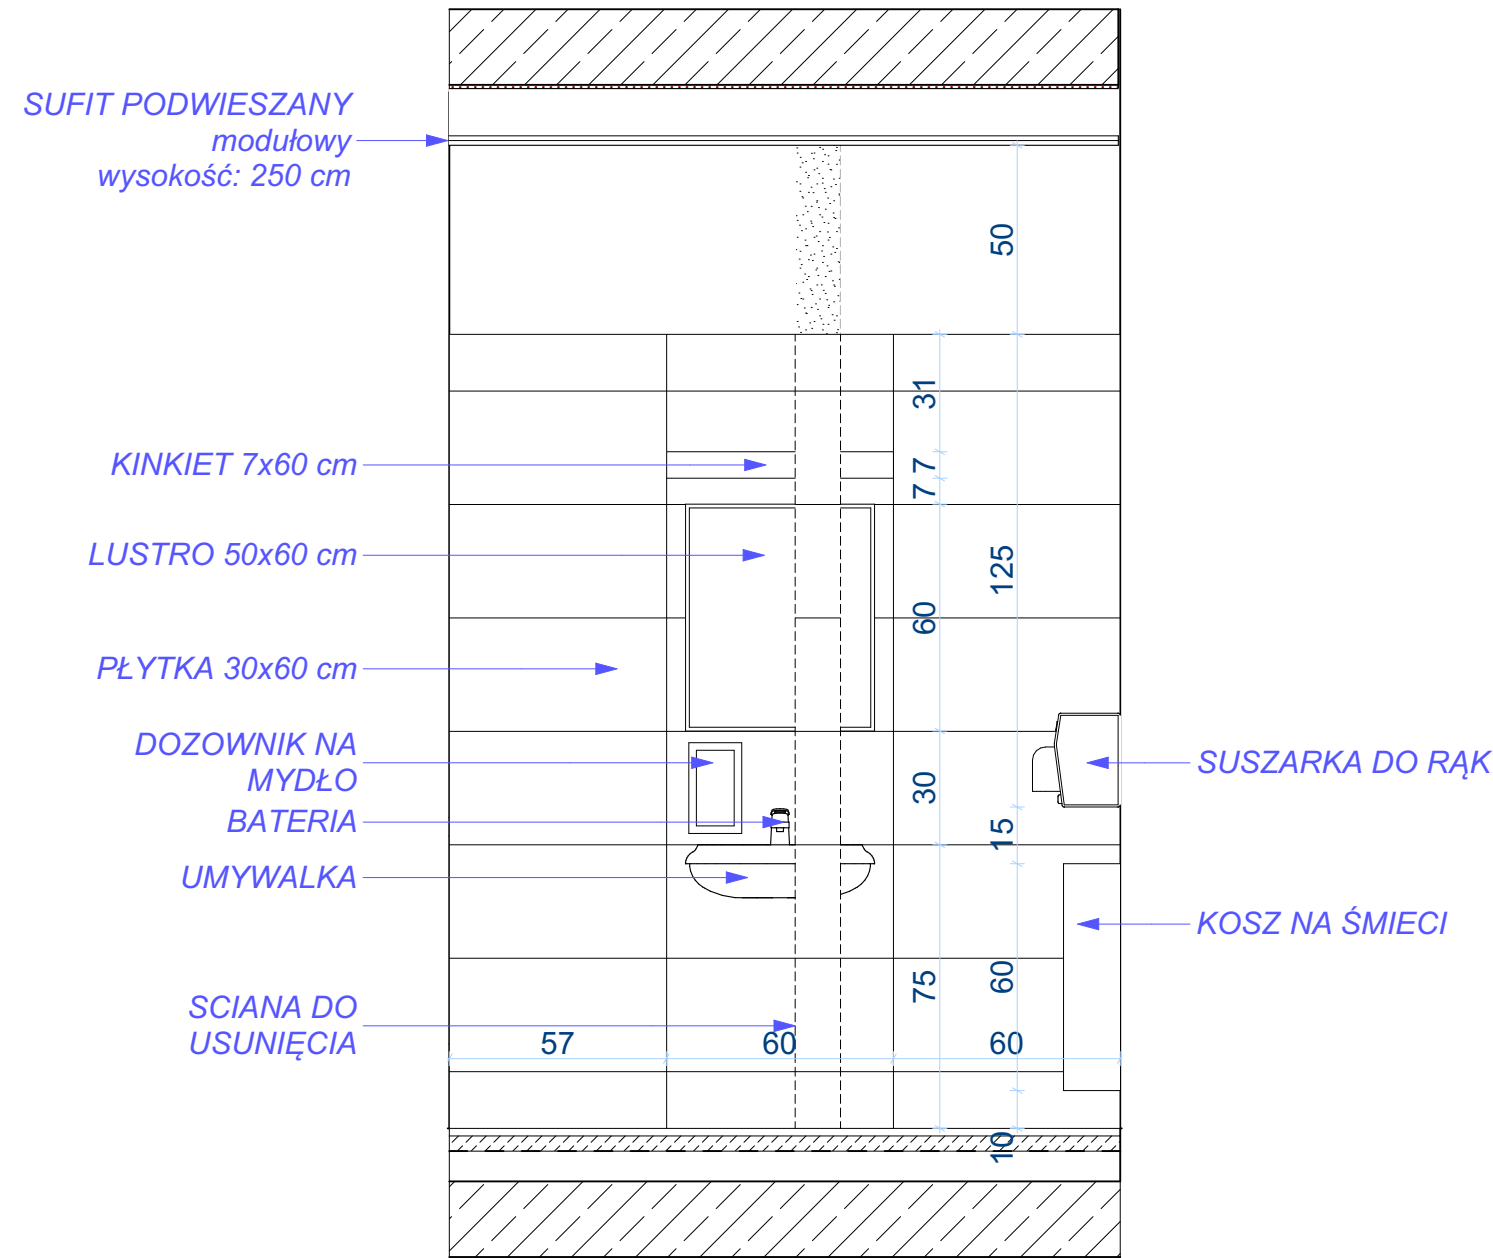

WIDOK 0-3NP

A.21

rys. nr

skala 1:20

arkusz A3

stadium:
**PROJEKT
WYKONAWCZY**
branża:
ARCHITEKTURA

data 2020-05

**WIDOK 0-2NP i WIDOK 0-3NP-
ŁAZIENKA DLA OSÓB Z
NIEPEŁNOSPRAWNOŚCIĄ**

DOKUMENTACJA PROJEKTOWA REMONTU SZKOŁY PODSTAWOWEJ NR 80
w zakresie instalacji elektrycznych, instalacji sanitarnej, węzłów sanitarnych
i docieplenia dachu. Działka nr 5,6 i 14, arkusz 03, obręb 35 Górczyn

Szkoła Podstawowa nr 80 im. Kornela Makuszyńskiego
ul. Pogodna 84, 60-137 Poznań



1050 PRACOWNIA ARCHITEKTURY
Adres: ul. Mikołaja Reja 1/8
60-826 Poznań
tel. (61) 661-12-34

mgr inż. arch. Mariusz Więcek upr. WP-OIA/OKK/UpB/20/2008


mgr inż. arch. Anna Kozber

rysunek


projekt

inwestor

projektanci

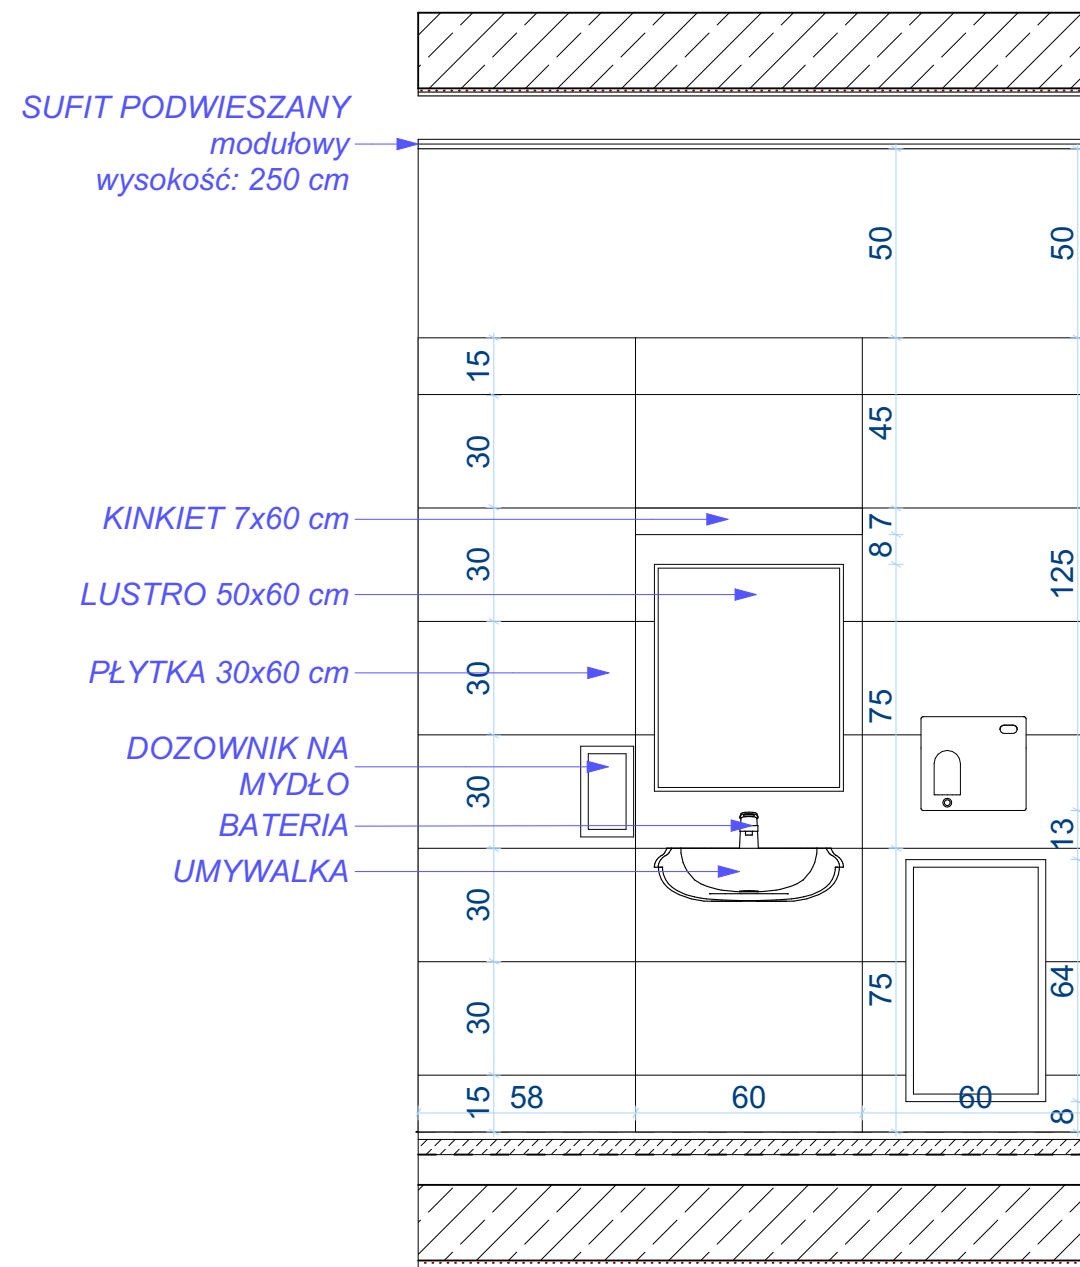

WIDOK 1SD

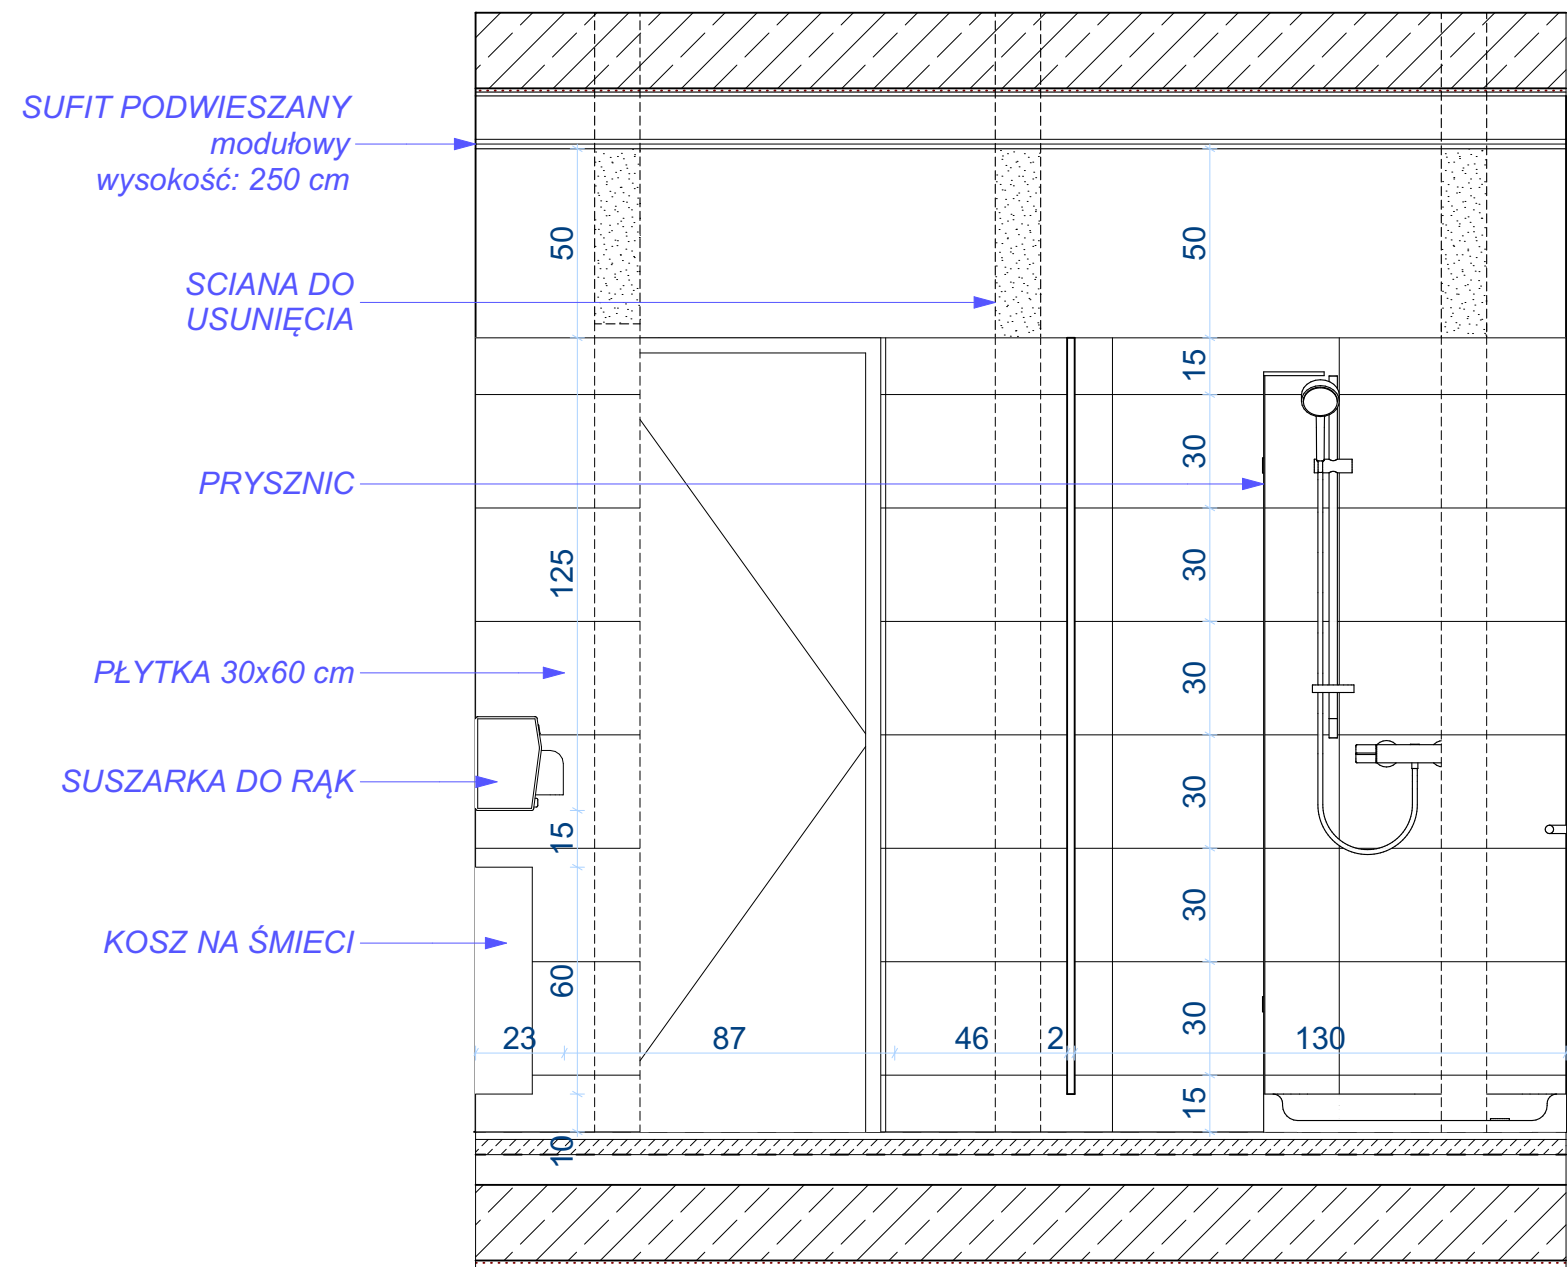

WIDOK 2SD

A.22

rys. nr

skala 1:20

arkusz A3

stadium:
**PROJEKT
WYKONAWCZY**
branża:
ARCHITEKTURA

data 2020-05

WIDOK 1SD i WIDOK 2SD - ŁAZIENKA DAMSKA

DOKUMENTACJA PROJEKTOWA REMONTU SZKOŁY PODSTAWOWEJ NR 80
w zakresie instalacji elektrycznych, instalacji sanitarnej, węzłów sanitarnych
i docieplenia dachu. Działka nr 5,6 i 14, arkusz 03, obręb 35 Górczyn

Szkoła Podstawowa nr 80 im. Kornela Makuszyńskiego
ul. Pogodna 84, 60-137 Poznań




1050 PRACOWNIA ARCHITEKTURY
Adres: ul. Mikołaja Reja 1/8
60-826 Poznań
tel. (61) 661-12-34

mgr inż. arch. Mariusz Więcek upr. WP-OIA/OKK/UpB/20/2008

mgr inż. arch. Anna Kozber

rysunek
projekt
inwestor
projektanci

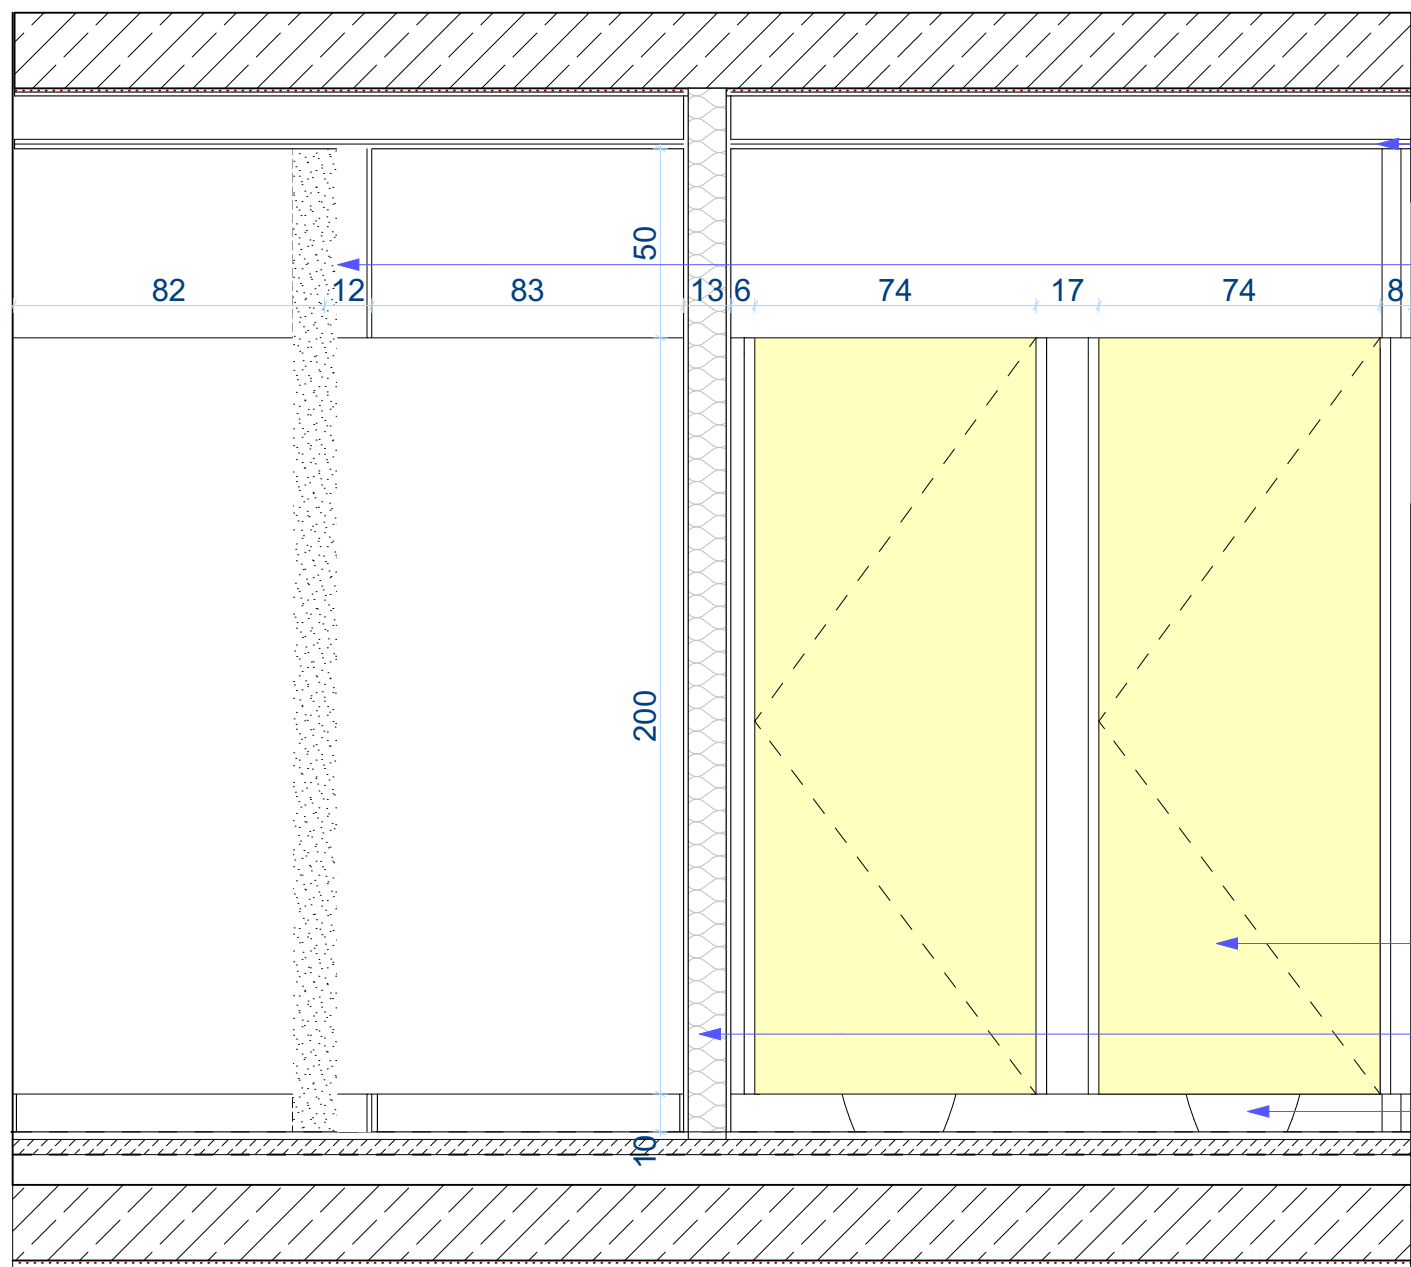

WIDOK 3SD

SUFIT PODWIESZANY
modułowy
wysokość: 250 cm

SCIANA DO
USUNIĘCIA

PRYSZNIC
ISTNIEJĄCE DRZWI
DO USUNIĘCIA

KINKIET 7x60 cm

LUSTRO 50x60 cm

PŁYTKA 30x60 cm


DOZOWNIK NA
MYDŁO

BATERIA
UMYWALKA

DRZWI HPL
RAL 1003

ŚCIANA G-K

MISKA USTĘPOWA

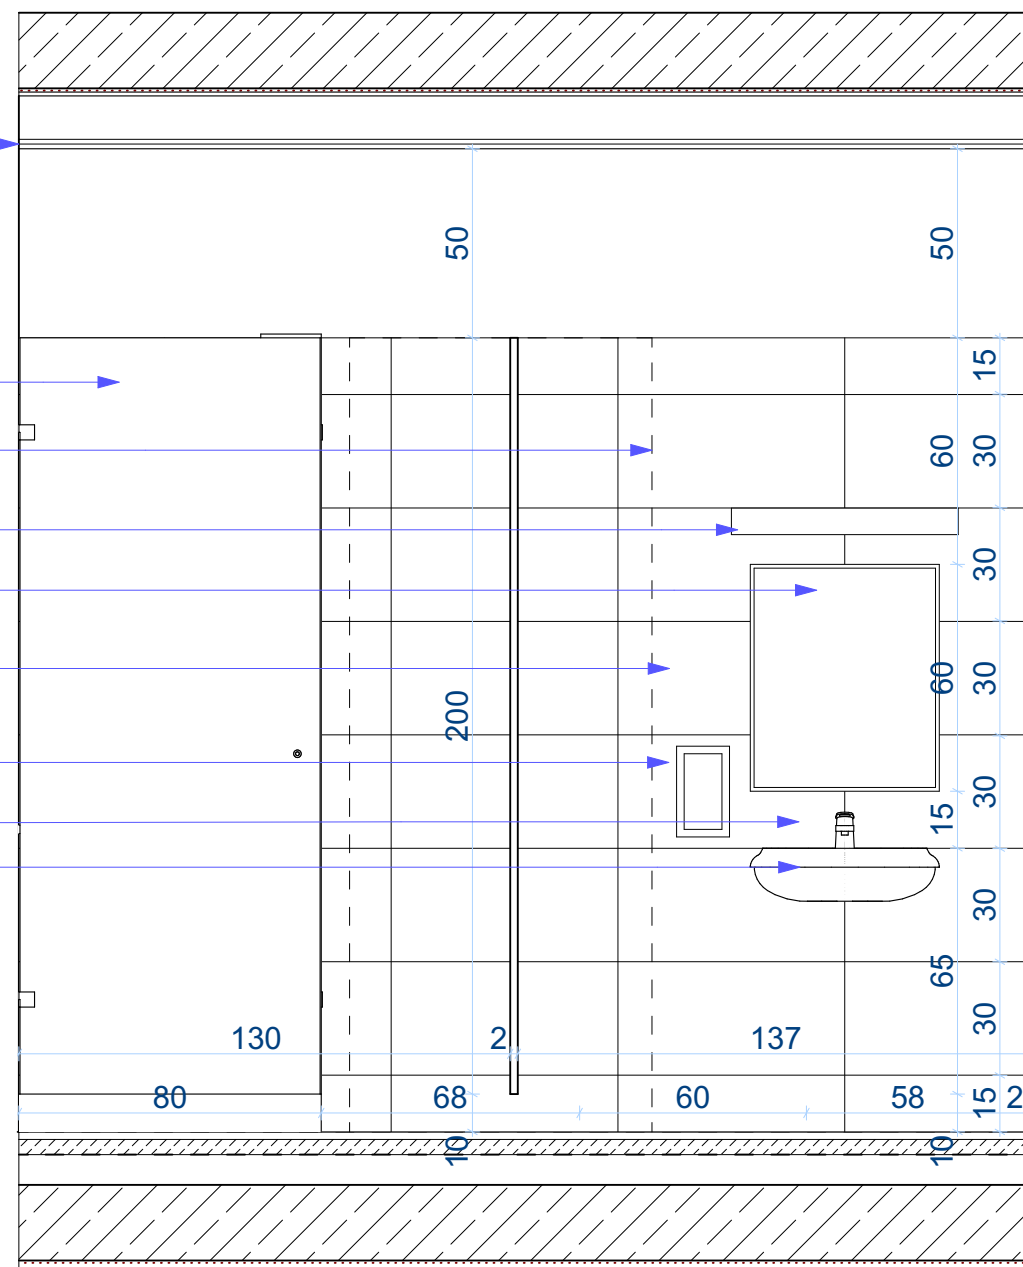

WIDOK 1SM

A.23

rys. nr

skala 1:20

arkusz A3

stadium:
PROJEKT
WYKONAWCZY
branża:
ARCHITEKTURA

data 2020-05

WIDOK 3SD - ŁAZIENKA DAMSKA I WIDOK 1SM - ŁAZIENKA MĘSKA

DOKUMENTACJA PROJEKTOWA REMONTU SZKOŁY PODSTAWOWEJ NR 80
w zakresie instalacji elektrycznych, instalacji sanitarnej, węzłów sanitarnych
i docieplenia dachu. Działka nr 5,6 i 14, arkusz 03, obręb 35 Górczyn

Szkoła Podstawowa nr 80 im. Kornela Makuszyńskiego
ul. Pogodna 84, 60-137 Poznań



1050 PRACOWNIA ARCHITEKTURY
Adres: ul. Mikołaja Reja 1/8
60-826 Poznań
tel. (61) 661-12-34

mgr inż. arch. Mariusz Więcek upr. WP-OIA/OKK/UpB/20/2008

mgr inż. arch. Anna Kozber

rysunek

projekt


inwestor

projektanci

SUFIT PODWIESZANY
modułowy
wysokość: 250 cm
ŚCIANA G-K

DRZWI HPL
RAL 5015

MISKA USTĘPOWA

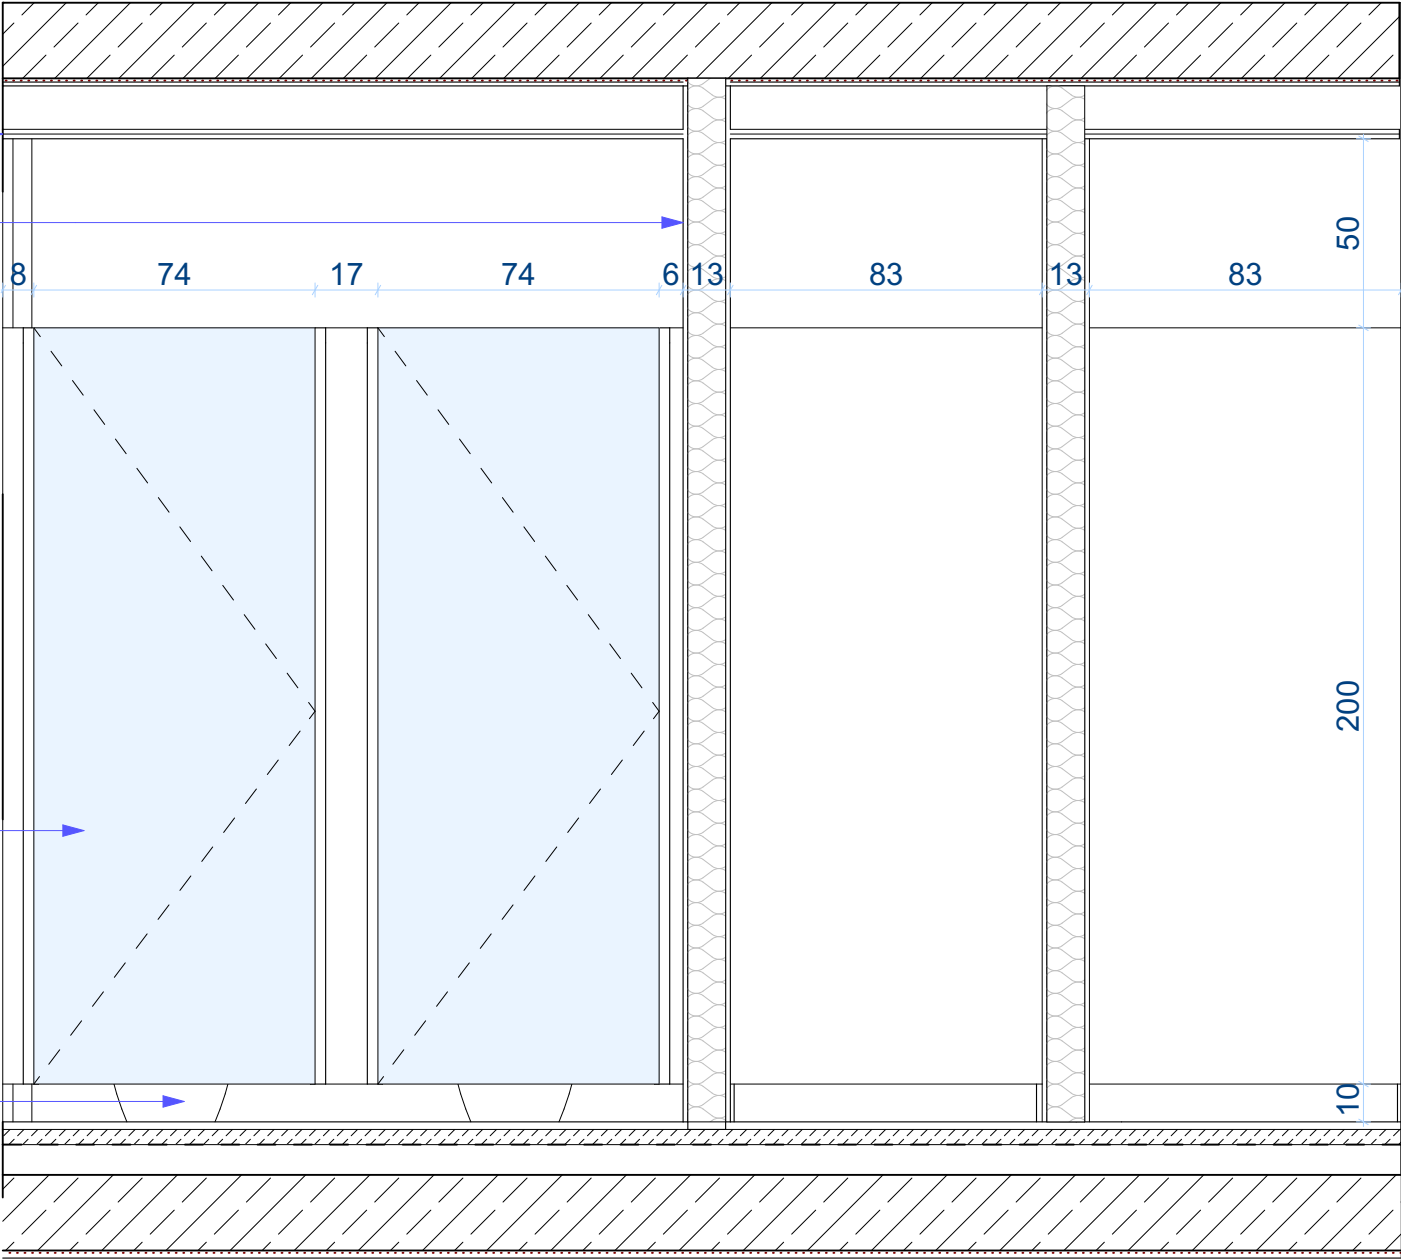

WIDOK 2SM

A.24

rys. nr

skala 1:20

arkusz A3

stadium:
PROJEKT
WYKONAWCZY
branża:
ARCHITEKTURA

data 2020-05

WIDOK 2SM - ŁAZIENKA MĘSKA

DOKUMENTACJA PROJEKTOWA REMONTU SZKOŁY PODSTAWOWEJ NR 80
w zakresie instalacji elektrycznych, instalacji sanitarnej, węzłów sanitarnych
i docieplenia dachu. Działka nr 5,6 i 14, arkusz 03, obręb 35 Górczyn


Szkoła Podstawowa nr 80 im. Kornela Makuszyńskiego
ul. Pogodna 84, 60-137 Poznań

1050 PRACOWNIA ARCHITEKTURY
Adres: ul. Mikołaja Reja 1/8
60-826 Poznań
tel. (61) 661-12-34

mgr inż. arch. Mariusz Więcek upr. WP-OIA/OKK/UpB/20/2008

mgr inż. arch. Anna Kozber

rysunek projekt inwestor projektanci

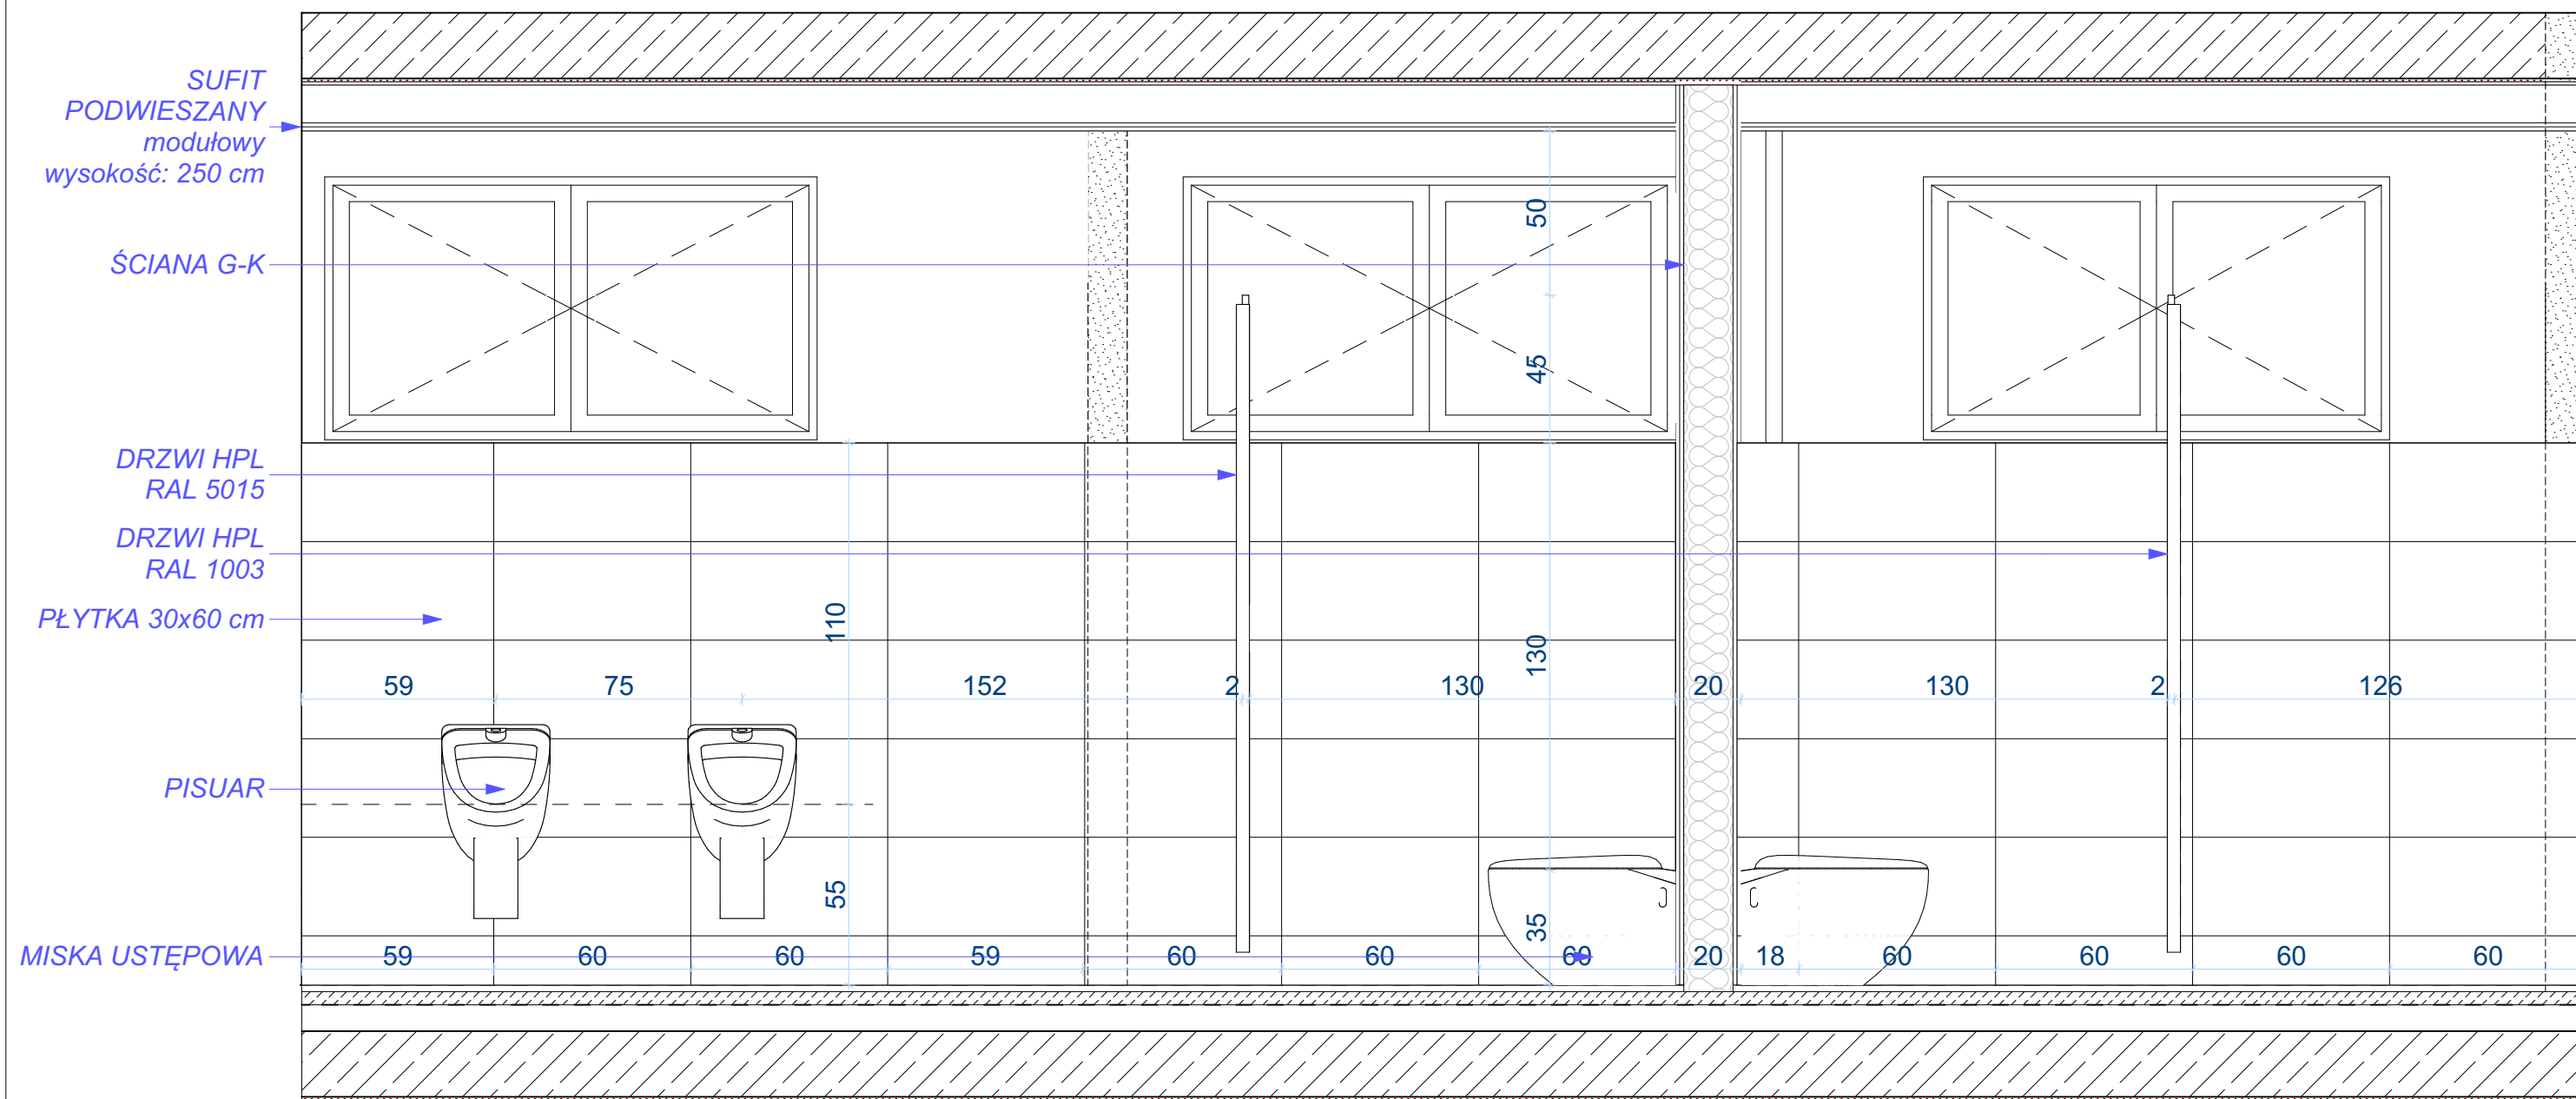

WIDOK 3SM

A.25

rys. nr

skala 1:20

arkusz A3

stadium:
**PROJEKT
WYKONAWCZY**
branża:
ARCHITEKTURA

data 2020-05

WIDOK 3SM - ŁAZIENKA MĘSKA I DAMSKA

DOKUMENTACJA PROJEKTOWA REMONTU SZKOŁY PODSTAWOWEJ NR 80
w zakresie instalacji elektrycznych, instalacji sanitarnej, węzłów sanitarnych
i docieplenia dachu. Działka nr 5,6 i 14, arkusz 03, obręb 35 Górczyn

Szkoła Podstawowa nr 80 im. Kornela Makuszyńskiego
ul. Pogodna 84, 60-137 Poznań



1050 PRACOWNIA ARCHITEKTURY
Adres: ul. Mikołaja Reja 1/8
60-826 Poznań
tel. (61) 661-12-34

mgr inż. arch. Mariusz Więcek upr. WP-OIA/OKK/UpB/20/2008


mgr inż. arch. Anna Kozber

rysunek


projekt

inwestor

projektanci

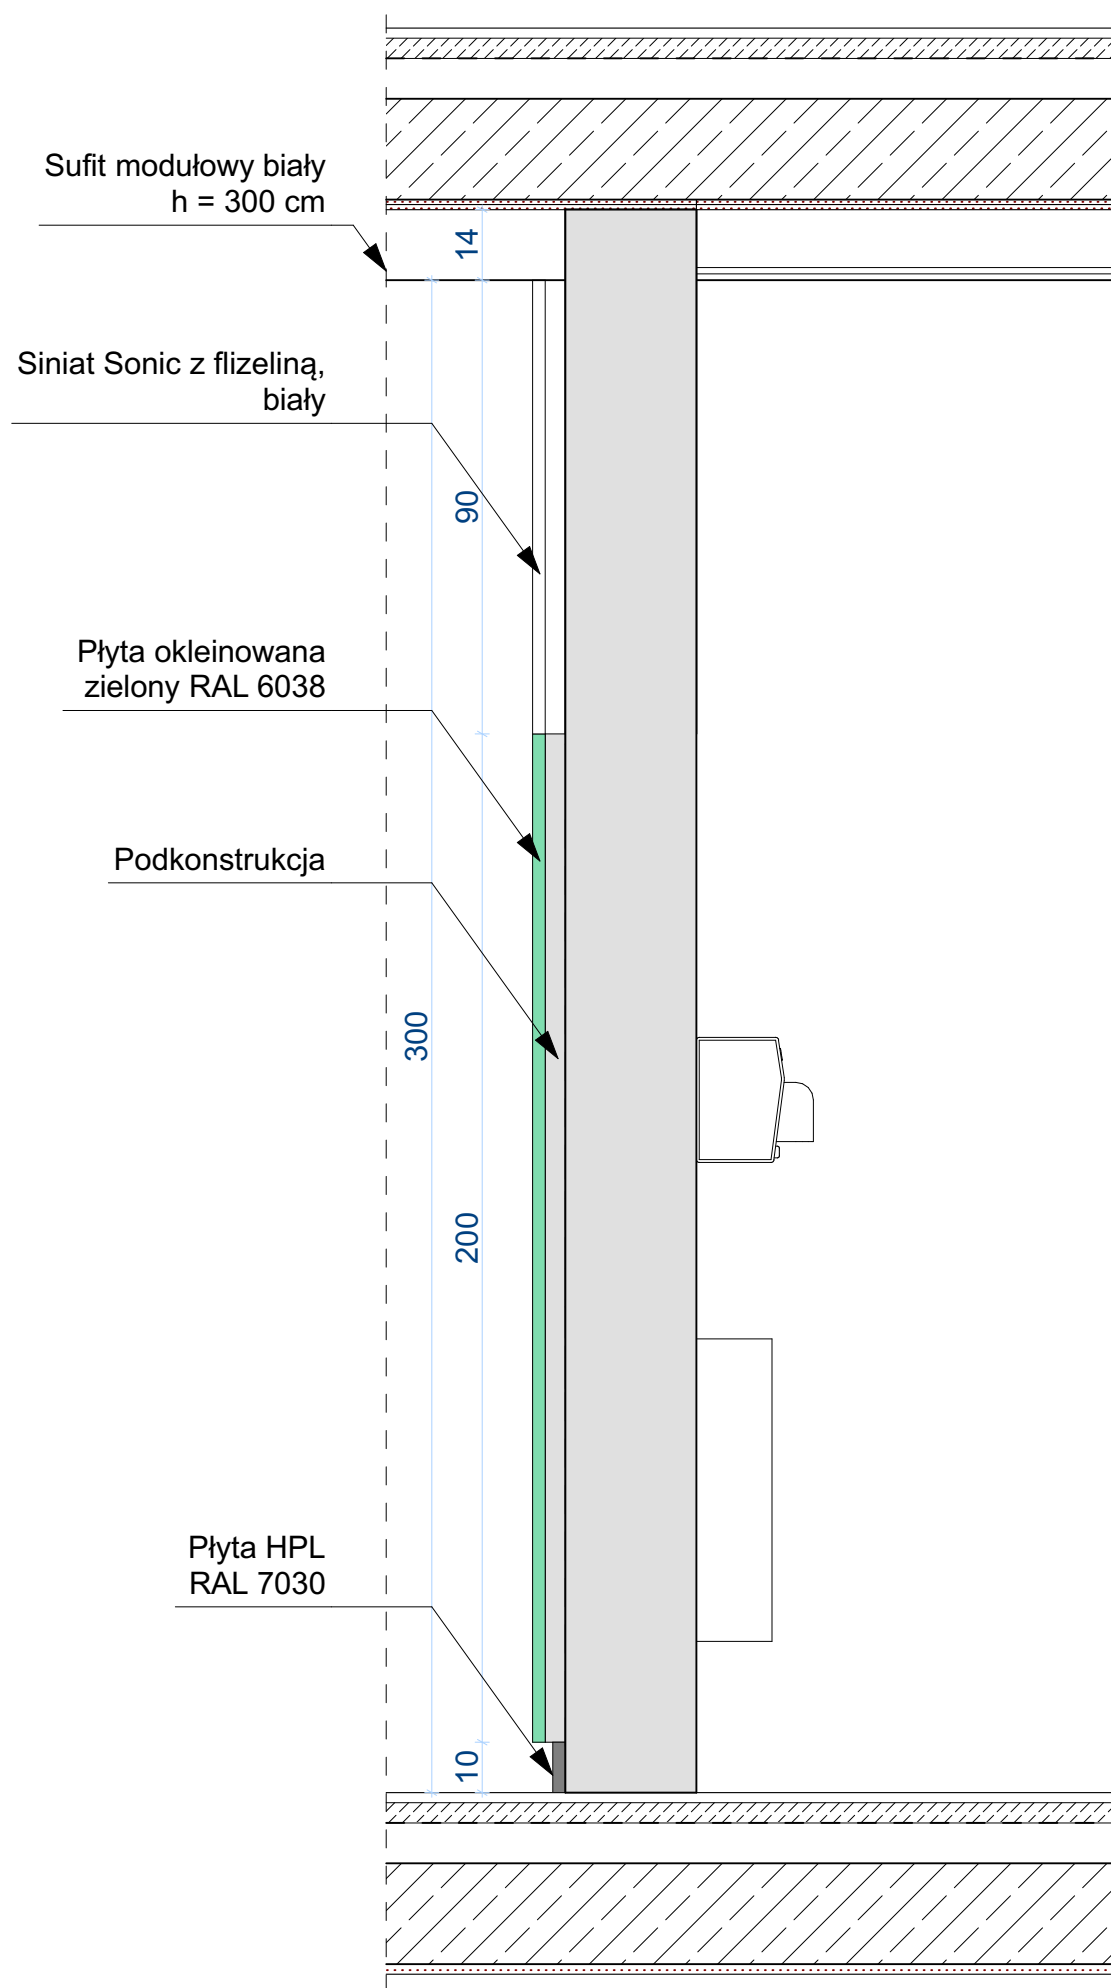

P1 - PRZEKRÓJ PRZEZ PŁYTĘ WIÓROWĄ OKLEINOWANĄ

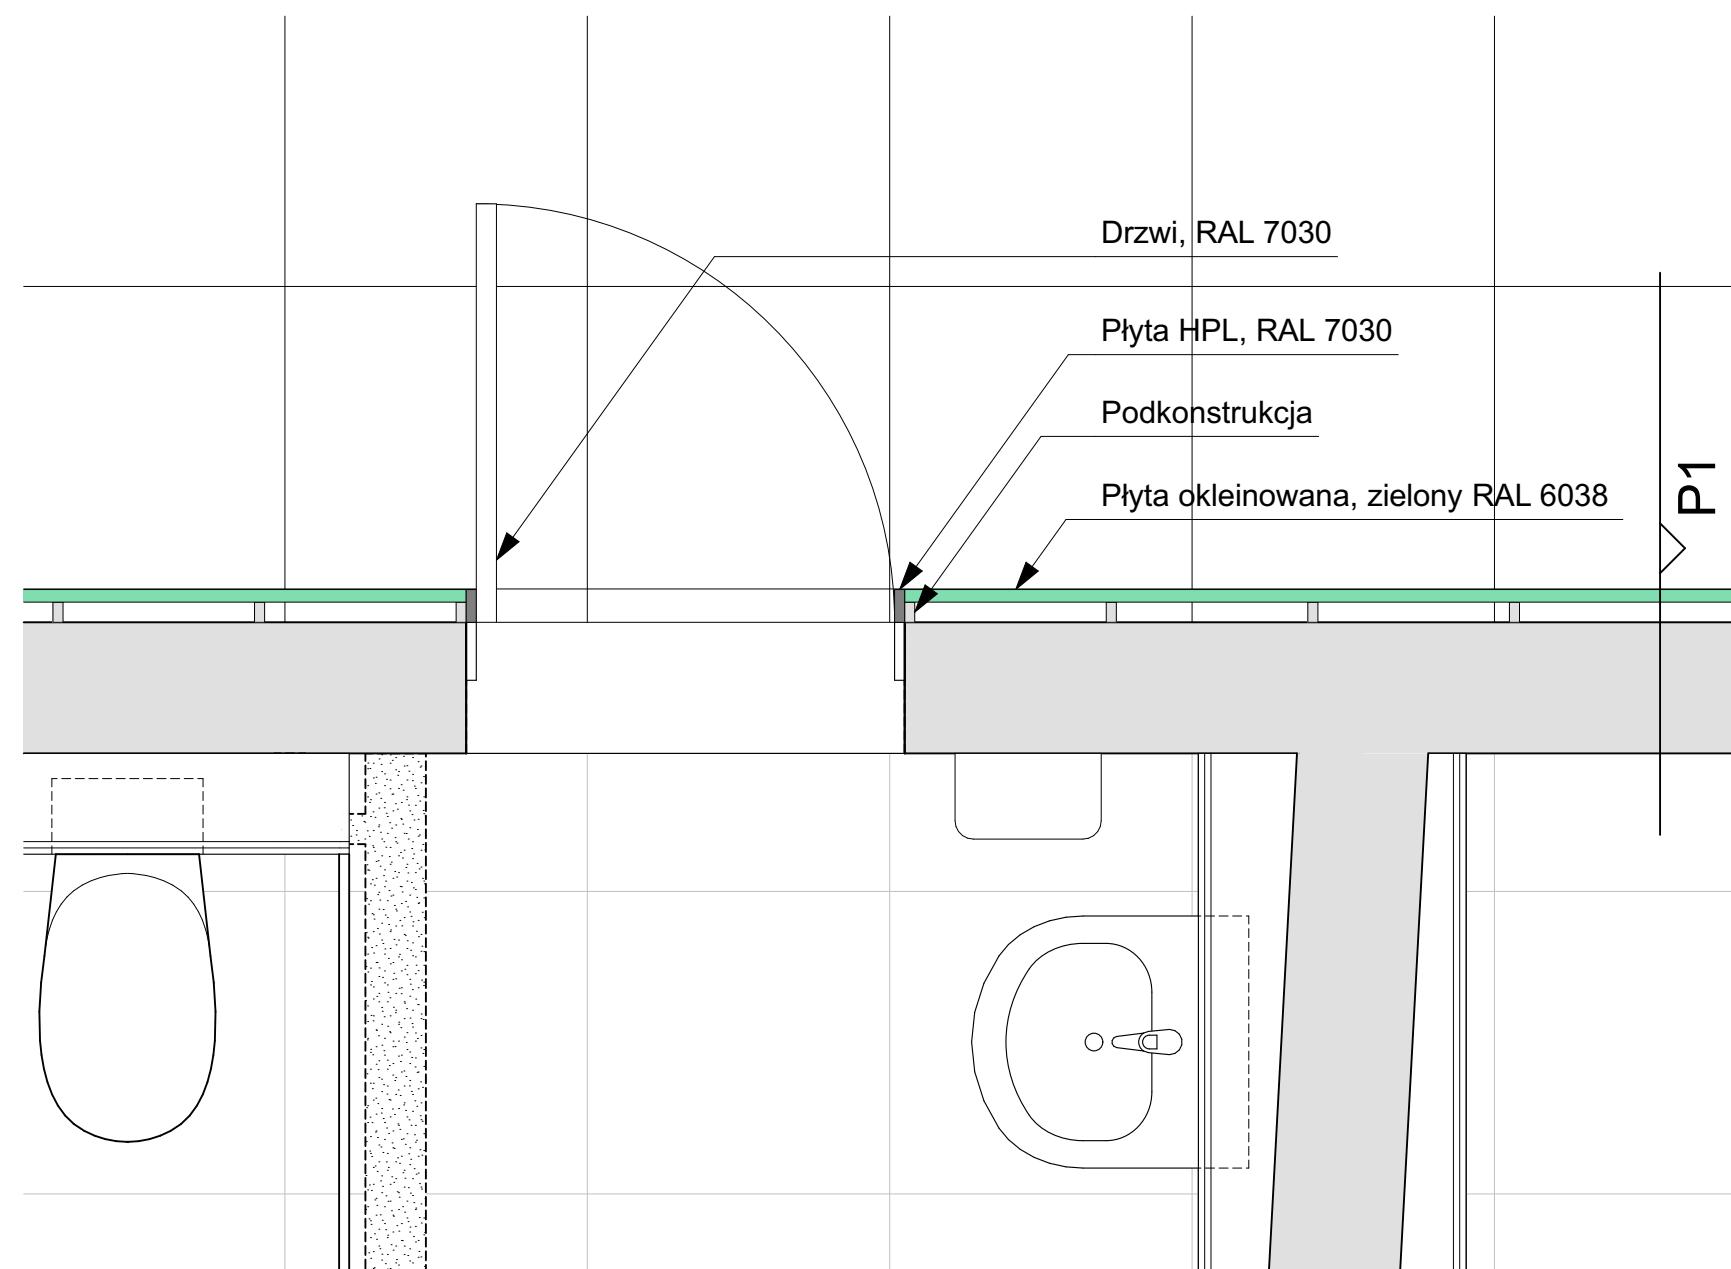

A.26

rys. nr

skala 1:15

arkusz A3

stadium:
**PROJEKT
WYKONAWCZY**
branża:
ARCHITEKTURA

data 2020-05

DETAL PŁYTY WIÓROWEJ OKLEINOWANEJ W KORYTARZU

DOKUMENTACJA PROJEKTOWA REMONTU SZKOŁY PODSTAWOWEJ NR 80
w zakresie instalacji elektrycznych, instalacji sanitarnej, węzłów sanitarnych
i docieplenia dachu. Działka nr 5,6 i 14, arkusz 03, obręb 35 Górczyn

Szkoła Podstawowa nr 80 im. Kornela Makuszyńskiego
ul. Pogodna 84, 60-137 Poznań



1050 PRACOWNIA ARCHITEKTURY
Adres: ul. Mikołaja Reja 1/8
60-826 Poznań
tel. (61) 661-12-34

mgr inż. arch. Mariusz Więcek upr. WP-OIA/OKK/UpB/20/2008

mgr inż. arch. Anna Kozber

rysunek
projekt
inwestor
projektanci