


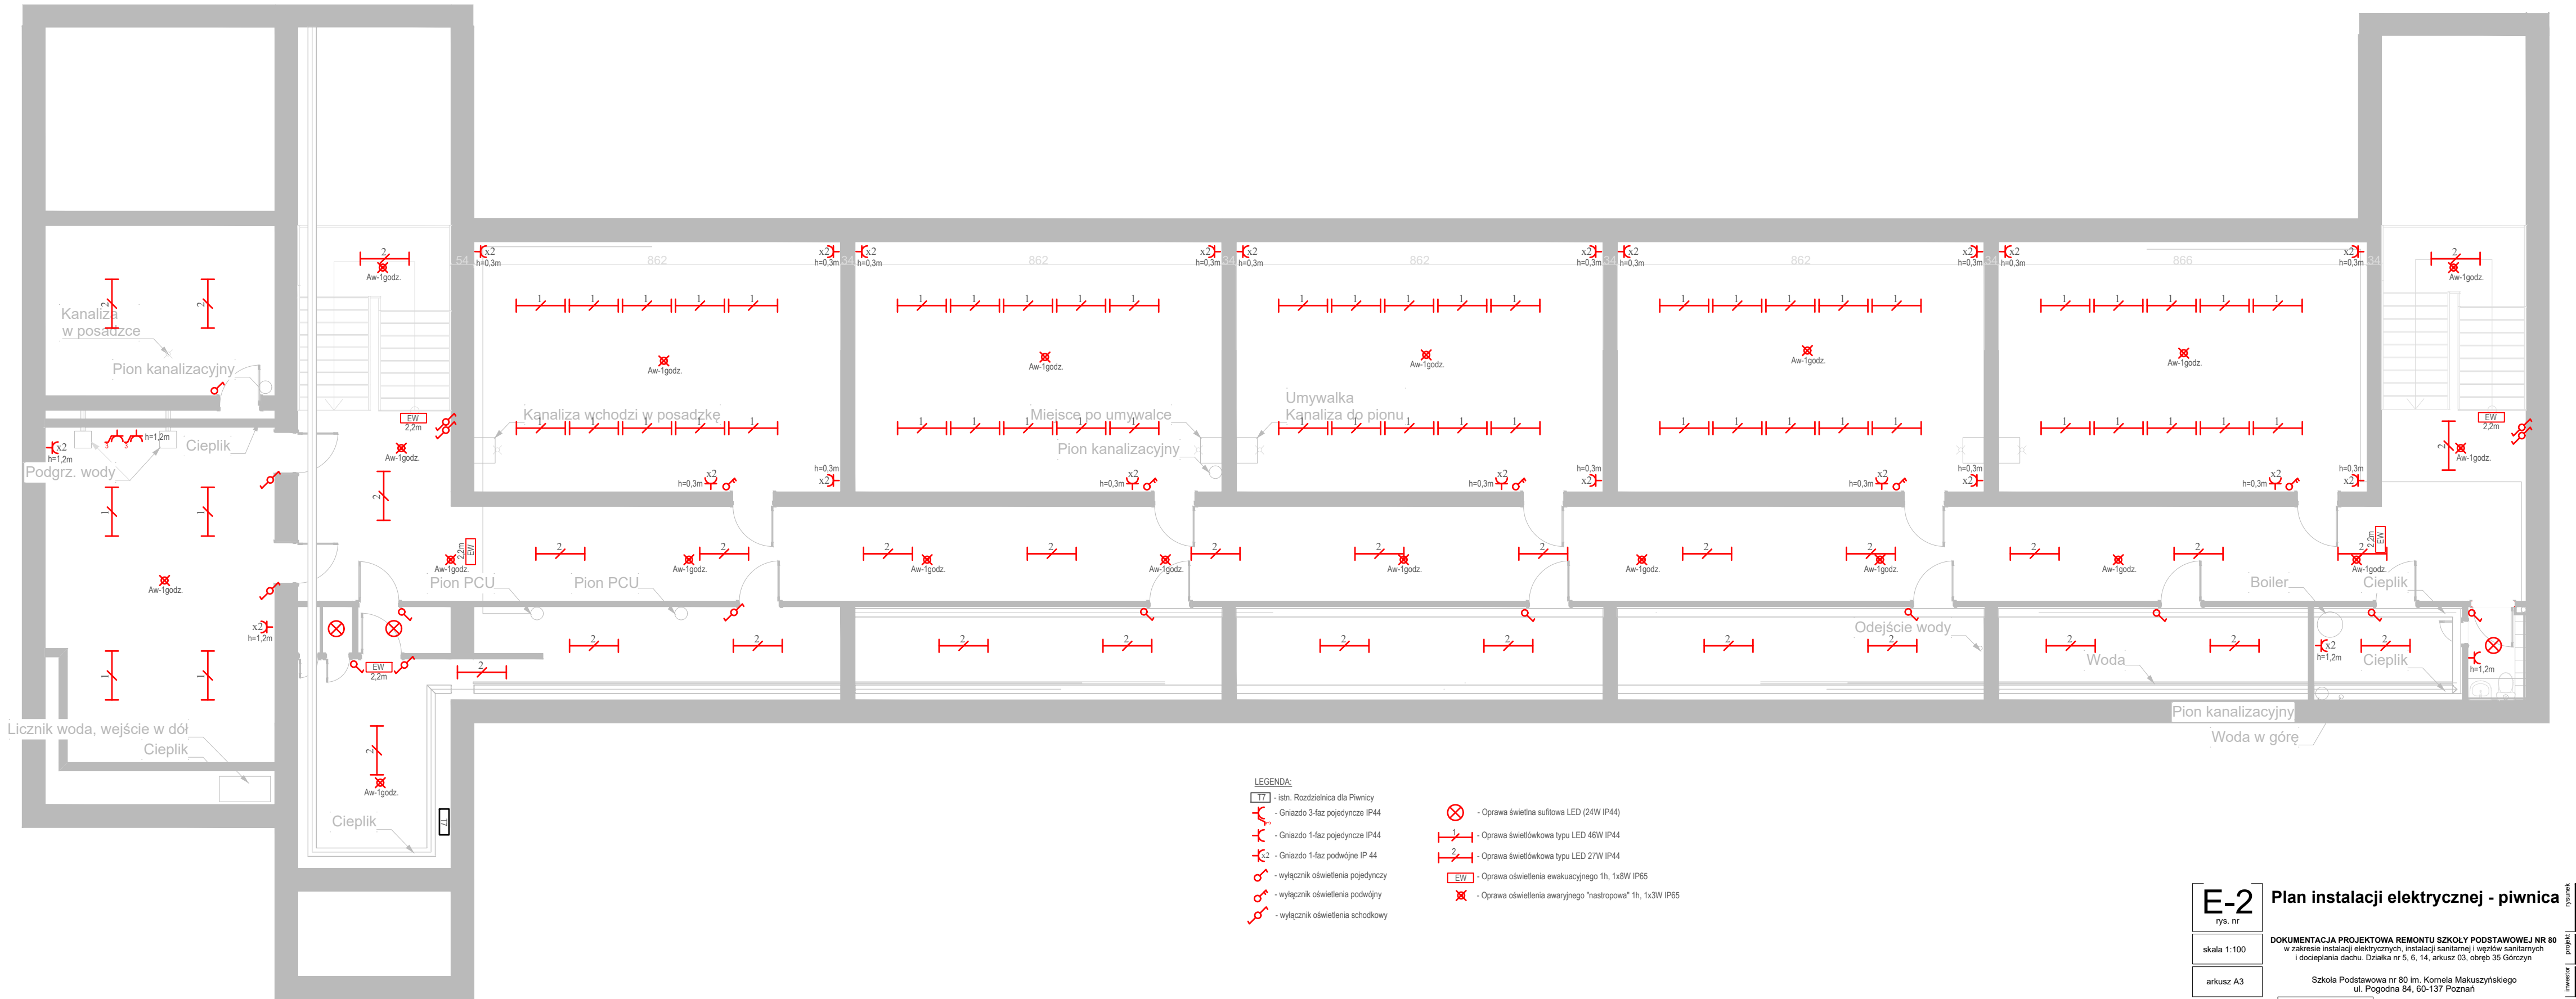

LEGENDA:

- T7 - istn. Rozdzielnica dla Piwnicy
- Gniazdo 3-faz pojedyncze IP44
- Gniazdo 1-faz pojedyncze IP44
- Gniazdo 1-faz podwójne IP 44
- wyłącznik oświetlenia pojedynczy
- wyłącznik oświetlenia podwójny
- wyłącznik oświetlenia schodkowy

- Oprawa świetlna sufitowa LED (24W IP44)
- Oprawa świetłkowska typu LED 46W IP44
- Oprawa świetłkowska typu LED 27W IP44
- Oprawa oświetlenia ewakuacyjnego 1h, 1x8W IP65
- Oprawa oświetlenia awaryjnego "nastropowa" 1h, 1x3W IP65

E-2 Plan instalacji elektrycznej - piwnica

rys. nr

skala 1:100

arkusz A3

stadum:
PROJEKT
BUDOWLANY
branża:
ELEKTRYCZNA

1050 PRACOWNIA ARCHITEKTURY
60-828 Poznań
ul. 1000 1000 1000 1000

DOKUMENTACJA PROJEKTOWA REMONTU SZKOŁY PODSTAWOWEJ NR 80
w zakresie instalacji elektrycznych, instalacji sanitarnej i węzłów sanitarnych
i docieplania dachu. Działka nr 5, 6, 14, arkusz 03, obręb 35 Górczyn

Szkoła Podstawowa nr 80 im. Kornela Makuszyńskiego
ul. Pogodna 84, 60-137 Poznań

mgr inż. Mateusz Kowalski upr. WKP/6454/POD/E/15
mgr inż. Adam Sakowicz upr. WKP/6193/PW/OE/9

data 2020-05