





1

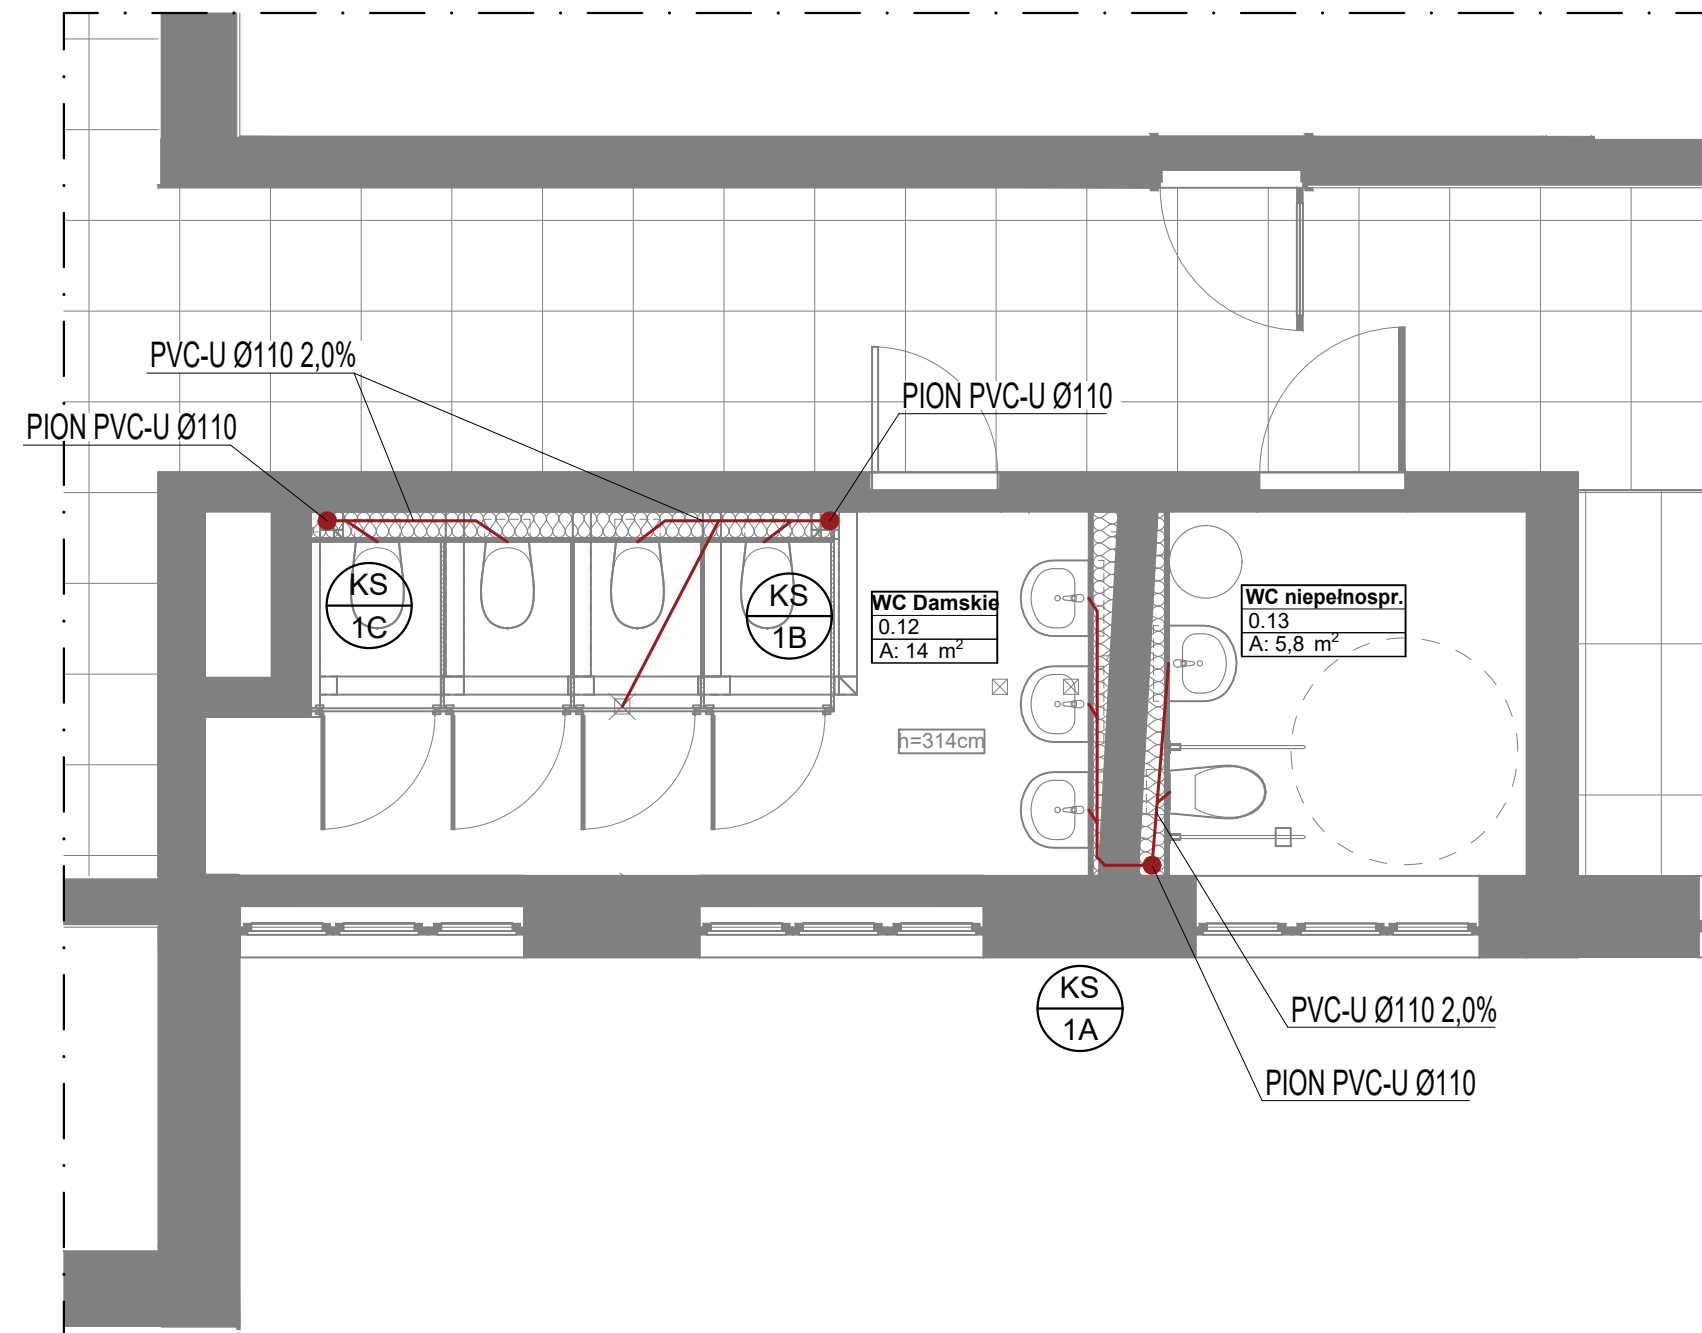

2

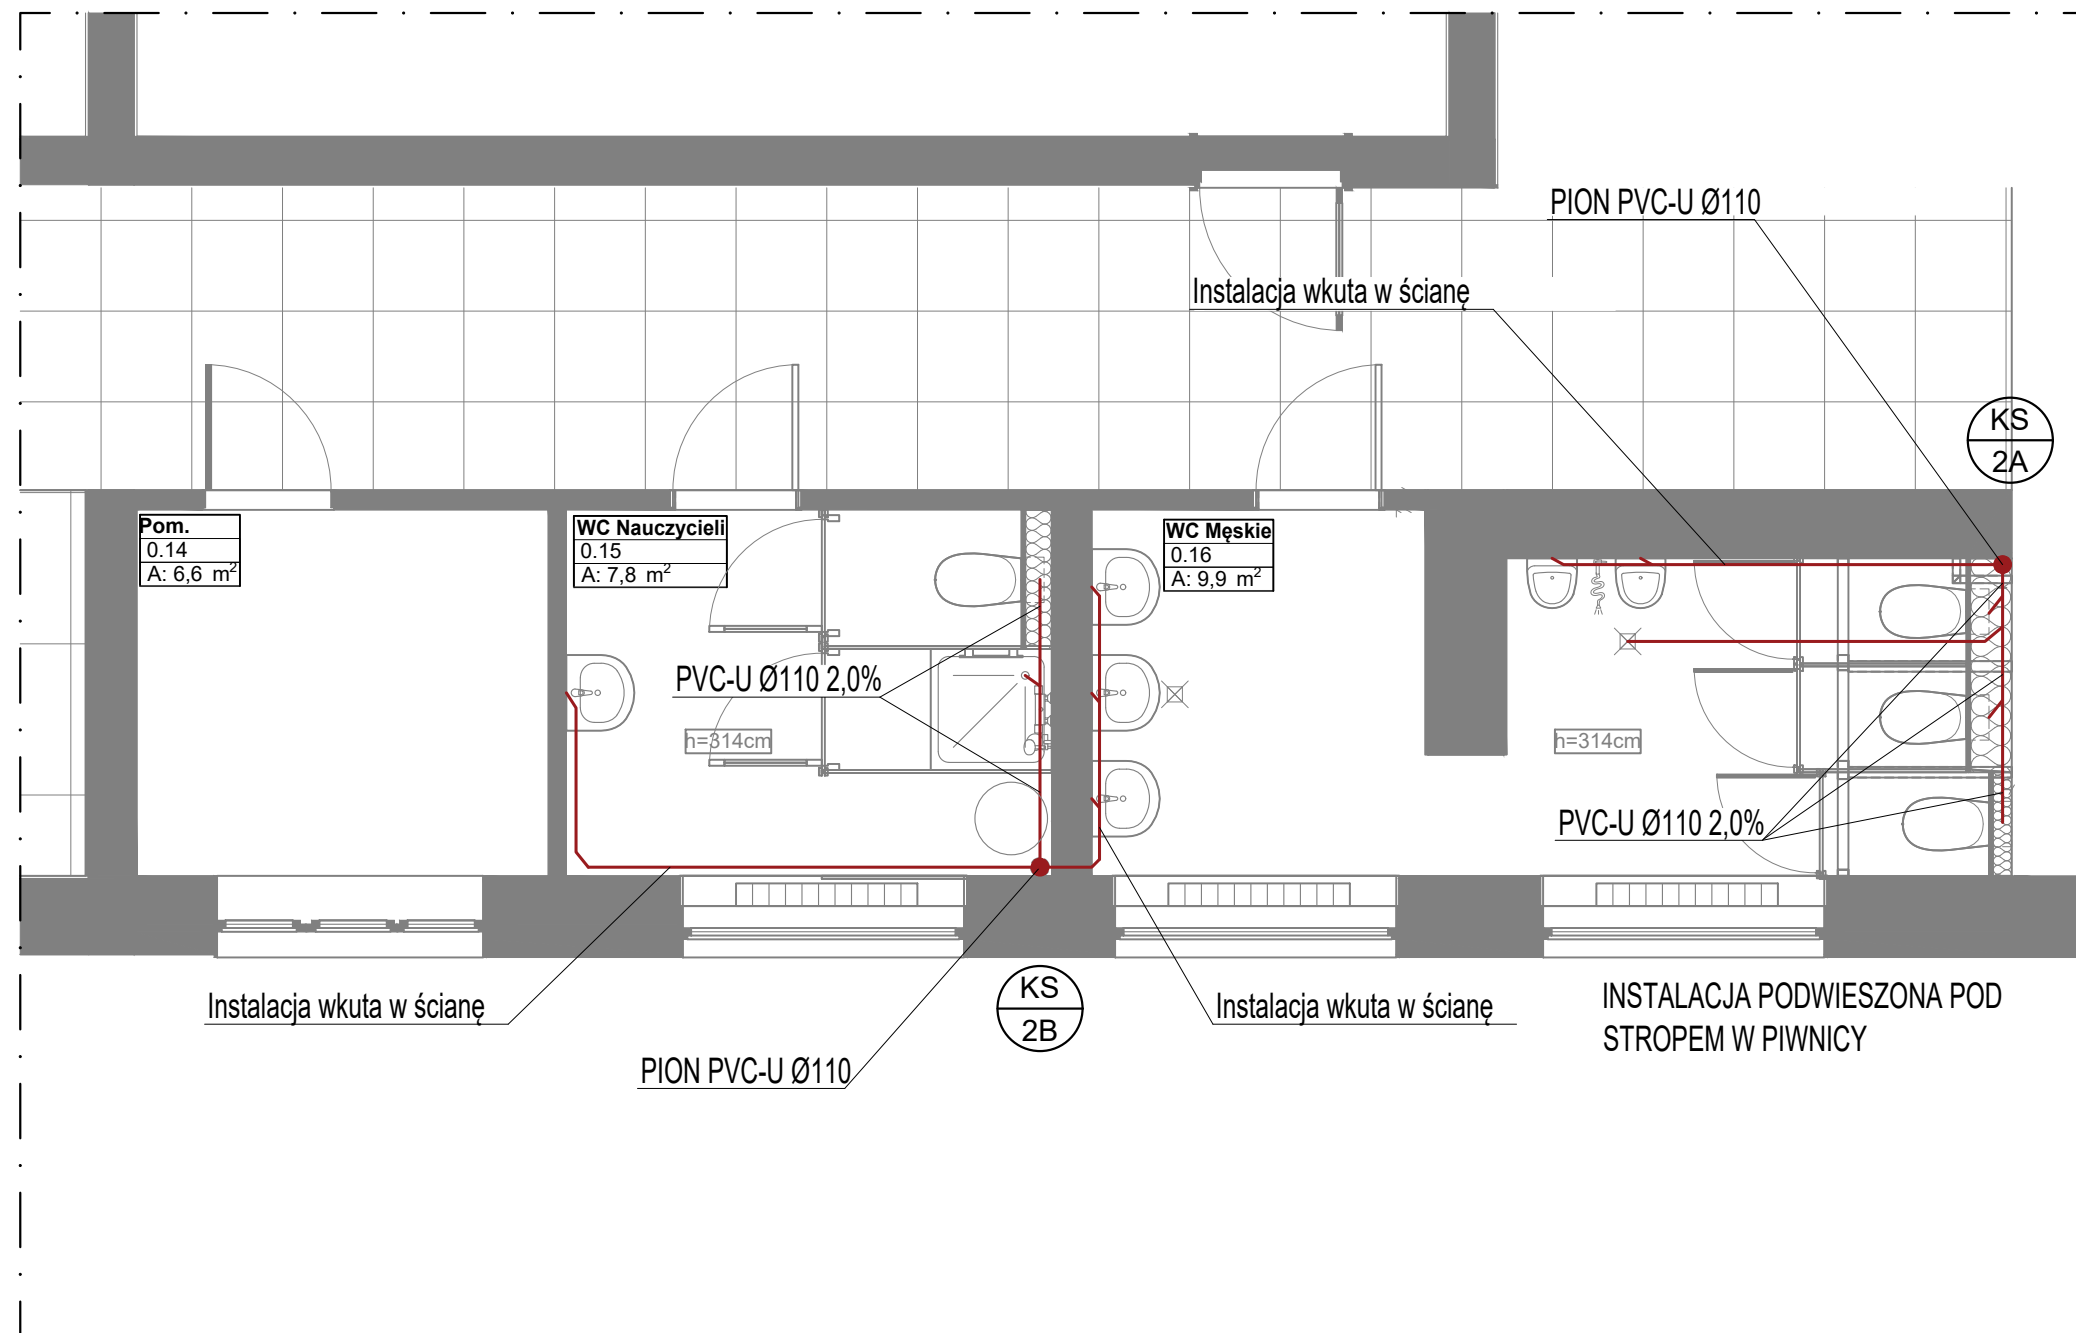

3

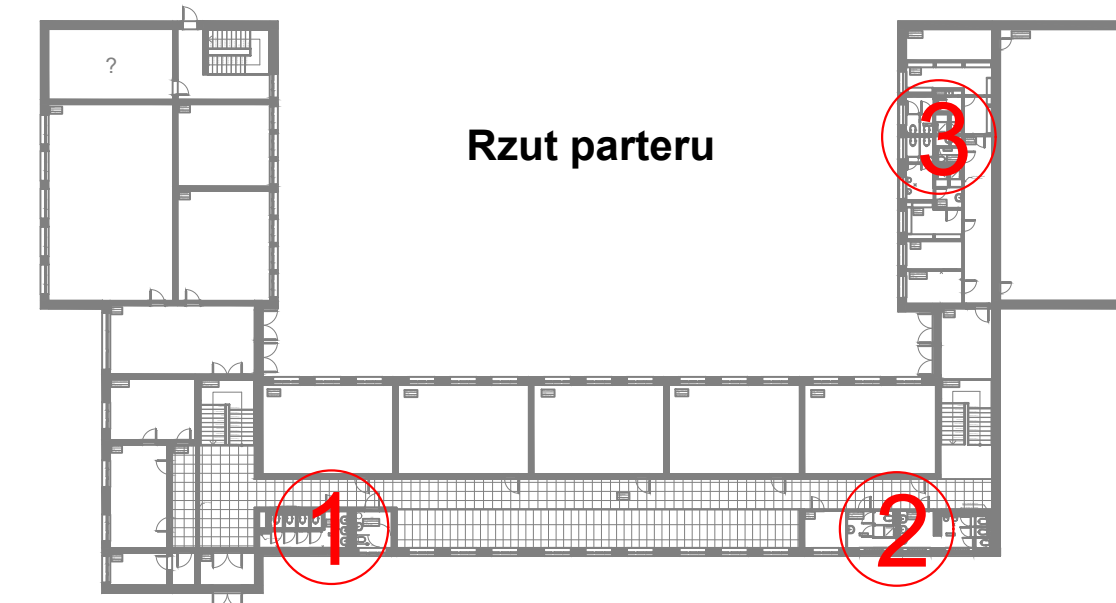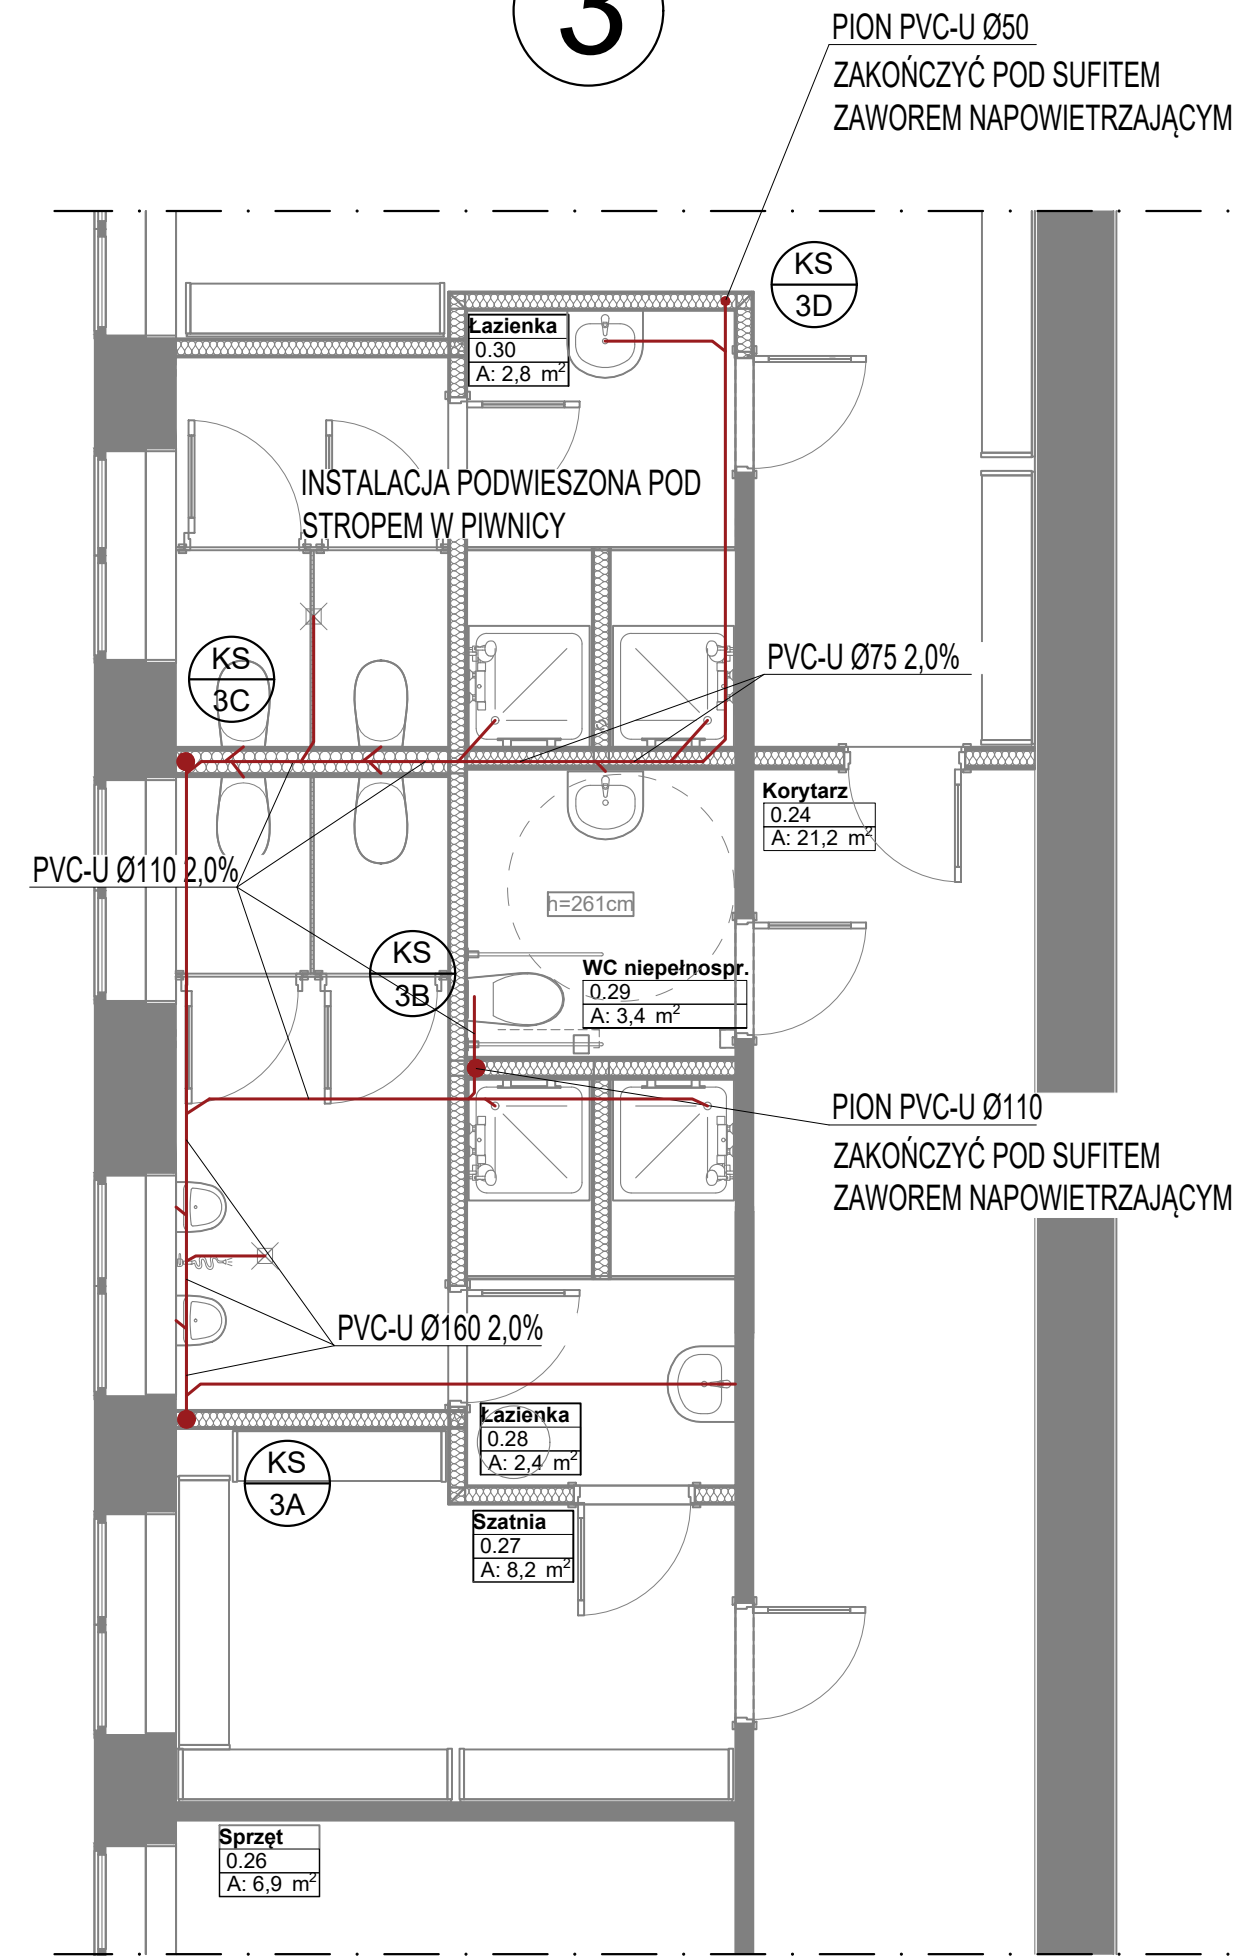

Oznaczenia:
— kanalizacja sanitarna podposadzkowa

KS
1
piony kanalizacji sanitarnej

Uwagi:
Rury kanalizacyjne układać z spadkiem nie mniejszym niż:
- 2,0% dla średnicy PCV110-50
- 1,5% dla średnicy PCV160.

NIEOPISANE INSTALACJE KANALIZACJI SANITARNEJ WYKONAĆ Z RUR PVC 50

1. WYMIARY SPRAWDZIĆ NA BUDOWIE
2. PROJEKT ARCHITEKTURY, KONSTRUKCJI, INSTALACJI ELEKTRYCZNEJ STANOWIĄ ODRĘBNE OPRACOWANIA. WSZYSTKIE PROJEKTY ROZPATRYWAĆ ŁĄCZNIE
3. STOSOWAĆ MATERIAŁY WYSZCZEGÓLNIONE W DOKUMENTACJI LUB RÓWNOWAŻNE
4. W PRZYPADKU ROZBIEŻNOŚCI POMIĘDZY CZĘŚCIĄ OPISOWĄ I RYSUNKOWĄ, WĄTPLIWOŚCI WYJAŚNIĆ Z PROJEKTANTEM
5. PRZEJŚCIA W ŚCIANACH WYKONYWAĆ ZGODNIE Z SZTUKĄ BUDOWLANĄ
6. W RAZIE WYSTĄPIENIA KOLIZJI PIONÓW KANALIZACJI SANITARNEJ Z ELEMENTAMI KONSTRUKCJI DACHU ZASTOSOWAĆ KOLANKA SYSTEMOWE

IS_2

rys. nr

skala 1:50

arkusz
297x900

stadium:
PROJEKT
WYKONAWCZY
branża:
ARCHITEKTURA

data 2020-05

Instalacja kanalizacji. Rzut parteru

DOKUMENTACJA PROJEKTOWA REMONTU SZKOŁY PODSTAWOWEJ NR 80
w zakresie instalacji elektrycznych, instalacji sanitarnej i węzłów sanitarnych i
ocieplenia dachu. Działka nr 5,6 i 14, arkusz 03, obręb 35 Górczyn

Szkoła Podstawowa nr 80 im. Kornela Makuszyńskiego
w Poznaniu ul. Pogodna 84, 60-137 Poznań



mgr inż. Rafał Ossig upr. WKP/0208/PWOS/15