


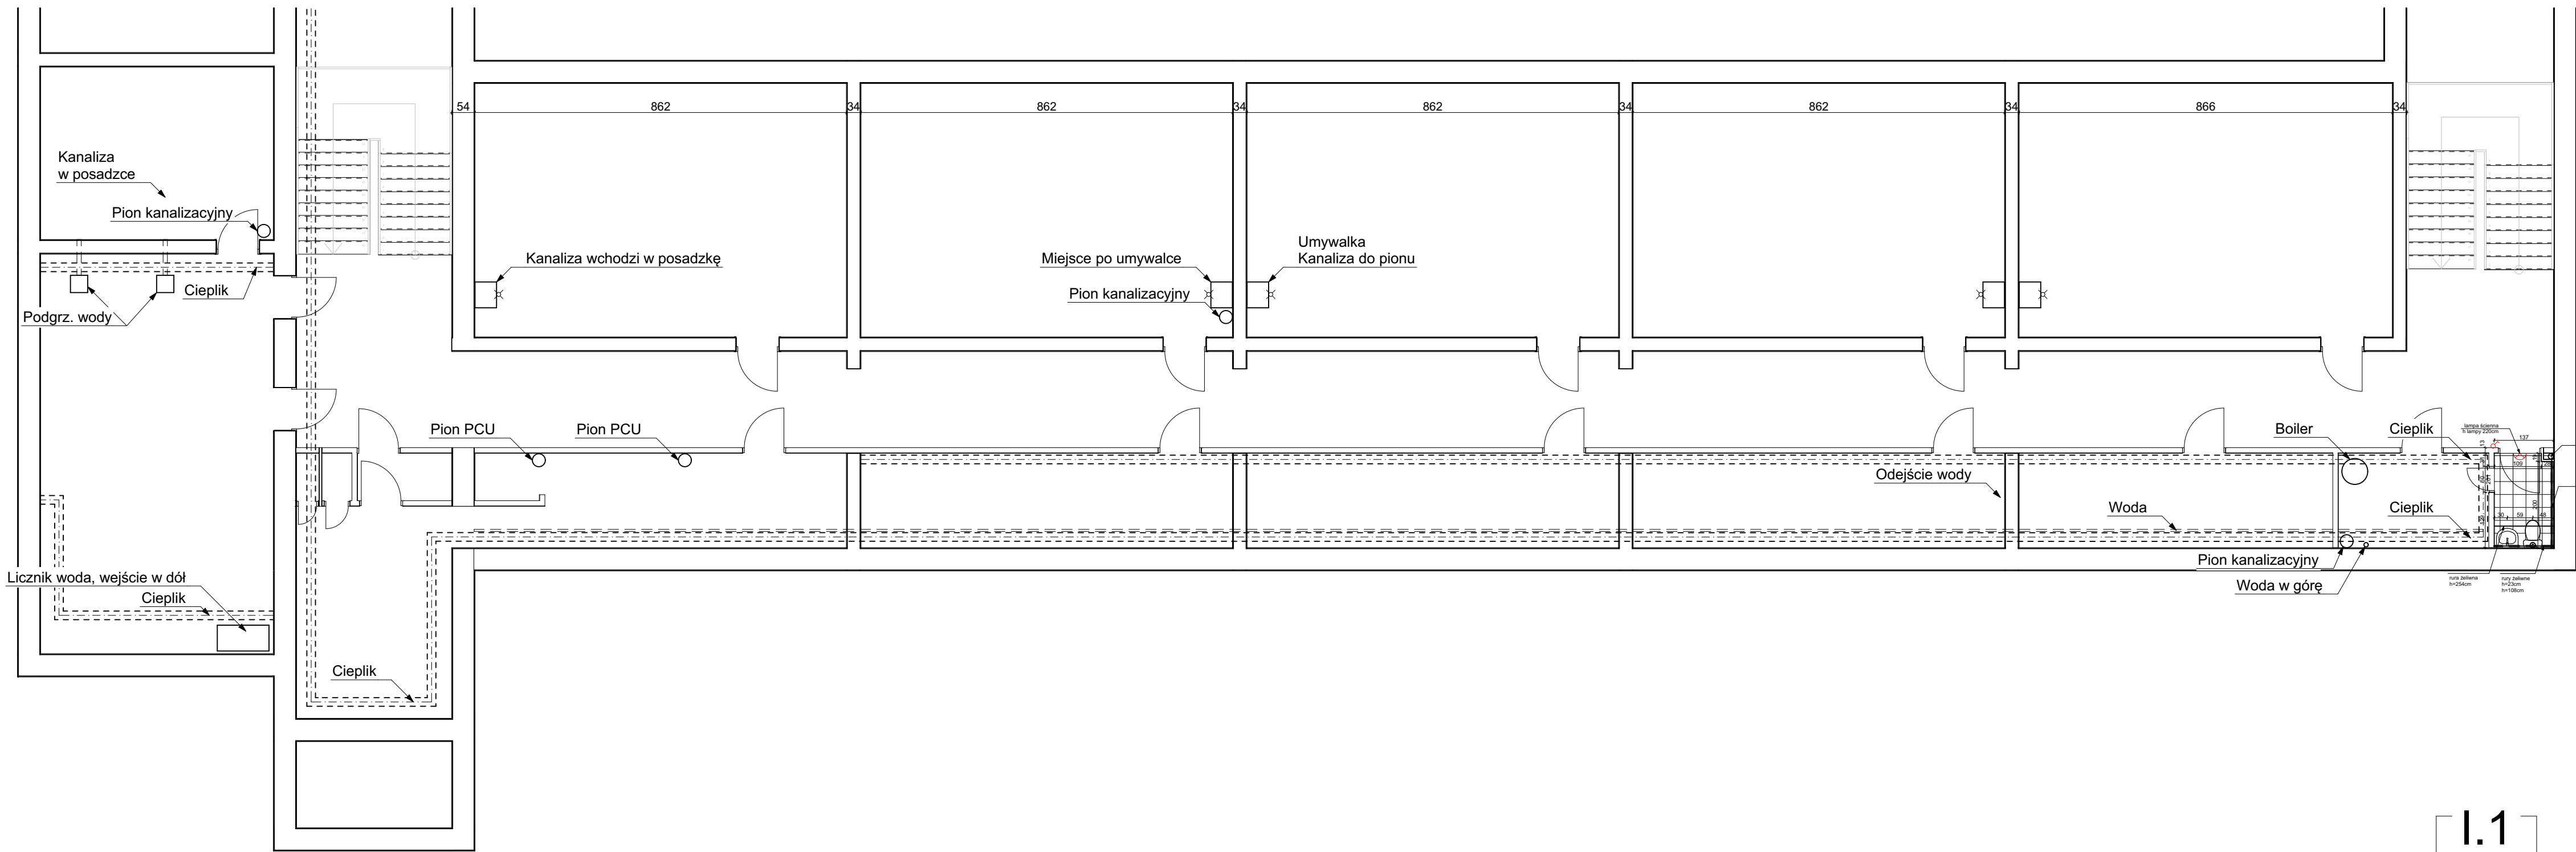

INSTALACJE ELETRYCZNE:

- LAMPA SUFIOWA
- LAMPA ŚCIENNA
- GNIAZDO POJEDYNCZE
- WŁĄCZNIK

INSTALACJE SANITARNE:

- PION KANALIZACYJNY
- RURY KANALIZACYJNE ŻELIWNE
- RURY KANALIZACYJNE PCV

1.1

rys. nr

skala 1:100

750 x 300

stadium:
INWENTARYZACJA
branża:
ARCHITEKTURA

data 2020-05

PIWNICA


DOKUMENTACJA PROJEKTOWA REMONTU SZKOŁY PODSTAWOWEJ NR 80
w zakresie instalacji elektrycznych, instalacji sanitarnej, węzłów sanitarnych
i docieplenia dachu. Działka nr 5,6 i 14, arkusz 03, obręb 35 Górczyn

Szkoła Podstawowa nr 80 im. Kornela Makuszyńskiego
ul. Pogodna 84, 60-137 Poznań

1050 PRACOWNIA ARCHITEKTURY
Adres: ul. Mikołaja Reja 1/8
60-825 Poznań
tel. (61) 661-12-34

mgr inż. arch. Mariusz Więcek upr. WP-01A/OKK/UpB/20/2008
mgr inż. arch. Maciej Markiewicz
mgr inż. arch. Anna Basińska
mgr inż. arch. Anna Kozber

rysunek
projekt
inwestor
projektant

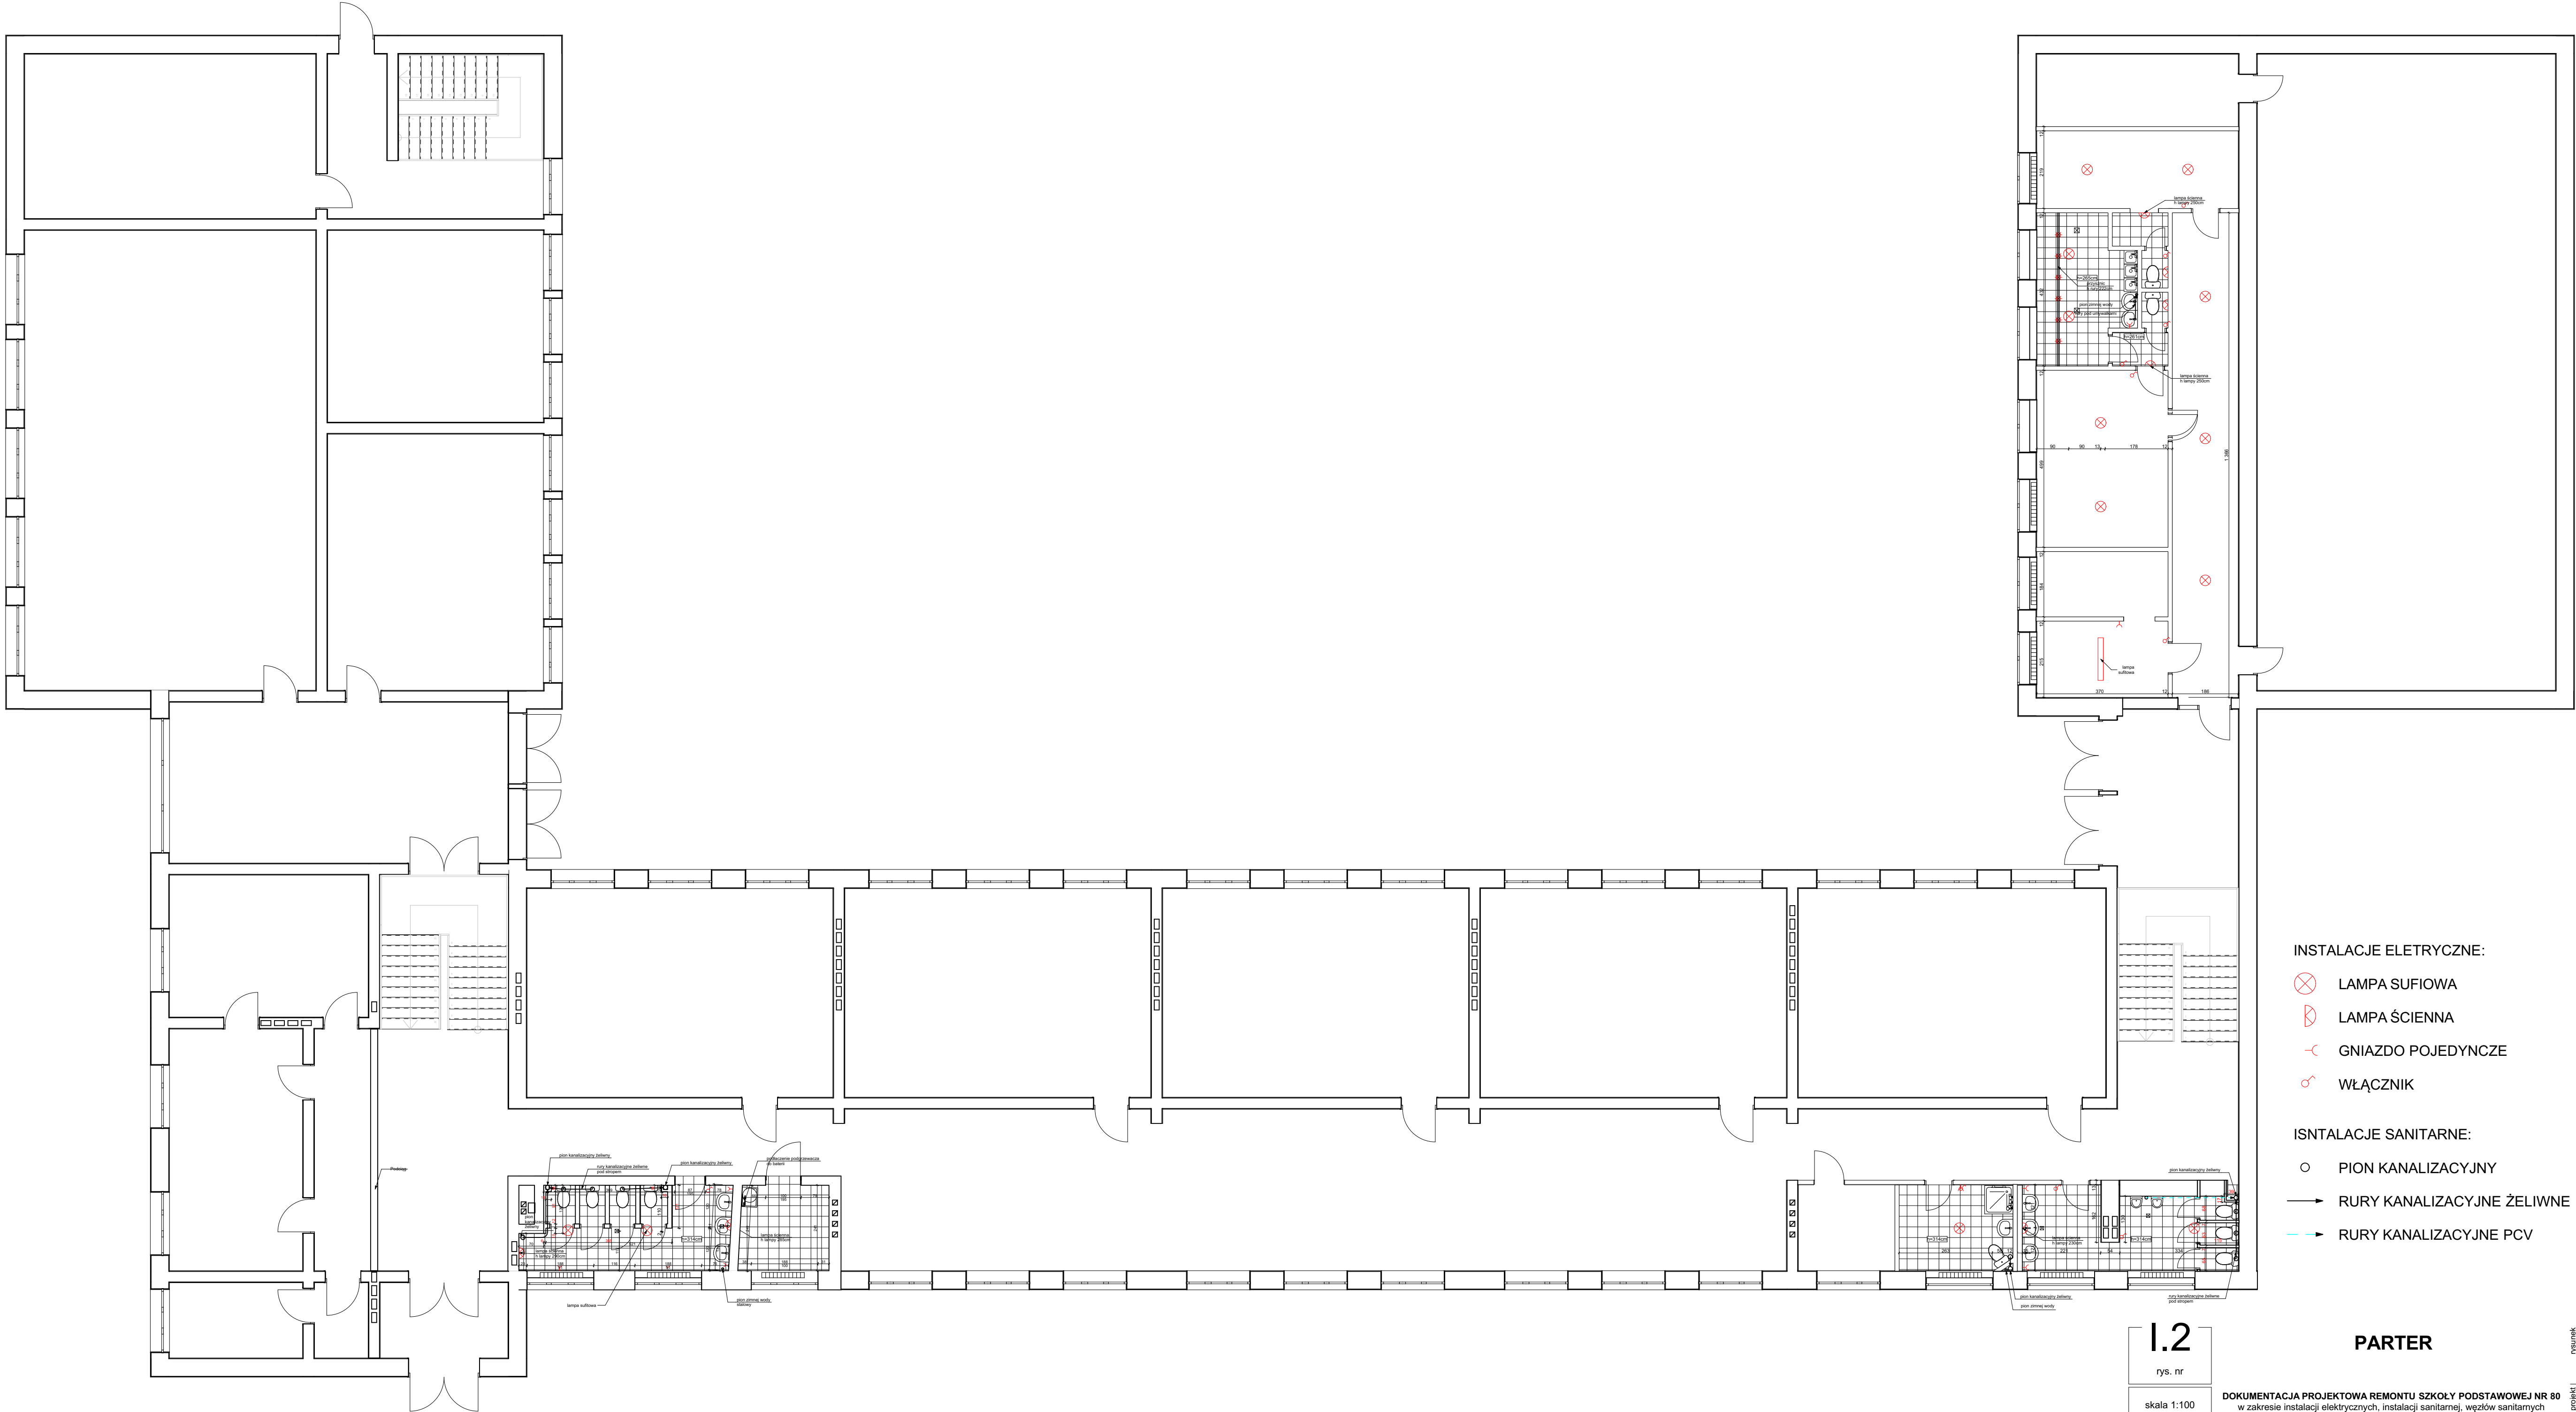

INSTALACJE ELETRYCZNE:

- LAMPA SUFIOWA
- LAMPA ŚCIENNA
- GNIAZDO POJEDYNCZE
- WŁĄCZNIK

ISNTALACJE SANITARNE:

- PION KANALIZACYJNY
- RURY KANALIZACYJNE ŻELIWNE
- RURY KANALIZACYJNE PCV

1.2

rys. nr

skala 1:100

750 x 450

stadium:
INWENTARYZACJA
branża:
ARCHITEKTURA

data 2020-05

PARTER

DOKUMENTACJA PROJEKTOWA REMONTU SZKOŁY PODSTAWOWEJ NR 80
w zakresie instalacji elektrycznych, instalacji sanitarnej, węzłów sanitarnych
i docieplenia dachu. Działka nr 5,6 i 14, arkusz 03, obręb 35 Górczyn

Szkoła Podstawowa nr 80 im. Kornelia Makuszyńskiego
ul. Pogodna 84, 60-137 Poznań



1050 PRACOWNIA ARCHITEKTURY
Adres: ul. Miłogosty 11B
60-826 Poznań
tel. (61) 661-12-34


mgr inż. arch. Mariusz Więcek upr. WP-01A/0001/UpB/20/2008
mgr inż. arch. Maciej Markiewicz
mgr inż. arch. Anna Basińska
mgr inż. arch. Anna Kozber

rysunek

projekt

inwestor

projektant

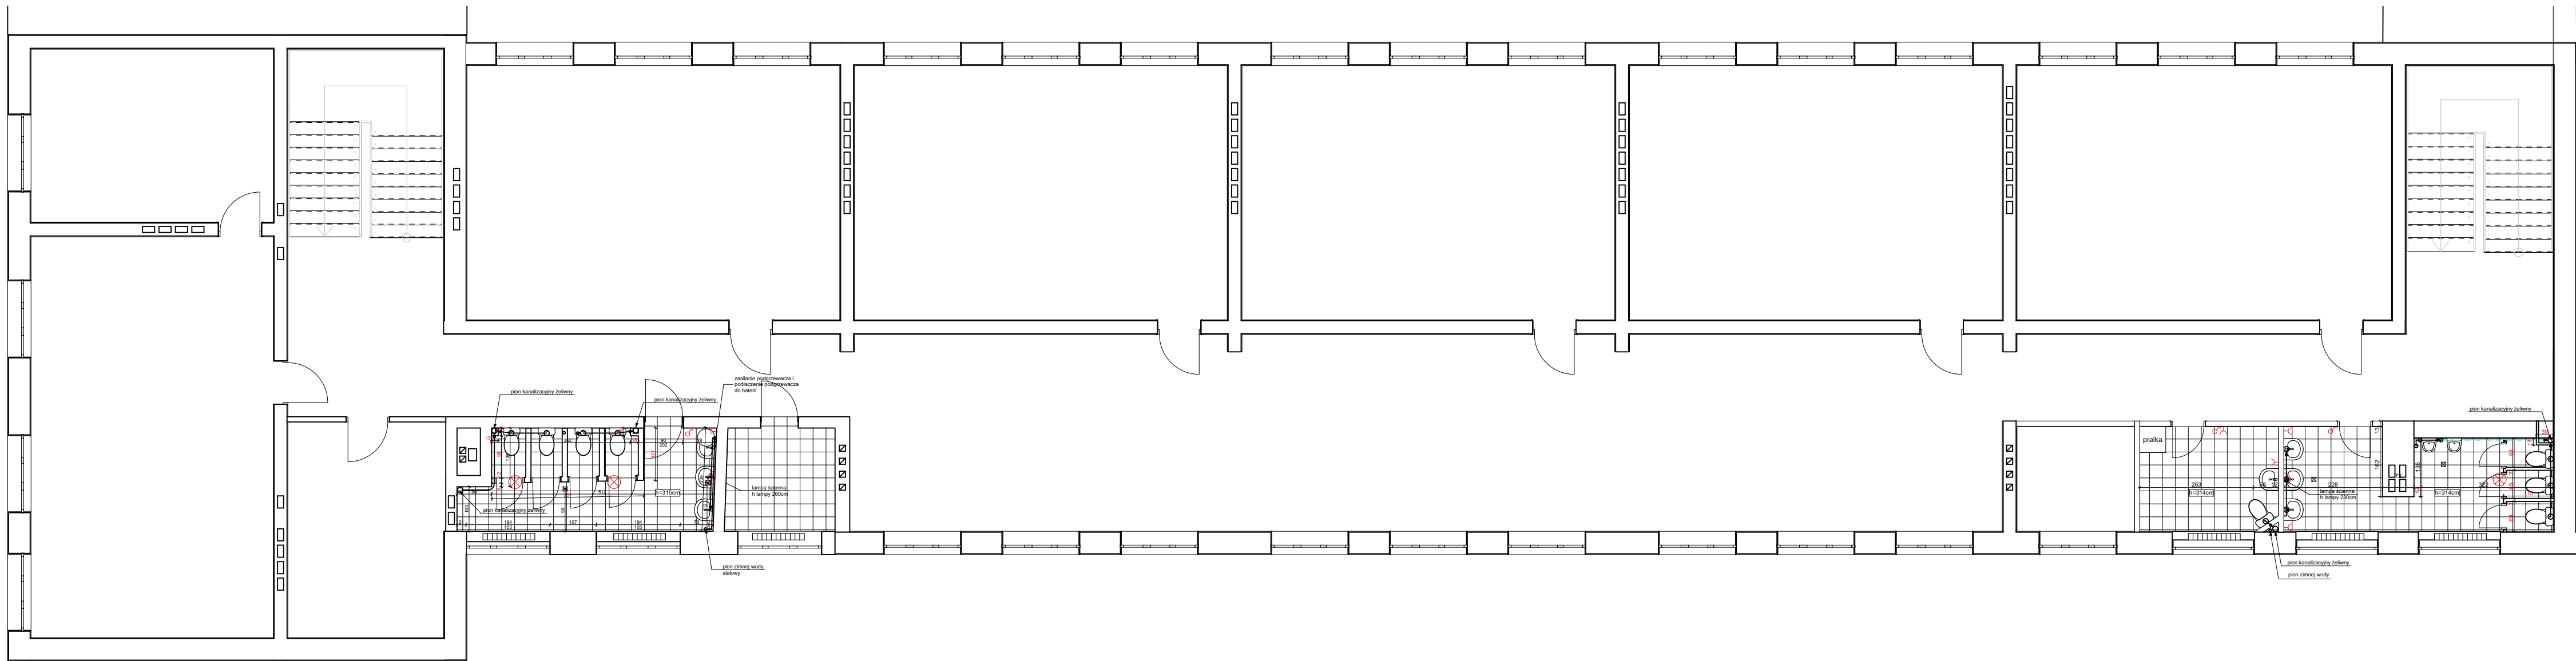

INSTALACJE ELETRYCZNE:

- LAMPA SUFIOWA
- LAMPA ŚCIENNA
- GNIAZDO POJEDYNCZE
- WŁĄCZNIK

INSTALACJE SANITARNE:

- PION KANALIZACYJNY
- RURY KANALIZACYJNE ŻELIWNE
- RURY KANALIZACYJNE PCV

1.3

rys. nr

skala 1:100

750 x 300

stadium:
INWENTARYZACJA
branża:
ARCHITEKTURA

data 2020-05

1 PIĘTRO

DOKUMENTACJA PROJEKTOWA REMONTU SZKOŁY PODSTAWOWEJ NR 80
w zakresie instalacji elektrycznych, instalacji sanitarnej, węzłów sanitarnych
i docieplenia dachu. Działka nr 5,6 i 14, arkusz 03, obręb 35 Górczyn

Szkoła Podstawowa nr 80 im. Kornela Makuszyńskiego
ul. Pogodna 84, 60-137 Poznań



1050 PRACOWNIA ARCHITEKTURY
Adres: ul. Mikołaja Reja 1/8
60-826 Poznań
tel. (61) 661-12-34

mgr inż. arch. Mariusz Włócek upr. WP-01A/OKK/UpB/20/2008

mgr inż. arch. Maciej Markiewicz

mgr inż. arch. Anna Basińska


mgr inż. arch. Anna Kozber

rysunek

projekt

inwestor

projektant

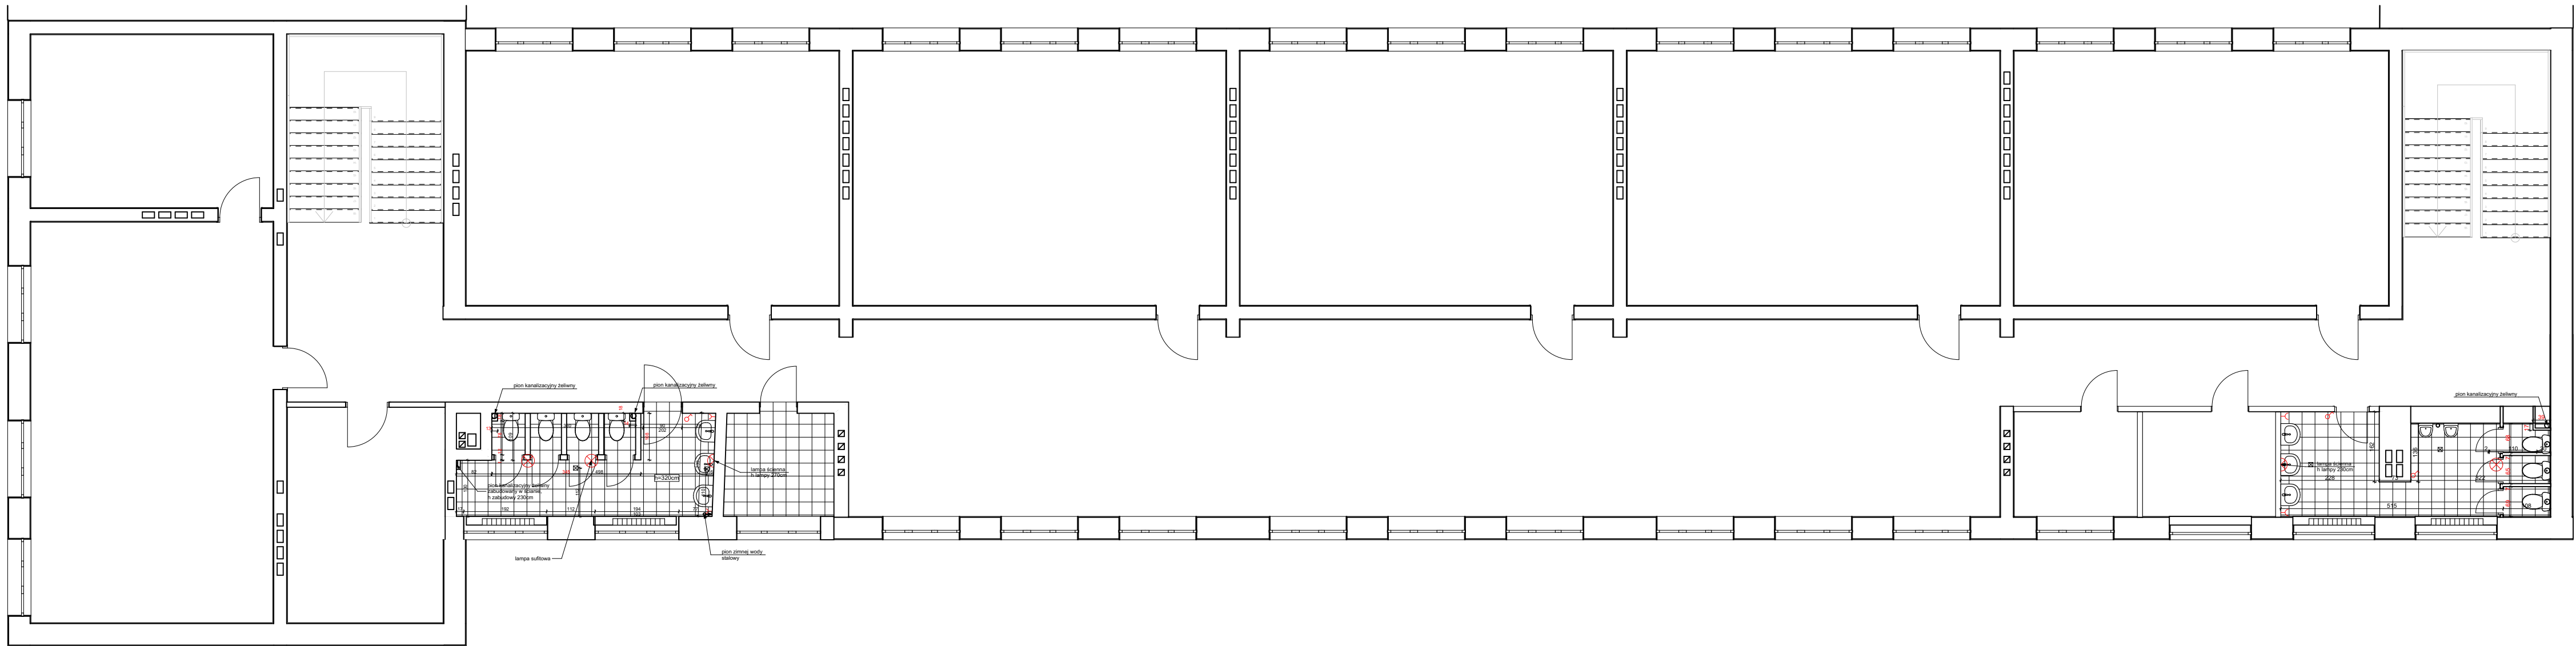

INSTALACJE ELETRYCZNE:

-  LAMPA SUFIOWA
-  LAMPA ŚCIENNA
-  GNIAZDO POJEDYNCZE
-  WŁĄCZNIK

ISNTALACJE SANITARNE:

-  PION KANALIZACYJNY
-  RURY KANALIZACYJNE ŻELIWNE
-  RURY KANALIZACYJNE PCV

1.4

rys. nr

skala 1:100

750 x 300

stadium:
INWENTARYZACJA
branża:
ARCHITEKTURA

data 2020-05

2 PIĘTRO

DOKUMENTACJA PROJEKTOWA REMONTU SZKOŁY PODSTAWOWEJ NR 80
w zakresie instalacji elektrycznych, instalacji sanitarnej, węzłów sanitarnych
i docieplenia dachu. Działka nr 5,6 i 14, arkusz 03, obręb 35 Górczyn

Szkoła Podstawowa nr 80 im. Kornela Makuszyńskiego
ul. Pogodna 84, 60-137 Poznań



1050 PRACOWNIA ARCHITEKTURY
Adres: ul. Mikołaja Reja 1/8
60-826 Poznań
tel. (61) 661-12-34

mgr inż. arch. Mariusz Więcek upr. WP-01A/OKK/UpB/20/2008

mgr inż. arch. Maciej Markiewicz

mgr inż. arch. Anna Basińska


mgr inż. arch. Anna Kozber

rysunek

projekt

inwestor

projektant

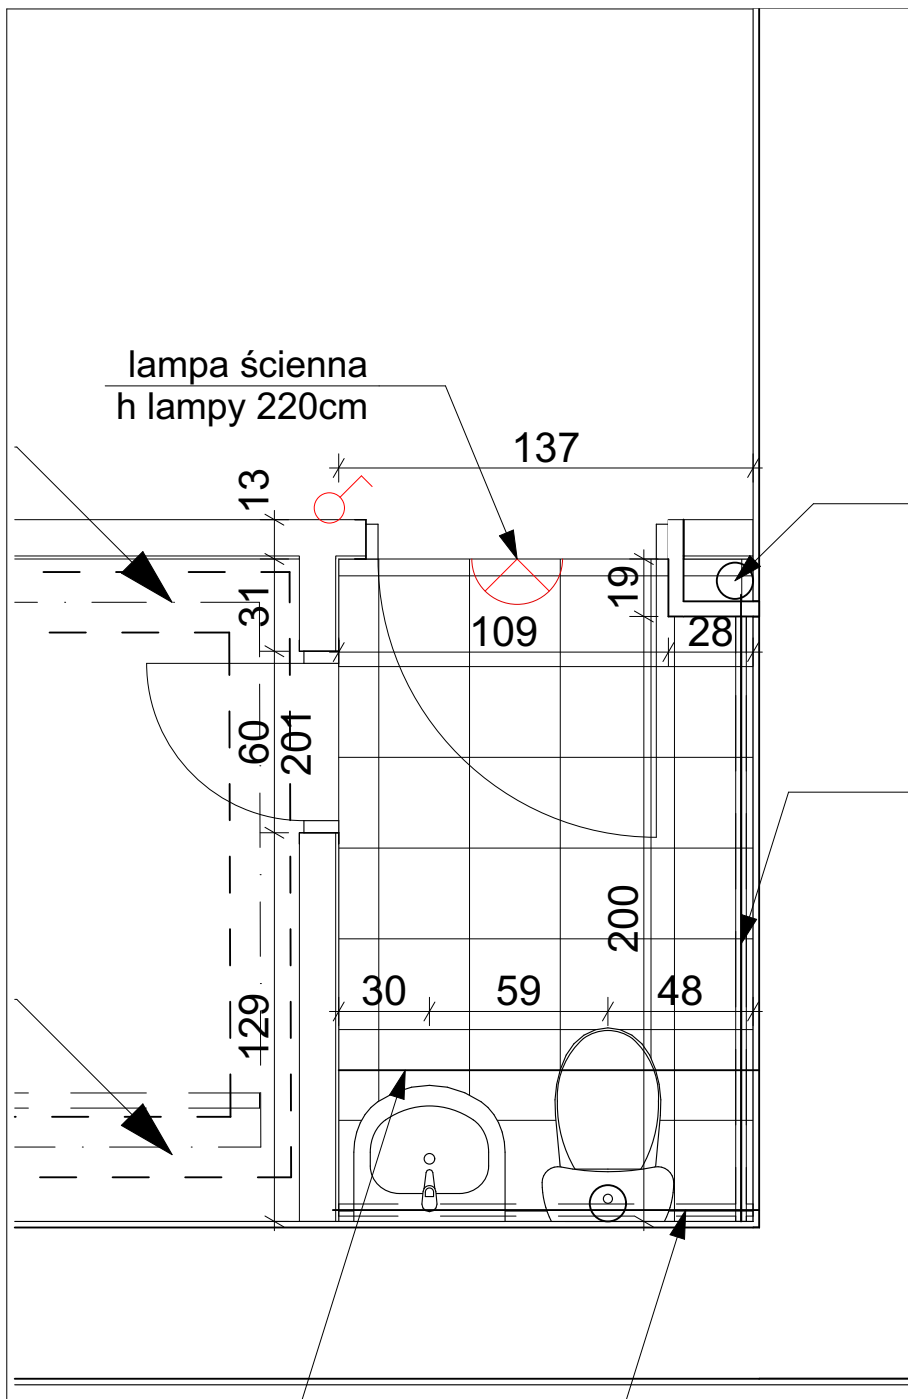

Wpięcie do
odpowietrzenia
pionu kanalizacji

rury żeliwne
h=23cm
h=108cm

INSTALACJE ELETRYCZNE:



LAMPA SUFIOWA



LAMPA ŚCIENNA



GNIAZDO POJEDYNCZE



WŁĄCZNIK

rura żeliwna
h=254cm

rury żeliwne
h=23cm
h=108cm

INSTALACJE SANITARNE:



PION KANALIZACYJNY



RURY KANALIZACYJNE ŻELIWNE



RURY KANALIZACYJNE PCV

1.5

rys. nr

skala 1:25

arkusz: A4

stadium:
INWENTARYZACJA
branża:
ARCHITEKTURA

data 2020-05

ŁAZIENKA, PIWNICA

DOKUMENTACJA PROJEKTOWA REMONTU SZKOŁY PODSTAWOWEJ NR 80
w zakresie instalacji elektrycznych, instalacji sanitarnej, węzłów sanitarnych
i docieplenia dachu. Działka nr 5,6 i 14, arkusz 03, obręb 35 Górczyn

Szkoła Podstawowa nr 80 im. Kornela Makuszyńskiego
ul. Pogodna 84, 60-137 Poznań



1050 PRACOWNIA ARCHITEKTURY
Adres: ul. Mikołaja Reja 1/8
60-826 Poznań
tel. (61) 661-12-34

mgr inż. arch. Mariusz Więcek upr. WP-OIA/OKK/UpB/20/2008

mgr inż. arch. Maciej Markiewicz

mgr inż. arch. Anna Basińska


mgr inż. arch. Anna Kozber

rysunek

projekt

inwestor

projektant

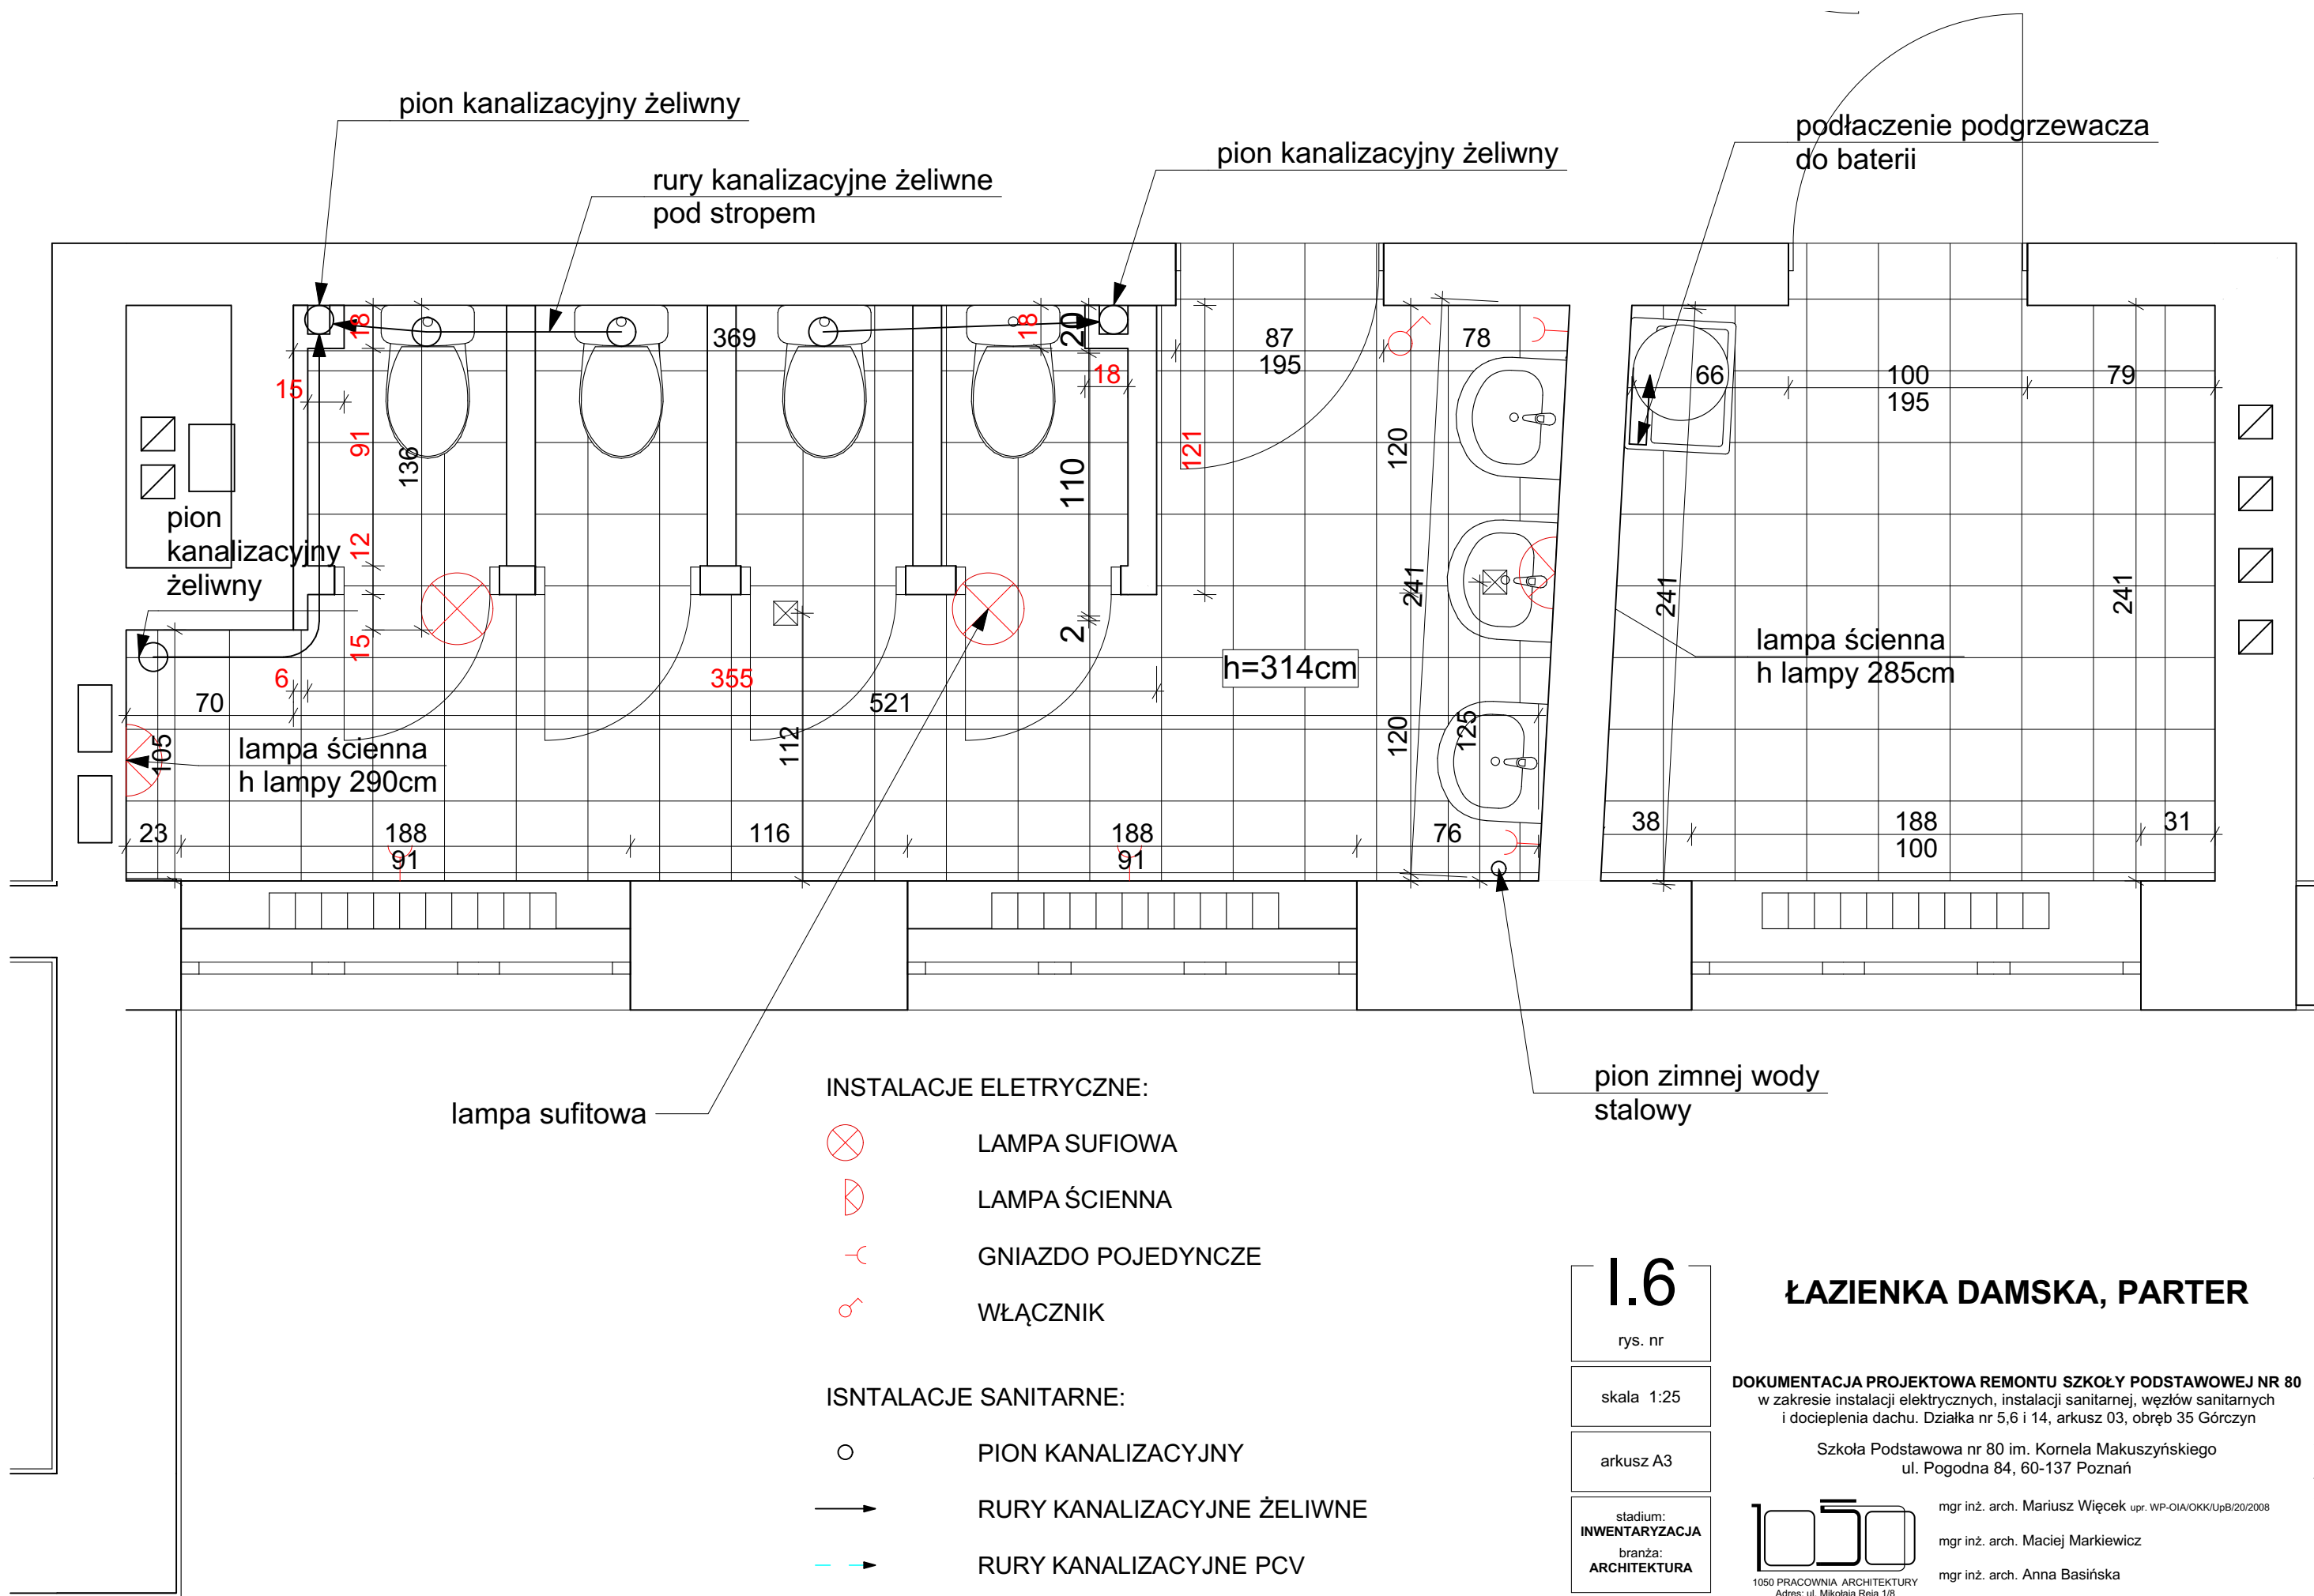

INSTALACJE ELETRYCZNE:

- ⊗ LAMPA SUFIOWA
- ⊕ LAMPA ŚCIENNA
- ⌋ GNIAZDO POJEDYNCZE
- ⌋ WŁĄCZNIK

ISNTALACJE SANITARNE:

- PION KANALIZACYJNY
- RURY KANALIZACYJNE ŻELIWNE
- RURY KANALIZACYJNE PCV

1.6

rys. nr

skala 1:25

arkusz A3

stadium:
INWENTARYZACJA
branża:
ARCHITEKTURA

data 2020-05

ŁAZIENKA DAMSKA, PARTER


DOKUMENTACJA PROJEKTOWA REMONTU SZKOŁY PODSTAWOWEJ NR 80
w zakresie instalacji elektrycznych, instalacji sanitarnej, węzłów sanitarnych
i docieplenia dachu. Działka nr 5,6 i 14, arkusz 03, obręb 35 Górczyn

Szkoła Podstawowa nr 80 im. Kornela Makuszyńskiego
ul. Pogodna 84, 60-137 Poznań

1050 PRACOWNIA ARCHITEKTURY
Adres: ul. Mikołaja Reja 1/8
60-826 Poznań
tel. (61) 661-12-34

mgr inż. arch. Mariusz Więcek upr. WP-OIA/OKK/UpB/20/2008
mgr inż. arch. Maciej Markiewicz
mgr inż. arch. Anna Basińska
mgr inż. arch. Anna Kozber

rysunek
projekt
inwestor
projektanci

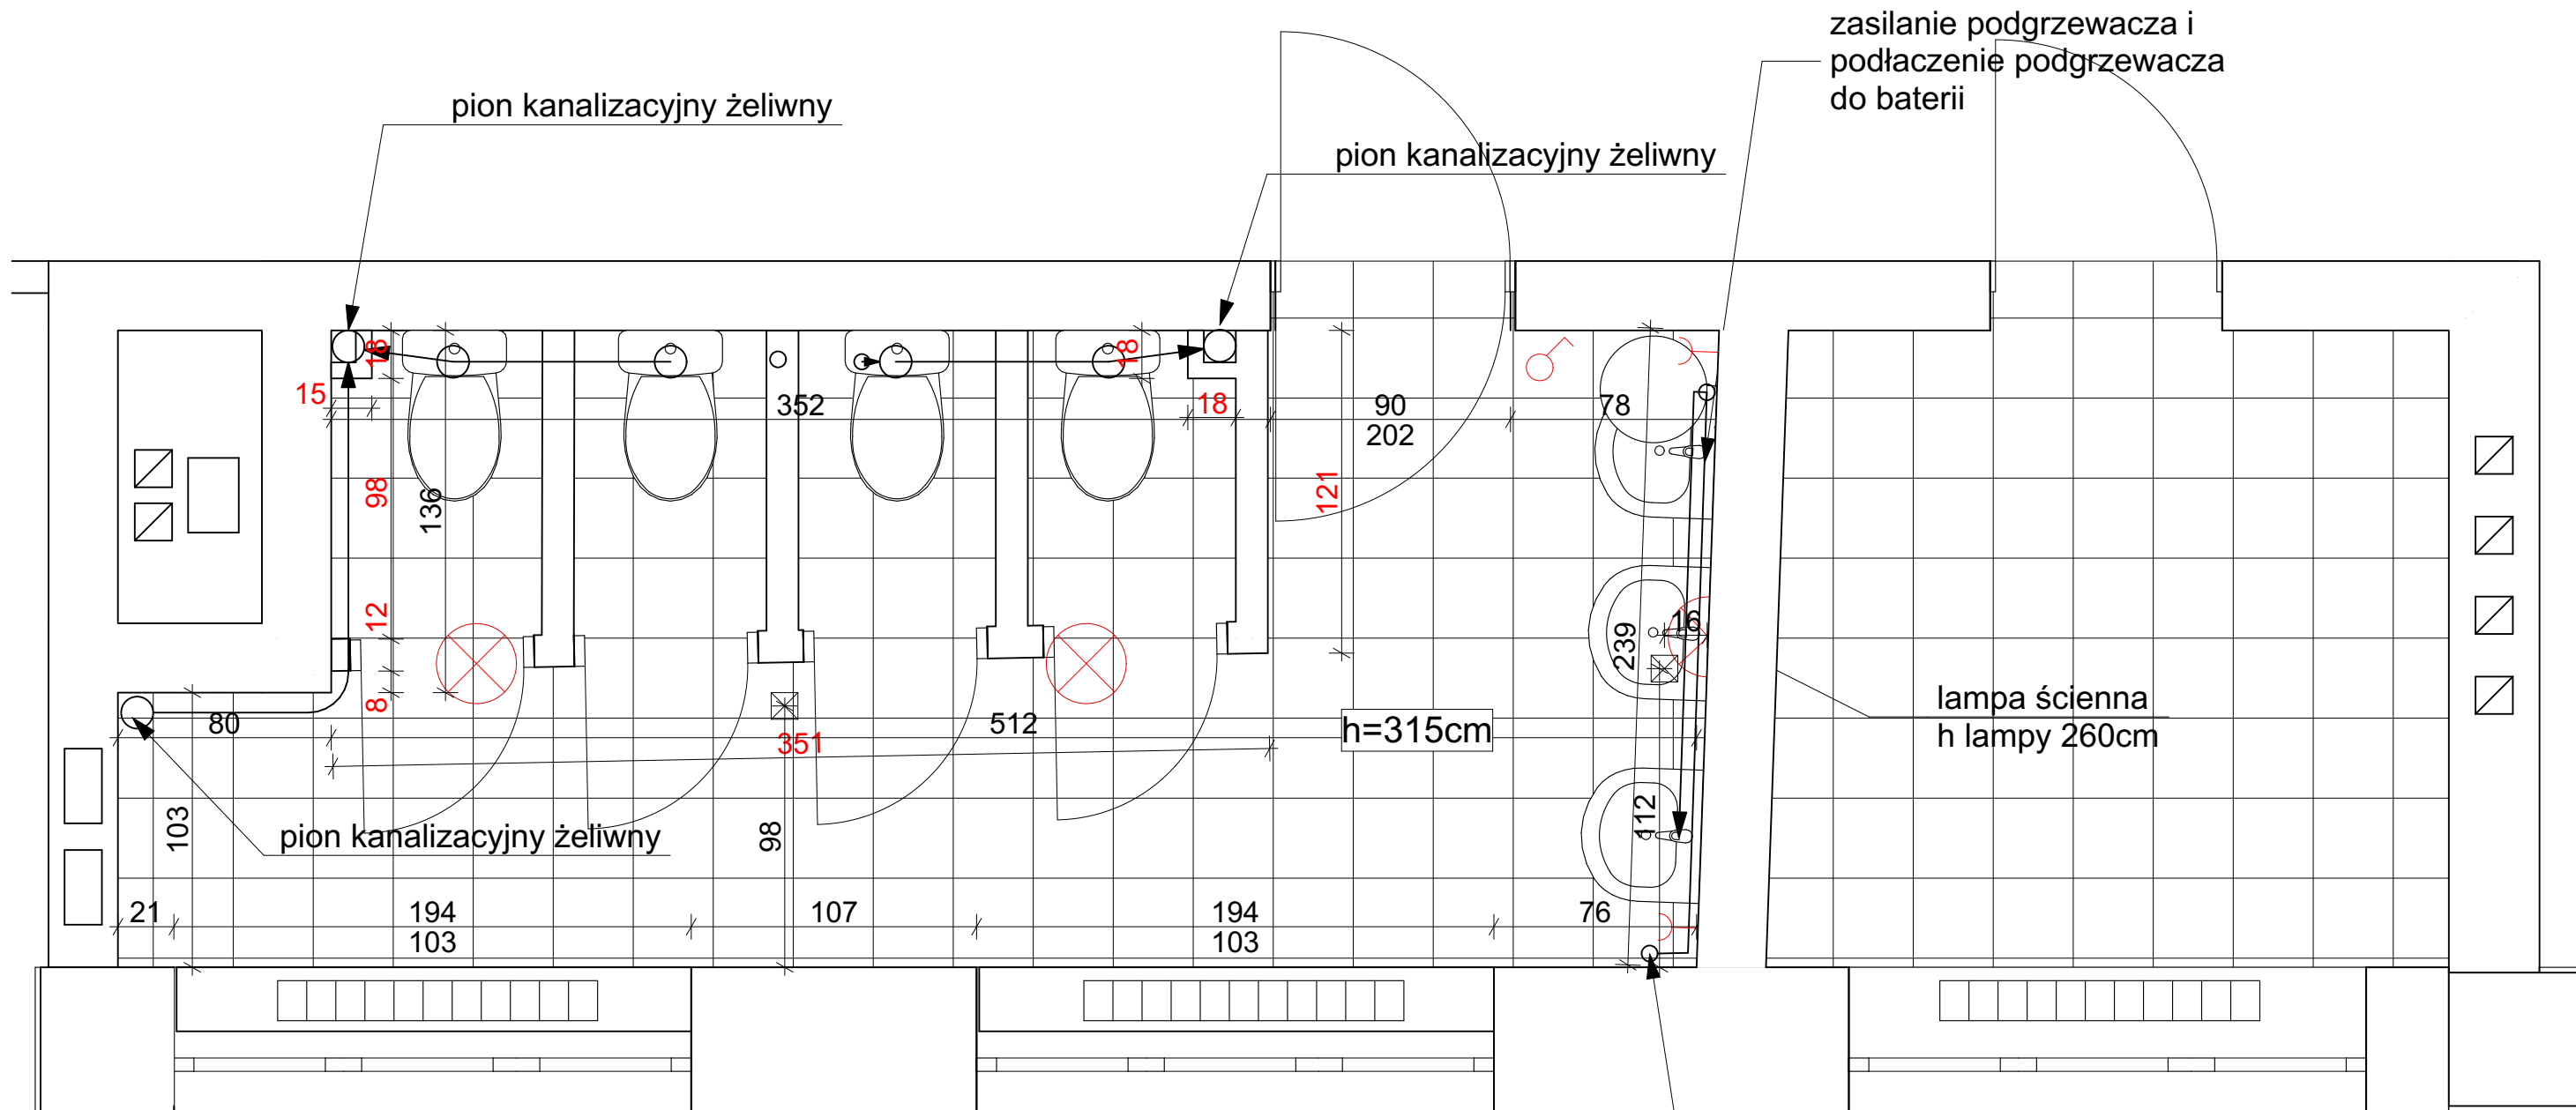

INSTALACJE ELETRYCZNE:

- ⊗ LAMPA SUFIOWA
- ⊕ LAMPA ŚCIENNA
- ⌋ GNIAZDO POJEDYNCZE
- ⚡ WŁĄCZNIK

INSTALACJE SANITARNE:

- PION KANALIZACYJNY
- RURY KANALIZACYJNE ŻELIWNE
- RURY KANALIZACYJNE PCV

1.7
rys. nr

skala 1:25

arkusz A3

stadium:
INWENTARYZACJA
branża:
ARCHITEKTURA

data 2020-05

ŁAZIENKA DAMSKA, 1 PIĘTRO


DOKUMENTACJA PROJEKTOWA REMONTU SZKOŁY PODSTAWOWEJ NR 80
w zakresie instalacji elektrycznych, instalacji sanitarnej, węzłów sanitarnych
i docieplenia dachu. Działka nr 5,6 i 14, arkusz 03, obręb 35 Górczyn

Szkoła Podstawowa nr 80 im. Kornela Makuszyńskiego
ul. Pogodna 84, 60-137 Poznań

1050
PRACOWNIA ARCHITEKTURY
Adres: ul. Mikołaja Reja 1/8
60-826 Poznań
tel. (61) 661-12-34

mgr inż. arch. Mariusz Więcek upr. WP-OIA/OKK/UpB/20/2008
mgr inż. arch. Maciej Markiewicz
mgr inż. arch. Anna Basińska
mgr inż. arch. Anna Kozber

rysunek
projekt
inwestor
projektanci

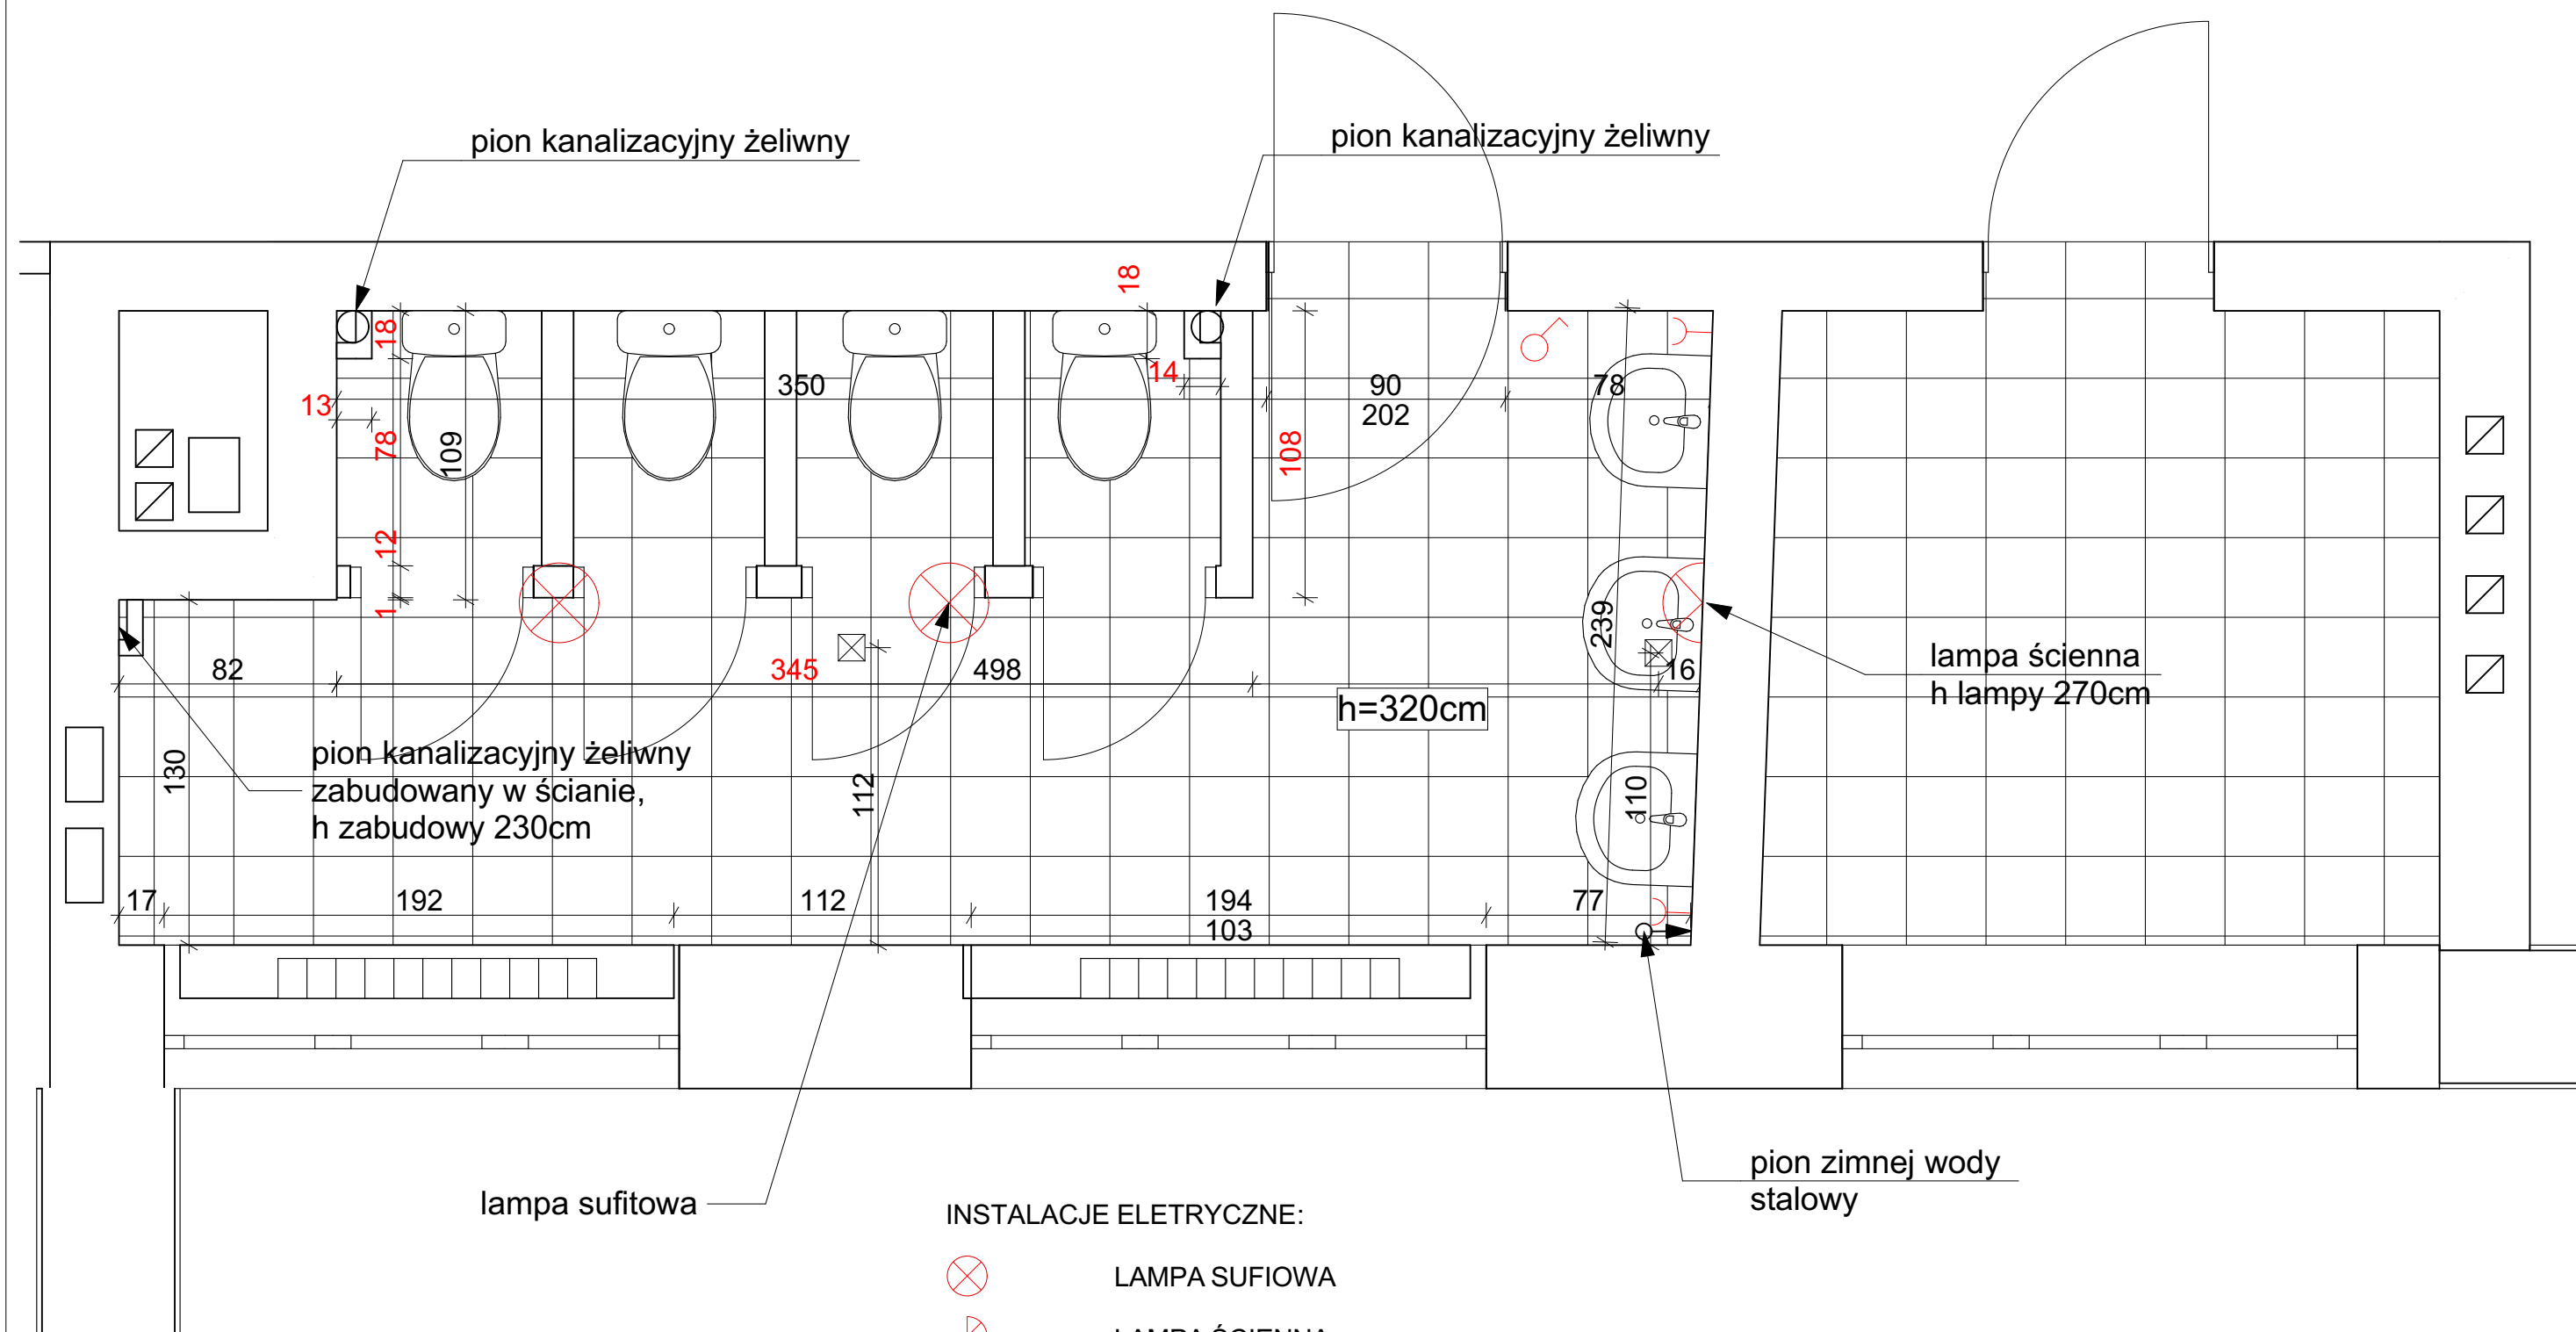

INSTALACJE ELETRYCZNE:

-  LAMPA SUFIOWA
-  LAMPA ŚCIENNA
-  GNIAZDO POJEDYNCZE
-  WŁĄCZNIK

ISNTALACJE SANITARNE:

-  PION KANALIZACYJNY
-  RURY KANALIZACYJNE ŻELIWNE
-  RURY KANALIZACYJNE PCV

1.8

rys. nr

skala 1:25

arkusz A3

stadium:
INWENTARYZACJA
branża:
ARCHITEKTURA

data 2020-05

ŁAZIENKA DAMSKA, 2 PIĘTRO

DOKUMENTACJA PROJEKTOWA REMONTU SZKOŁY PODSTAWOWEJ NR 80
w zakresie instalacji elektrycznych, instalacji sanitarnej, węzłów sanitarnych
i docieplenia dachu. Działka nr 5,6 i 14, arkusz 03, obręb 35 Górczyn

Szkoła Podstawowa nr 80 im. Kornela Makuszyńskiego
ul. Pogodna 84, 60-137 Poznań

1050
1050 PRACOWNIA ARCHITEKTURY
Adres: ul. Mikołaja Reja 1/8
60-826 Poznań
tel. (61) 661-12-34

mgr inż. arch. Mariusz Więcek upr. WP-OIA/OKK/UpB/20/2008

mgr inż. arch. Maciej Markiewicz

mgr inż. arch. Anna Basińska


mgr inż. arch. Anna Kozber

rysunek

projekt

inwestor

projektanci

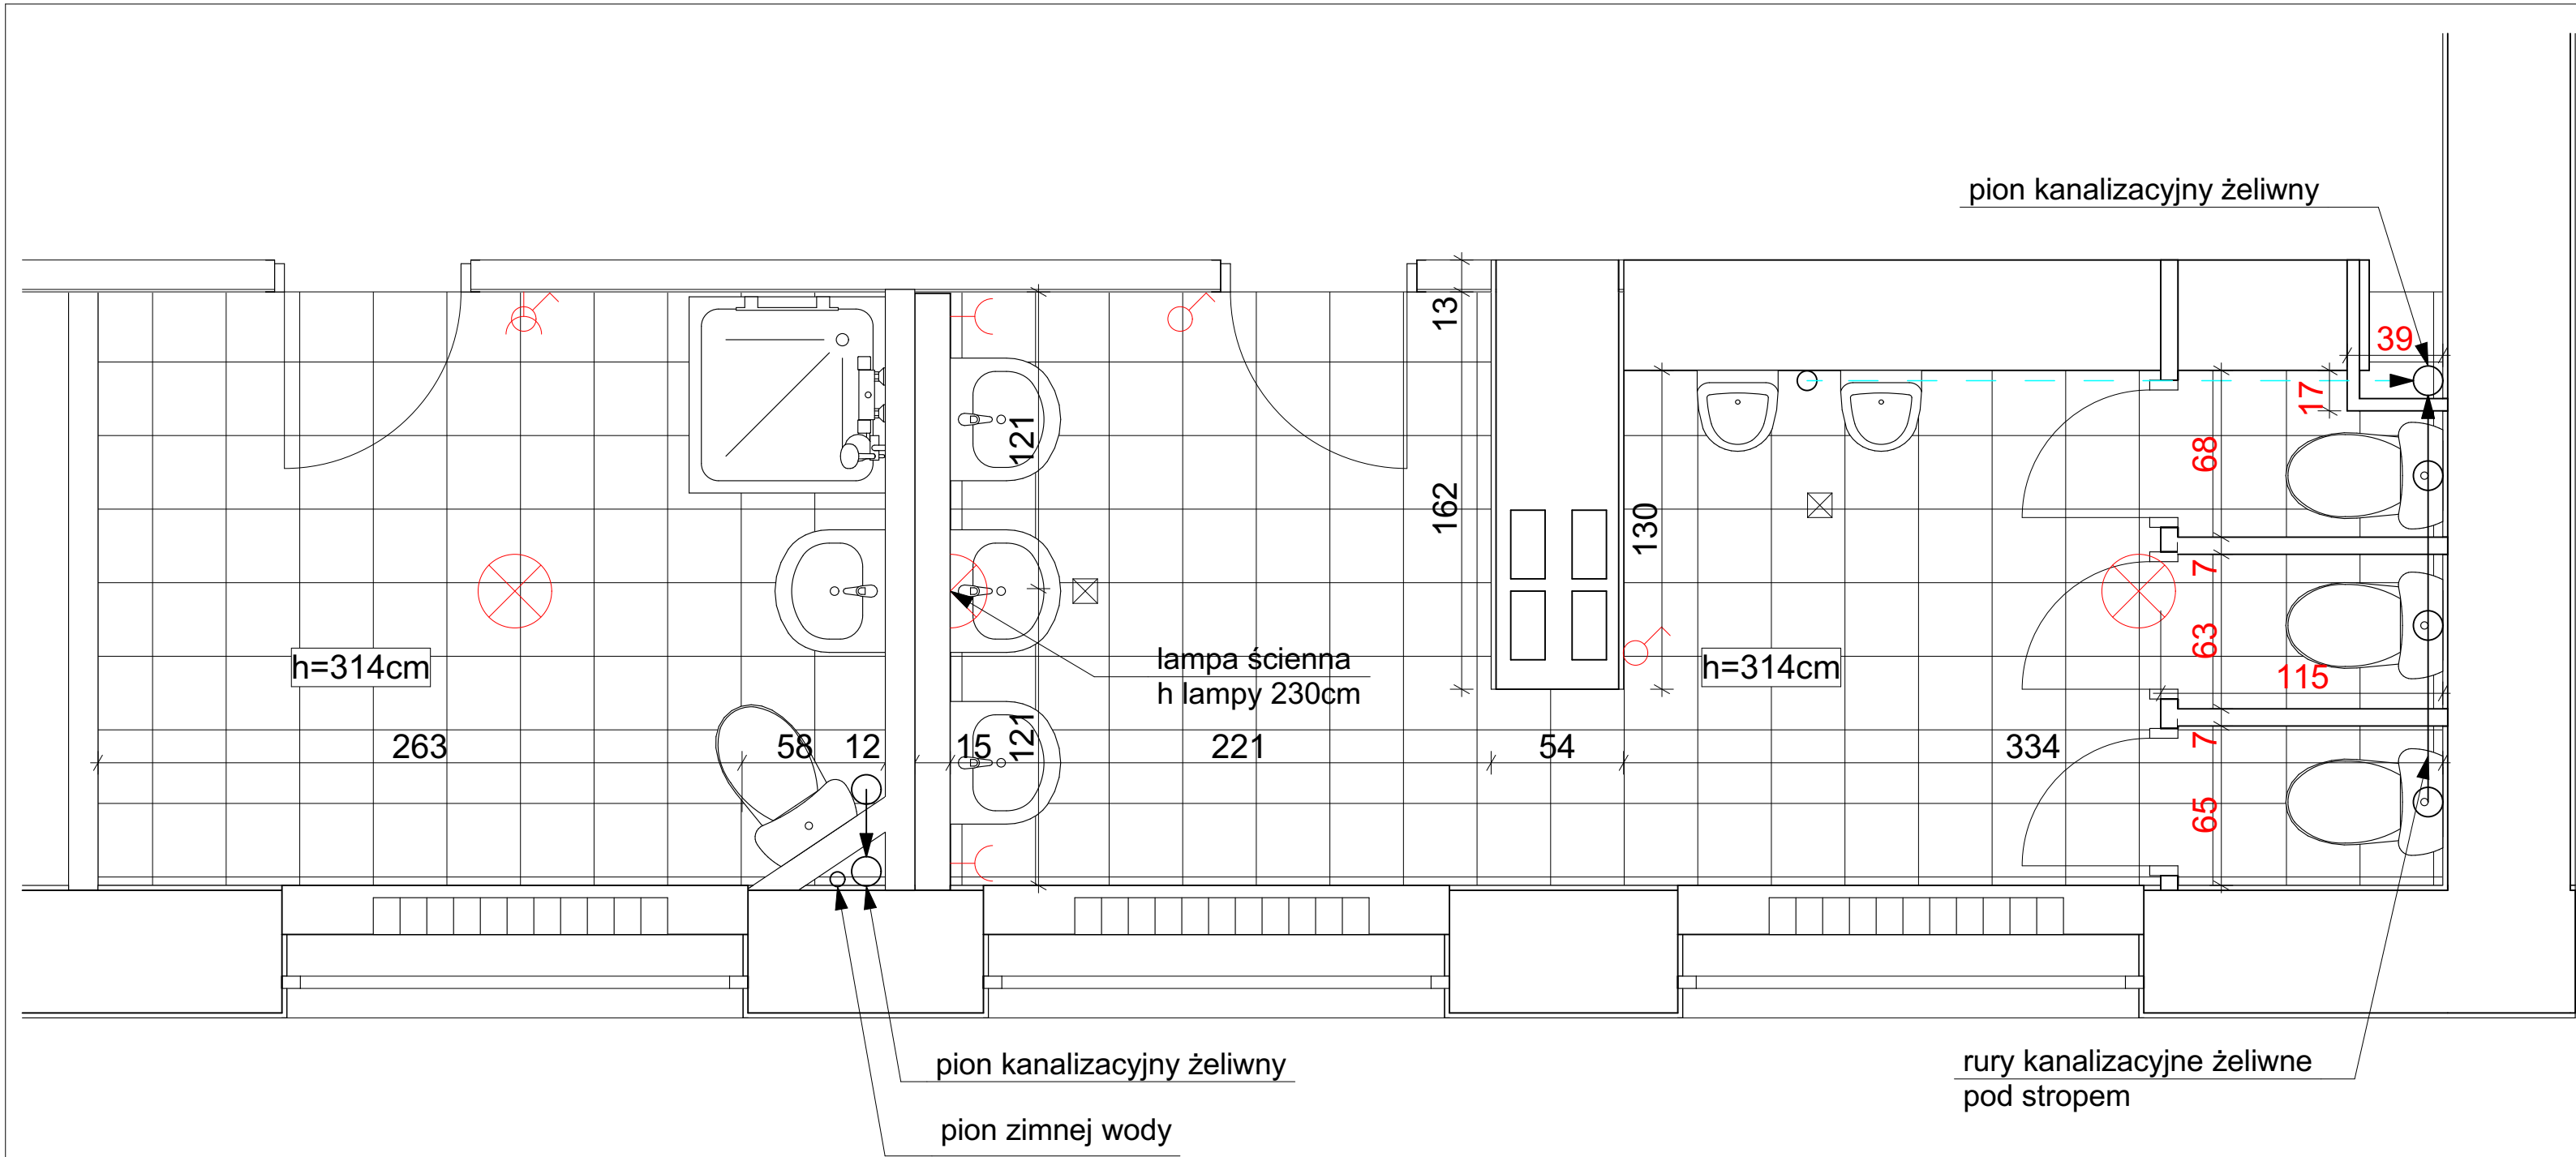

INSTALACJE ELETRYCZNE:

-  LAMPA SUFIOWA
-  LAMPA ŚCIENNA
-  GNIAZDO POJEDYNCZE
-  WŁĄCZNIK

ISNTALACJE SANITARNE:

-  PION KANALIZACYJNY
-  RURY KANALIZACYJNE ŻELIWNE
-  RURY KANALIZACYJNE PCV

1.9

rys. nr

skala 1:25

450 x 300

stadium:
INWENTARYZACJA
branża:
ARCHITEKTURA

data 2020-05


ŁAZIENKA MĘSKA, PARTER

DOKUMENTACJA PROJEKTOWA REMONTU SZKOŁY PODSTAWOWEJ NR 80
w zakresie instalacji elektrycznych, instalacji sanitarnej, węzłów sanitarnych
i docieplenia dachu. Działka nr 5,6 i 14, arkusz 03, obręb 35 Górczyn

Szkoła Podstawowa nr 80 im. Kornela Makuszyńskiego
ul. Pogodna 84, 60-137 Poznań



mgr inż. arch. Mariusz Więcek upr. WP-OIA/OKK/UpB/20/2008
mgr inż. arch. Maciej Markiewicz
mgr inż. arch. Anna Basińska
mgr inż. arch. Anna Kozber

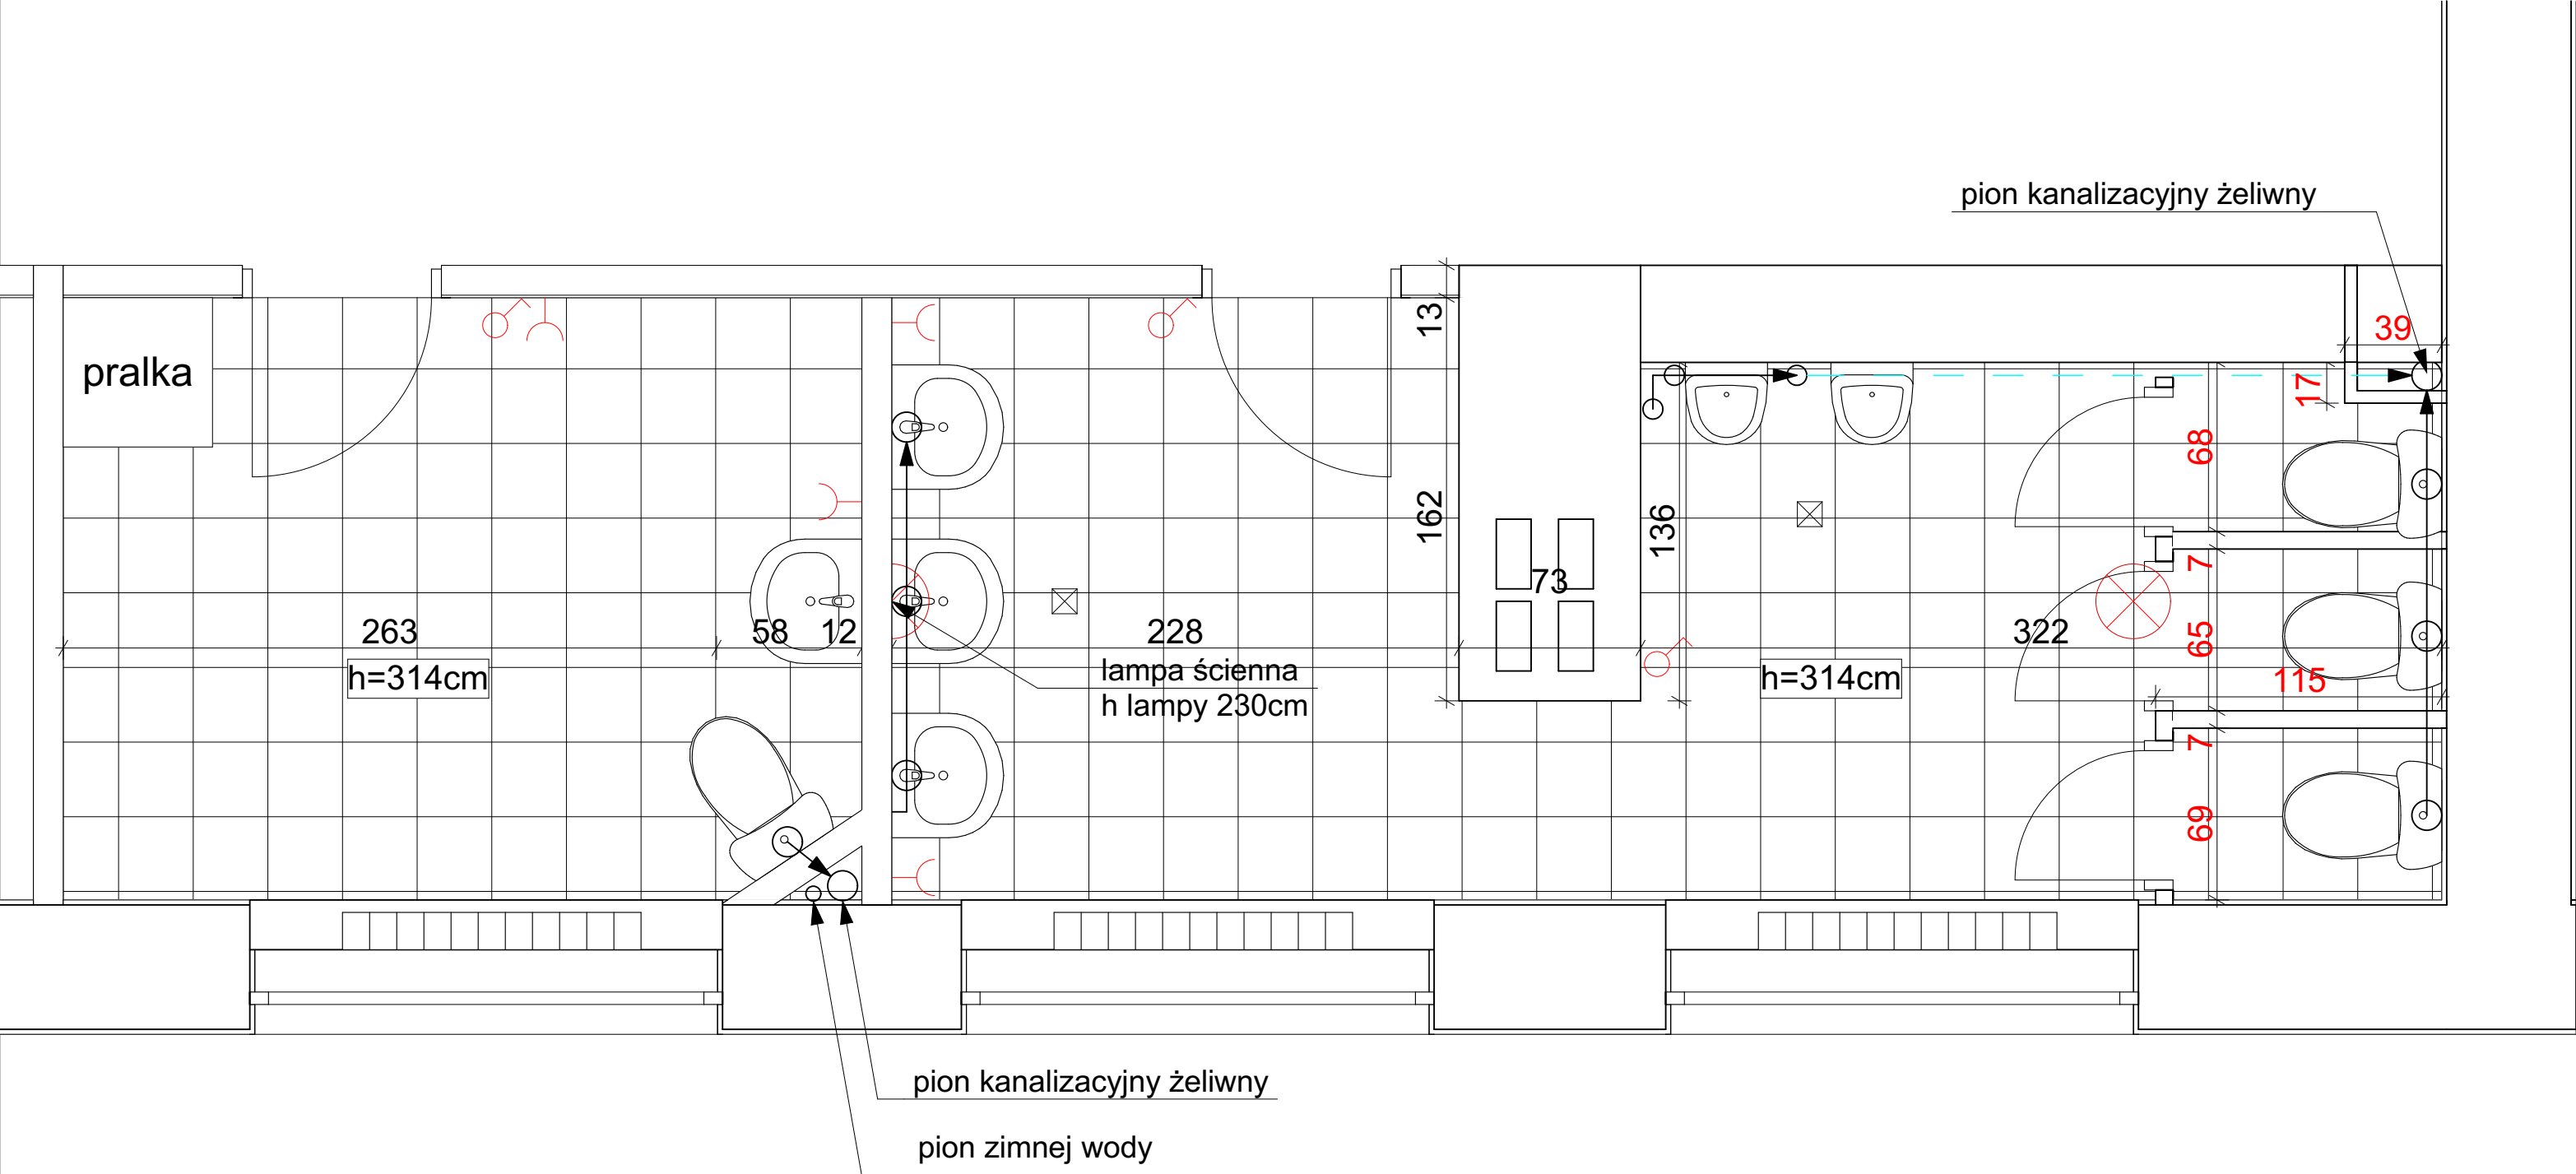

INSTALACJE ELETRYCZNE:

- LAMPA SUFIOWA
- LAMPA ŚCIENNA
- GNIAZDO POJEDYNCZE
- WŁĄCZNIK

INSTALACJE SANITARNE:

- PION KANALIZACYJNY
- RURY KANALIZACYJNE ŻELIWNE
- RURY KANALIZACYJNE PCV

1.10
rys. nr

skala 1:25

450 x 300

stadium:
INWENTARYZACJA
branża:
ARCHITEKTURA

data 2020-05


ŁAZIENKA MĘSKA, 1 PIĘTRO

DOKUMENTACJA PROJEKTOWA REMONTU SZKOŁY PODSTAWOWEJ NR 80
w zakresie instalacji elektrycznych, instalacji sanitarnej, węzłów sanitarnych
i docieplenia dachu. Działka nr 5,6 i 14, arkusz 03, obręb 35 Górczyn

Szkoła Podstawowa nr 80 im. Kornela Makuszyńskiego
ul. Pogodna 84, 60-137 Poznań



mgr inż. arch. Mariusz Więcek upr. WP-OIA/OKK/UpB/20/2008
mgr inż. arch. Maciej Markiewicz
mgr inż. arch. Anna Basińska
mgr inż. arch. Anna Kozber

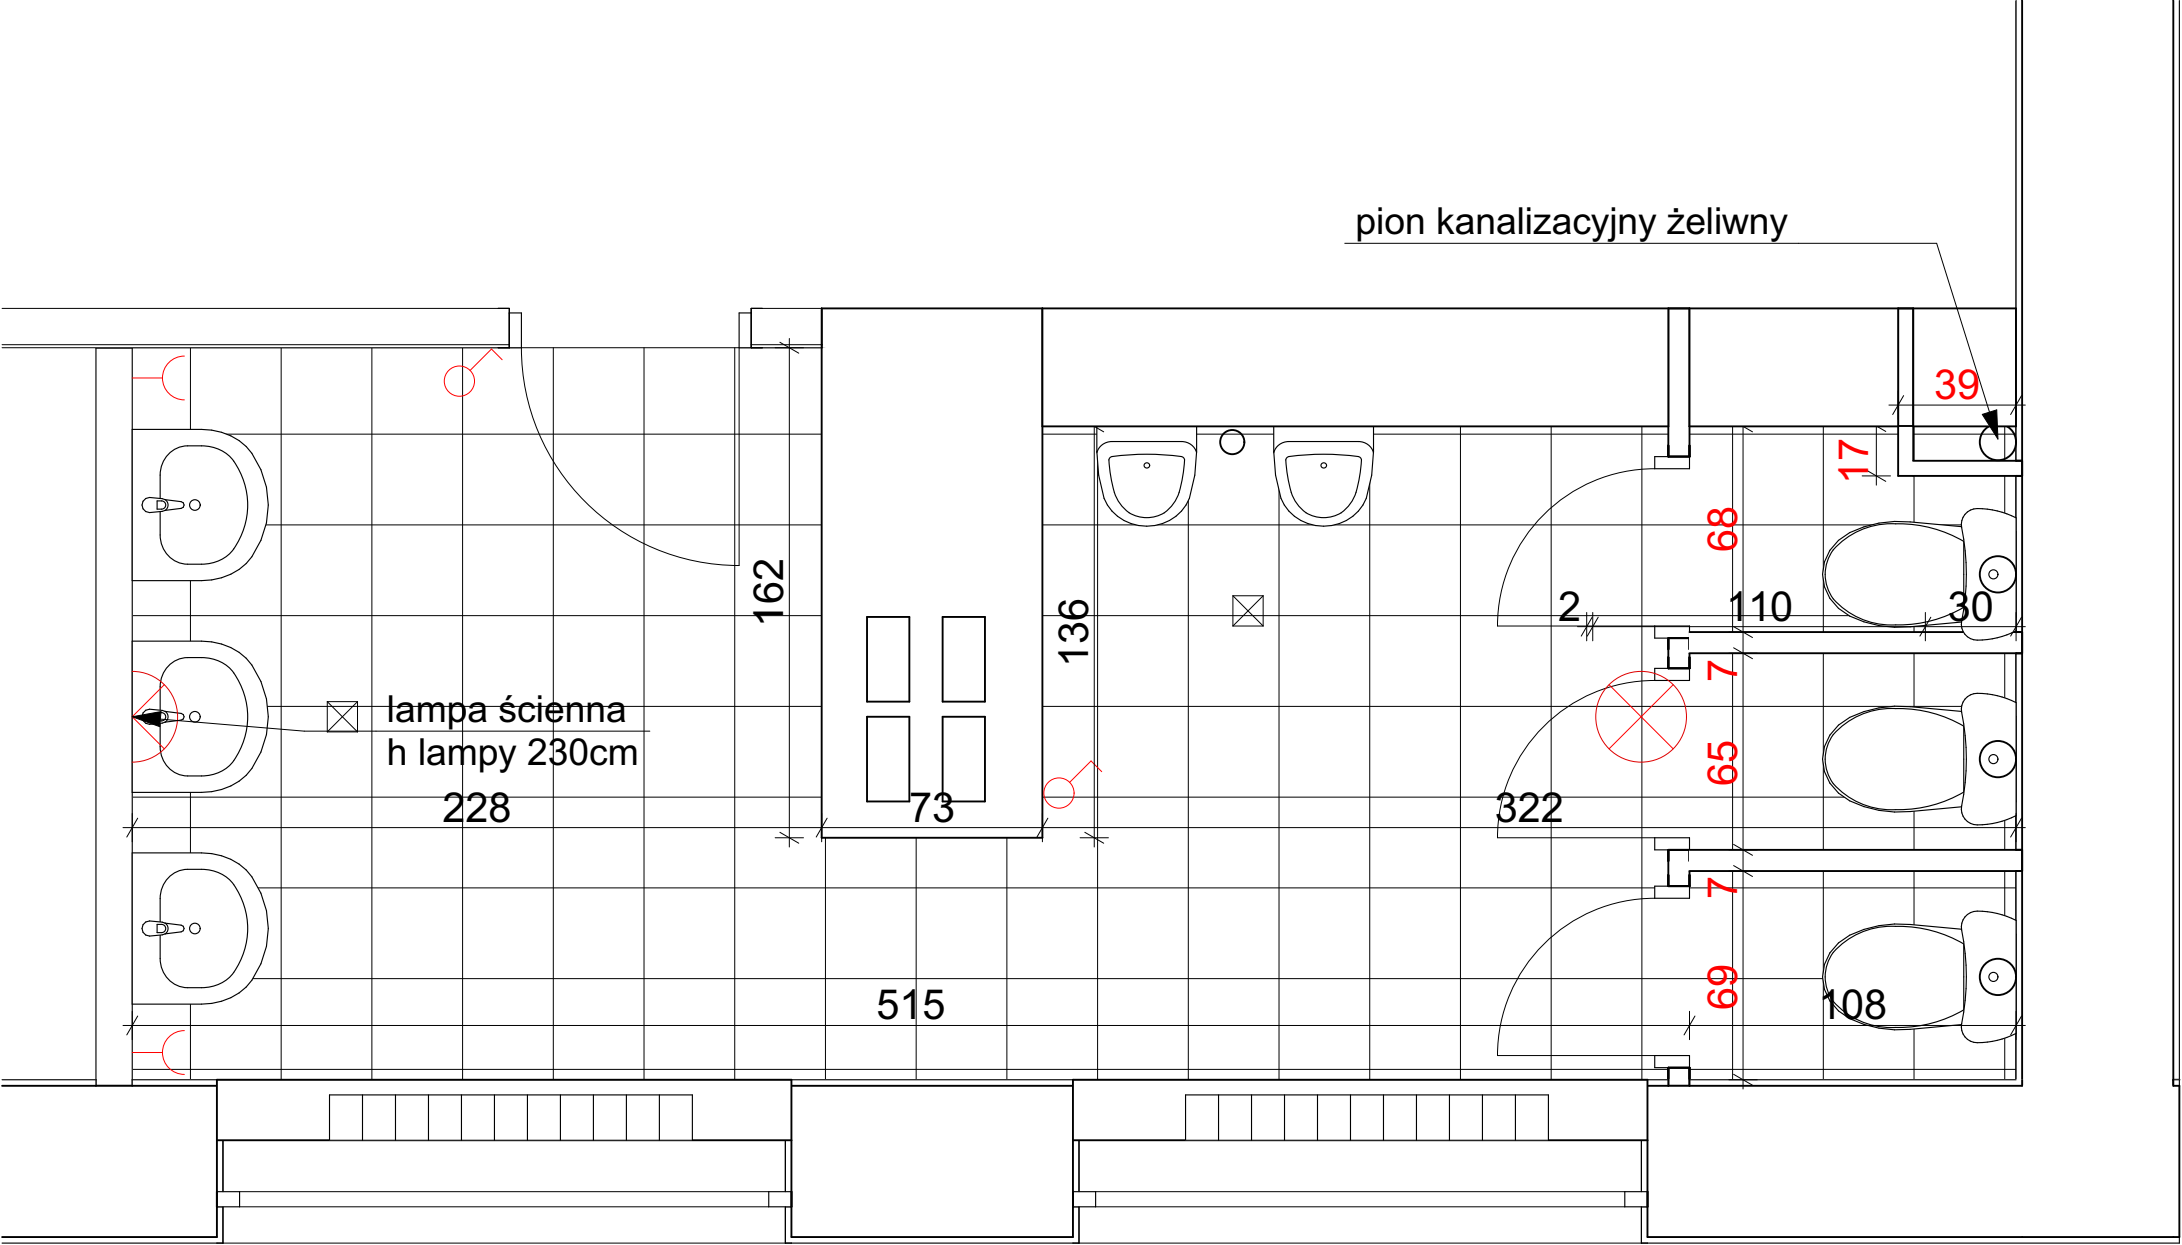

INSTALACJE ELETRYCZNE:

-  LAMPA SUFIOWA
-  LAMPA ŚCIENNA
-  GNIAZDO POJEDYNCZE
-  WŁĄCZNIK

ISNTALACJE SANITARNE:

-  PION KANALIZACYJNY
-  RURY KANALIZACYJNE ŻELIWNE
-  RURY KANALIZACYJNE PCV

1.11

rys. nr

skala 1:25

arkusz A3

stadium:
INWENTARYZACJA
branża:
ARCHITEKTURA

data 2020-05

ŁAZIENKA MĘSKA, 2 PIĘTRO


DOKUMENTACJA PROJEKTOWA REMONTU SZKOŁY PODSTAWOWEJ NR 80
w zakresie instalacji elektrycznych, instalacji sanitarnej, węzłów sanitarnych
i docieplenia dachu. Działka nr 5,6 i 14, arkusz 03, obręb 35 Górczyn

Szkoła Podstawowa nr 80 im. Kornela Makuszyńskiego
ul. Pogodna 84, 60-137 Poznań

1050

1050 PRACOWNIA ARCHITEKTURY
Adres: ul. Mikołaja Reja 1/8
60-826 Poznań
tel. (61) 661-12-34

- mgr inż. arch. Mariusz Więcek upr. WP-OIA/OKK/UpB/20/2008
- mgr inż. arch. Maciej Markiewicz
- mgr inż. arch. Anna Basińska
- mgr inż. arch. Anna Kozber

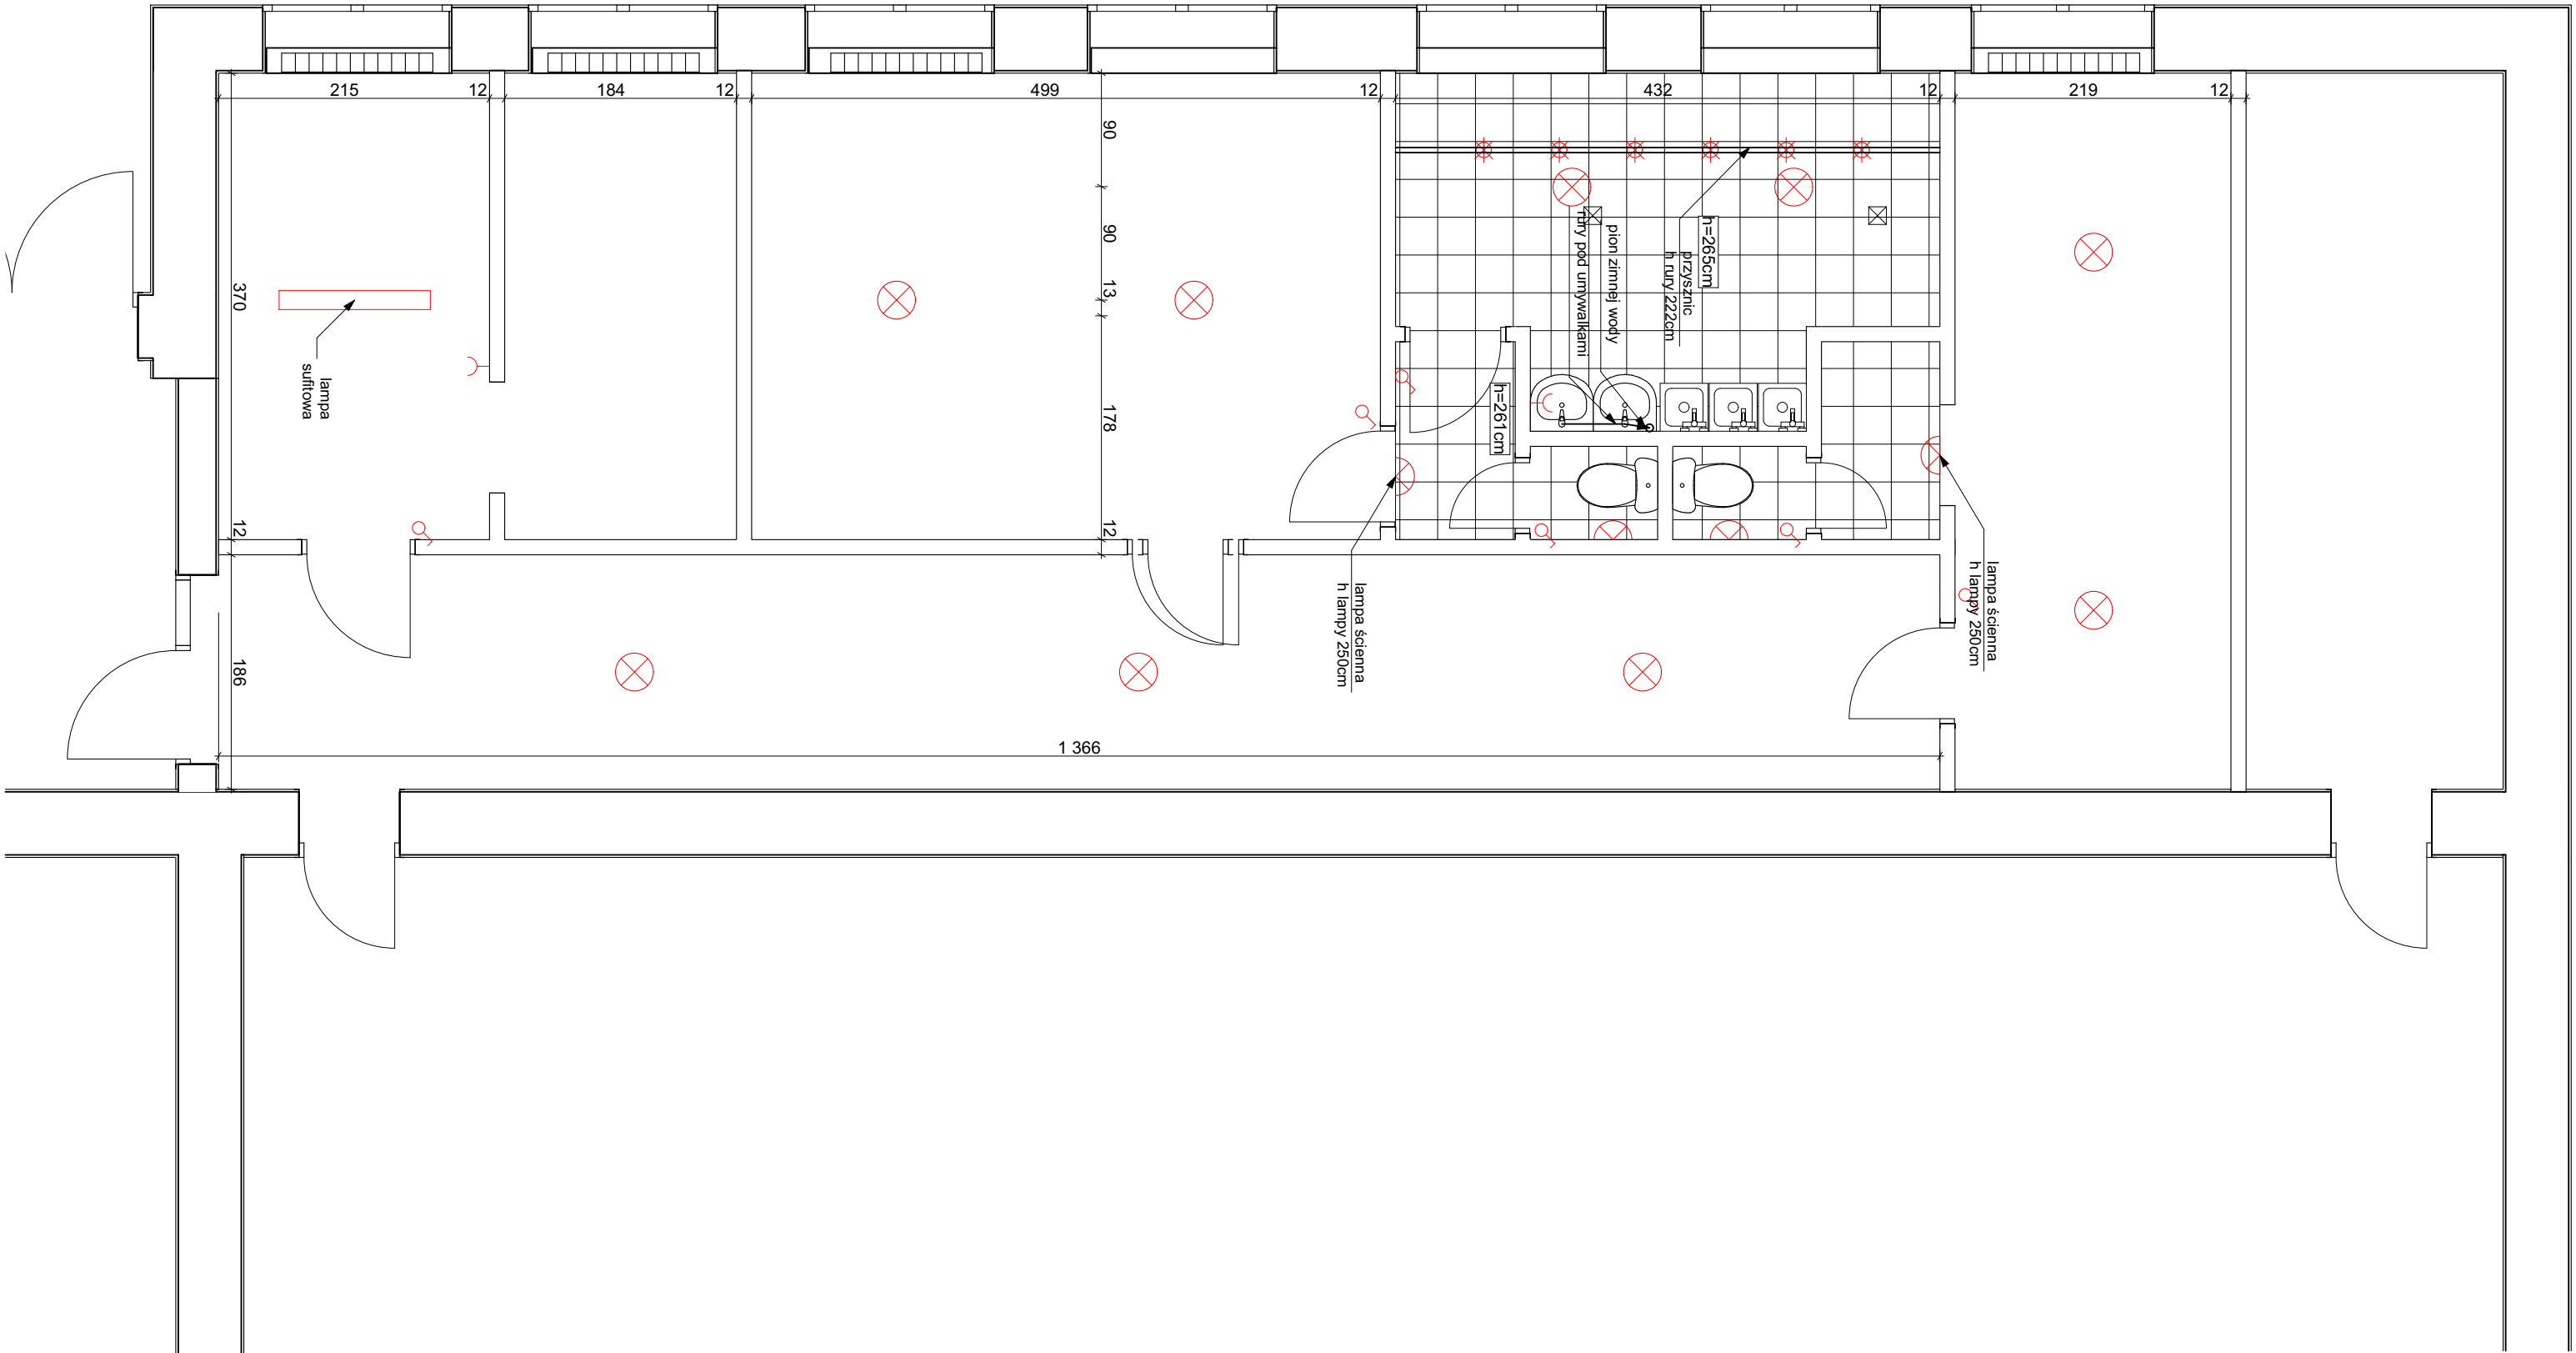

INSTALACJE ELETRYCZNE:

- LAMPA SUFIOWA
- LAMPA ŚCIENNA
- GNIAZDO POJEDYNCZE
- WŁĄCZNIK

ISNTALACJE SANITARNE:

- PION KANALIZACYJNY
- RURY KANALIZACYJNE ŻELIWNE
- RURY KANALIZACYJNE PCV

1.12

rys. nr

skala 1:50

450 x 300

stadium:
INWENTARYZACJA
branża:
ARCHITEKTURA

data 2020-05

SZATNIE PRZY SALI GIMNASTYCZNEJ

DOKUMENTACJA PROJEKTOWA REMONTU SZKOŁY PODSTAWOWEJ NR 80
w zakresie instalacji elektrycznych, instalacji sanitarnej, węzłów sanitarnych i docieplenia dachu. Działka nr 5,6 i 14, arkusz 03, obręb 35 Górczyn

Szkoła Podstawowa nr 80 im. Kornela Makuszyńskiego
ul. Pogodna 84, 60-137 Poznań



1050 PRACOWNIA ARCHITEKTURY
Adres: ul. Mikołaja Reja 1/8
60-826 Poznań
tel. (61) 661-12-34

mgr inż. arch. Mariusz Więcek upr. WP-OIA/OKK/UpB/20/2008

mgr inż. arch. Maciej Markiewicz

mgr inż. arch. Anna Basińska

mgr inż. arch. Anna Kozber