


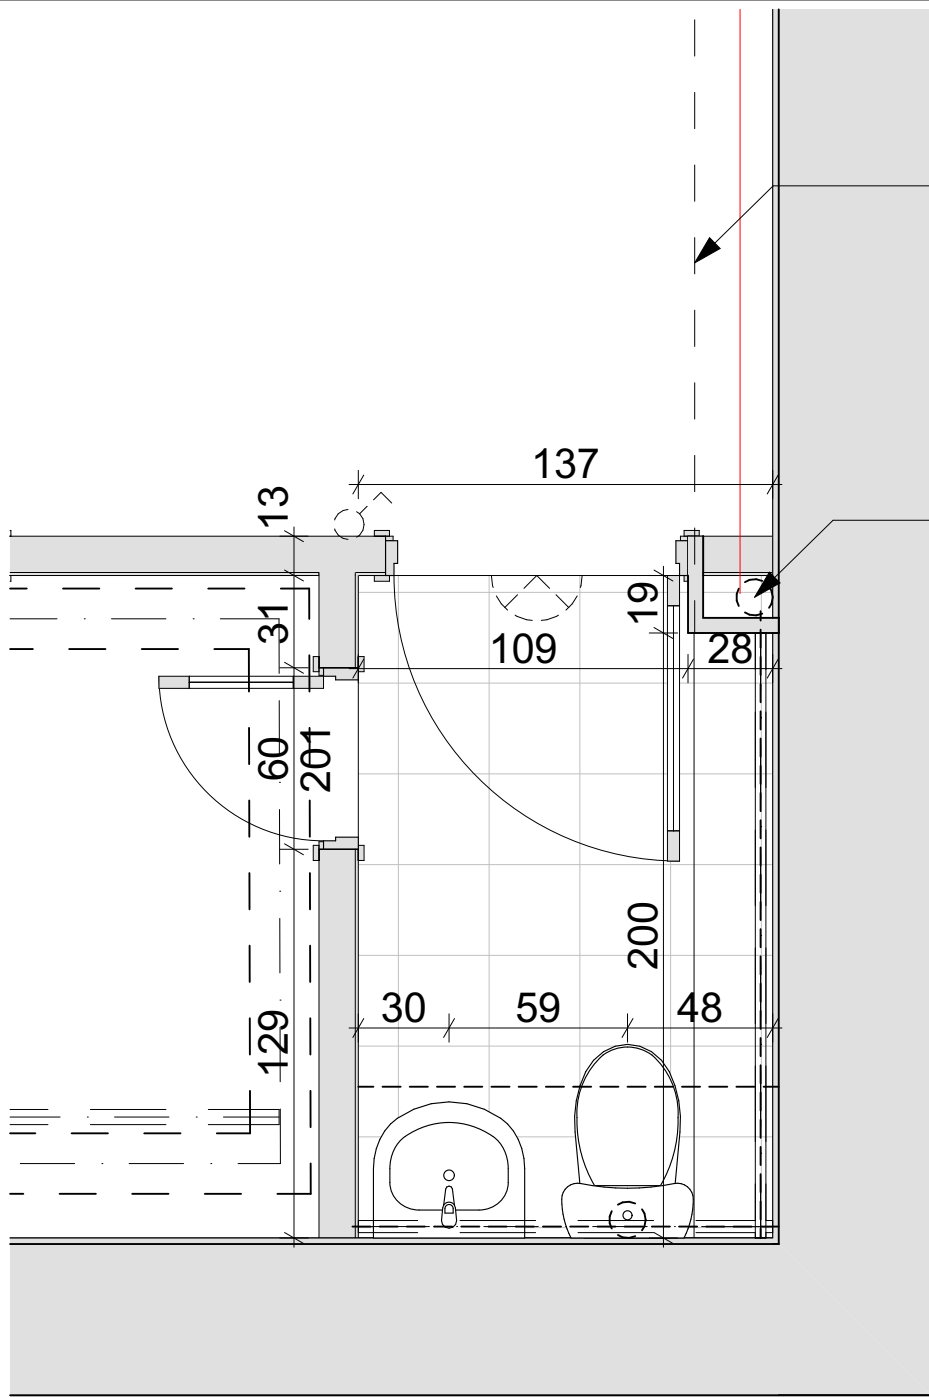

Obudowa instalacji
kanalizacji
z płyty g-k
h=220 cm

Wpięcie do
odpowietrzenia
pionu kanalizacji

A.6

rys. nr

skala 1:25

arkusz: A4

stadium:
**PROJEKT
WYKONAWCZY**
branża:
ARCHITEKTURA

data 2020-05

ŁAZIENKA, PIWNICA

DOKUMENTACJA PROJEKTOWA REMONTU SZKOŁY PODSTAWOWEJ NR 80
w zakresie instalacji elektrycznych, instalacji sanitarnej, węzłów sanitarnych
i docieplenia dachu. Działka nr 5,6 i 14, arkusz 03, obręb 35 Górczyn

Szkoła Podstawowa nr 80 im. Kornela Makuszyńskiego
ul. Pogodna 84, 60-137 Poznań



1050 PRACOWNIA ARCHITEKTURY
Adres: ul. Mikołaja Reja 1/8
60-826 Poznań
tel. (61) 661-12-34

mgr inż. arch. Mariusz Więcek upr. WP-OIA/OKK/UpB/20/2008


mgr inż. arch. Anna Kozber


rysunek

projekt

inwestor

projektant

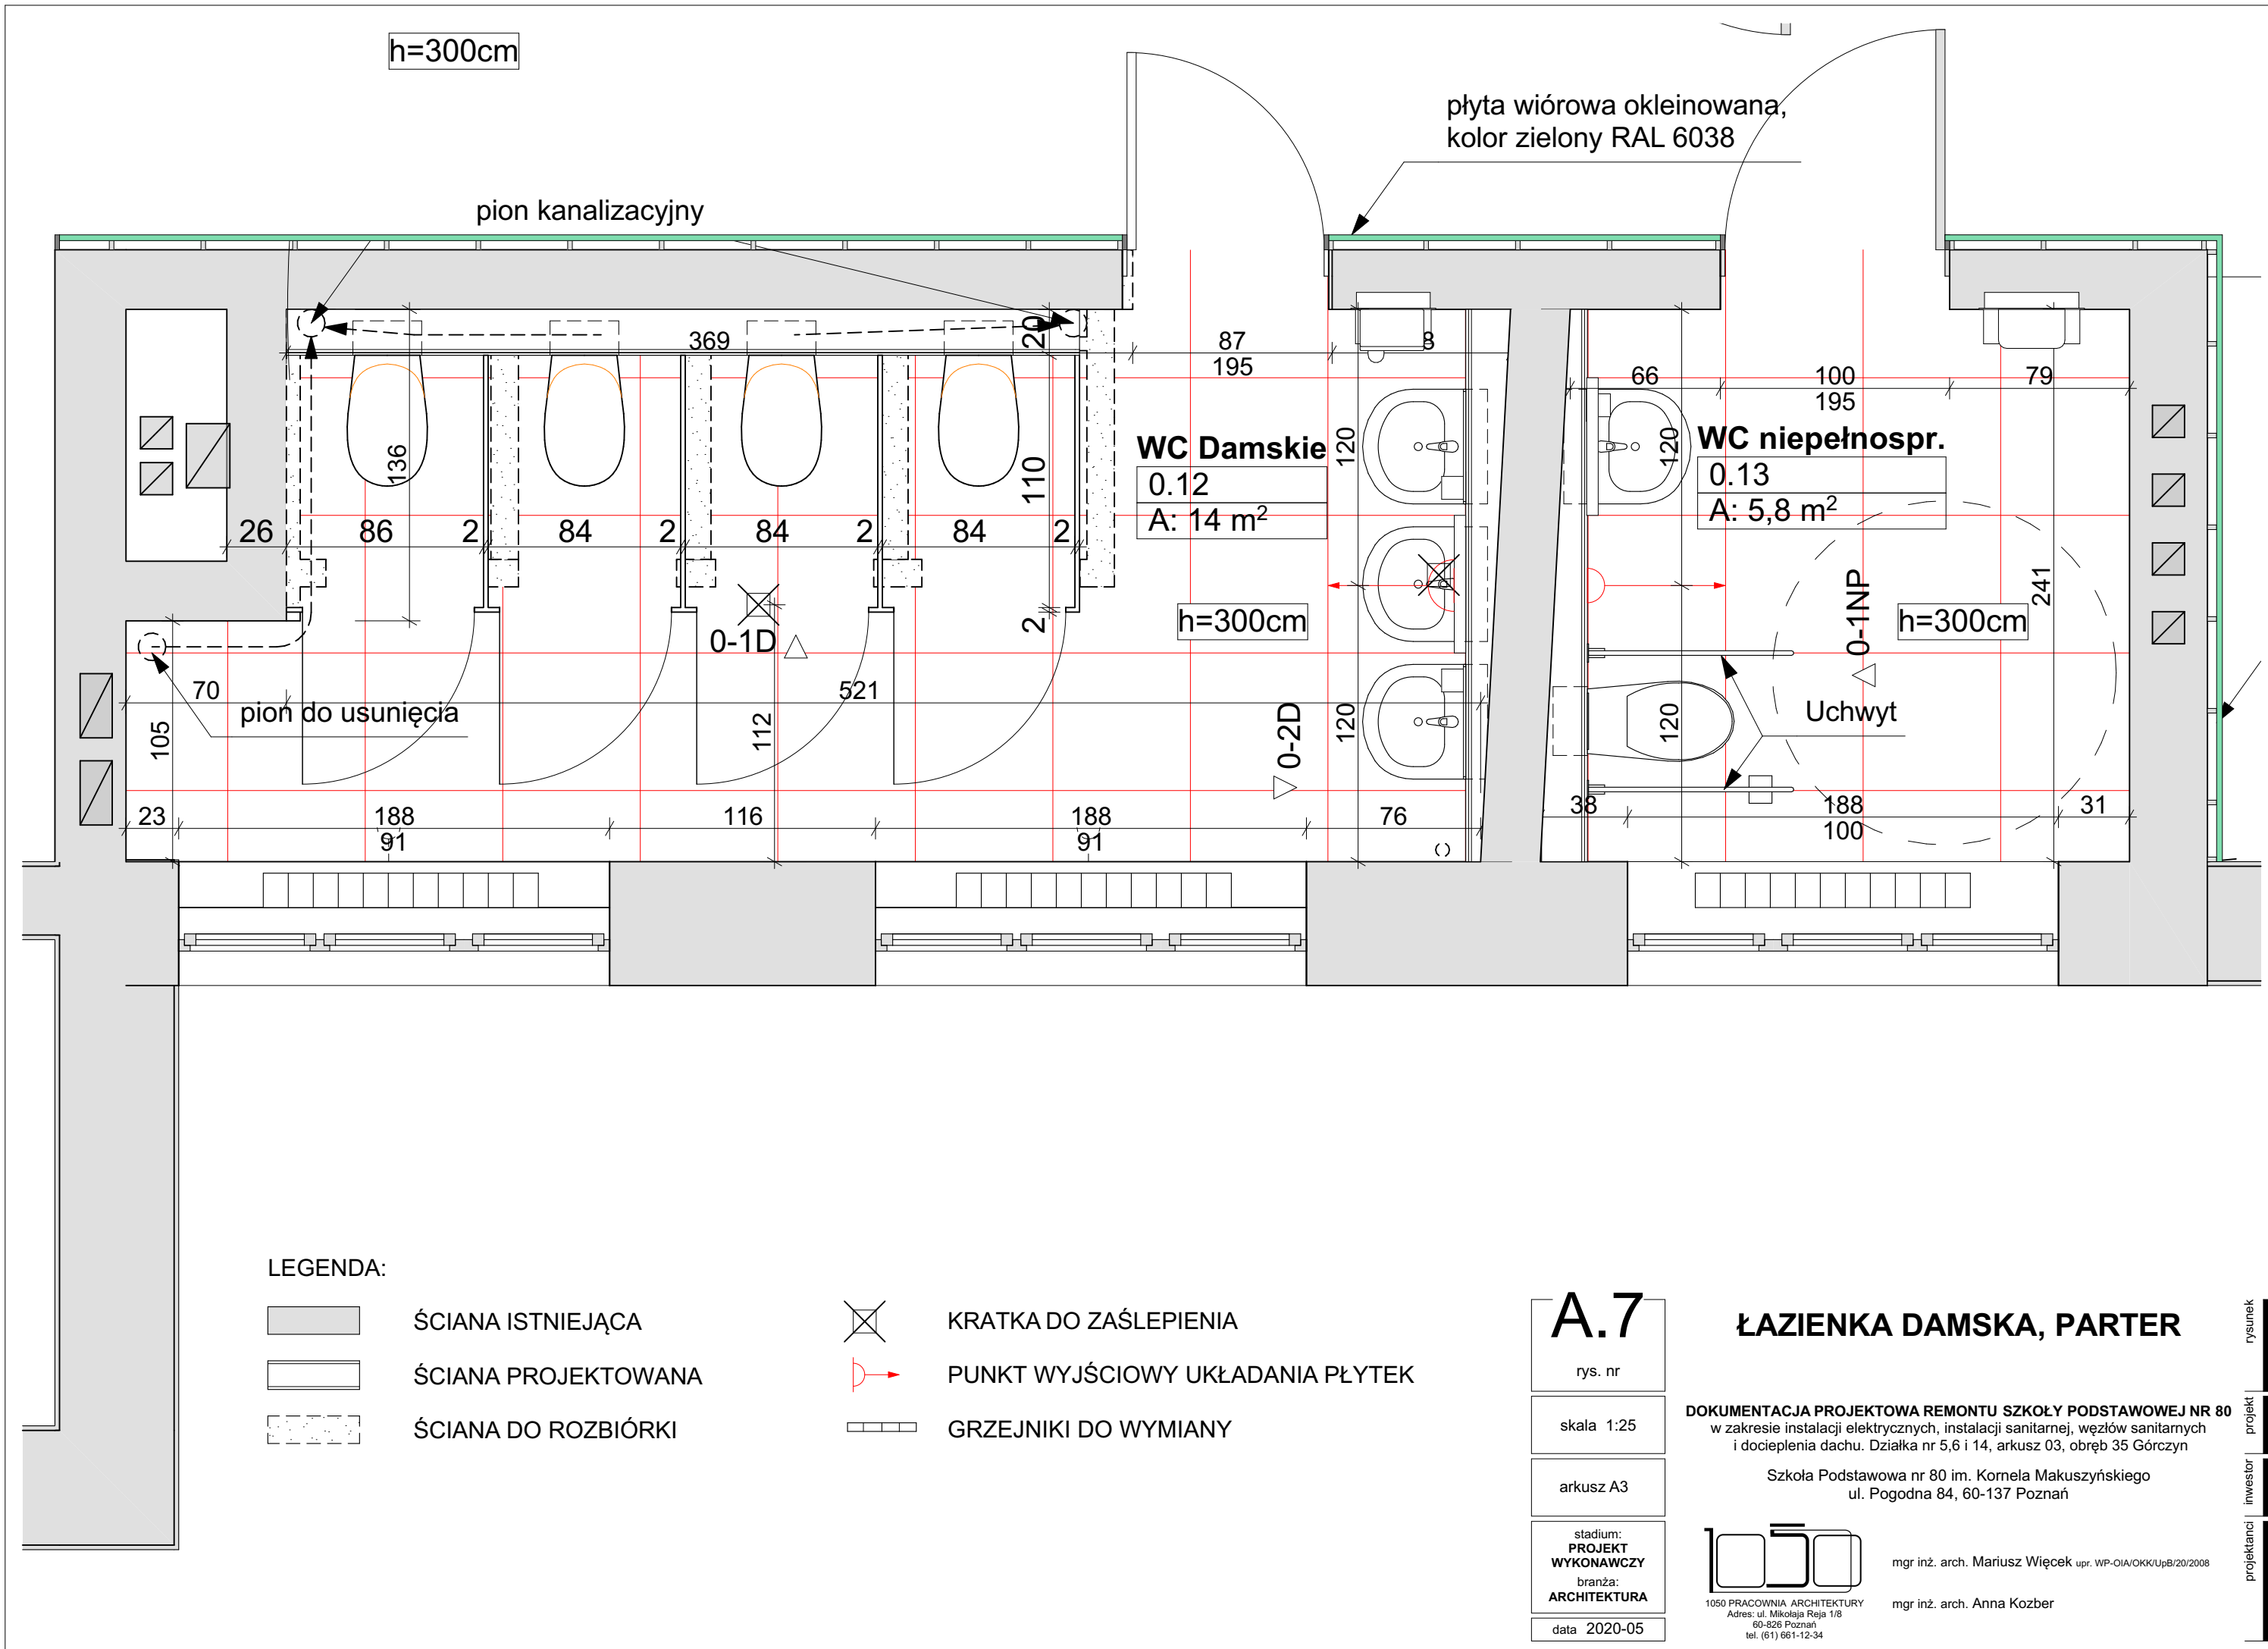

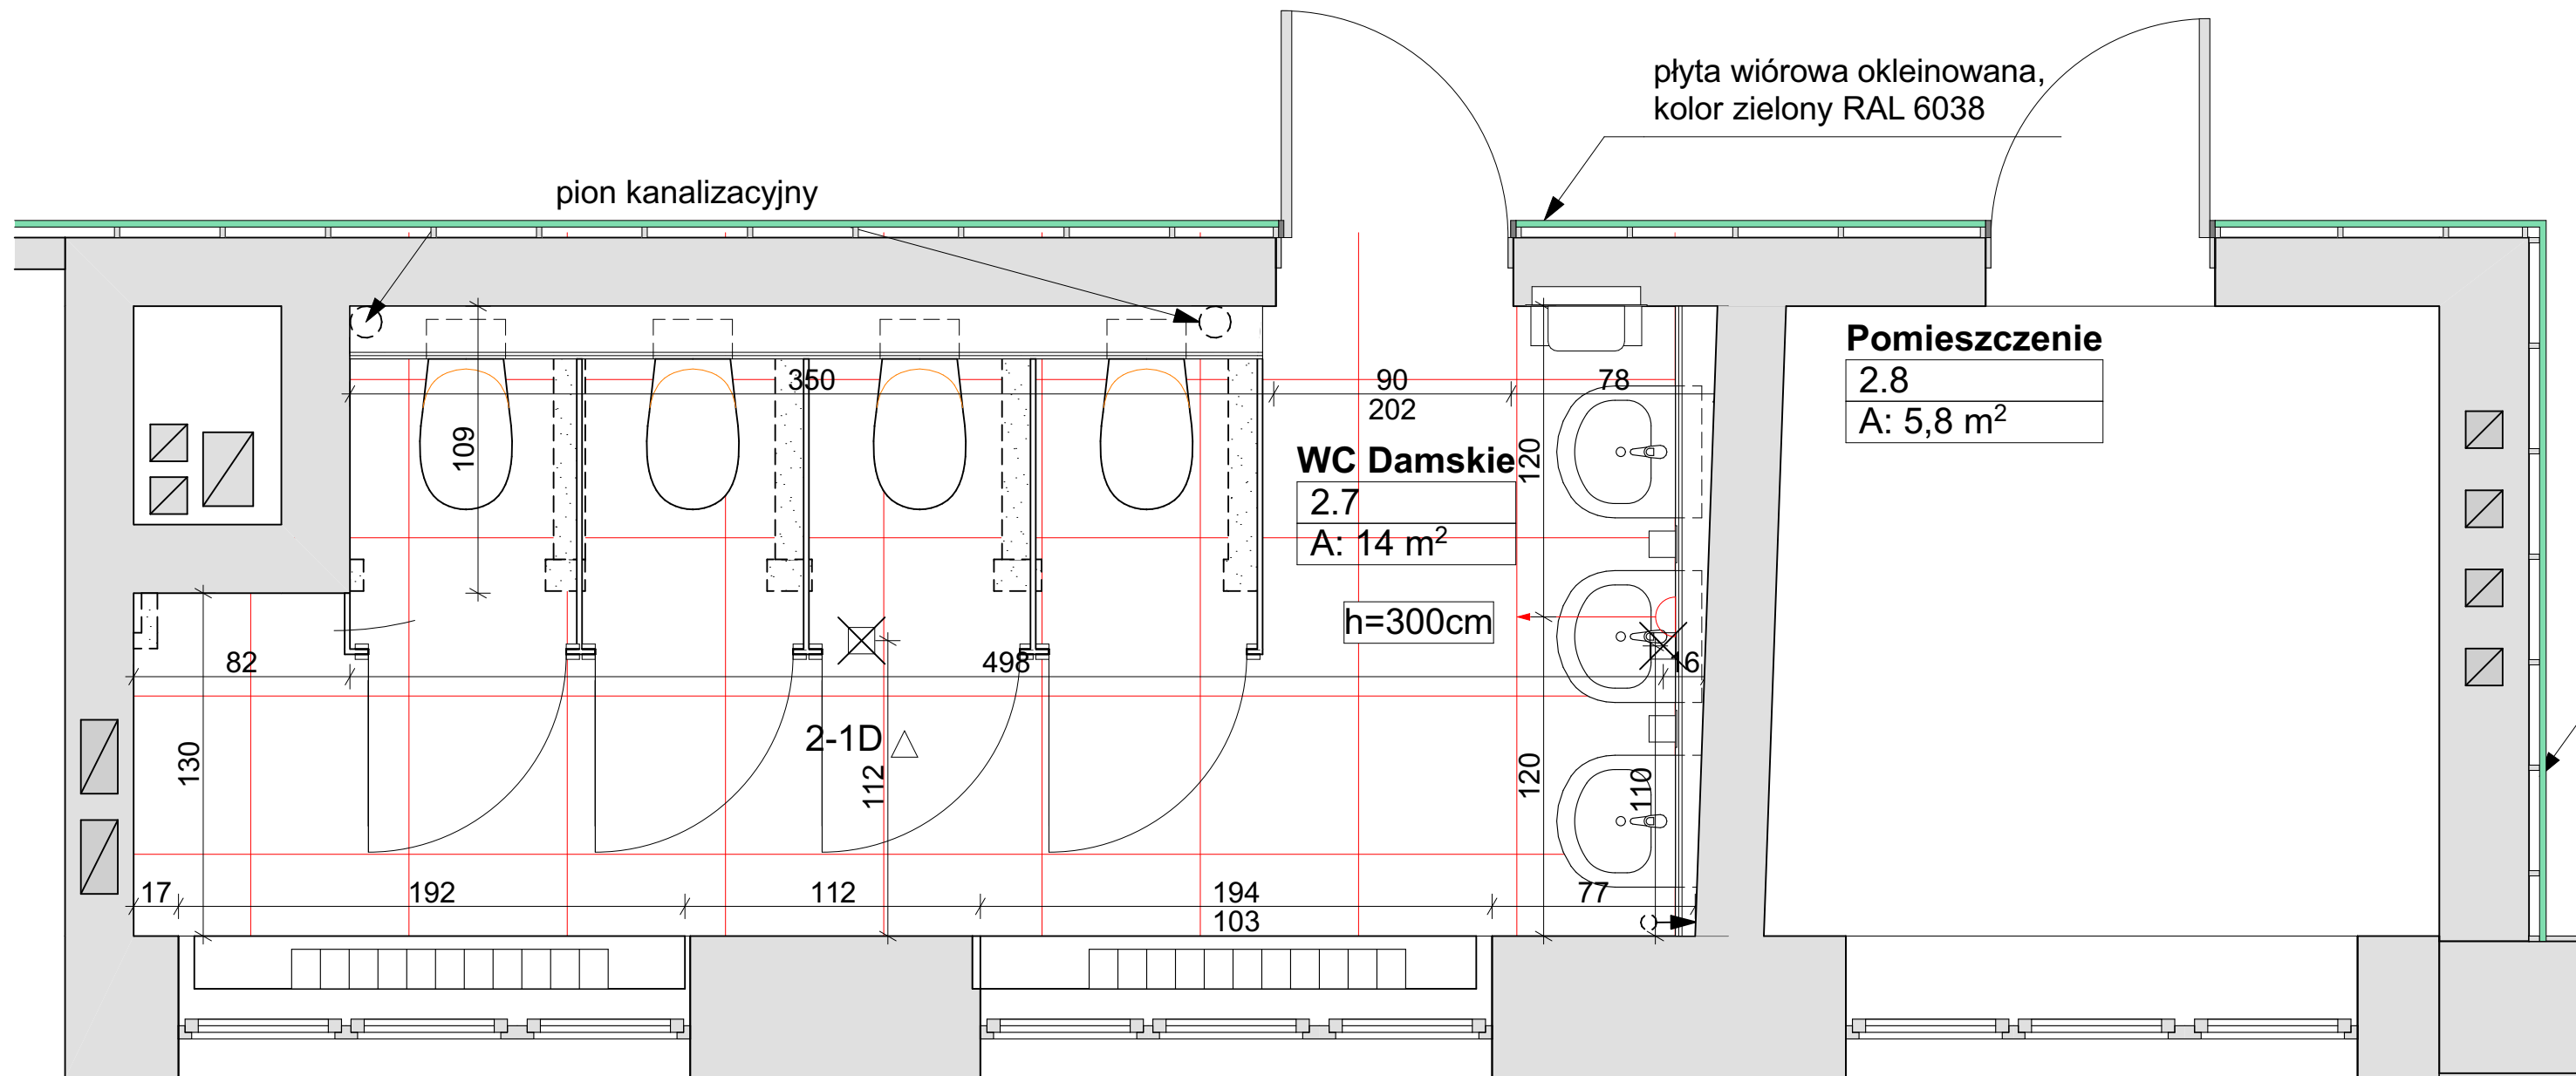

LEGENDA:

- ŚCIANA ISTNIEJĄCA
ŚCIANA PROJEKTOWANA
ŚCIANA DO ROZBIÓRKI

- KRATKA DO ZAŚLEPIENIA
PUNKT WYJŚCIOWY UKŁADANIA PŁYTEK
GRZEJNIKI DO WYMIANY

A.9

rys. nr

skala 1:25

arkusz A3

stadium:
PROJEKT
WYKONAWCZY
branża:
ARCHITEKTURA

data 2020-05

ŁAZIENKA DAMSKA, 2 PIĘTRO

DOKUMENTACJA PROJEKTOWA REMONTU SZKOŁY PODSTAWOWEJ NR 80
w zakresie instalacji elektrycznych, instalacji sanitarnej, węzłów sanitarnych
i docieplenia dachu. Działka nr 5,6 i 14, arkusz 03, obręb 35 Górczyn


Szkoła Podstawowa nr 80 im. Kornela Makuszyńskiego
ul. Pogodna 84, 60-137 Poznań

1050
1050 PRACOWNIA ARCHITEKTURY
Adres: ul. Mikołaja Reja 1/8
60-826 Poznań
tel. (61) 661-12-34

mgr inż. arch. Mariusz Więcek upr. WP-OIA/OKK/UpB/20/2008

mgr inż. arch. Anna Kozber

rysunek
projekt
inwestor
projektanci

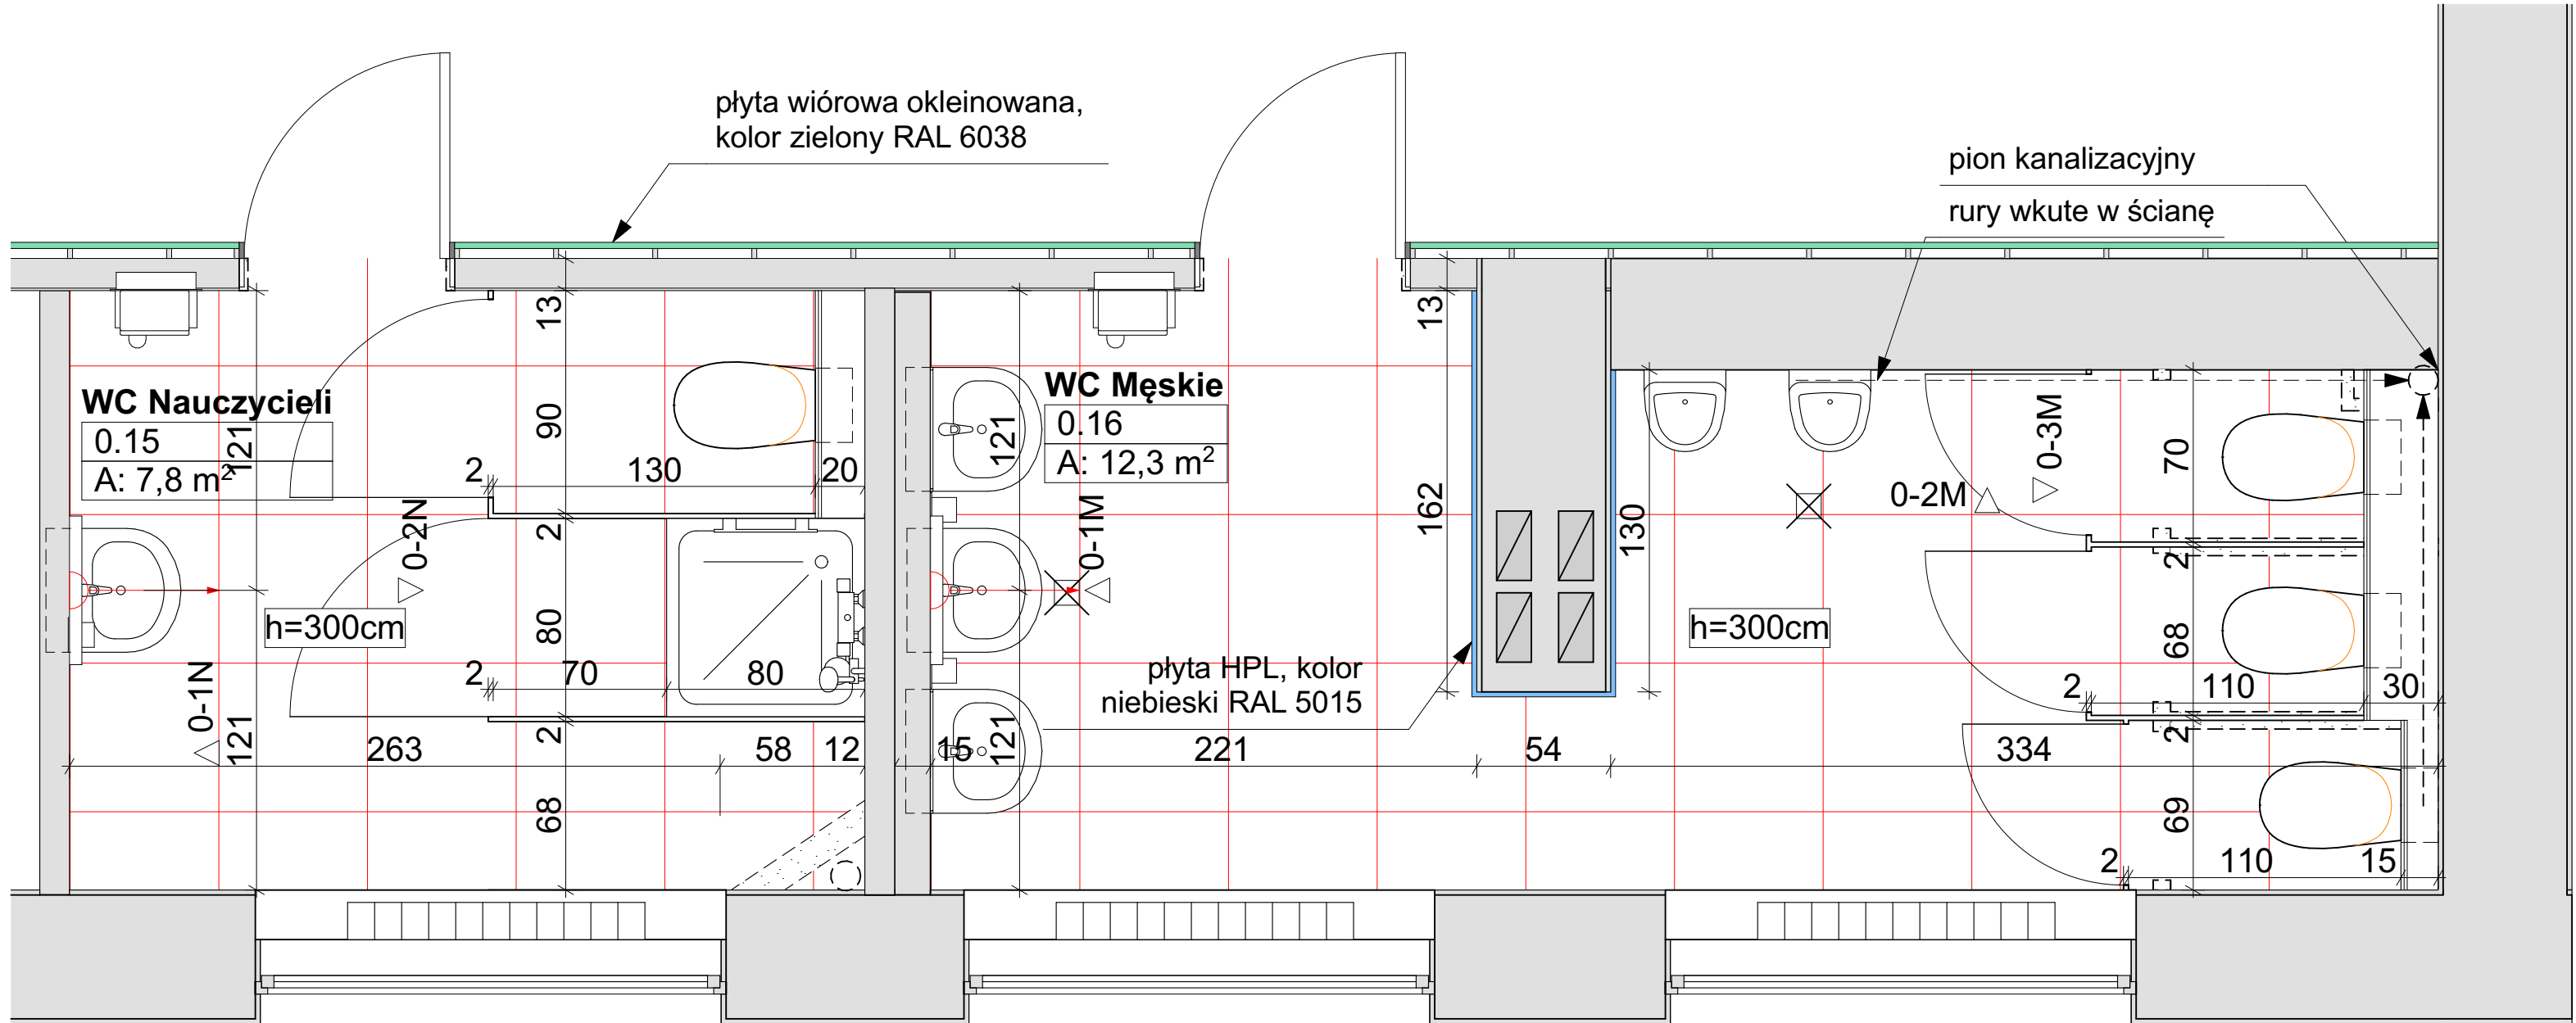

LEGENDA:

- ŚCIANA ISTNIEJĄCA
- ŚCIANA PROJEKTOWANA
- ŚCIANA DO ROZBIÓRKI

- KRATKA DO ZAŚLEPIENIA
- PUNKT WYJŚCIOWY UKŁADANIA PŁYTEK
- GRZEJNIKI DO WYMIANY

A.10

rys. nr
skala 1:25
450 x 300
stadium: PROJEKT WYKONAWCZY branża: ARCHITEKTURA
data 2020-05


ŁAZIENKA MĘSKA, PARTER

DOKUMENTACJA PROJEKTOWA REMONTU SZKOŁY PODSTAWOWEJ NR 80
w zakresie instalacji elektrycznych, instalacji sanitarnej, węzłów sanitarnych
i docieplenia dachu. Działka nr 5,6 i 14, arkusz 03, obręb 35 Górczyn
Szkoła Podstawowa nr 80 im. Kornela Makuszyńskiego
ul. Pogodna 84, 60-137 Poznań



mgr inż. arch. Mariusz Więcek upr. WP-OIA/OKK/UpB/20/2008
mgr inż. arch. Anna Kozber

rysunek
projekt
inwestor
projektanci

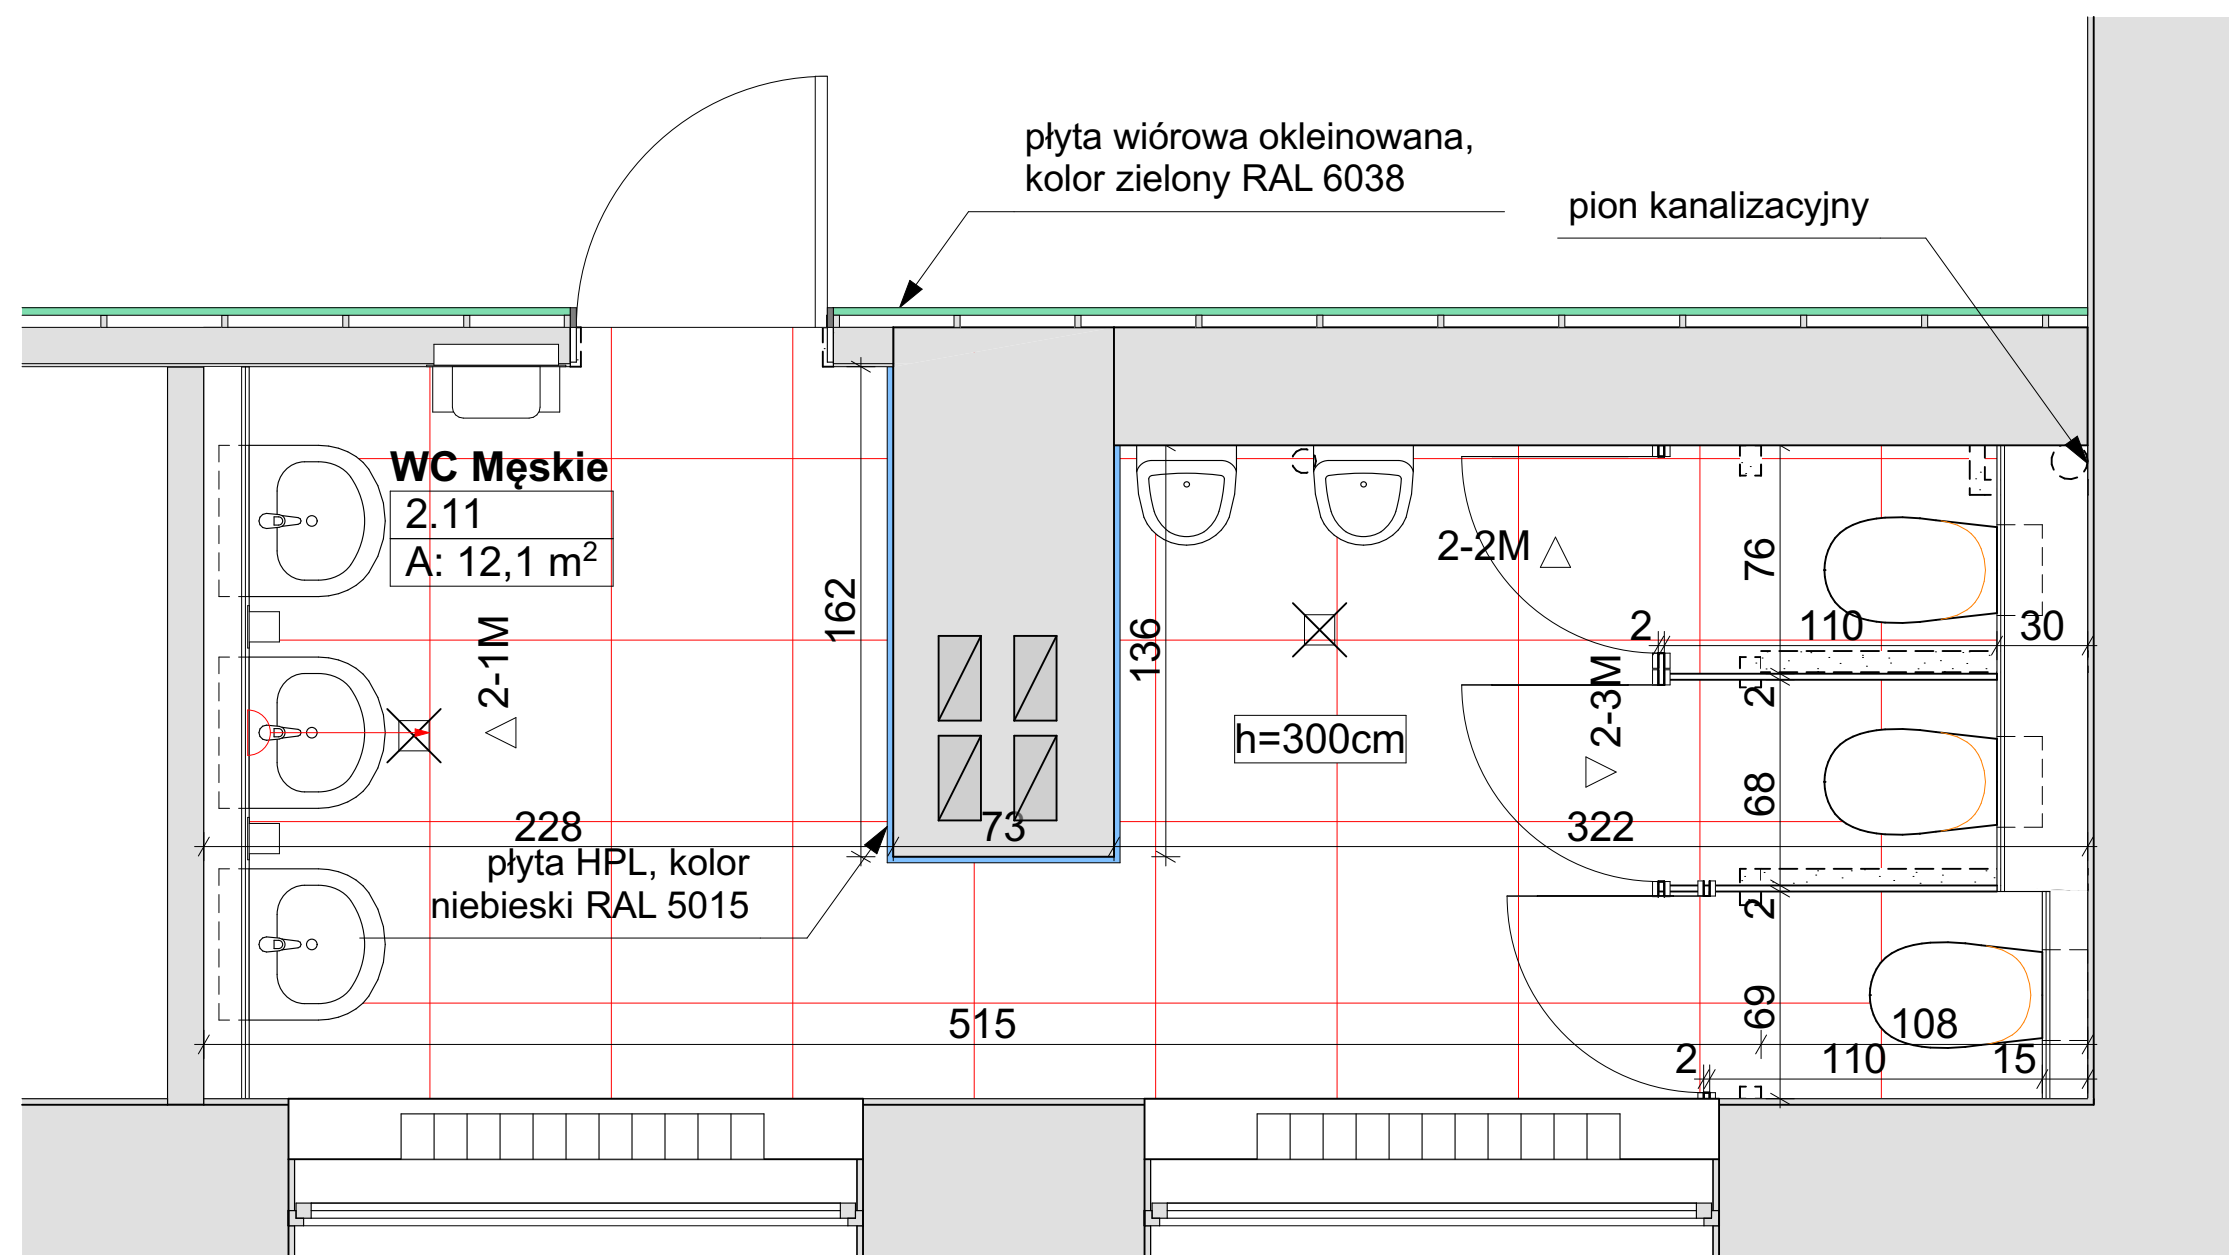

LEGENDA:

- ŚCIANA ISTNIEJĄCA
ŚCIANA PROJEKTOWANA
ŚCIANA DO ROZBIÓRKI

- KRATKA DO ZAŚLEPIENIA
PUNKT WYJŚCIOWY UKŁADANIA PŁYTEK
GRZEJNIKI DO WYMIANY

A.12

rys. nr

skala 1:25

arkusz A3

stadium:
PROJEKT
WYKONAWCZY
branża:
ARCHITEKTURA

data 2020-05

ŁAZIENKA MĘSKA, 2 PIĘTRO

DOKUMENTACJA PROJEKTOWA REMONTU SZKOŁY PODSTAWOWEJ NR 80
w zakresie instalacji elektrycznych, instalacji sanitarnej, węzłów sanitarnych
i docieplenia dachu. Działka nr 5,6 i 14, arkusz 03, obręb 35 Górczyn


Szkoła Podstawowa nr 80 im. Kornela Makuszyńskiego
ul. Pogodna 84, 60-137 Poznań

1050 PRACOWNIA ARCHITEKTURY
Adres: ul. Mikołaja Reja 1/8
60-826 Poznań
tel. (61) 661-12-34


mgr inż. arch. Mariusz Więcek upr. WP-OIA/OKK/UpB/20/2008

mgr inż. arch. Anna Kozber


rysunek
projekt
inwestor
projektanci

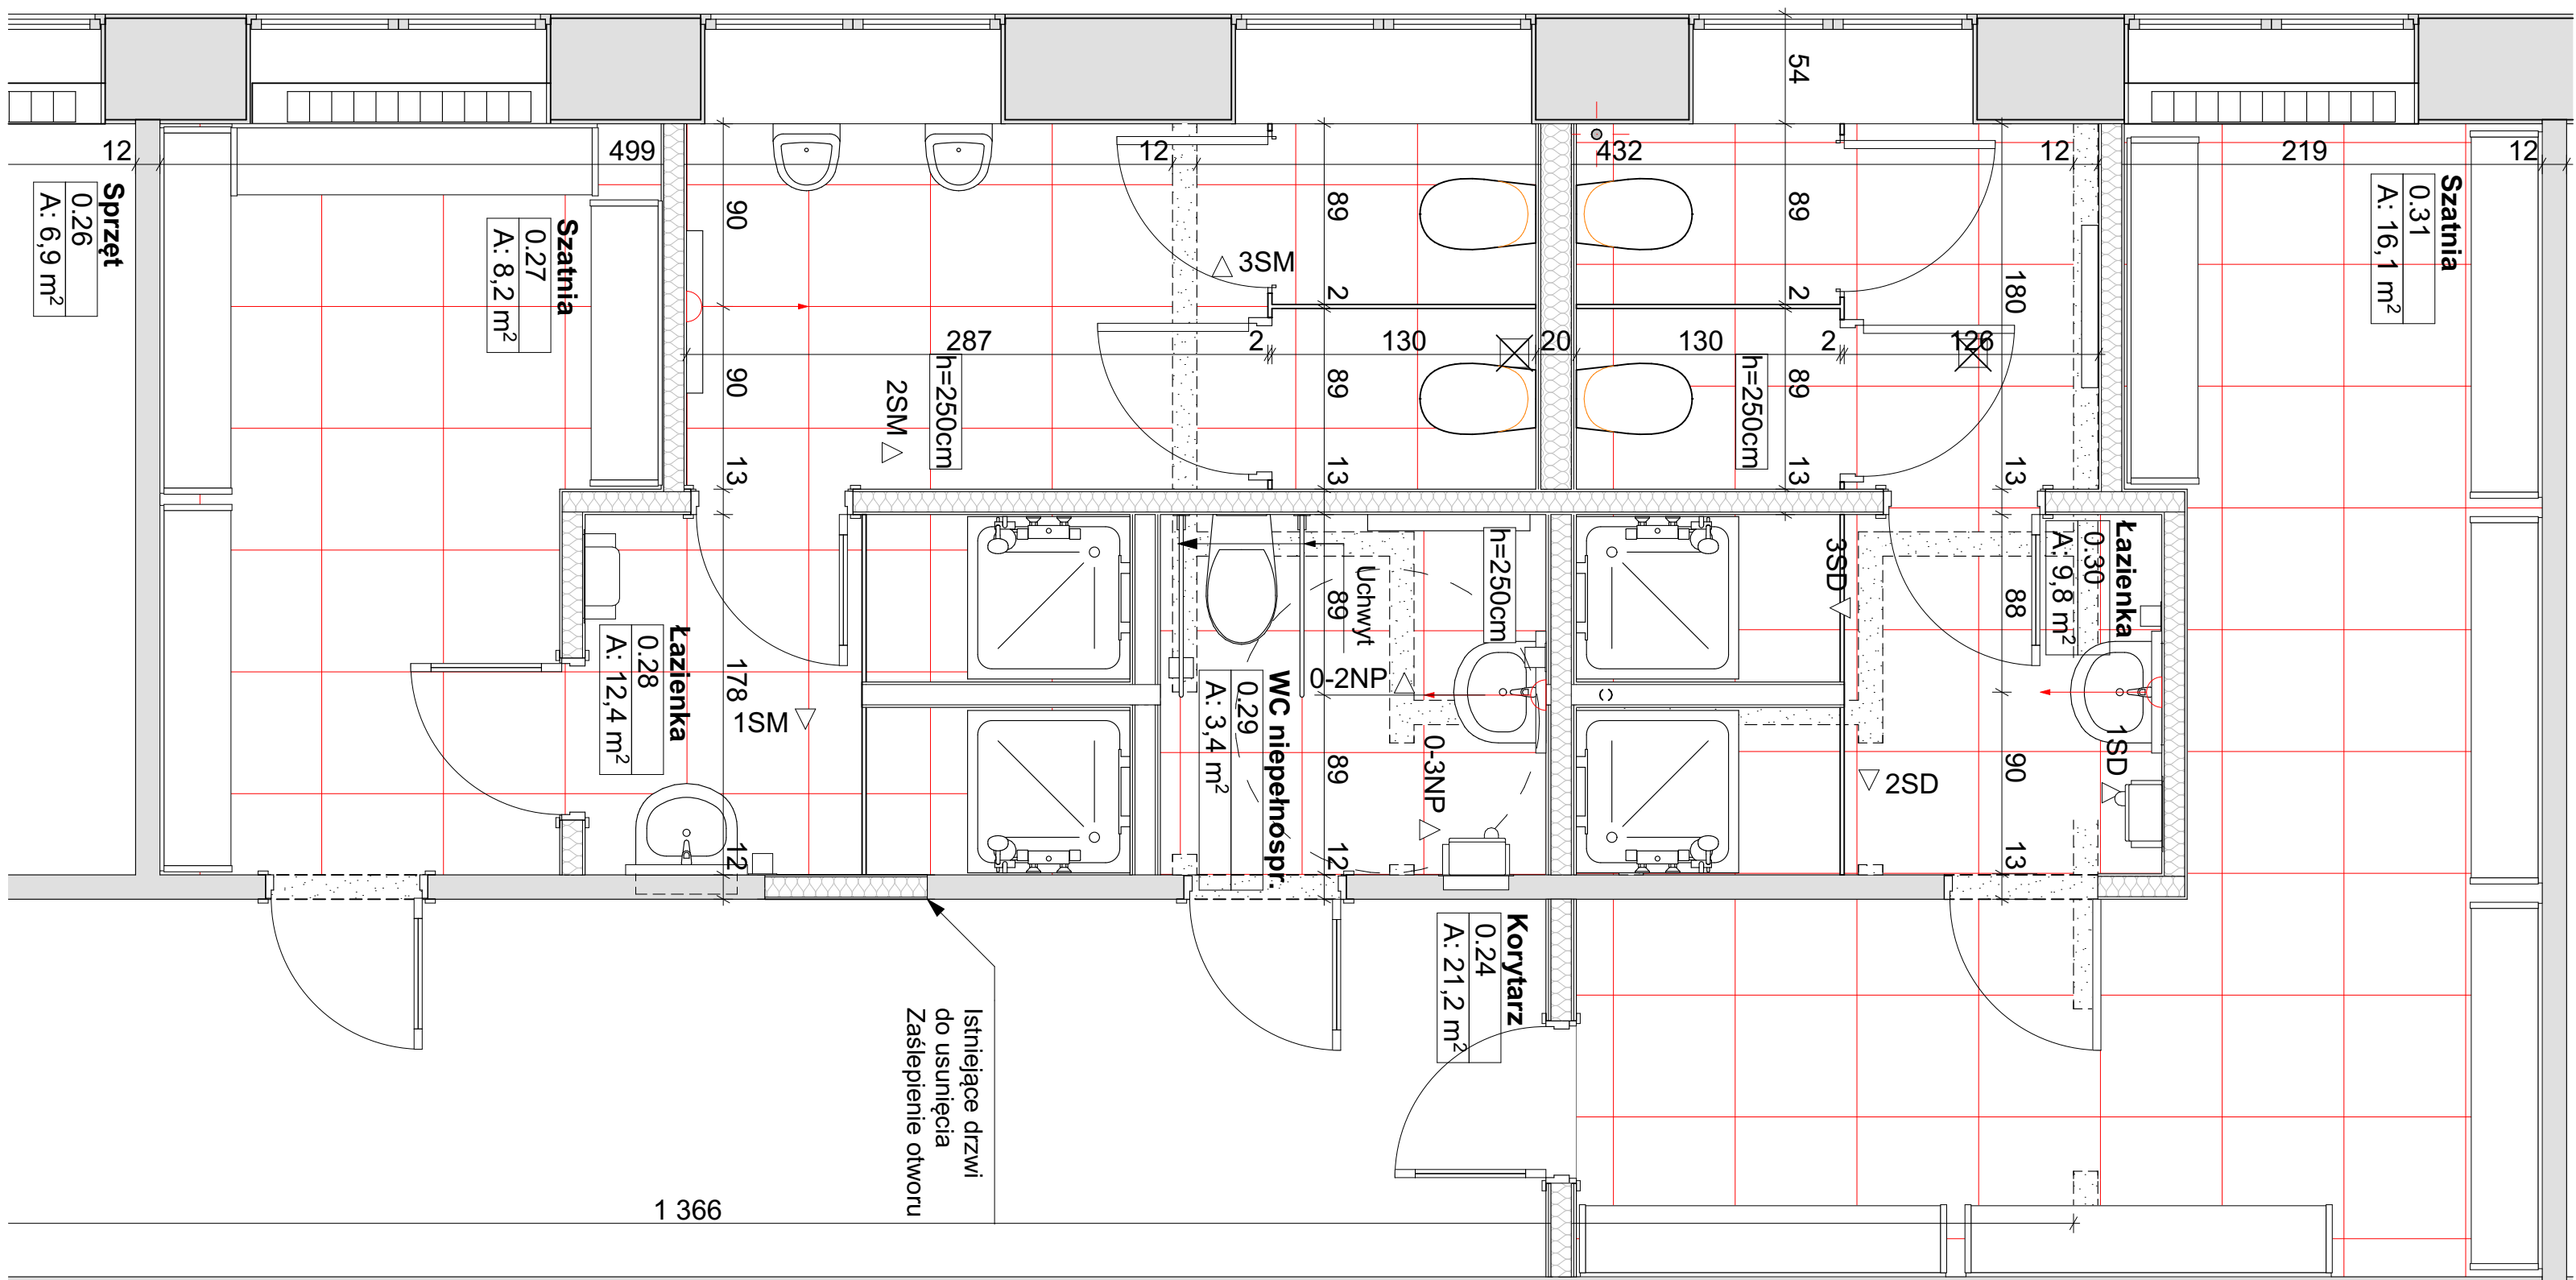

LEGENDA:

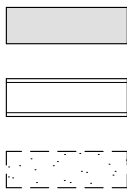

 ŚCIANA ISTNIEJĄCA
ŚCIANA PROJEKTOWANA
ŚCIANA DO ROZBIÓRKI



KRATKA DO ZAŚLEPIENIA
PUNKT WYJŚCIOWY UKŁADANIA PŁYTEK
GRZEJNIKI DO WYMIANY

A.13

rys. nr

skala 1:30,
1:25

450 x 300

stadium:
PROJEKT
WYKONAWCZY
branża:
ARCHITEKTURA

data 2020-05

SZATNIE PRZY SALI
GIMNASTYCZNEJ

DOKUMENTACJA PROJEKTOWA REMONTU SZKOŁY PODSTAWOWEJ NR 80
w zakresie instalacji elektrycznych, instalacji sanitarnej, węzłów sanitarnych
i docieplenia dachu. Działka nr 5,6 i 14, arkusz 03, obręb 35 Górczyn

Szkoła Podstawowa nr 80 im. Kornela Makuszyńskiego
ul. Pogodna 84, 60-137 Poznań



1050 PRACOWNIA ARCHITEKTURY
Adres: ul. Mikołaja Reja 1/8
60-526 Poznań
tel. (61) 661-12-34

mgr inż. arch. Mariusz Więcek upr. WP-OIA/OKK/UpB/20/2008

mgr inż. arch. Anna Kozber

rysunek
projekt
inwestor
projektanci

SUFIT PODWIESZANY
modułowy
wysokość: 300 cm

KINKIET 7x60 cm


LUSTRO 50x60 cm

DOZOWNIK NA
MYDŁO

BATERIA

UMYWALKA

PŁYTKA 30x60 cm

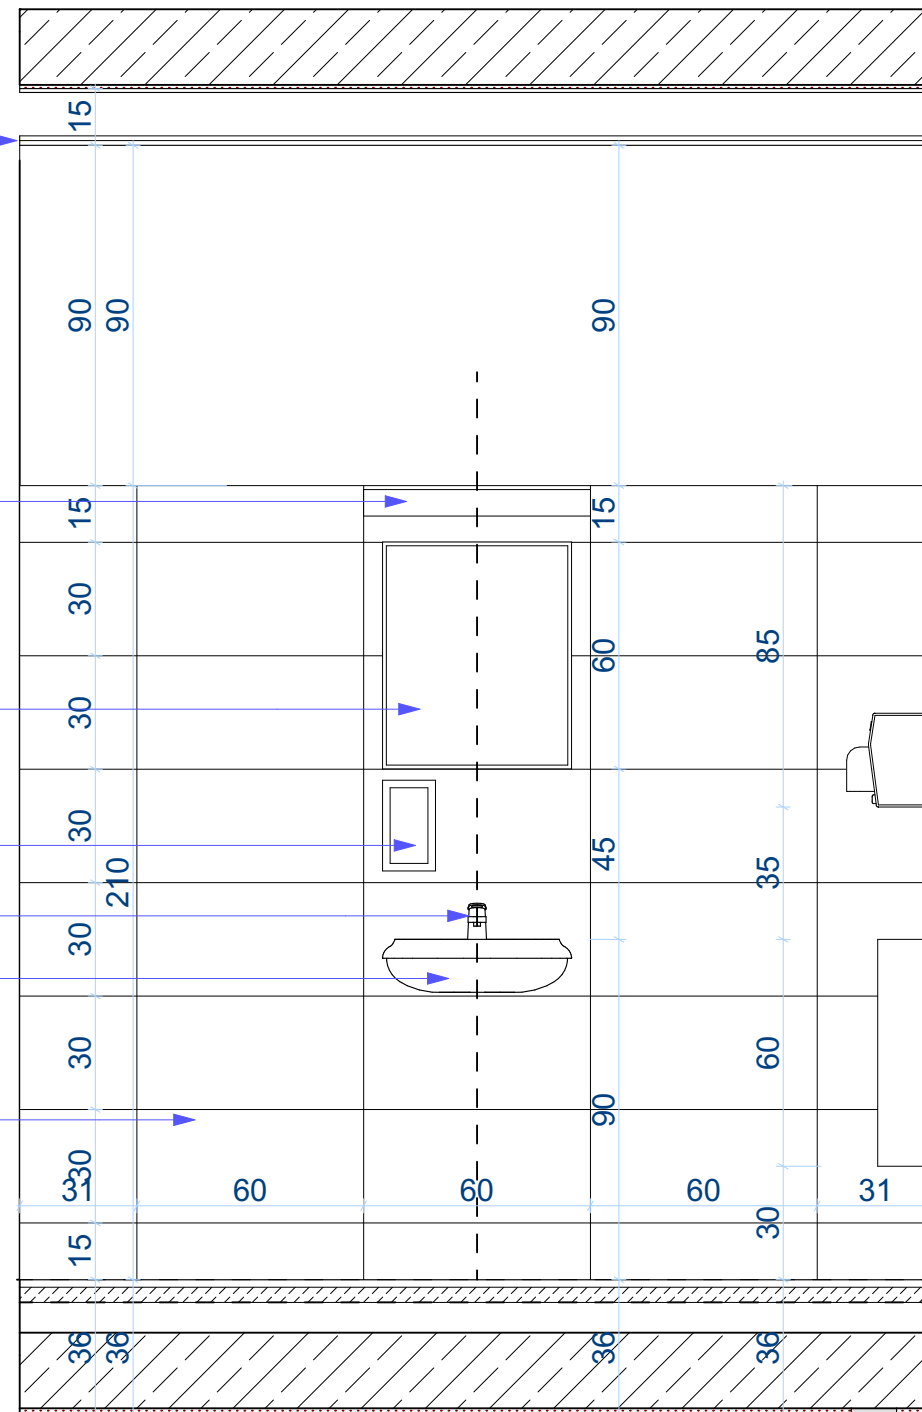


WIDOK 0-1N

SUFIT PODWIESZANY
modułowy
wysokość: 300 cm

DRZWI HPL
RAL 7030

PRZEGRODA HPL

MISKA USTĘPOWA

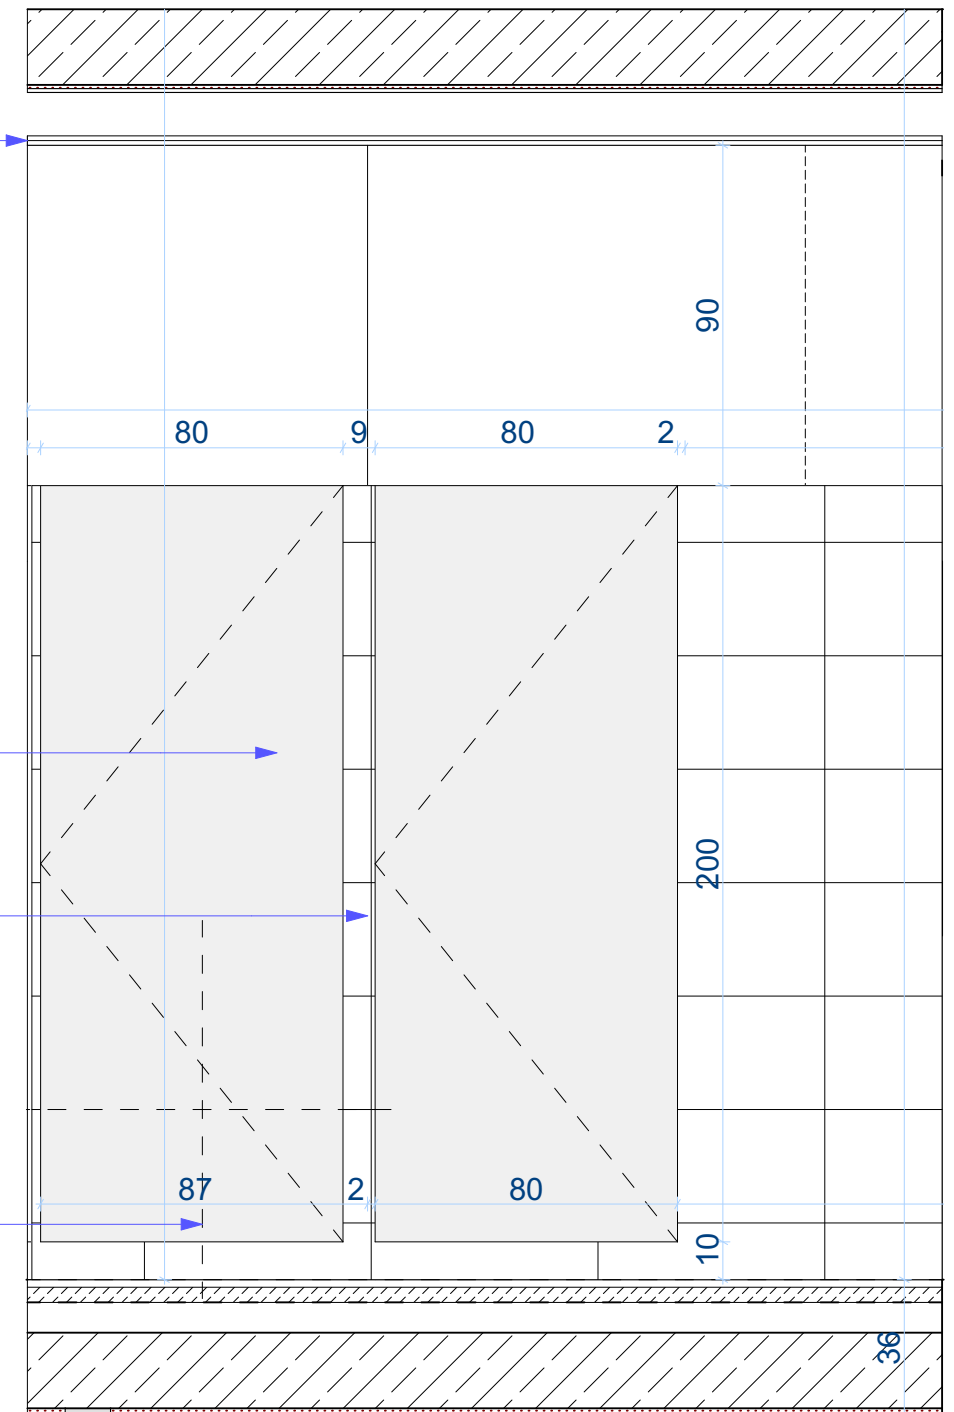

WIDOK 0-2N

A.14

rys. nr

skala 1:20

arkusz A3

stadium:
**PROJEKT
WYKONAWCZY**
branża:
ARCHITEKTURA

data 2020-05

WIDOK 0-1N i 0-2N ŁAZIENKA NAUCZYCIELI

DOKUMENTACJA PROJEKTOWA REMONTU SZKOŁY PODSTAWOWEJ NR 80
w zakresie instalacji elektrycznych, instalacji sanitarnej, węzłów sanitarnych
i docieplenia dachu. Działka nr 5,6 i 14, arkusz 03, obręb 35 Górczyn

Szkoła Podstawowa nr 80 im. Kornela Makuszyńskiego
ul. Pogodna 84, 60-137 Poznań



1050 PRACOWNIA ARCHITEKTURY
Adres: ul. Mikołaja Reja 1/8
60-826 Poznań
tel. (61) 661-12-34

mgr inż. arch. Mariusz Więcek upr. WP-OIA/OKK/UpB/20/2008

mgr inż. arch. Anna Kozber

SUFIT PODWIESZANY
modułowy
wysokość: 300 cm

KINKIET 7x60 cm


LUSTRO 50x60 cm

DOZOWNIK NA
MYDŁO

BATERIA

UMYWALKA

PŁYTKA 30x60 cm

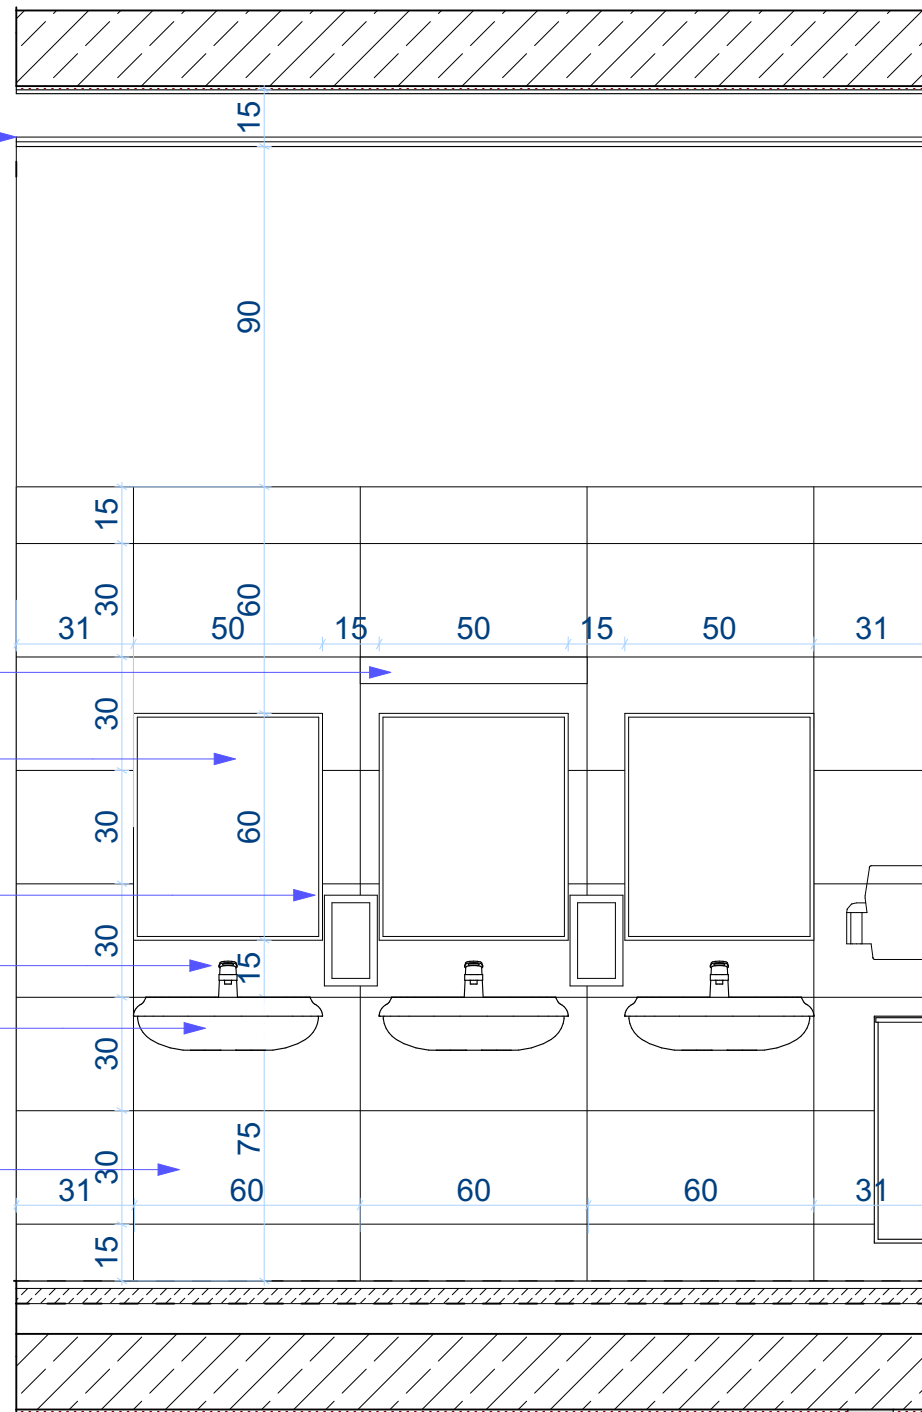

WIDOK 0-1M, PARTER

SUFIT PODWIESZANY
modułowy
wysokość: 300 cm

KINKIET 7x60 cm


LUSTRO 50x60 cm

DOZOWNIK NA
MYDŁO

BATERIA

UMYWALKA

PŁYTKA 30x60 cm

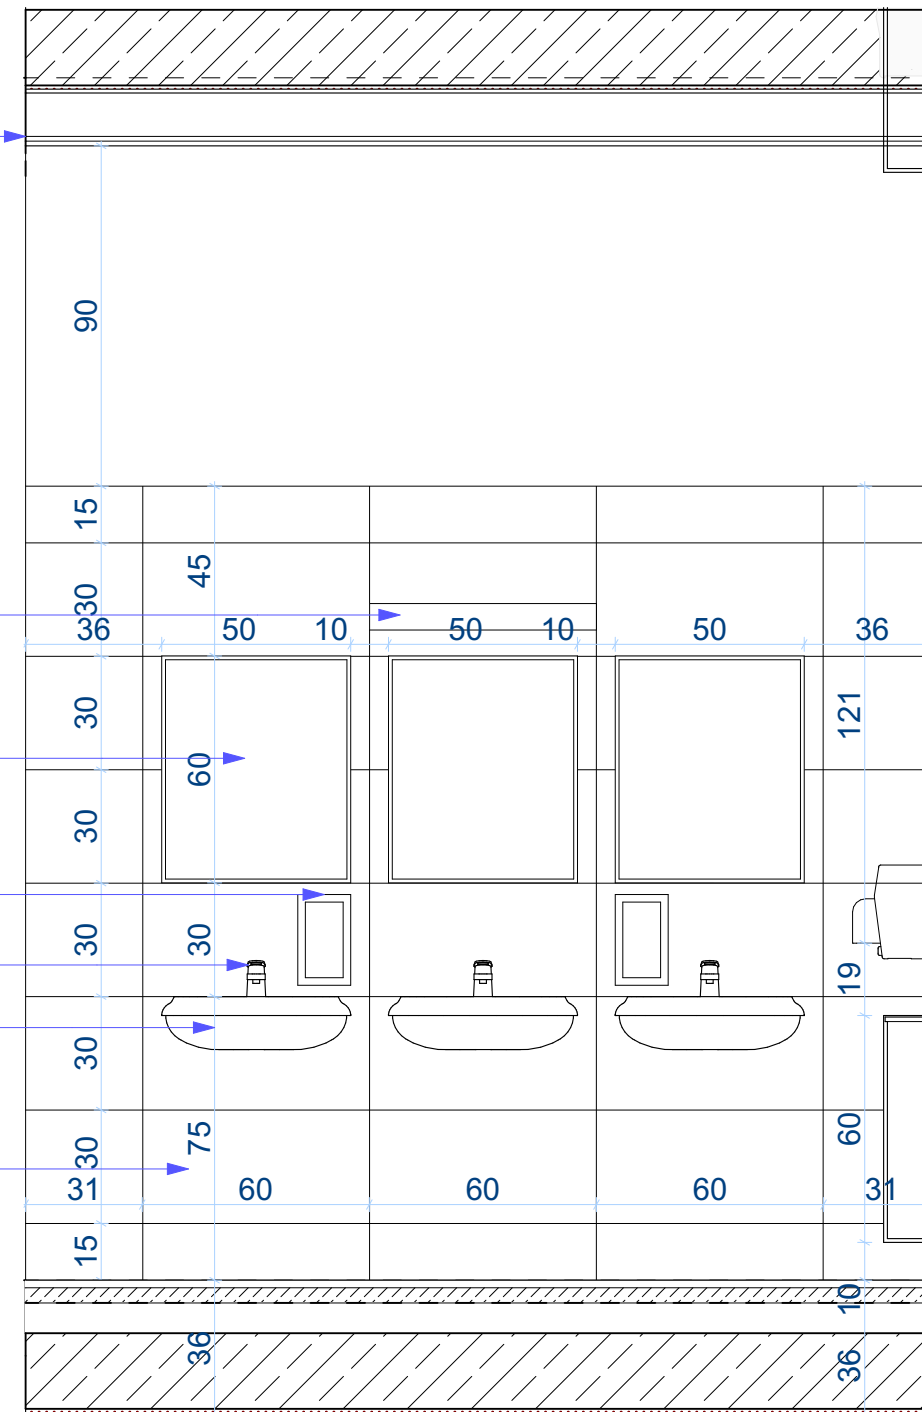

WIDOK 1-1M: 1 PIĘTRO i WIDOK 2-1M: 2 PIĘTRO

A.15

rys. nr

skala 1:20

arkusz A3

stadium:
PROJEKT
WYKONAWCZY
branża:
ARCHITEKTURA

data 2020-05

WIDOK 0-1M i 1-1M - ŁAZIENKA MĘSKA

DOKUMENTACJA PROJEKTOWA REMONTU SZKOŁY PODSTAWOWEJ NR 80
w zakresie instalacji elektrycznych, instalacji sanitarnej, węzłów sanitarnych
i docieplenia dachu. Działka nr 5,6 i 14, arkusz 03, obręb 35 Górczyn

Szkoła Podstawowa nr 80 im. Kornela Makuszyńskiego
ul. Pogodna 84, 60-137 Poznań



1050 PRACOWNIA ARCHITEKTURY
Adres: ul. Mikołaja Reja 1/8
60-826 Poznań
tel. (61) 661-12-34

mgr inż. arch. Mariusz Więcek upr. WP-OIA/OKK/UpB/20/2008

mgr inż. arch. Anna Kozber


rysunek
projekt
inwestor
projektanci

SUFIT PODWIESZANY
modułowy
wysokość: 300 cm

PRZEGRODA HPL
RAL 5015

PISUAR

MISKA USTĘPOWA

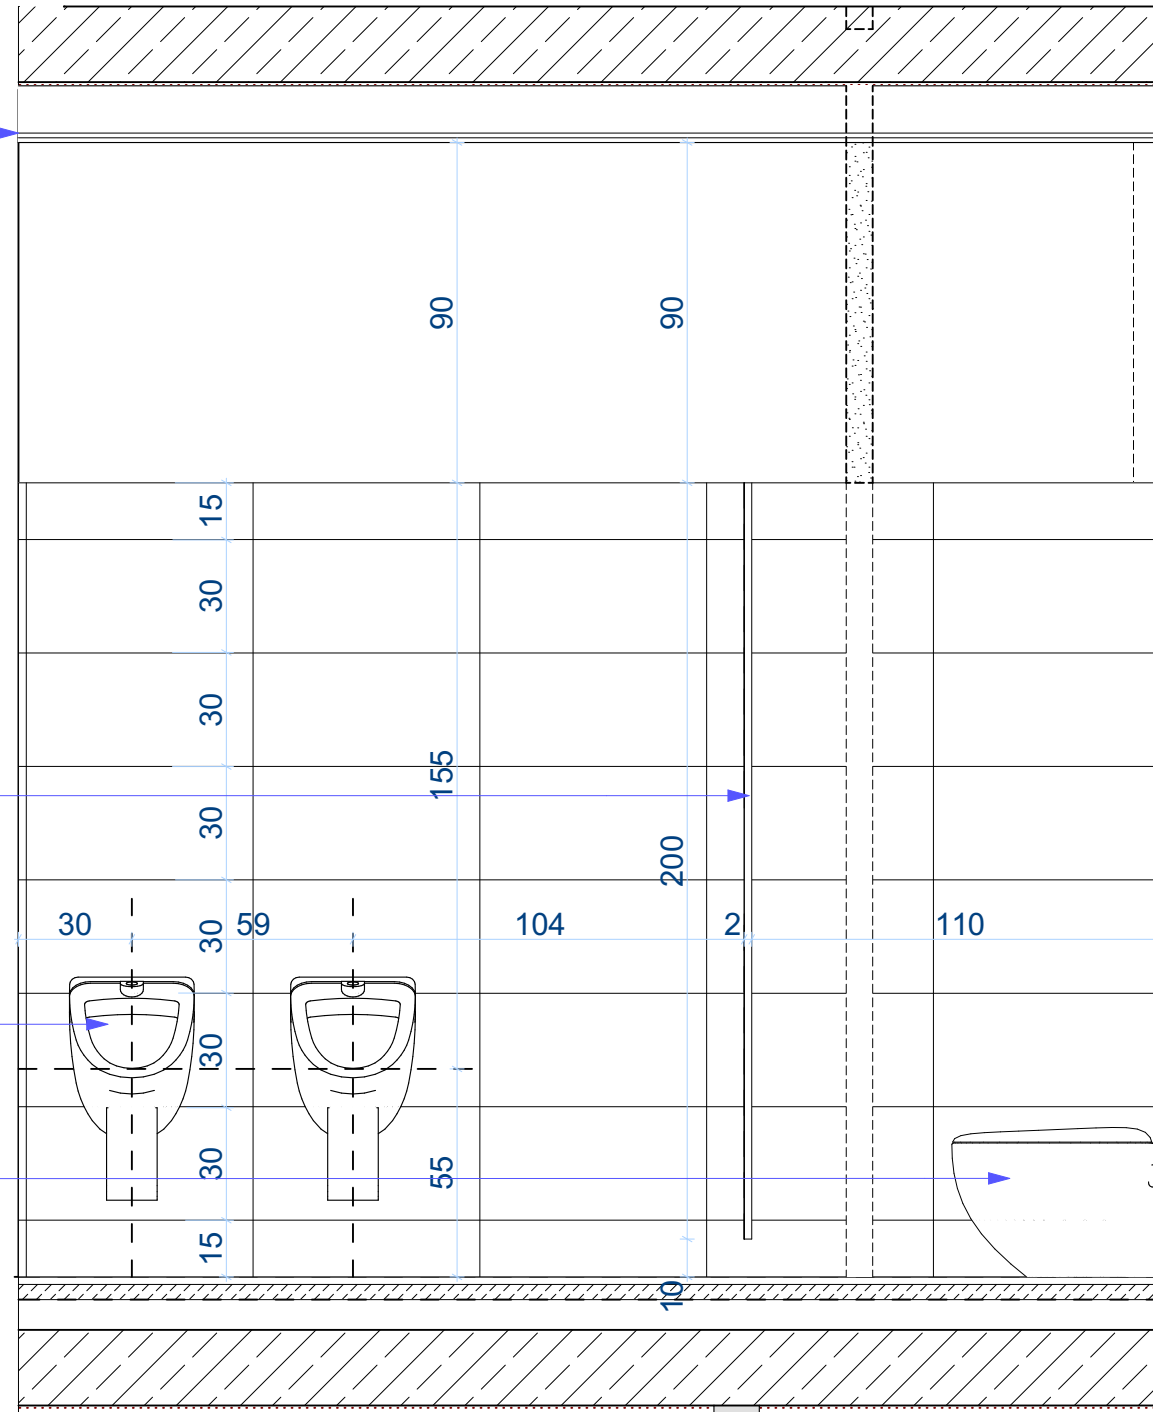


WIDOK 0-2M: PARTER, WIDOK 1-2M: 1 PIĘTRO i WIDOK 0-2M: 2 PIĘTRO

SUFIT PODWIESZANY
modułowy
wysokość: 300 cm

DRZWI HPL
RAL 5015

PRZEGRODA HPL

MISKA USTĘPOWA

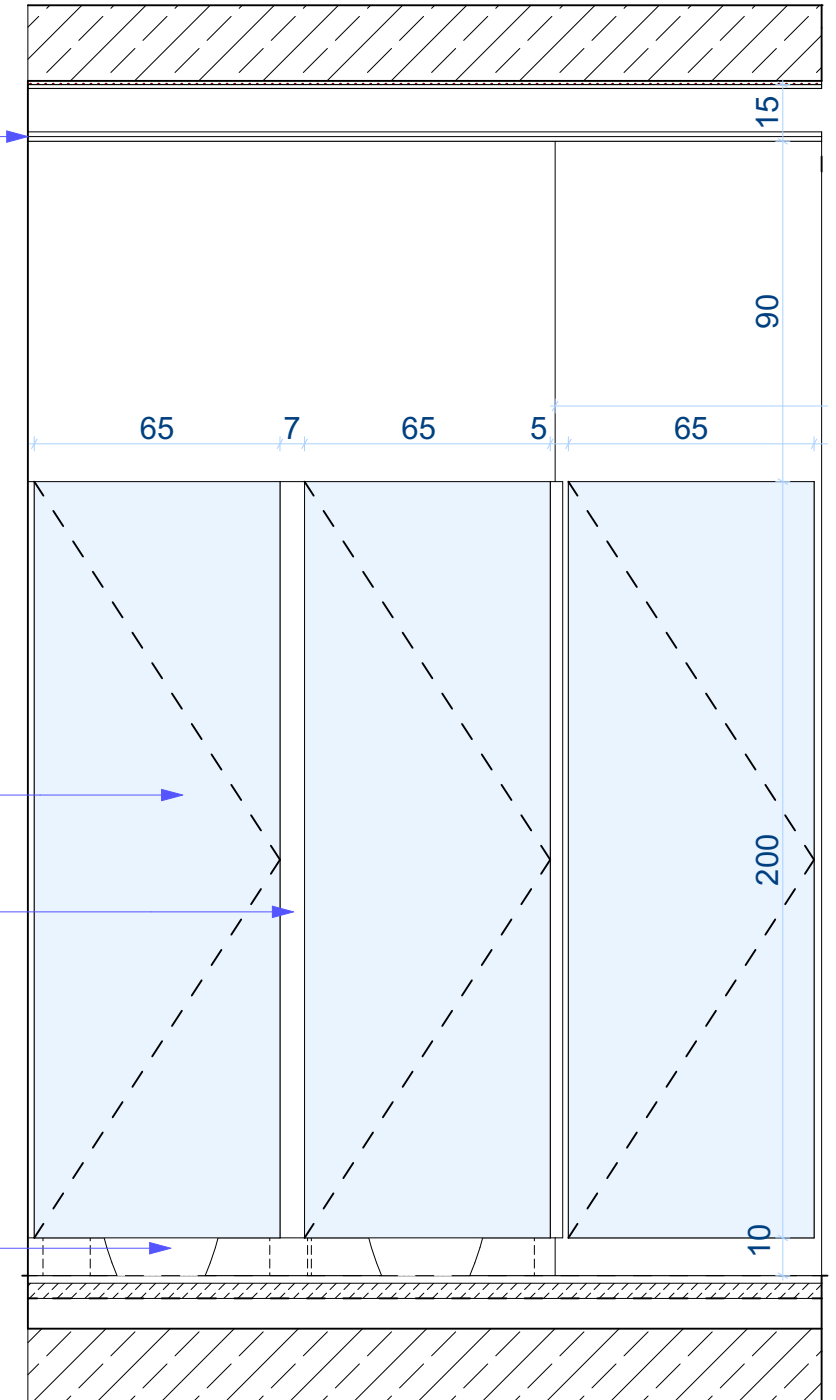

WIDOK 0-3M: PARTER, WIDOK 1-3M: 1 PIĘTRO
WIDOK 0-3M: 2 PIĘTRO

A.16

rys. nr

skala 1:20

arkusz A3

stadium:
**PROJEKT
WYKONAWCZY**
branża:
ARCHITEKTURA

data 2020-05

WIDOK 2M i 3M- ŁAZIENKA MĘSKA

DOKUMENTACJA PROJEKTOWA REMONTU SZKOŁY PODSTAWOWEJ NR 80
w zakresie instalacji elektrycznych, instalacji sanitarnej, węzłów sanitarnych
i docieplenia dachu. Działka nr 5,6 i 14, arkusz 03, obręb 35 Górczyn

Szkoła Podstawowa nr 80 im. Kornela Makuszyńskiego
ul. Pogodna 84, 60-137 Poznań



1050 PRACOWNIA ARCHITEKTURY
Adres: ul. Mikołaja Reja 1/8
60-826 Poznań
tel. (61) 661-12-34

mgr inż. arch. Mariusz Więcek upr. WP-OIA/OKK/UpB/20/2008

mgr inż. arch. Anna Kozber

rysunek
projekt
inwestor
projektant

SUFIT PODWIESZANY
modułowy
wysokość: 300 cm

DRZWI HPL
RAL 1003

PRZEGRODA HPL

MISKA USTĘPOWA

DRZWI RAL 7030

KINKIET 7x60 cm

LUSTRO 50x60 cm

SUSZARKA
DO RĄK

DOZOWNIK NA
MYDŁO

BATERIA

UMYWALKA

KOSZ NA ŚMIECI

PŁYTKA 30x60 cm

WIDOK 0-1D

A.17

WIDOK 0-1D - ŁAZIENKA DAMSKA

DOKUMENTACJA PROJEKTOWA REMONTU SZKOŁY PODSTAWOWEJ NR 80
w zakresie instalacji elektrycznych, instalacji sanitarnej, węzłów sanitarnych
i docieplenia dachu. Działka nr 5,6 i 14, arkusz 03, obręb 35 Górczyn

Szkoła Podstawowa nr 80 im. Kornela Makuszyńskiego
ul. Pogodna 84, 60-137 Poznań



1050 PRACOWNIA ARCHITEKTURY
Adres: ul. Mikołaja Reja 1/8
60-826 Poznań
tel. (61) 661-12-34

mgr inż. arch. Mariusz Więcek upr. WP-OIA/OKK/UpB/20/2008

mgr inż. arch. Anna Kozber

rys. nr
skala 1:20
arkusz A3
stadium: PROJEKT WYKONAWCZY branża: ARCHITEKTURA
data 2020-05

rysunek
projekt
inwestor
projektanci

SUFIT PODWIESZANY
modułowy
wysokość: 300 cm

DRZWI HPL
RAL 1003

PRZEGRODA HPL

MISKA USTĘPOWA

DRZWI RAL 7030

KINKIET 7x60 cm

LUSTRO 50x60 cm

SUSZARKA
DO RĄK

DOZOWNIK NA
MYDŁO

BATERIA

UMYWALKA

KOSZ NA ŚMIECI

PŁYTKA 30x60 cm

WIDOK 1-1D: 1 PIĘTRO i WIDOK 2-1D: 2 PIĘTRO

A.18

rys. nr

skala 1:20

arkusz A3

stadium:
**PROJEKT
WYKONAWCZY**
branża:
ARCHITEKTURA

data 2020-05

WIDOK 1-1D i 2-1D - ŁAZIENKA
DAMSKA

DOKUMENTACJA PROJEKTOWA REMONTU SZKOŁY PODSTAWOWEJ NR 80
w zakresie instalacji elektrycznych, instalacji sanitarnej, węzłów sanitarnych
i docieplenia dachu. Działka nr 5,6 i 14, arkusz 03, obręb 35 Górczyn

Szkoła Podstawowa nr 80 im. Kornela Makuszyńskiego
ul. Pogodna 84, 60-137 Poznań

1050
1050 PRACOWNIA ARCHITEKTURY
Adres: ul. Mikołaja Reja 1/8
60-826 Poznań
tel. (61) 661-12-34

mgr inż. arch. Mariusz Więcek upr. WP-OIA/OKK/UpB/20/2008

mgr inż. arch. Anna Kozber

rysunek

projekt

inwestor

projektanci

SUFIT PODWIESZANY
modułowy
wysokość: 300 cm

PŁYTKA 30x60 cm

KINKIET 7x60 cm


LUSTRO 50x60 cm

SUSZARKA DO RĄK

DOZOWNIK NA
MYDŁO
BATERIA

UMYWALKA

KOSZ NA ŚMIECI

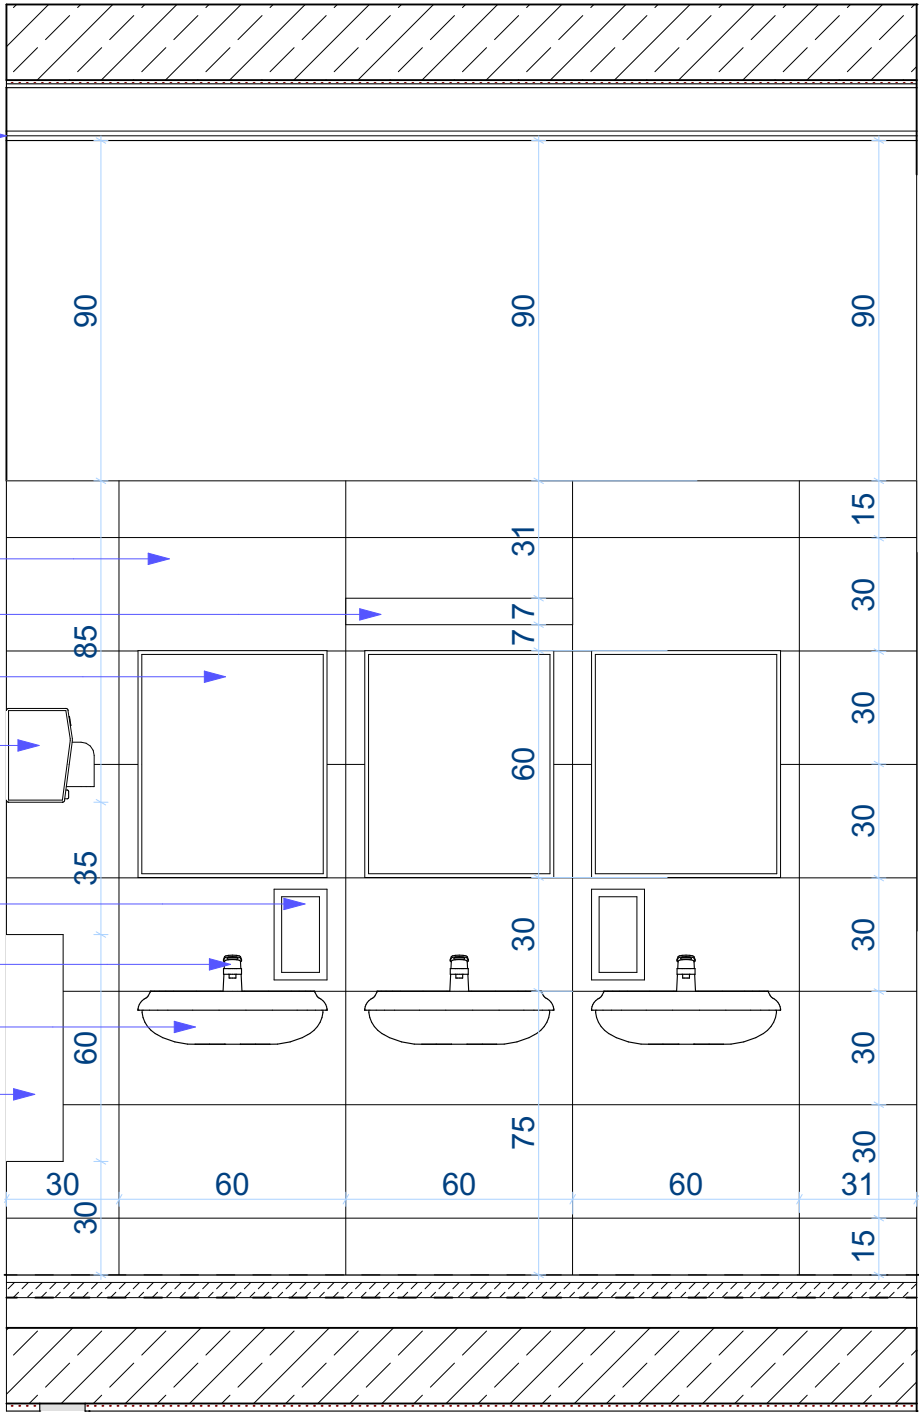

WIDOK 0-2D

SUFIT PODWIESZANY
modułowy
wysokość: 300 cm

PŁYTKA 30x60 cm


KINKIET 7x60 cm

LUSTRO 50x60 cm

DOZOWNIK NA
MYDŁO
BATERIA

UMYWALKA

MISKA USTĘPOWA

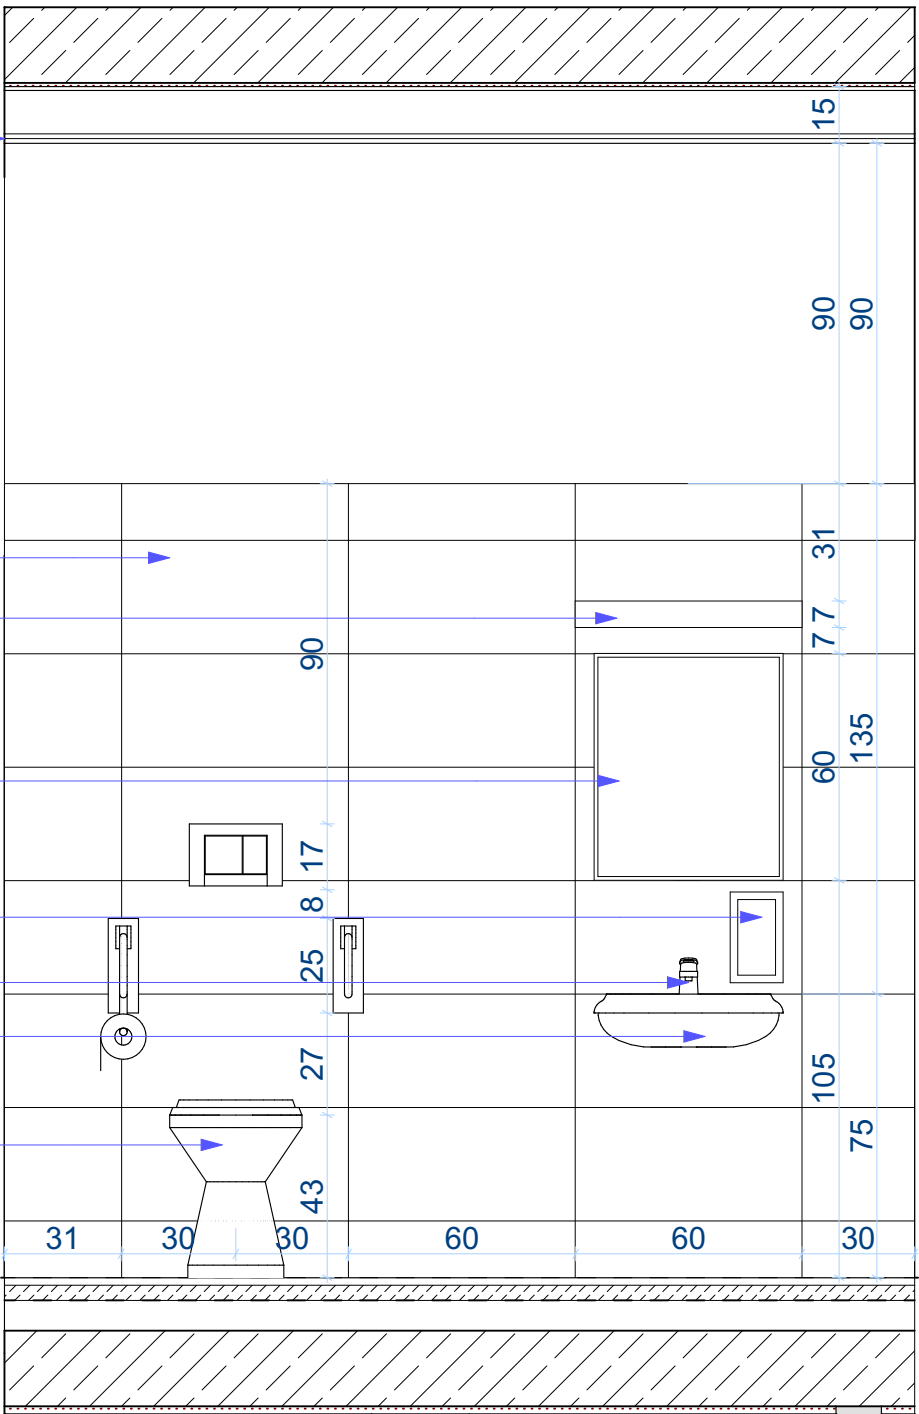

WIDOK 0-1NP

A.19

rys. nr

skala 1:20

arkusz A3

stadium:
PROJEKT
WYKONAWCZY
branża:
ARCHITEKTURA

data 2020-05

WIDOK 0-2D - ŁAZ. DAMSKA i
WIDOK 0-1NP - ŁAZ. NIEPEŁNOSP.

DOKUMENTACJA PROJEKTOWA REMONTU SZKOŁY PODSTAWOWEJ NR 80
w zakresie instalacji elektrycznych, instalacji sanitarnej, węzłów sanitarnych
i docieplenia dachu. Działka nr 5,6 i 14, arkusz 03, obręb 35 Górczyn

Szkoła Podstawowa nr 80 im. Kornela Makuszyńskiego
ul. Pogodna 84, 60-137 Poznań

1050 PRACOWNIA ARCHITEKTURY
Adres: ul. Mikołaja Reja 1/8
60-826 Poznań
tel. (61) 661-12-34

mgr inż. arch. Mariusz Więcek upr. WP-OIA/OKK/UpB/20/2008

mgr inż. arch. Anna Kozber

rysunek
projekt
inwestor
projektanci


SUFIT PODWIESZANY
modułowy
wysokość: 300 cm

PŁYTKA 30x60 cm

PISUAR

PRZEGRODA HPL

MISKA USTĘPOWA

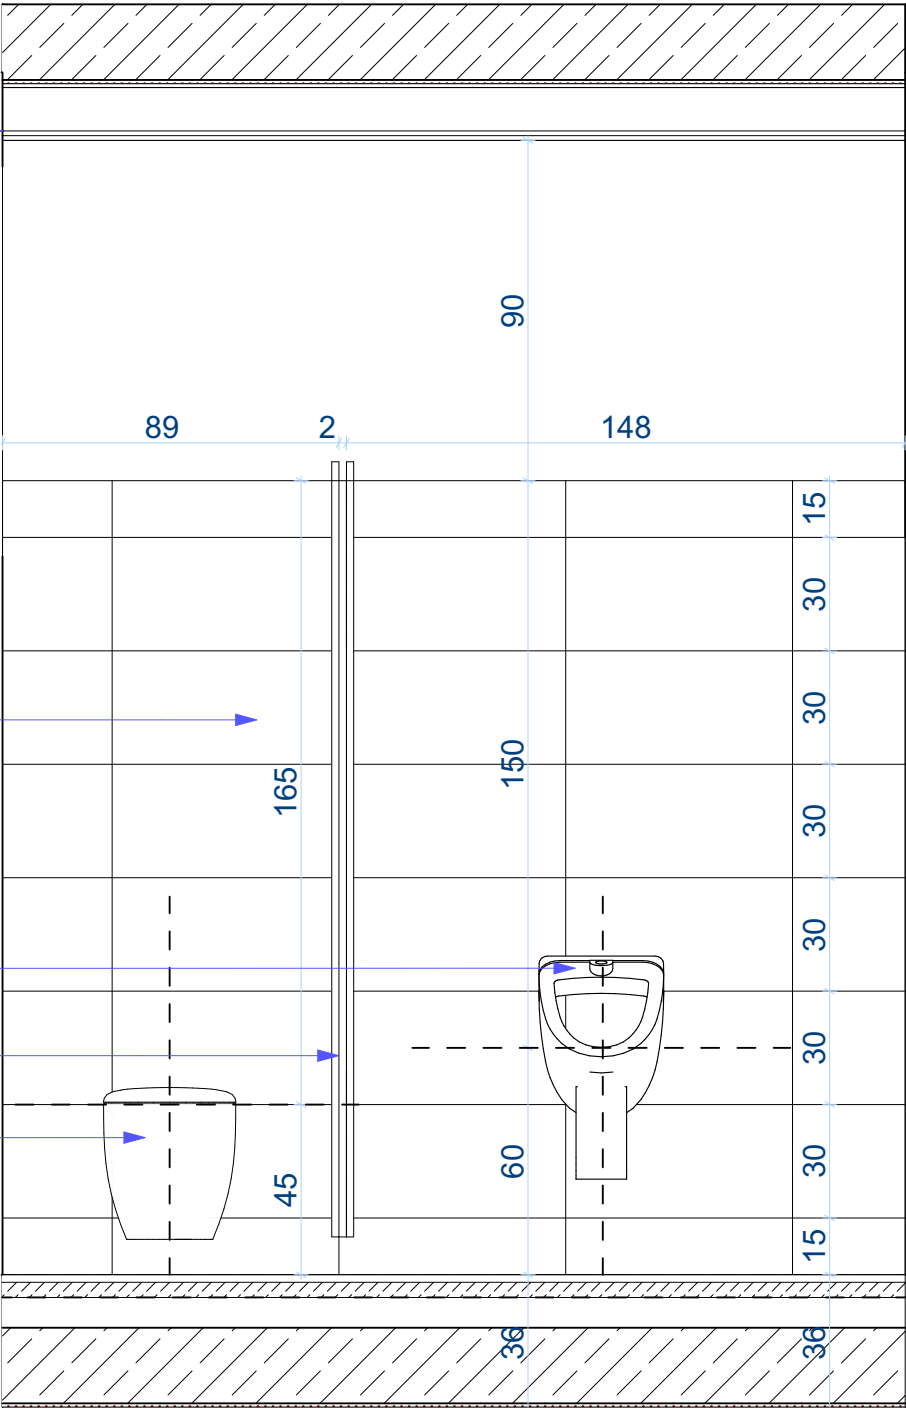

WIDOK 1-1NM

SUFIT PODWIESZANY
modułowy
wysokość: 300 cm

KINKIET 7x60 cm

LUSTRO 50x60 cm

PRZEGRODA HPL

SUSZARKA DO RĄK

DOZOWNIK NA
MYDŁO


BATERIA

UMYWALKA

KOSZ NA ŚMIECI

MISKA USTĘPOWA

PŁYTKA 30x60 cm

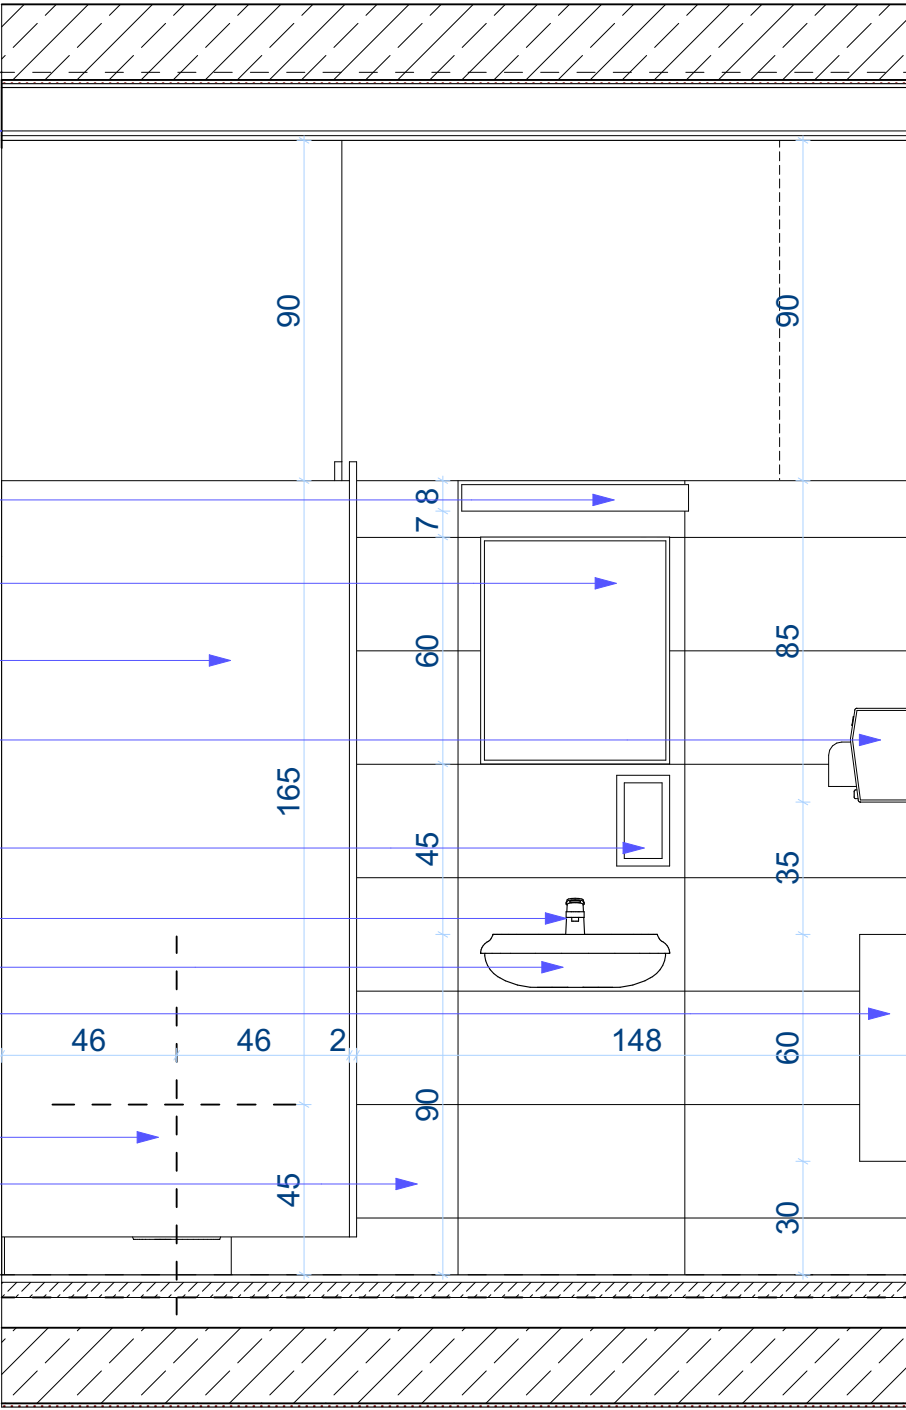

WIDOK 1-1N

A.20

rys. nr

skala 1:20

arkusz A3

stadium:
**PROJEKT
WYKONAWCZY**
branża:
ARCHITEKTURA

data 2020-05

WIDOK 1-1NM i WIDOK 1.1N - ŁAZIENKA NAUCZYCZYCIELI

DOKUMENTACJA PROJEKTOWA REMONTU SZKOŁY PODSTAWOWEJ NR 80
w zakresie instalacji elektrycznych, instalacji sanitarnej, węzłów sanitarnych
i docieplenia dachu. Działka nr 5,6 i 14, arkusz 03, obręb 35 Górczyn


Szkoła Podstawowa nr 80 im. Kornela Makuszyńskiego
ul. Pogodna 84, 60-137 Poznań

1050
1050 PRACOWNIA ARCHITEKTURY
Adres: ul. Mikołaja Reja 1/8
60-826 Poznań
tel. (61) 661-12-34


mgr inż. arch. Mariusz Więcek upr. WP-OIA/OKK/UpB/20/2008

mgr inż. arch. Anna Kozber

rysunek
projekt
inwestor
projektanci

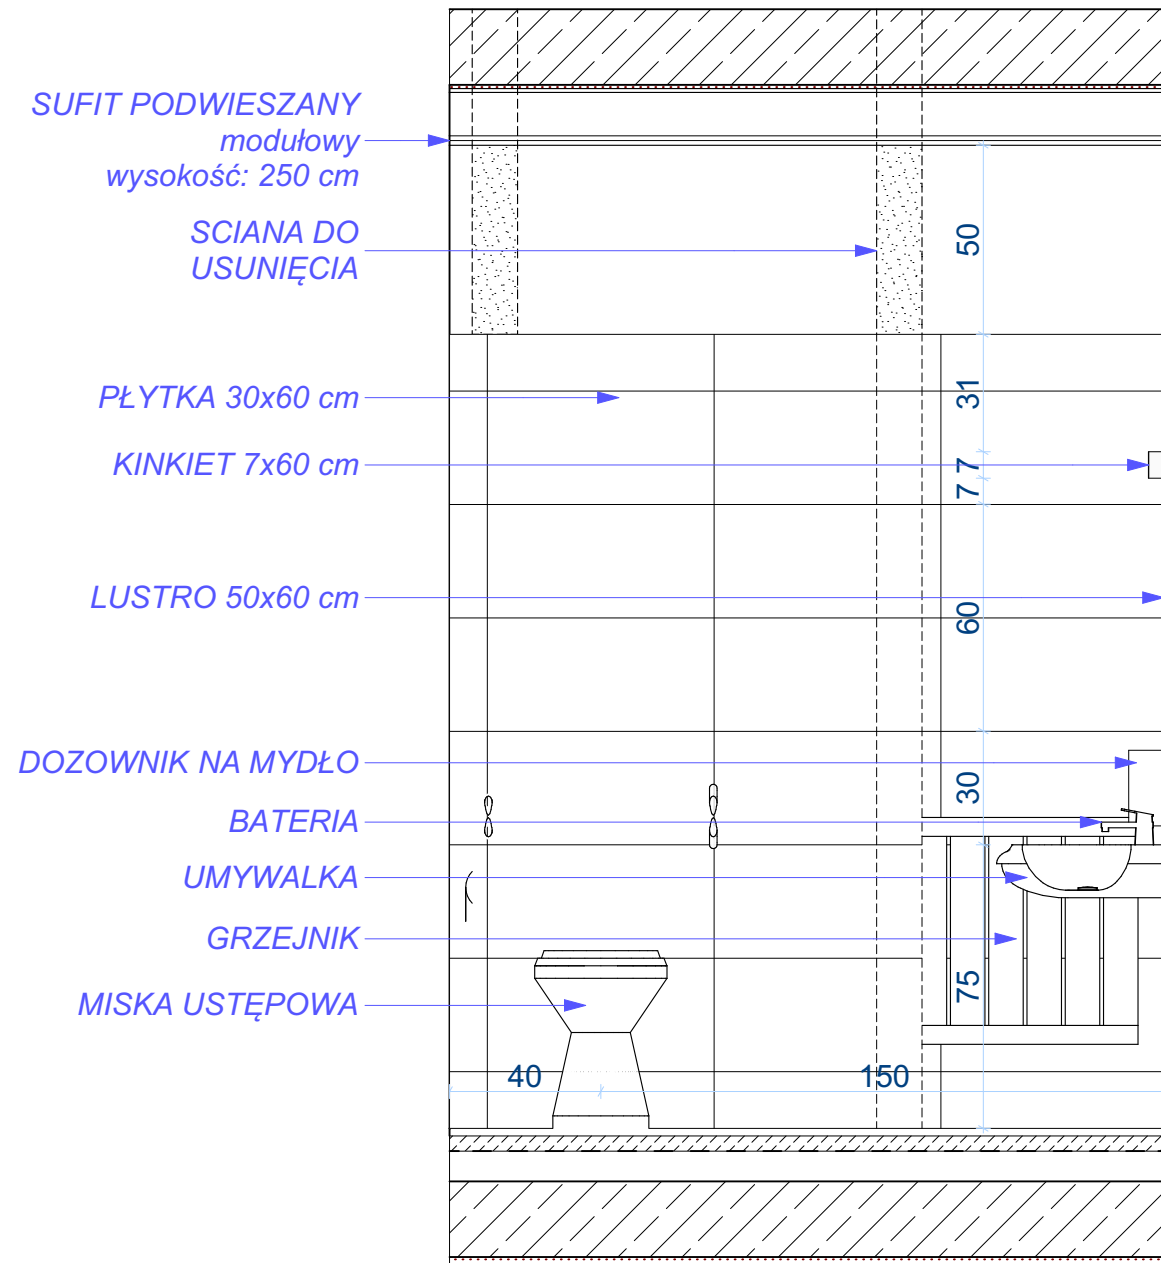

WIDOK 0-2NP

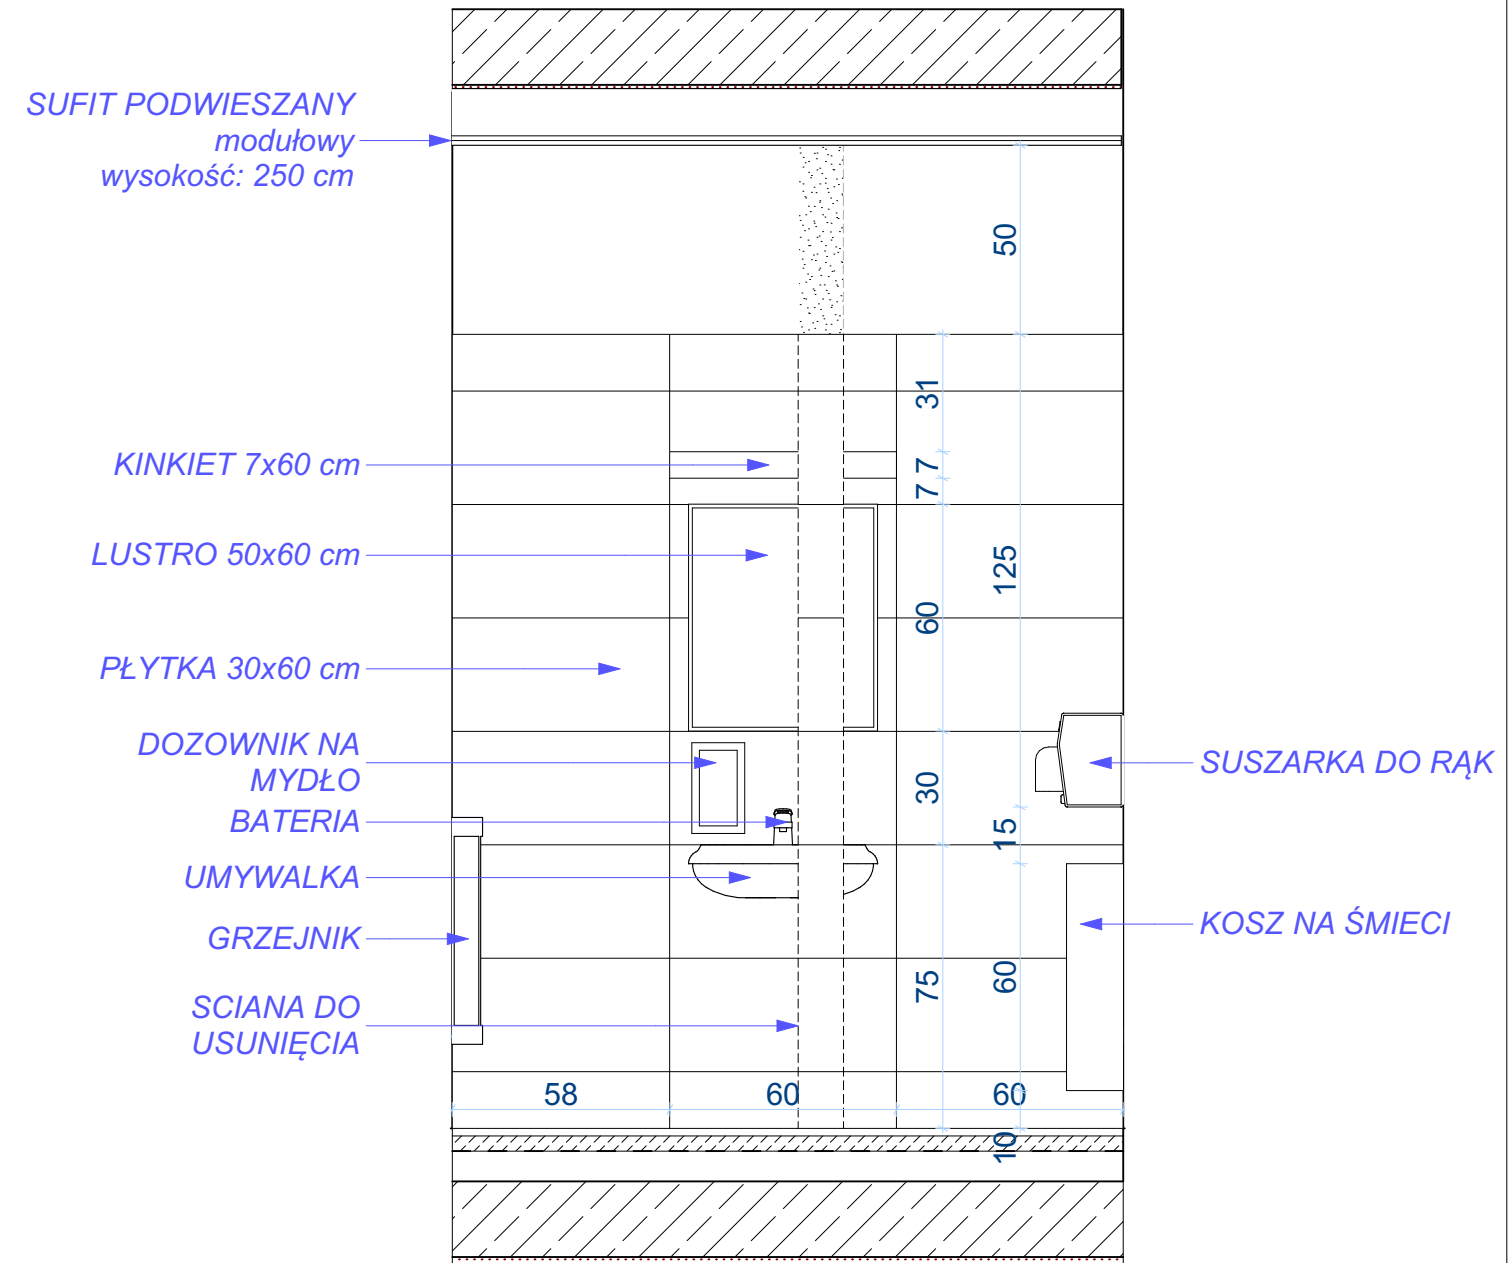

WIDOK 0-3NP

A.21

rys. nr

skala 1:20

arkusz A3

stadium:
**PROJEKT
WYKONAWCZY**
branża:
ARCHITEKTURA

data 2020-05

**WIDOK 0-2NP i WIDOK 0-3NP-
ŁAZIENKA DLA OSÓB Z
NIEPEŁNOSPRAWNOŚCIĄ**

DOKUMENTACJA PROJEKTOWA REMONTU SZKOŁY PODSTAWOWEJ NR 80
w zakresie instalacji elektrycznych, instalacji sanitarnej, węzłów sanitarnych
i docieplenia dachu. Działka nr 5,6 i 14, arkusz 03, obręb 35 Górczyn

Szkoła Podstawowa nr 80 im. Kornela Makuszyńskiego
ul. Pogodna 84, 60-137 Poznań




1050 PRACOWNIA ARCHITEKTURY
Adres: ul. Mikołaja Reja 1/8
60-826 Poznań
tel. (61) 661-12-34


mgr inż. arch. Mariusz Więcek upr. WP-OIA/OKK/UpB/20/2008

mgr inż. arch. Anna Kozber

rysunek
projekt
inwestor
projektanci

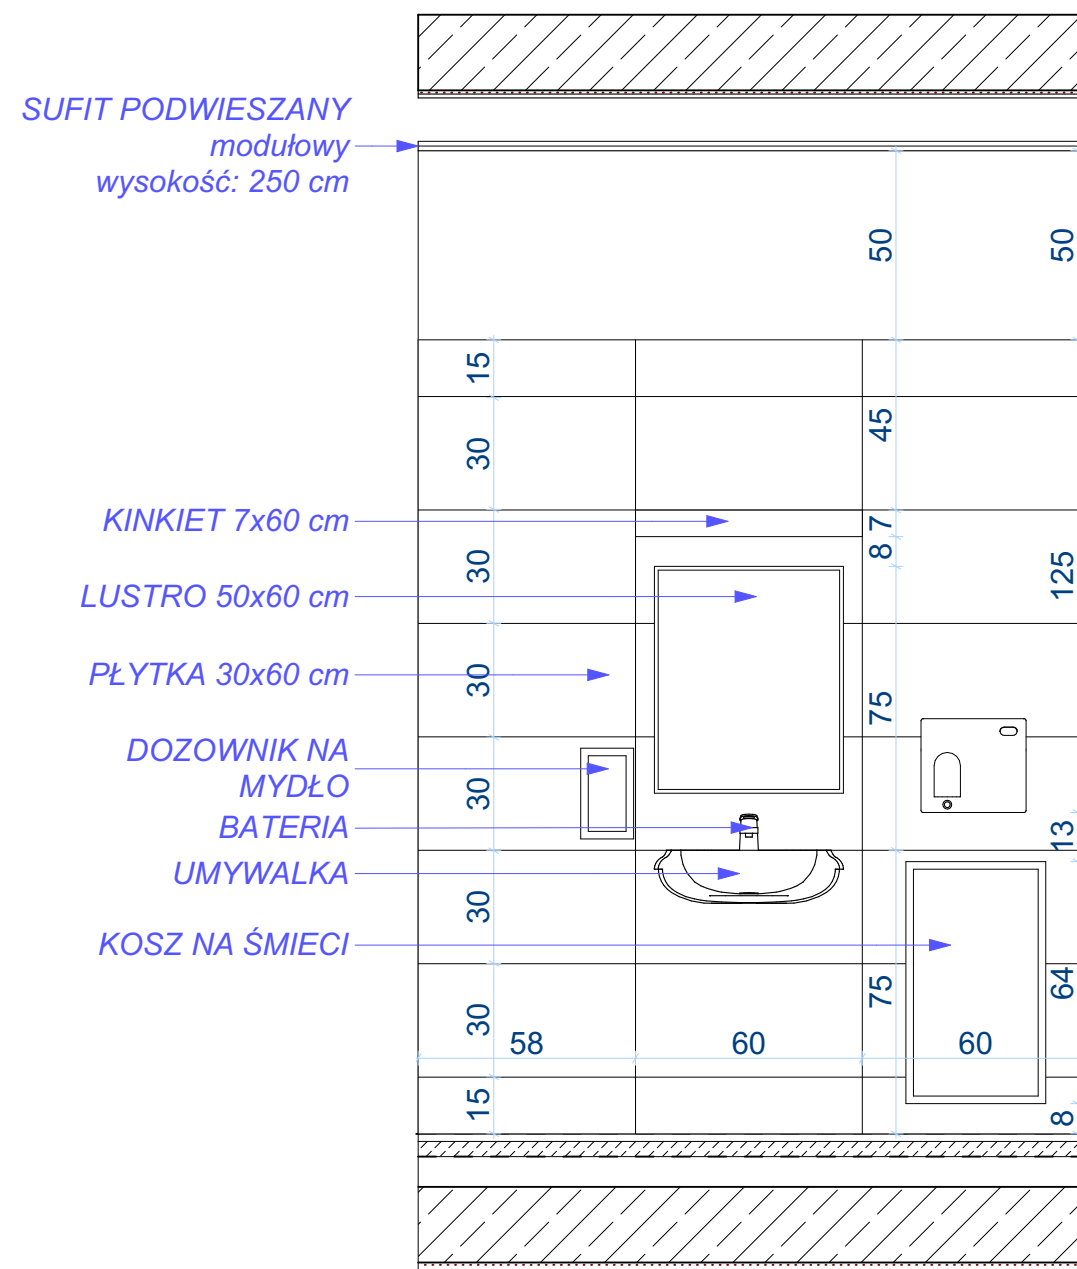

WIDOK 1SD

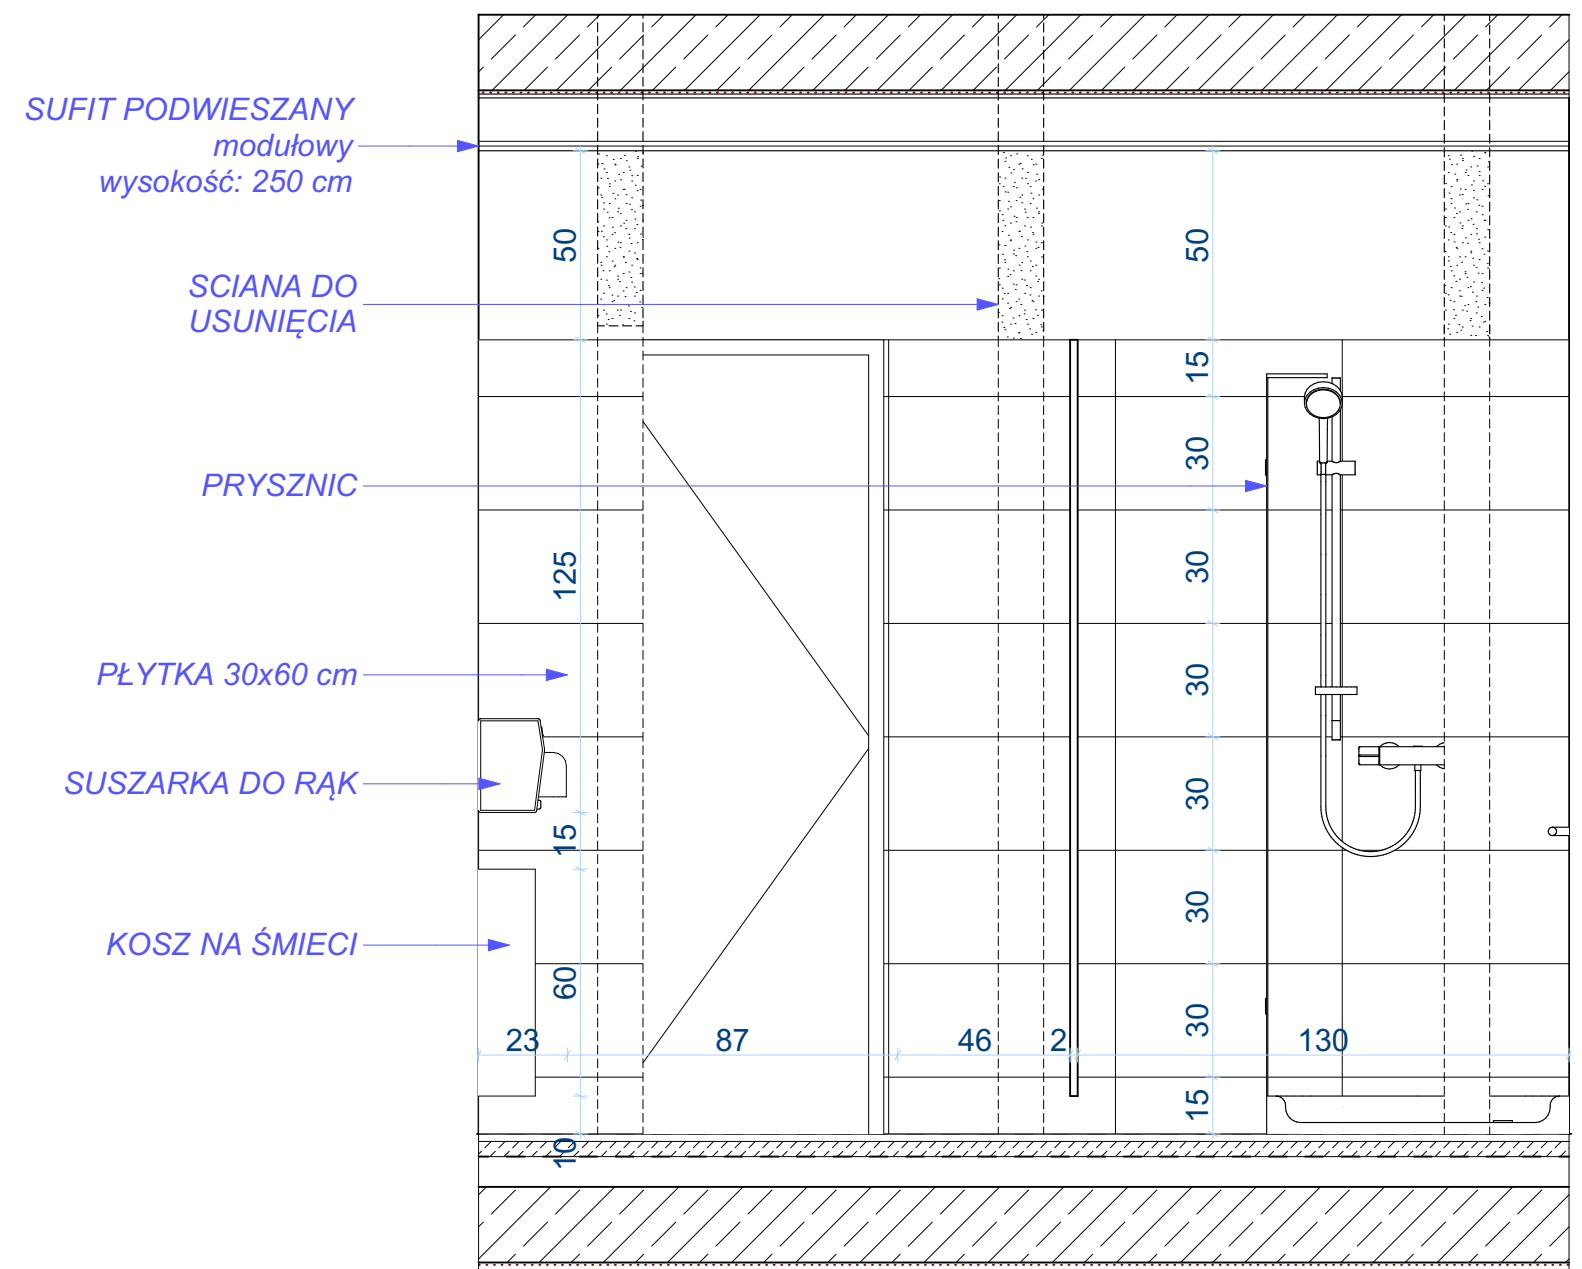

WIDOK 2SD

A.22

rys. nr

skala 1:20

arkusz A3

stadium:
**PROJEKT
WYKONAWCZY**

branża:
ARCHITEKTURA

data 2020-05

WIDOK 1SD i WIDOK 2SD - ŁAZIENKA DAMSKA

DOKUMENTACJA PROJEKTOWA REMONTU SZKOŁY PODSTAWOWEJ NR 80
w zakresie instalacji elektrycznych, instalacji sanitarnej, węzłów sanitarnych
i docieplenia dachu. Działka nr 5,6 i 14, arkusz 03, obręb 35 Górczyn

Szkoła Podstawowa nr 80 im. Kornela Makuszyńskiego
ul. Pogodna 84, 60-137 Poznań



mgr inż. arch. Mariusz Więcek upr. WP-OIA/OKK/UpB/20/2008


mgr inž. arch. Anna Kozber

rysunek

projekt

Investor

projektanci

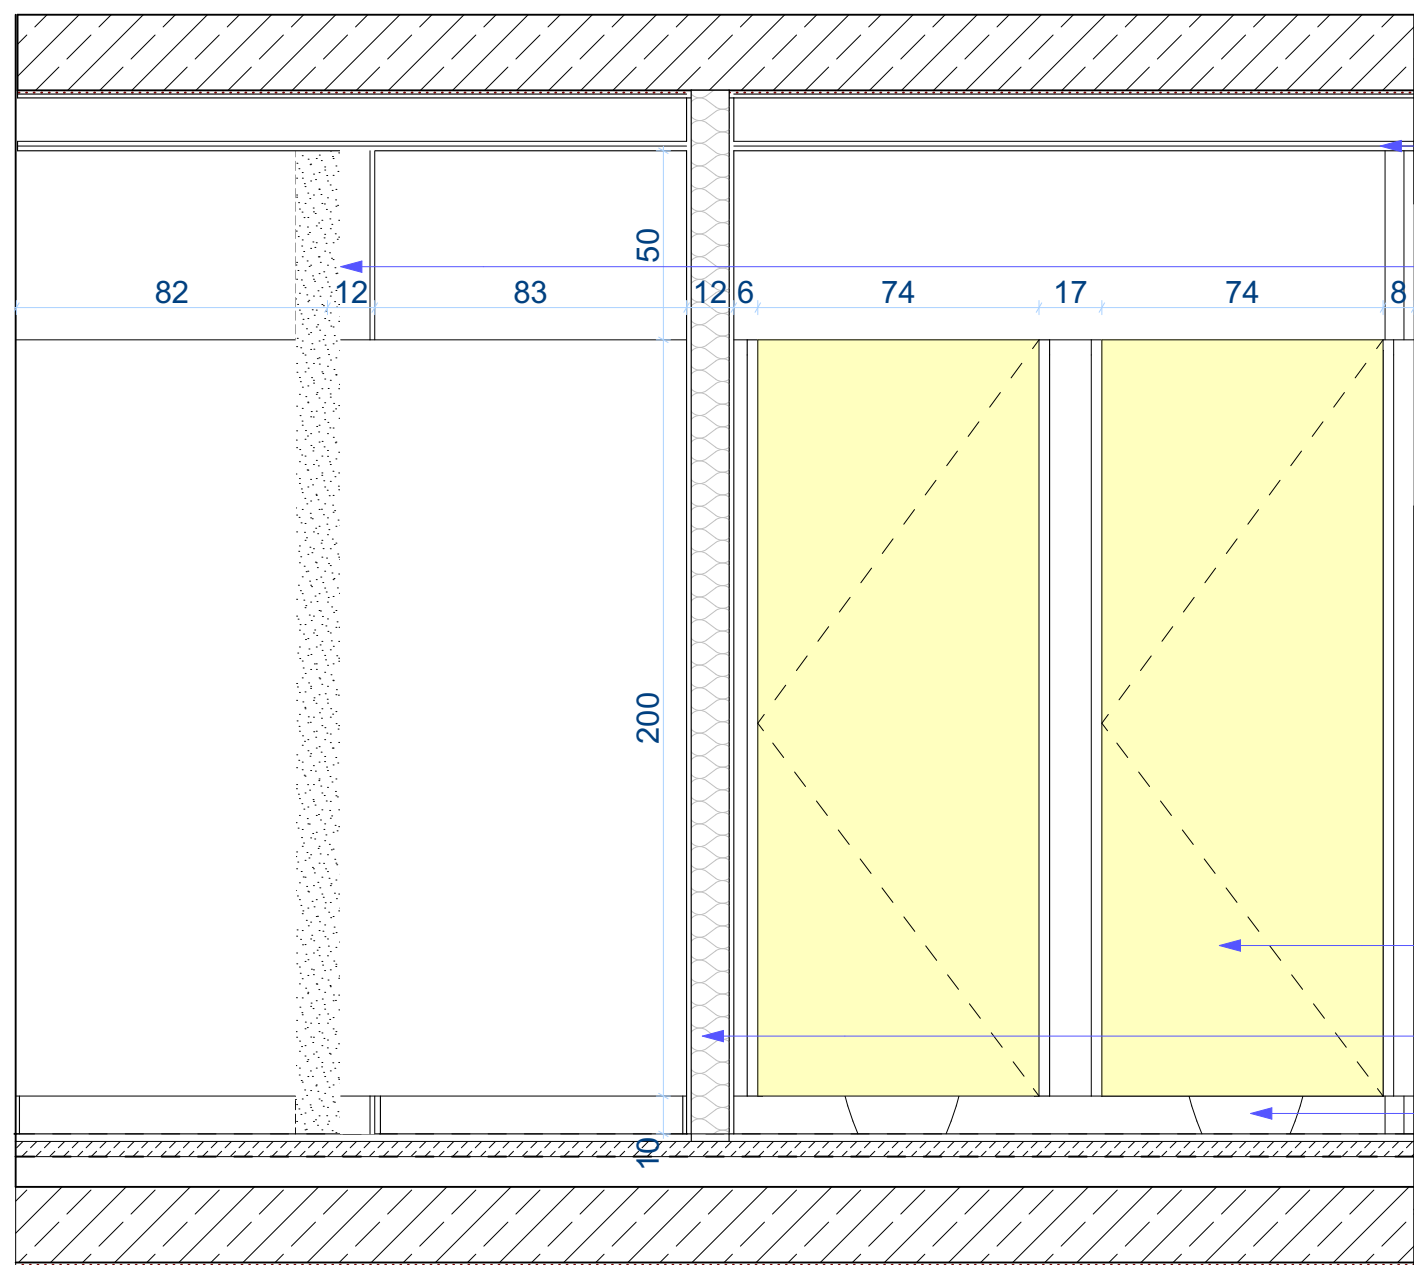

WIDOK 3SD



SCIANA DO
USUNIĘCIA

PRYSZNIC
ISTNIEJĄCE DRZWI
DO USUNIĘCIA

KINKIET 7x60 cm -

LUSTRO 50x60 cm -


PŁYTKA 30x60 cm -

DOZOWNIK NA
MYDŁO
BATERIA
UMYWALKA

DRZWI HPL
RAL 1003

— ŚCIANA G-K

— Miska ustępowa

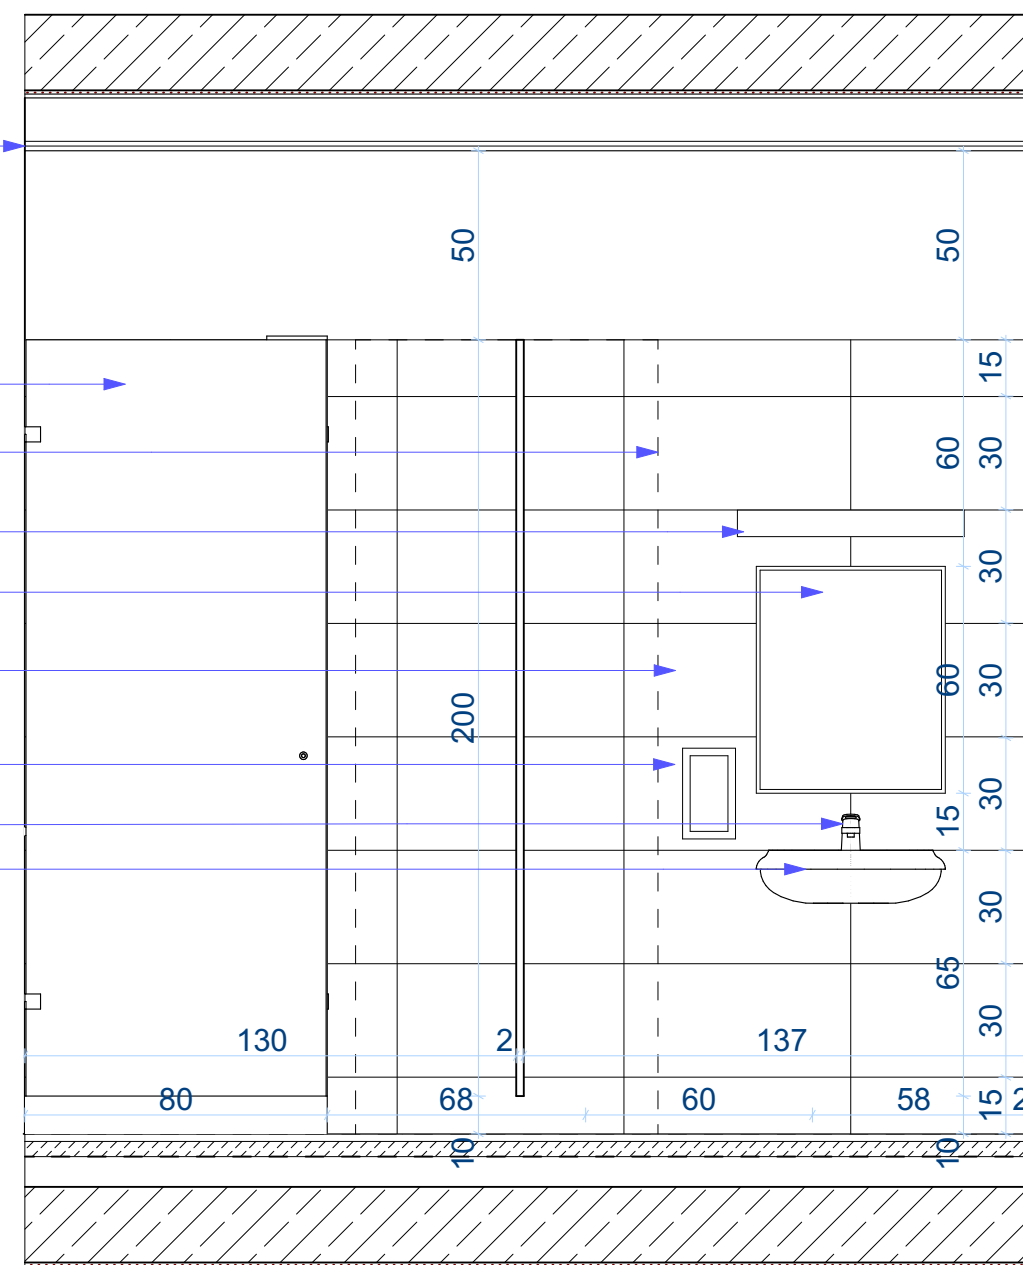

WIDOK 1SM

A.23

rys. nr

skala 1:20

arkusz A3

stadium:
**PROJEKT
WYKONAWCZY**
branża:
ARCHITEKTURA

data	2020-05
------	---------

**WIDOK 3SD - ŁAZIENKA DAMSKA i
WIDOK 1SM - ŁAZIENKA MĘSKA**

DOKUMENTACJA PROJEKTOWA REMONTU SZKOŁY PODSTAWOWEJ NR 80
w zakresie instalacji elektrycznych, instalacji sanitarnej, węzłów sanitarnych
i docieplenia dachu. Działka nr 5,6 i 14, arkusz 03, obręb 35 Górczyn

Szkoła Podstawowa nr 80 im. Kornela Makuszyńskiego
ul. Pogodna 84, 60-137 Poznań



mgr inż. arch. Mariusz Więcek upr. WP-OIA/OKK/UpB/20/2008

mgr inż. arch. Anna Kozber

rysunek

0 projekt |


Investor |

projektanci

SUFIT PODWIESZANY
modułowy
wysokość: 250 cm
ŚCIANA G-K

DRZWI HPL
RAL 5015

MISKA USTĘPOWA

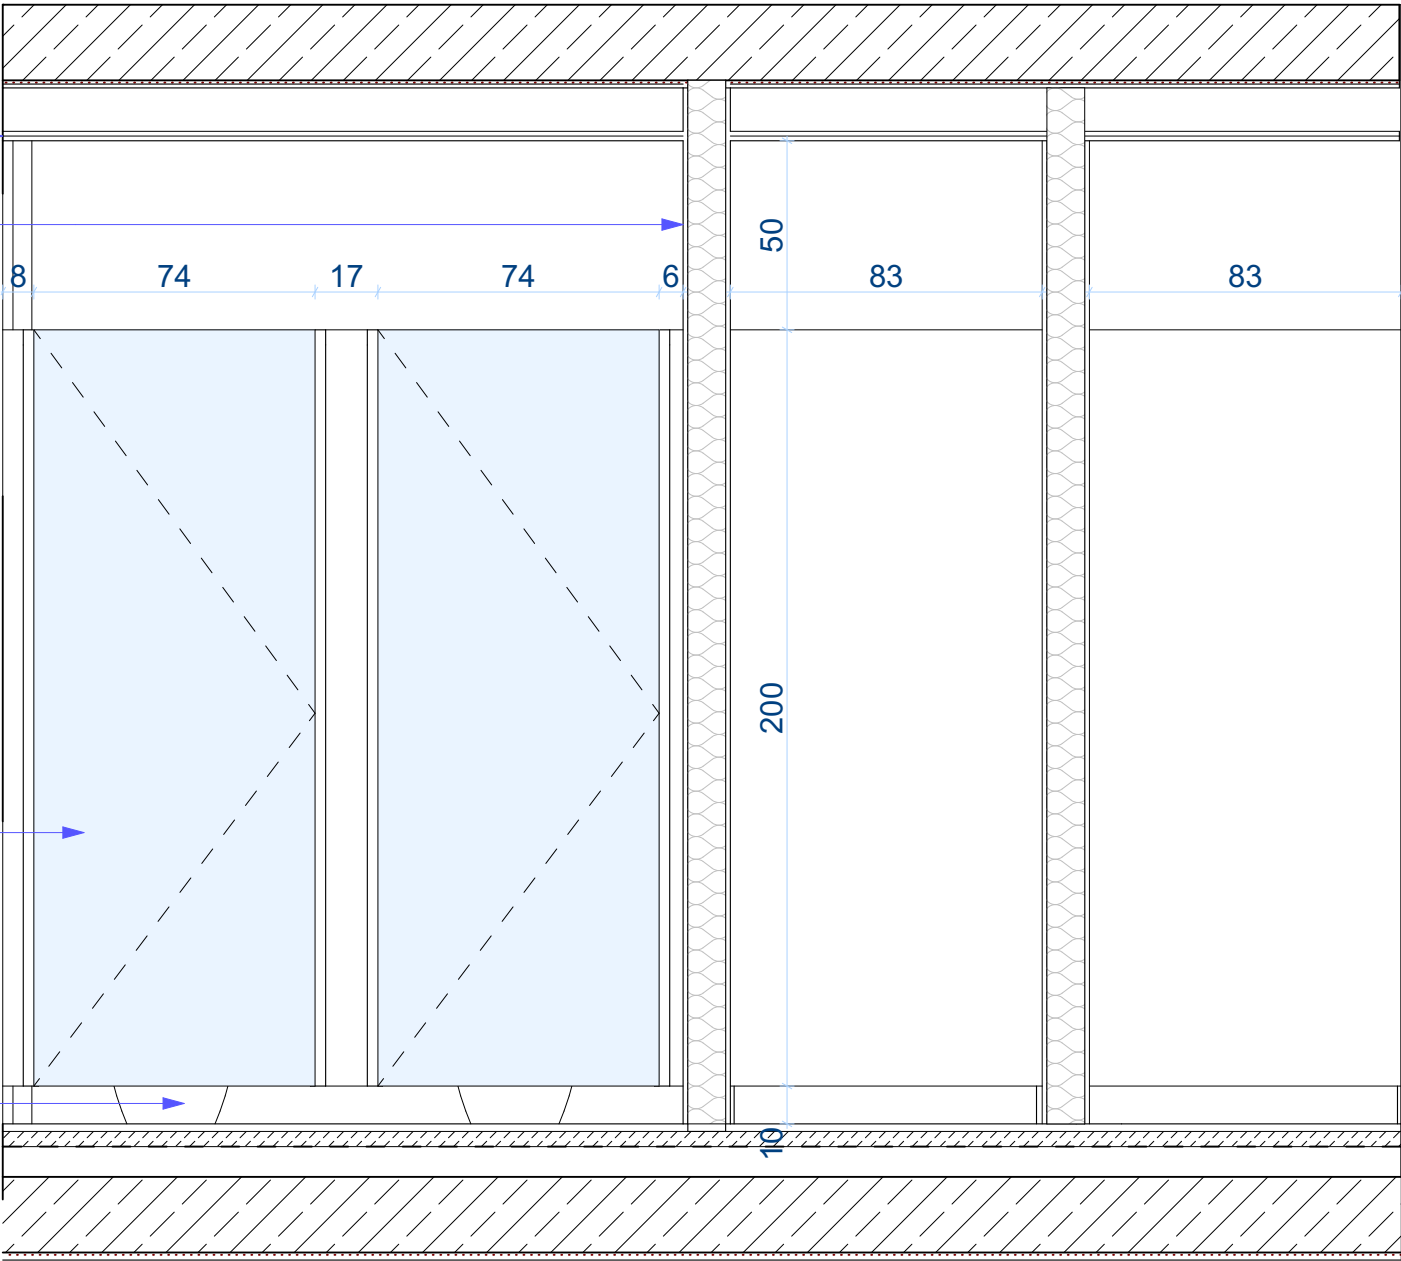

WIDOK 2SM

A.24

rys. nr

skala 1:20

arkusz A3

stadium:
**PROJEKT
WYKONAWCZY**
branża:
ARCHITEKTURA

data 2020-05

WIDOK 2SM - ŁAZIENKA MĘSKA

DOKUMENTACJA PROJEKTOWA REMONTU SZKOŁY PODSTAWOWEJ NR 80
w zakresie instalacji elektrycznych, instalacji sanitarnej, węzłów sanitarnych
i docieplenia dachu. Działka nr 5,6 i 14, arkusz 03, obręb 35 Górczyn

Szkoła Podstawowa nr 80 im. Kornela Makuszyńskiego
ul. Pogodna 84, 60-137 Poznań

1050 PRACOWNIA ARCHITEKTURY
Adres: ul. Mikołaja Reja 1/8
60-826 Poznań
tel. (61) 661-12-34

mgr inż. arch. Mariusz Więcek upr. WP-OIA/OKK/UpB/20/2008


mgr inż. arch. Anna Kozber

rysunek

projekt

inwestor

projektanci

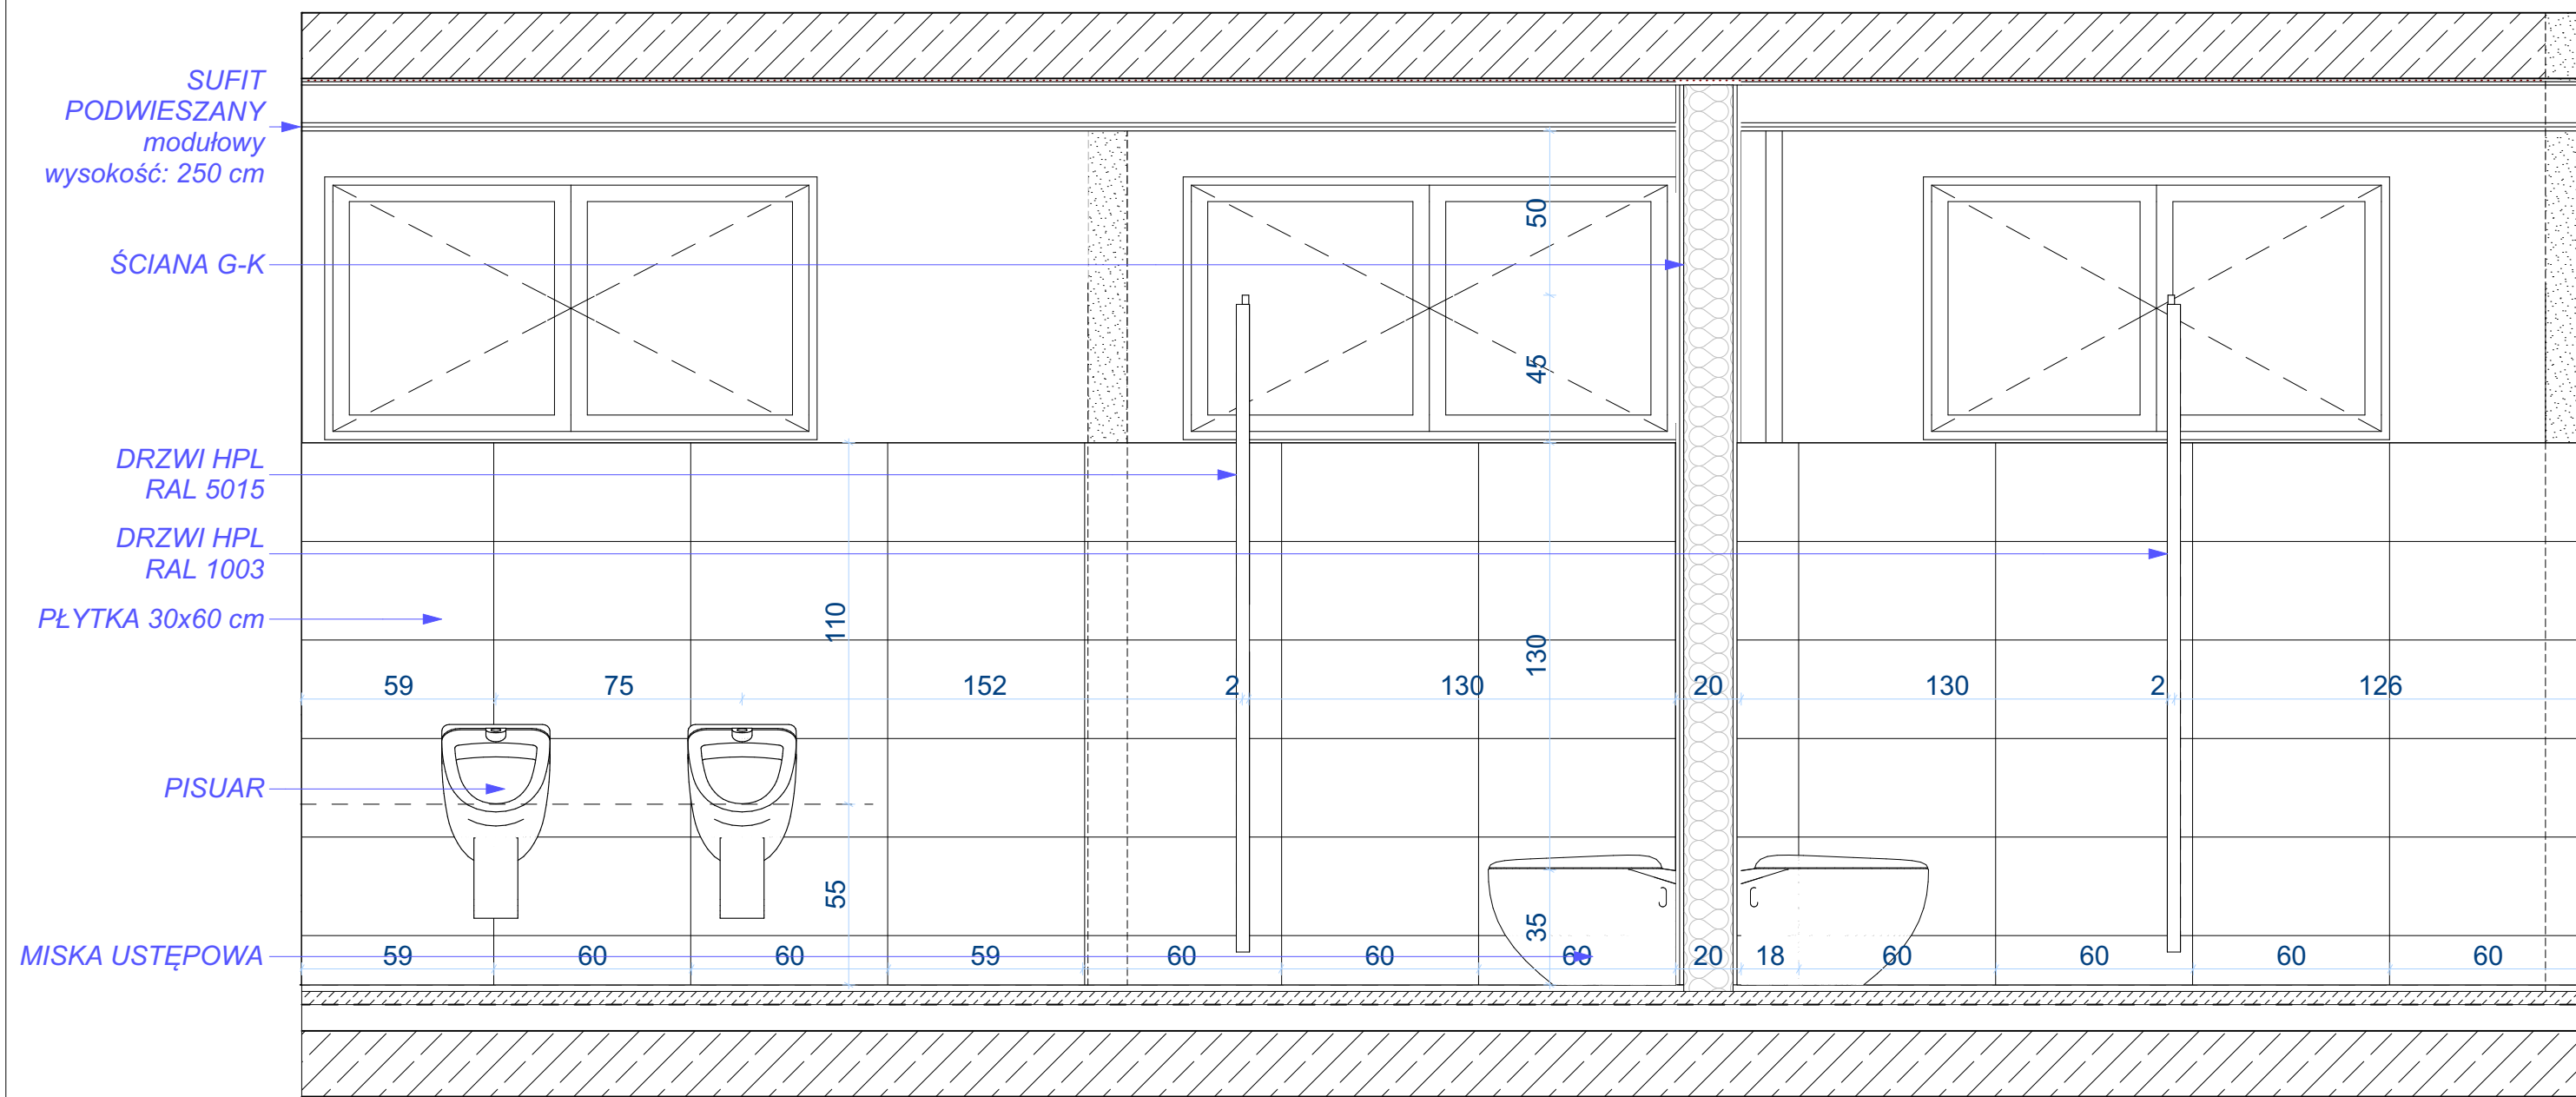

WIDOK 3SM

A.25

rys. nr

skala 1:20

arkusz A3

stadium:
**PROJEKT
WYKONAWCZY**
branża:
ARCHITEKTURA

data 2020-05

WIDOK 3SM - ŁAZIENKA MĘSKA I DAMSKA

DOKUMENTACJA PROJEKTOWA REMONTU SZKOŁY PODSTAWOWEJ NR 80
w zakresie instalacji elektrycznych, instalacji sanitarnej, węzłów sanitarnych
i docieplenia dachu. Działka nr 5,6 i 14, arkusz 03, obręb 35 Górczyn

Szkoła Podstawowa nr 80 im. Kornela Makuszyńskiego
ul. Pogodna 84, 60-137 Poznań



1050 PRACOWNIA ARCHITEKTURY
Adres: ul. Mikołaja Reja 1/8
60-826 Poznań
tel. (61) 661-12-34

mgr inż. arch. Mariusz Więcek upr. WP-OIA/OKK/UpB/20/2008


mgr inż. arch. Anna Kozber

rysunek


projekt

inwestor

projektanci

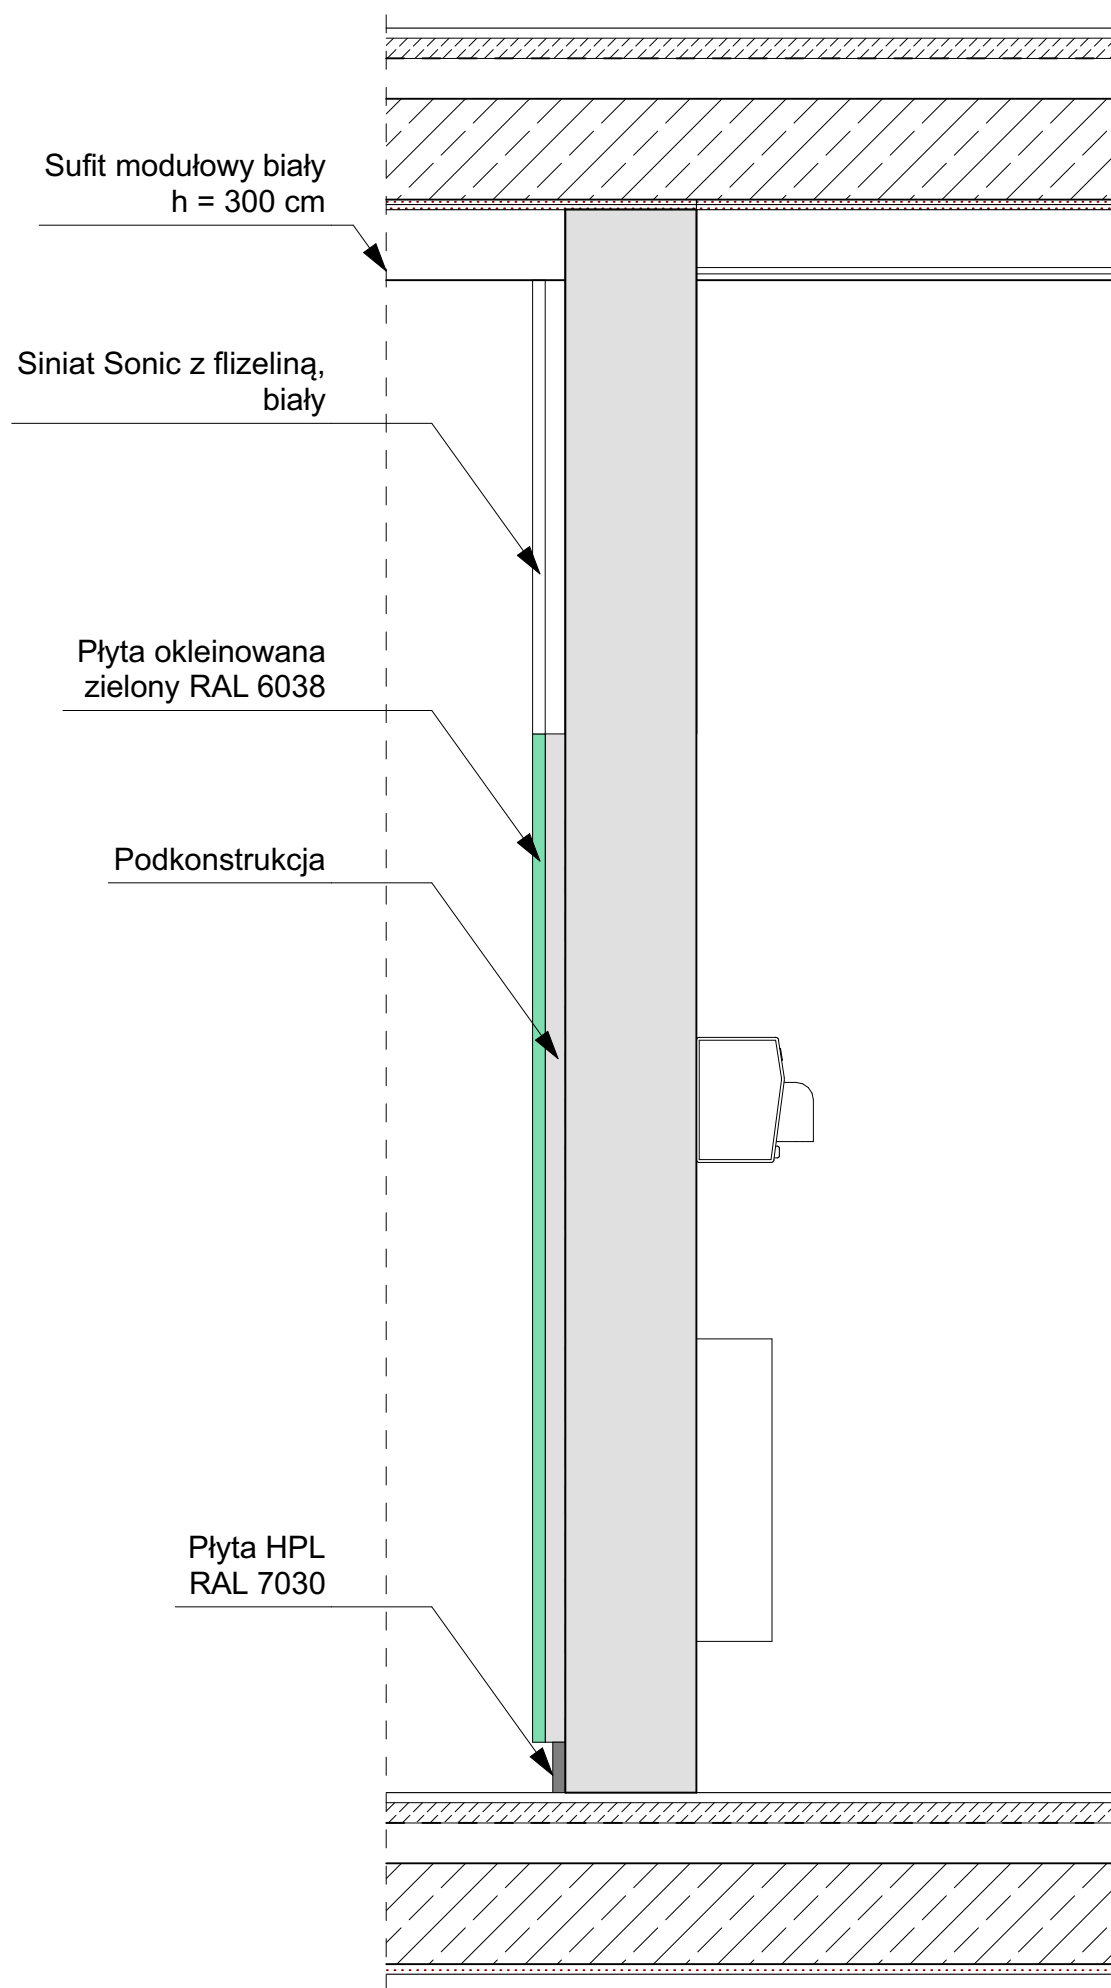

P1 - PRZEKRÓJ PRZES PŁYTĘ WIÓROWĄ OKLEINOWANĄ

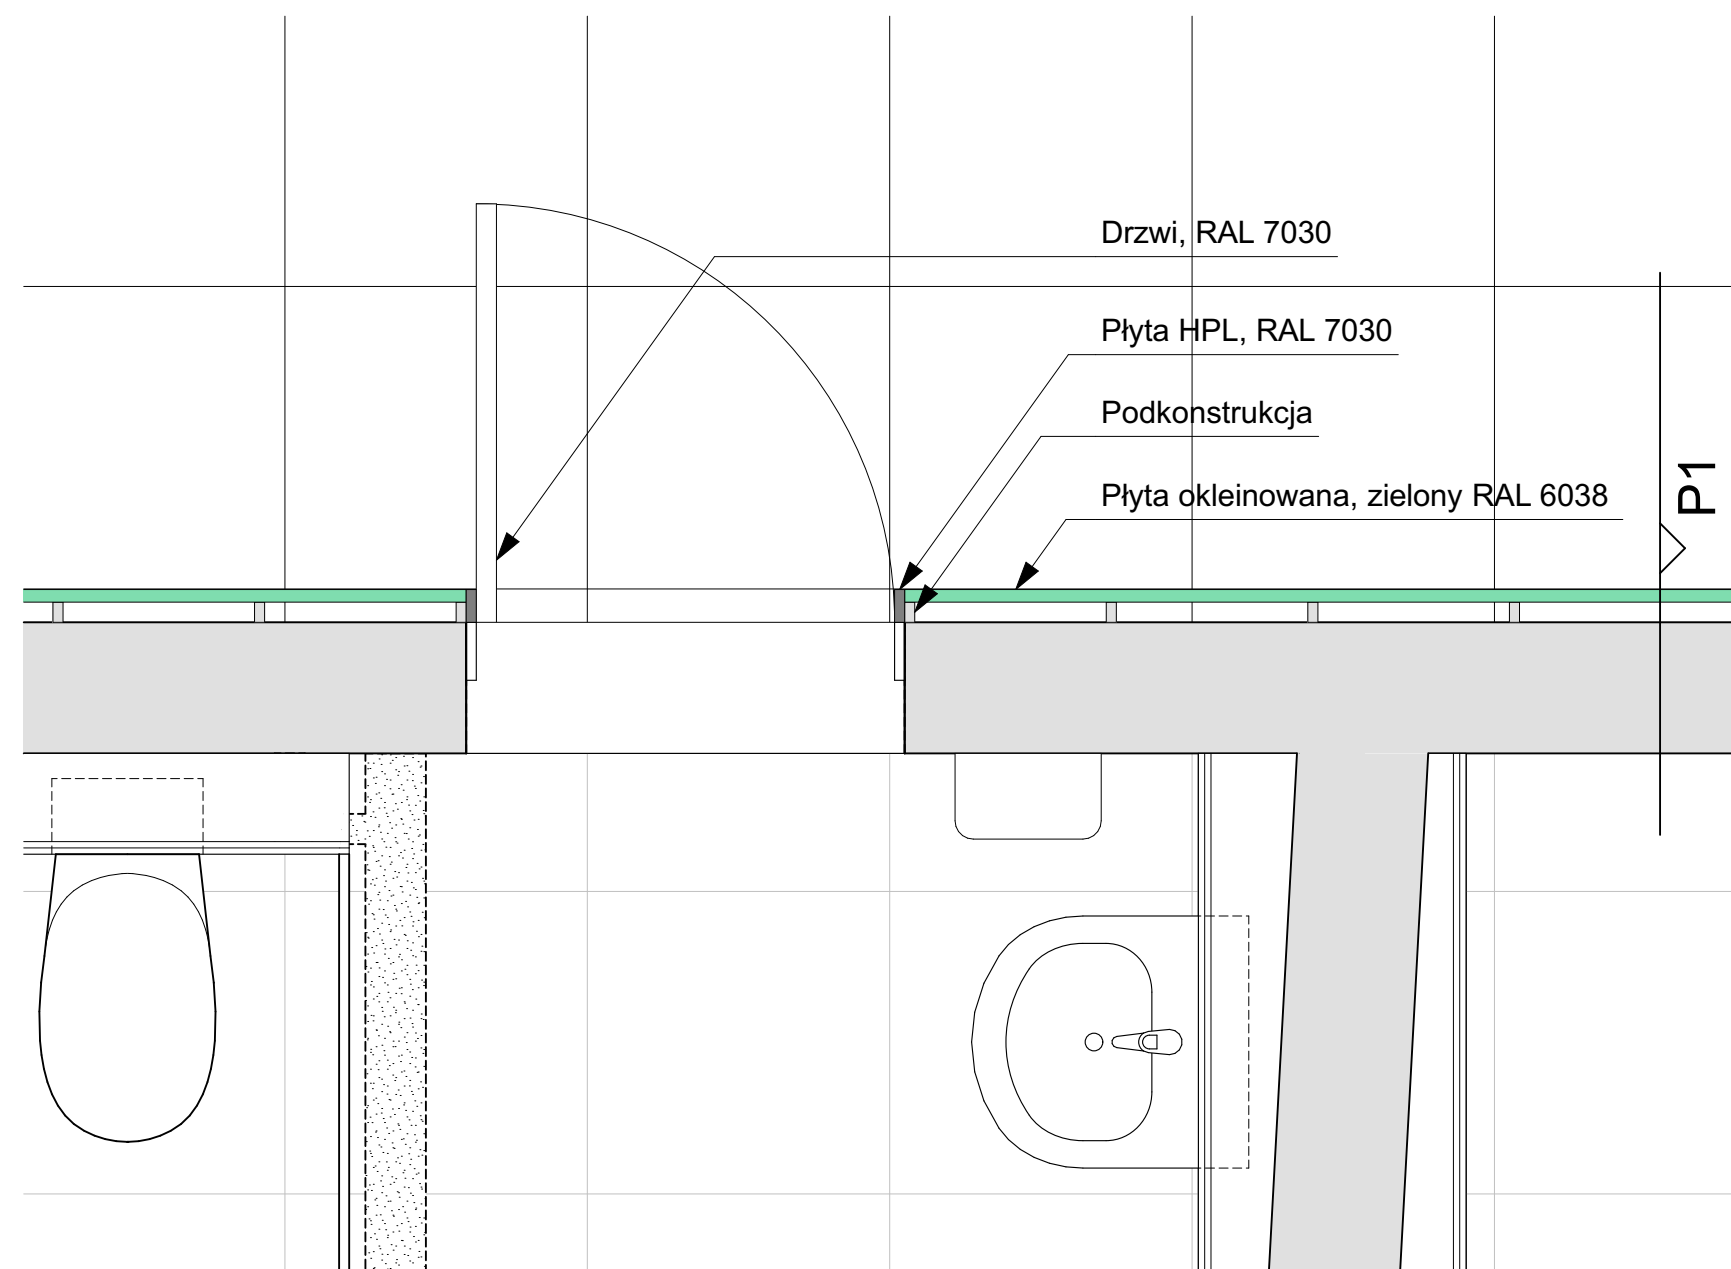

A.26

rys. nr

skala 1:15

arkusz A3

stadium:
**PROJEKT
WYKONAWCZY**
branża:
ARCHITEKTURA

data 2020-05

**DETAL PŁYTY WIÓROWEJ
OKLEINOWANEJ W KORYTARZU**

DOKUMENTACJA PROJEKTOWA REMONTU SZKOŁY PODSTAWOWEJ NR 80
w zakresie instalacji elektrycznych, instalacji sanitarnej, węzłów sanitarnych
i docieplenia dachu. Działka nr 5,6 i 14, arkusz 03, obręb 35 Górczyn

Szkoła Podstawowa nr 80 im. Kornela Makuszyńskiego
ul. Pogodna 84, 60-137 Poznań

1050
1050 PRACOWNIA ARCHITEKTURY
Adres: ul. Mikołaja Reja 1/8
60-826 Poznań
tel. (61) 661-12-34

mgr inż. arch. Mariusz Więcek upr. WP-OIA/OKK/UpB/20/2008
mgr inż. arch. Anna Kozber

rysunek
projekt
inwestor
projektanci