


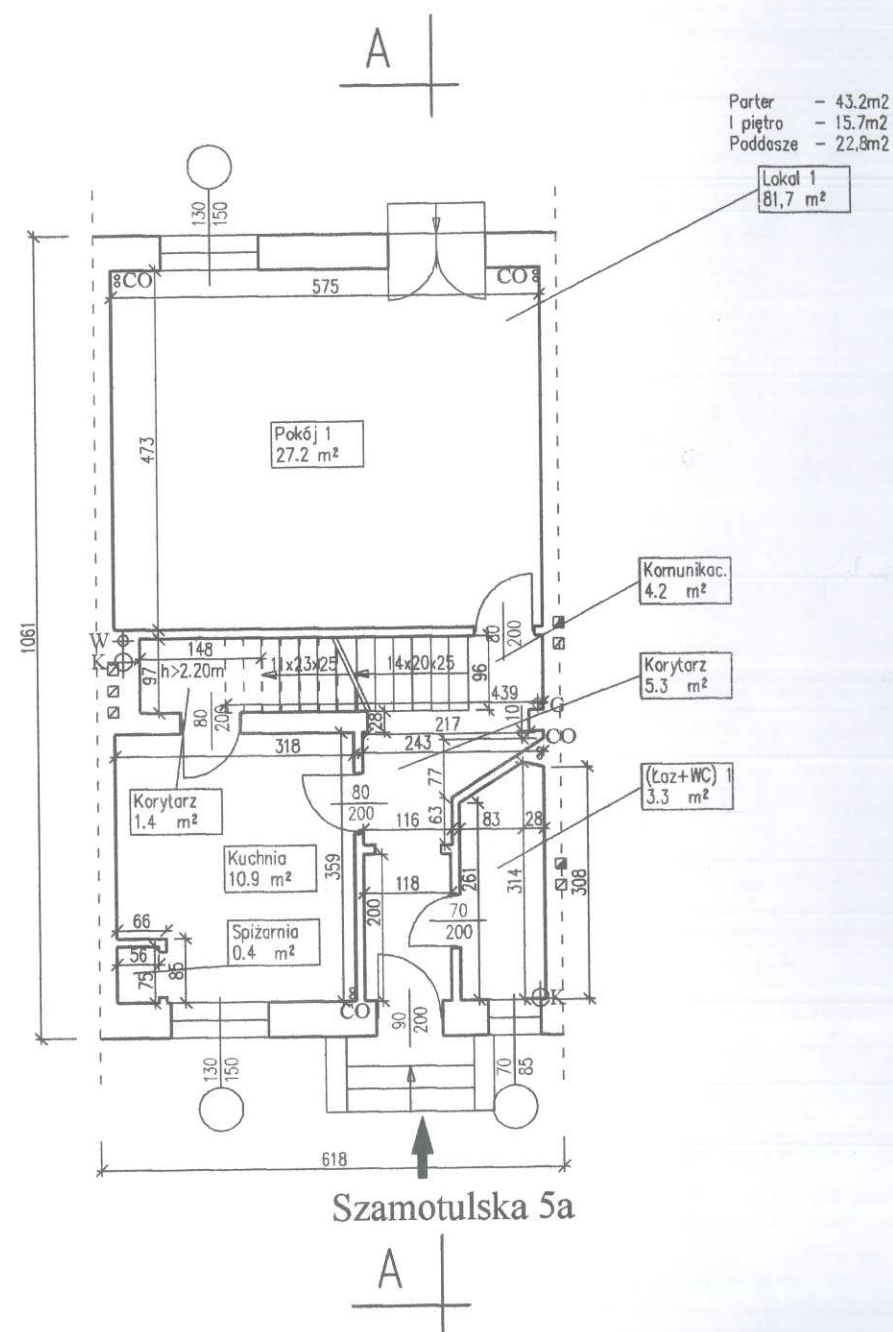

LEGENDA:

pion wody	⊕W
pion kanalizacji	⊕K
pion gazu	⊕G
pion CO	⊕CO

Wysokość kondygnacji h=2.55 m

BUDOSERWIS Z.U.H. Sp. z o.o. ul.Kościuszki 31, 41-500 Chorzów tel. (032) 241 24 51 do 7				
Sporządził Marek Kowalczyk	Sprawdził	Nazwa pliku Szamotulska 5a.dwg	Data 20.02.2003	Skala 1:100
POZNAŃ ul. Szamotulska 5a		RZUT PARTERU		
		INWENTARYZACJA BUDYNKU		Nr rys 2

inż. Andrzej Korzus

uprawn. bud. nr 261/82
nr rej. 13510